


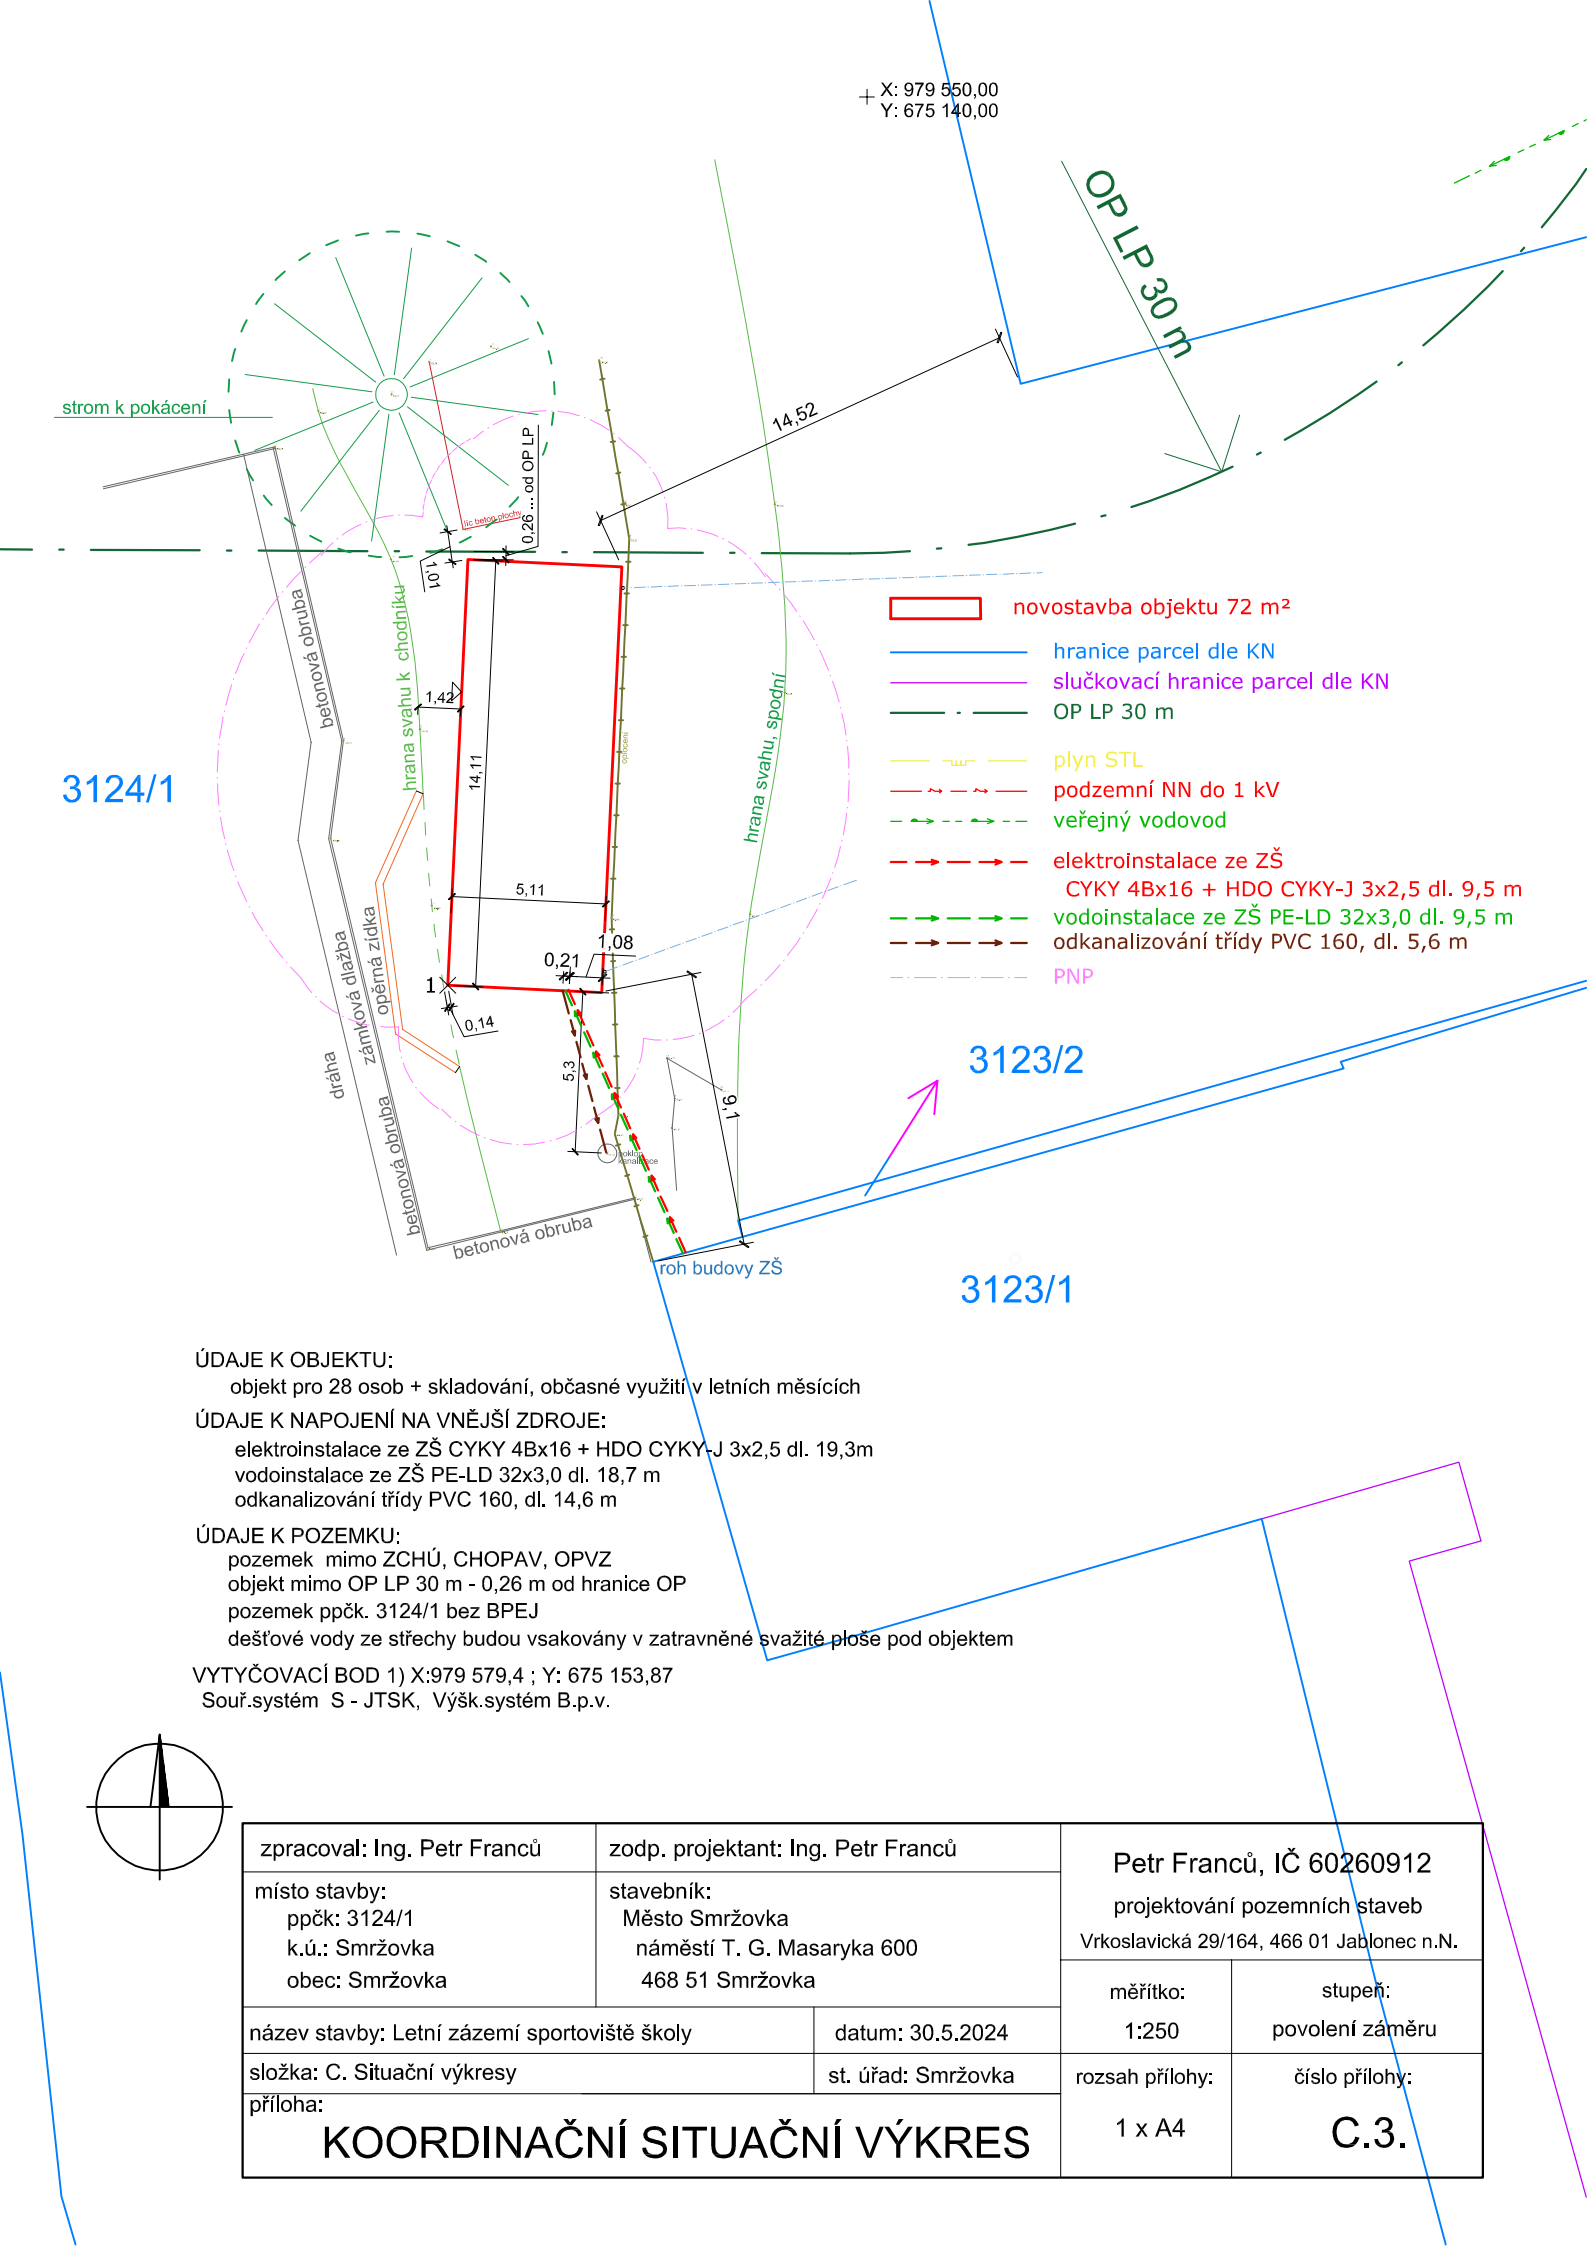


ÚDAJE K OBJEKTU:
objekt pro 28 osob + skladování, občasně využití v letních měsících

ÚDAJE K NAPOJENÍ NA VNĚJŠÍ ZDROJE:
elektroinstalace ze ZŠ CYKY 4Bx16 + HDO CYKY-J 3x2,5 dl. 19,3m
vodoinstalace ze ZŠ PE-LD 32x3,0 dl. 18,7 m
odkanalizování třídy PVC 160, dl. 14,6 m

ÚDAJE K POZEMKU:
pozemek mimo ZCHÚ, CHOPAV, OPVZ
objekt mimo OP LP 30 m - 0,26 m od hranice OP
pozemek ppčk. 3124/1 bez BPEJ
dešťové vody ze střechy budou vsakovány v zatravněné svažité ploše pod objektem

VYTYČOVACÍ BOD 1) X:979 579,4 ; Y: 675 153,87
Souř.systém S - JTSK, Výšk.systém B.p.v.

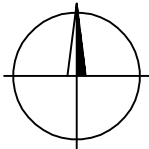

zpracoval: Ing. Petr Franců		zodp. projektant: Ing. Petr Franců		Petr Franců, IČ 60260912 projektování pozemních staveb Vrkoslavická 29/164, 466 01 Jablonec n.N.	
místo stavby: ppčk: 3124/1 k.ú.: Smržovka obec: Smržovka		stavebník: Město Smržovka náměstí T. G. Masaryka 600 468 51 Smržovka			
název stavby: Letní zázemí sportoviště školy		datum: 30.5.2024		měřítko: 1:250	stupeň: povolení záměru
složka: C. Situační výkresy		st. úřad: Smržovka		rozsah přílohy:	číslo přílohy:
příloha:		KOORDINAČNÍ SITUAČNÍ VÝKRES		1 x A4	C.3.