

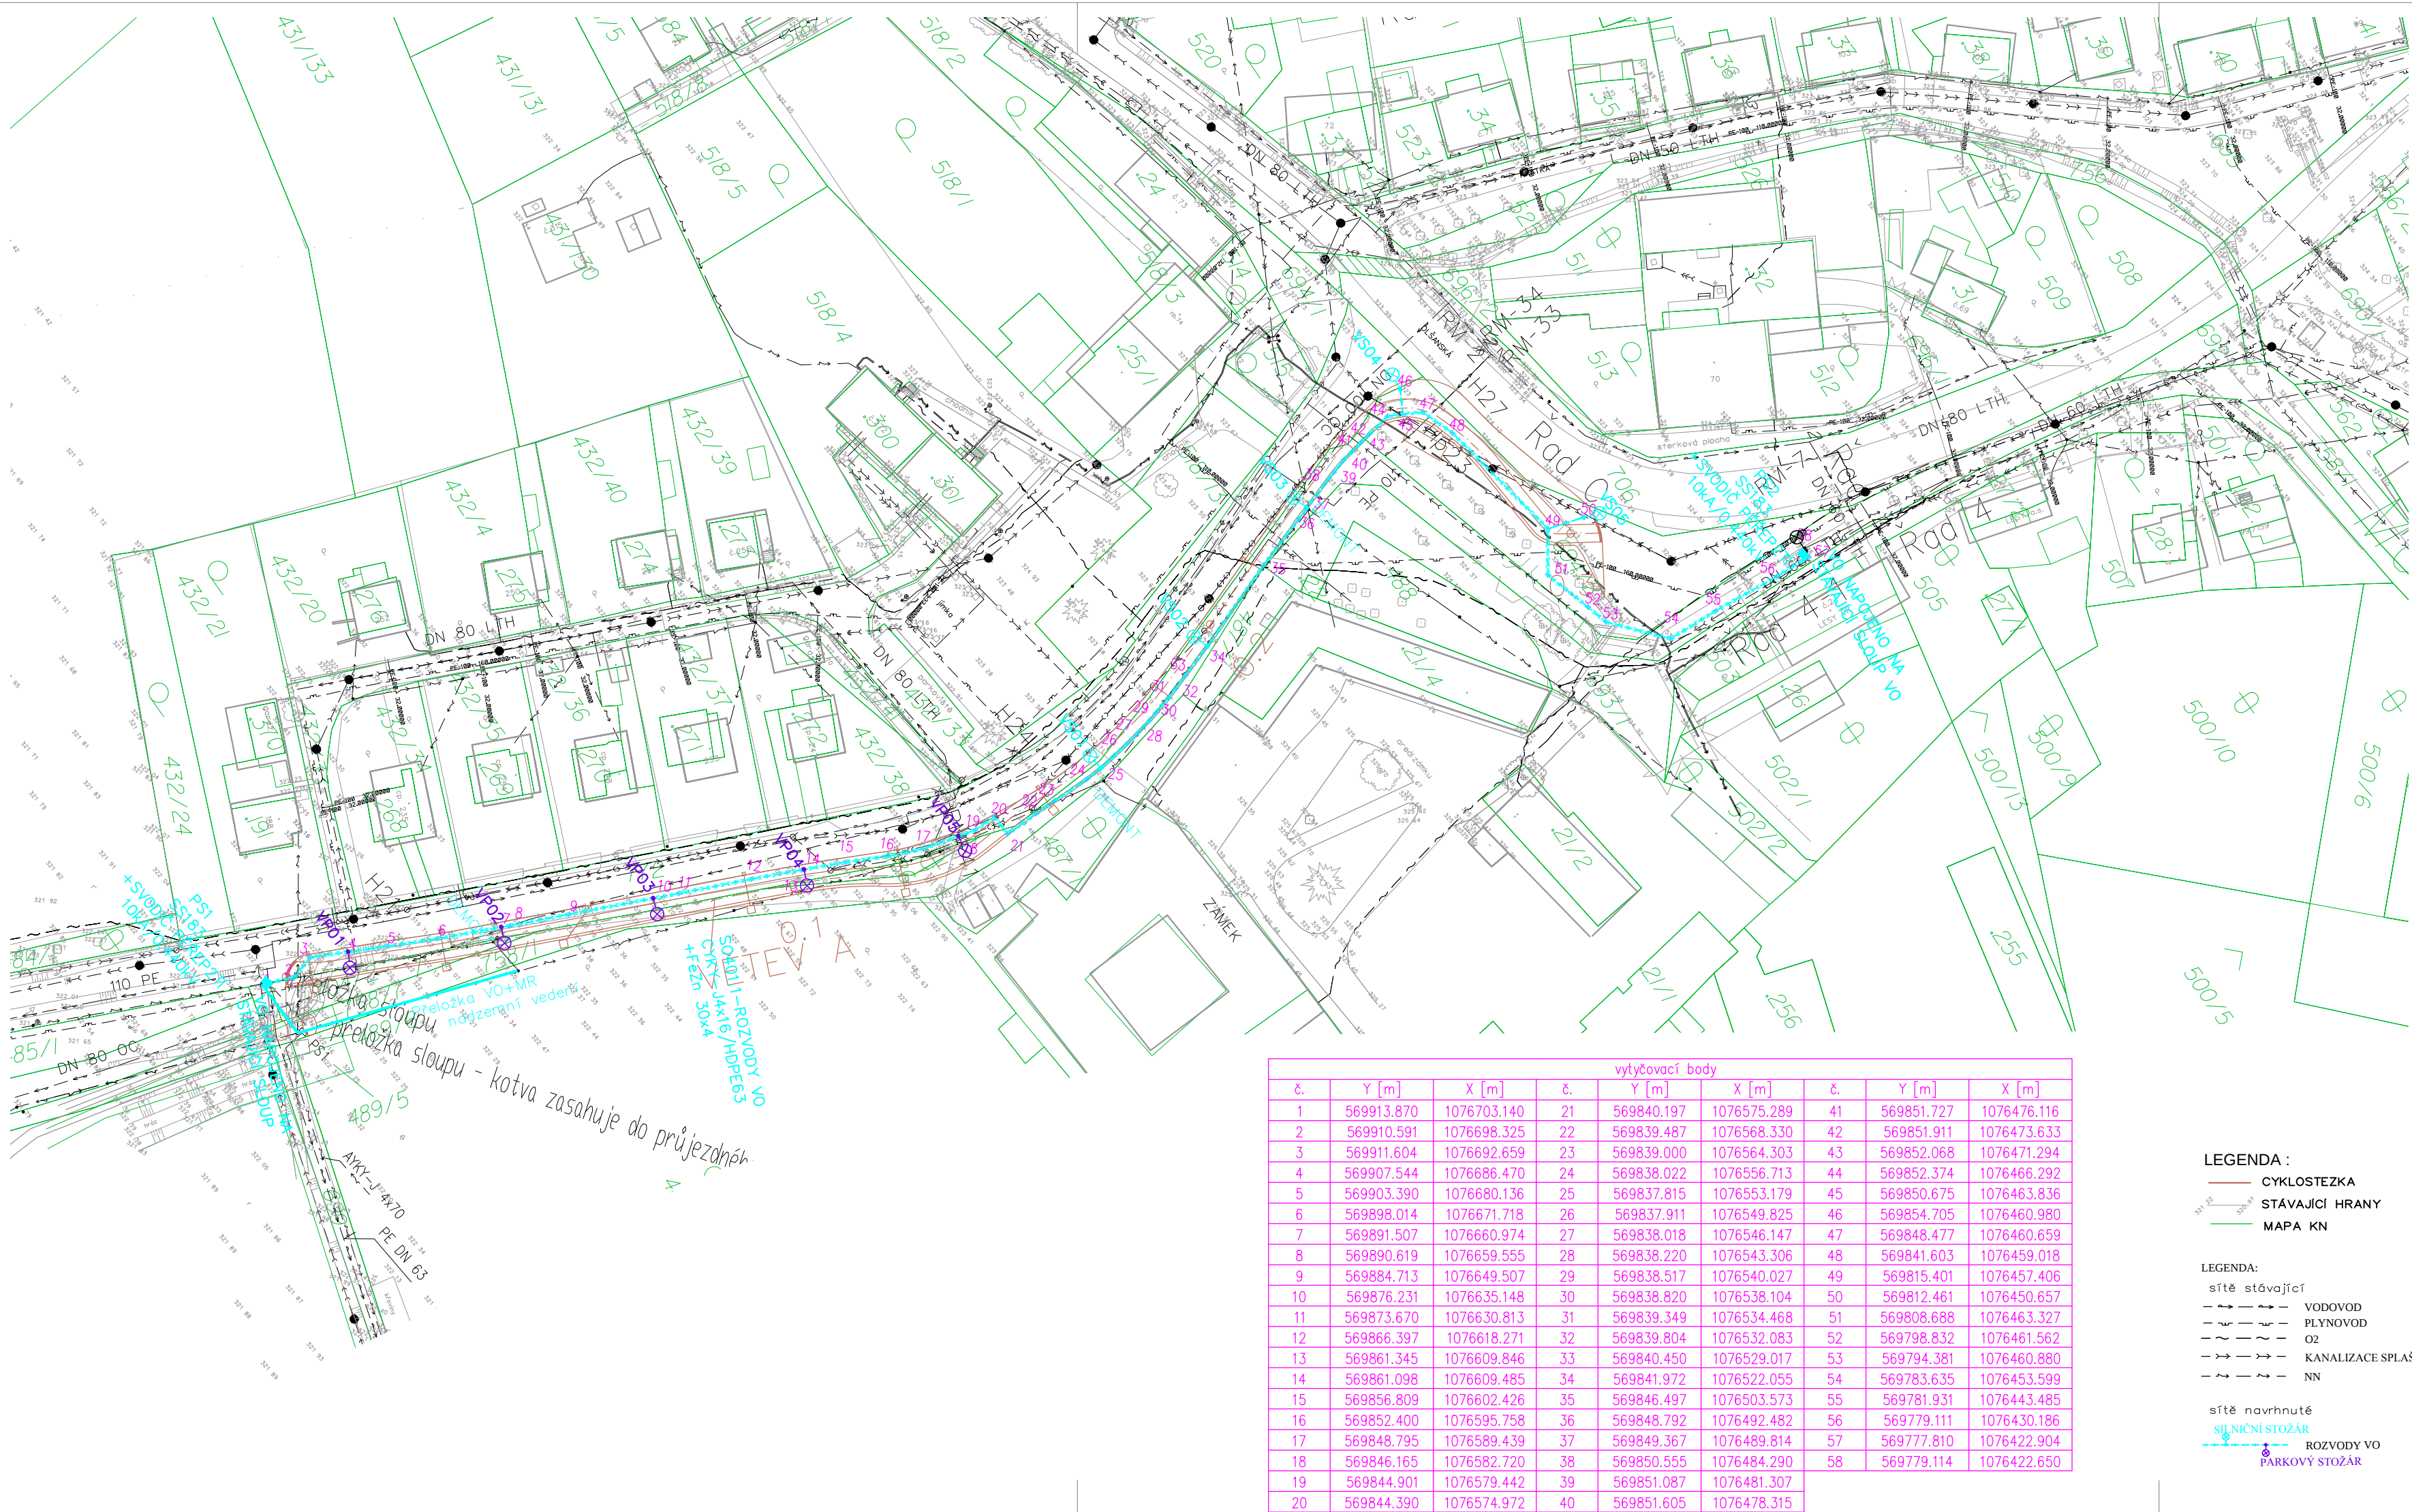
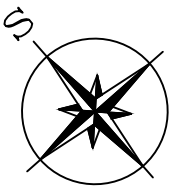
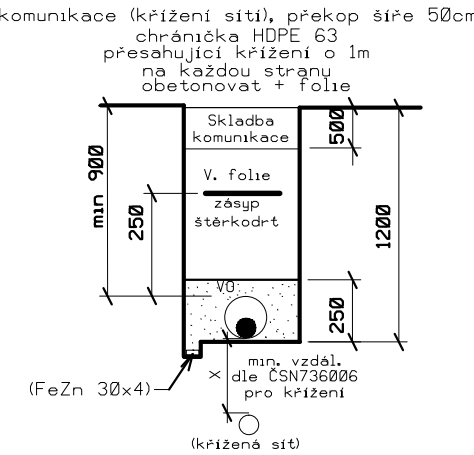
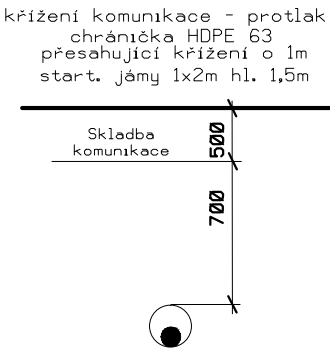


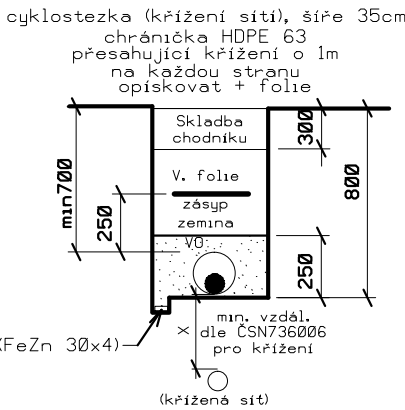

ŘEZY KABELOVÝCH RÝH

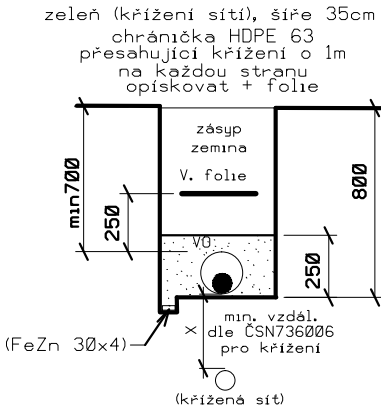

vytyčovací body					
č.	Y [m]	X [m]	č.	Y [m]	X [m]
1	569913.870	1076703.140	21	569840.197	1076575.289
2	569910.591	1076698.325	22	569839.487	1076568.330
3	569911.604	1076692.659	23	569839.000	1076564.303
4	569907.544	1076686.470	24	569838.022	1076556.713
5	569903.390	1076680.136	25	569837.815	1076553.179
6	569898.014	1076671.718	26	569837.911	1076549.825
7	569891.507	1076660.974	27	569838.018	1076546.147
8	569890.619	1076659.555	28	569838.220	1076543.306
9	569884.713	1076649.507	29	569838.517	1076540.027
10	569876.231	1076635.148	30	569838.820	1076538.104
11	569873.670	1076630.813	31	569839.349	1076534.468
12	569866.397	1076618.271	32	569839.804	1076532.083
13	569861.345	1076609.846	33	569840.450	1076529.017
14	569861.098	1076609.485	34	569841.972	1076522.055
15	569856.809	1076602.426	35	569846.497	1076503.573
16	569852.400	1076595.758	36	569848.792	1076492.482
17	569848.795	1076589.439	37	569849.367	1076489.814
18	569846.165	1076582.720	38	569850.555	1076484.290
19	569844.901	1076579.442	39	569851.087	1076481.307
20	569844.390	1076574.972	40	569851.605	1076478.315

- LEGENDA :
- CYKLOSTEZKA
 - STÁVAJÍCÍ HRANY
 - MAPA KN
- LEGENDA:
- síť stávající
 - VODOVOD
 - PLYNOVOD
 - O2
 - KANALIZACE SPLAŠKOVÁ
 - NN
- sítě navrhnuté
- SILNIČNÍ STOŽAR
 - ROZVODY VO
 - PARKOVÝ STOŽAR

Investor:
Obec Ruda nad Moravou
9. května 40
789 63 Ruda nad Moravou

PROJEKTOVÁNÍ ELEKTRICKÝCH ZAŘÍZENÍ
Ing. Tomáš Nedoma
Rovensko 217
789 01 Zábřeh
mob. 605532931
e-mail: tnedoma@quick.cz

Zodp. projektant
Ing. Luděk Cěk

Projektant elektro
Ing. Tomáš Nedoma

Vypracoval
Ing. Tomáš Nedoma

Kreslil
Ing. Tomáš Nedoma

Kraj: Olomoucký
Kat. území: Ruda nad Moravou

Název akce
CYKLOSTEZKA RUDA NAD MORAVOU

SITUACE STAVBY SO 401 č.1

Cekr CZ s.r.o.
Mazalova 57/2, 787 01 Šumperk
IČ: 27821251
Tel: 777 550 647
email: cekr@cekr.cz

Formát
3A4

Měřítko
1:1000

Datum
1/2013

Stupeň
ZDS

Zak.číslo

Číslo výkresu
F2.2-a. 1

Číslo paré