


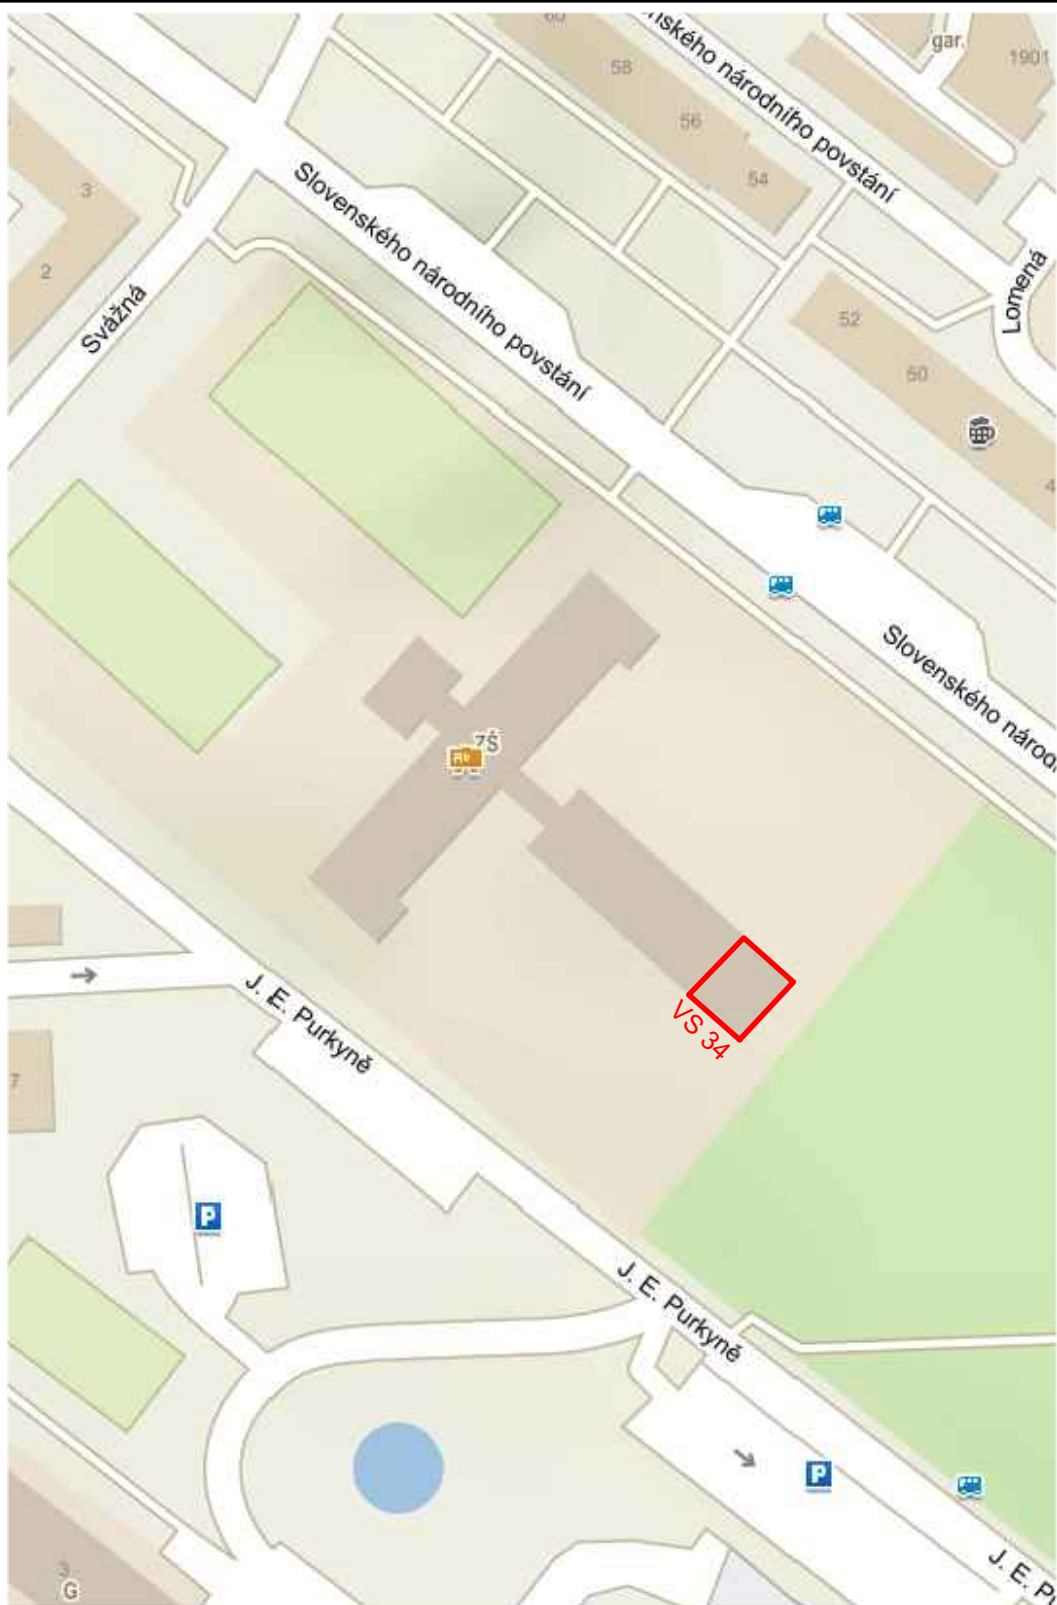

INVESTOR	Severočeská teplárenská, a.s. Teplárenská 2, 434 03 Most – Komořany, IČ 287 33 118 www.setep.cz, info@setep.cz, tel.: +420 476 447 111	 <i>Tepelná pohoda bez starostí</i>	
PROJEKTANT	EO TECHNOLOGY s.r.o. Za Trať 415, 196 00 Praha 9 – Třeboradice, IČ 090 93 524 www.eotechnology.eu; info@eotechnology.eu		
STAVBA ČÁST NÁZEV VÝKRESU STUPEŇ	REKO VS 34 – ÚT C SITUACE SITUAČNÍ VÝKRES ŠIRŠÍCH VZTAHŮ DOKUMENTACE PRO PROVEDENÍ STAVBY	VYPRACOVAL ONDŘEJ SLÁČÍK KONTROLOVAL TOMÁŠ DANIČEK SCHVÁLIL JAKUB KUNČÍK DATUM 7/2022 MĚŘÍTKO 1:2000 REVIZE PO ČÍSLO VÝKRESU C.1	ČÍSLO PARÉ
	ZAKÁZKOVÉ ČÍSLO	22_0198	