

LEGENDA :

HRANA KOMUNIKACE

HRANA TERÉNU

HRANA OBJEKTŮ, PLOTŮ, BUDOV

GEODETICKÉ VÝŠKY (BpV)

DOPRAVNÍ ZNAČKA

STROM, KEŘ

HUP, ELEKTRICKÁ SKŘÍŇKA

VPUŠŤ

TRÁVNÍK

BETONOVÝ SLOUP

LAMPA

KANALIZACE SPLAŠKOVÁ – GRAVITACE

KANALIZACE SPLAŠKOVÁ – TLAKOVÁ VĚTEV

REVIZNÍ ŠACHTA S PROPLACHOVACÍ SOUPRAVOU

GRAVITAČNÍ PŘÍPOJKA – VEŘEJNÁ ČÁST

REVIZNÍ ŠACHTA

TLAKOVÁ PŘÍPOJKA – VEŘEJNÁ ČÁST

DOMOVNÍ ČERPAČÍ ŠACHTA

KANALIZAČNÍ PŘÍPOJKA – SOUKROMÁ ČÁST

PŘÍPOJKA NN

VODOVODNÍ PŘÍPOJKA

STÁVAJÍCÍ INŽENÝRSKÉ SÍTĚ

SILOVÝ KABEL NN PODZEMNÍ

SILOVÝ KABEL VN PODZEMNÍ

SILOVÝ KABEL NN NADZEMNÍ

SILOVÝ KABEL VN NADZEMNÍ

SDĚLOVACÍ KABEL PODZEMNÍ

SDĚLOVACÍ KABEL NADZEMNÍ

TRAFOSTANICE

VODOVOD

DEŠŤOVÁ KANALIZACE

HRANICE PARCEL

HRANICE K.Ú.


ČÍSLO PARCELY

Č.P. PŘIPOJOVANÉ NEMOVITOSTI


VĚTEV A-2-2

PE 100 SDR 11 d50x3,0 – dl. 215,5 m

STOKA A-2  
PVC SN12 DN 300 – dl. 556,5 m

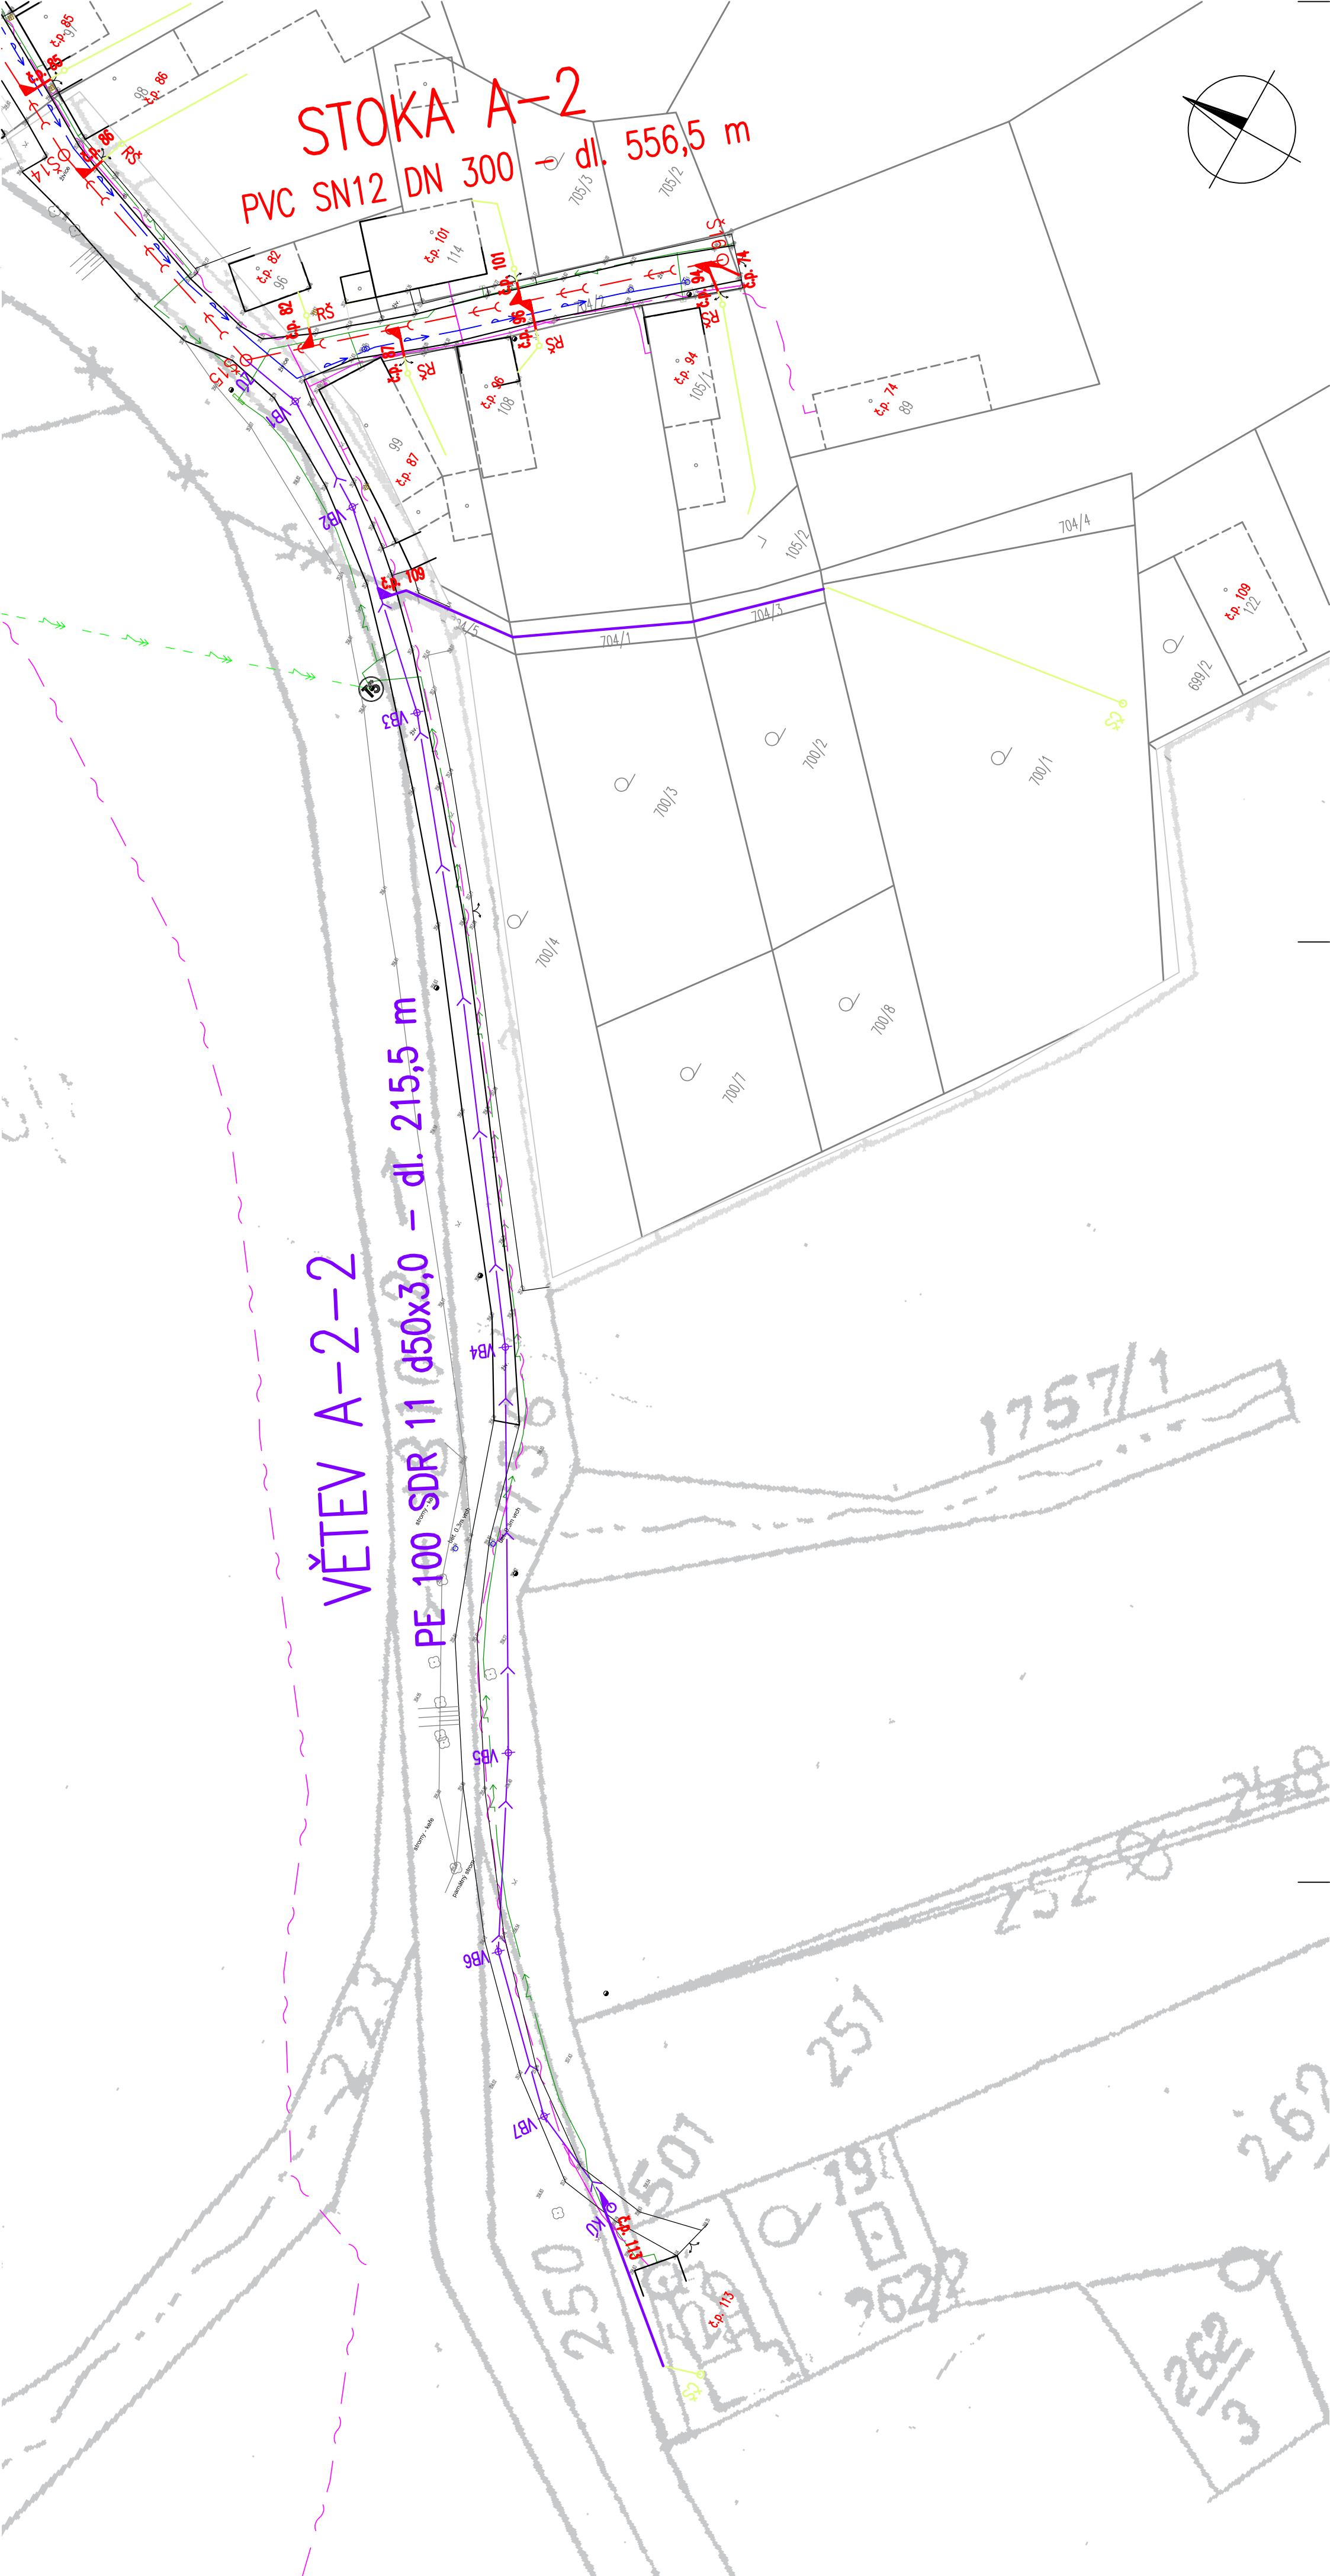

KLAD LISTŮ :

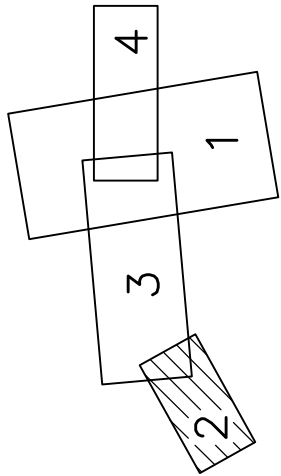

V Ý K R E S Inženýrská a projektová kancelář			
HOŘOVIČKY KANALIZACE A ČOV			
INVESTOR OBEC HOŘOVIČKY		OSŘP RAKOVNÍK	KÚ STŘEDOČESKÝ
VYPRACOVAL ING. LIMBURSKÁ	PROJEKTANT ING. LIMBURSKÁ	HLAV. INŽ. PROJEKTU ING. DALÍK	AUTORIZOVANÁ OSOBA ING. DALÍK
OBSAH VÝKRESU SO 03-KANALIZAČNÍ PŘÍPOJKY-VEŘEJNÁ ČÁST SITUACE 1:500 – DÍL 2		ZAK. ČÍSLO 24 – 029	
ATELIER PRAHA		ČÍS. SOUPRAVY	
DATUM 08/2024			
STUPEŇ DPS			
FORMÁT A4			
MĚŘÍTKO 1:500			
SOUBOR			
OBSAH VÝKRESU SO 03-KANALIZAČNÍ PŘÍPOJKY-VEŘEJNÁ ČÁST SITUACE 1:500 – DÍL 2		ČÍS. VÝKRESU D.1.3	