


PŮDORYS KRYPTY KOSTELA
M 1:200

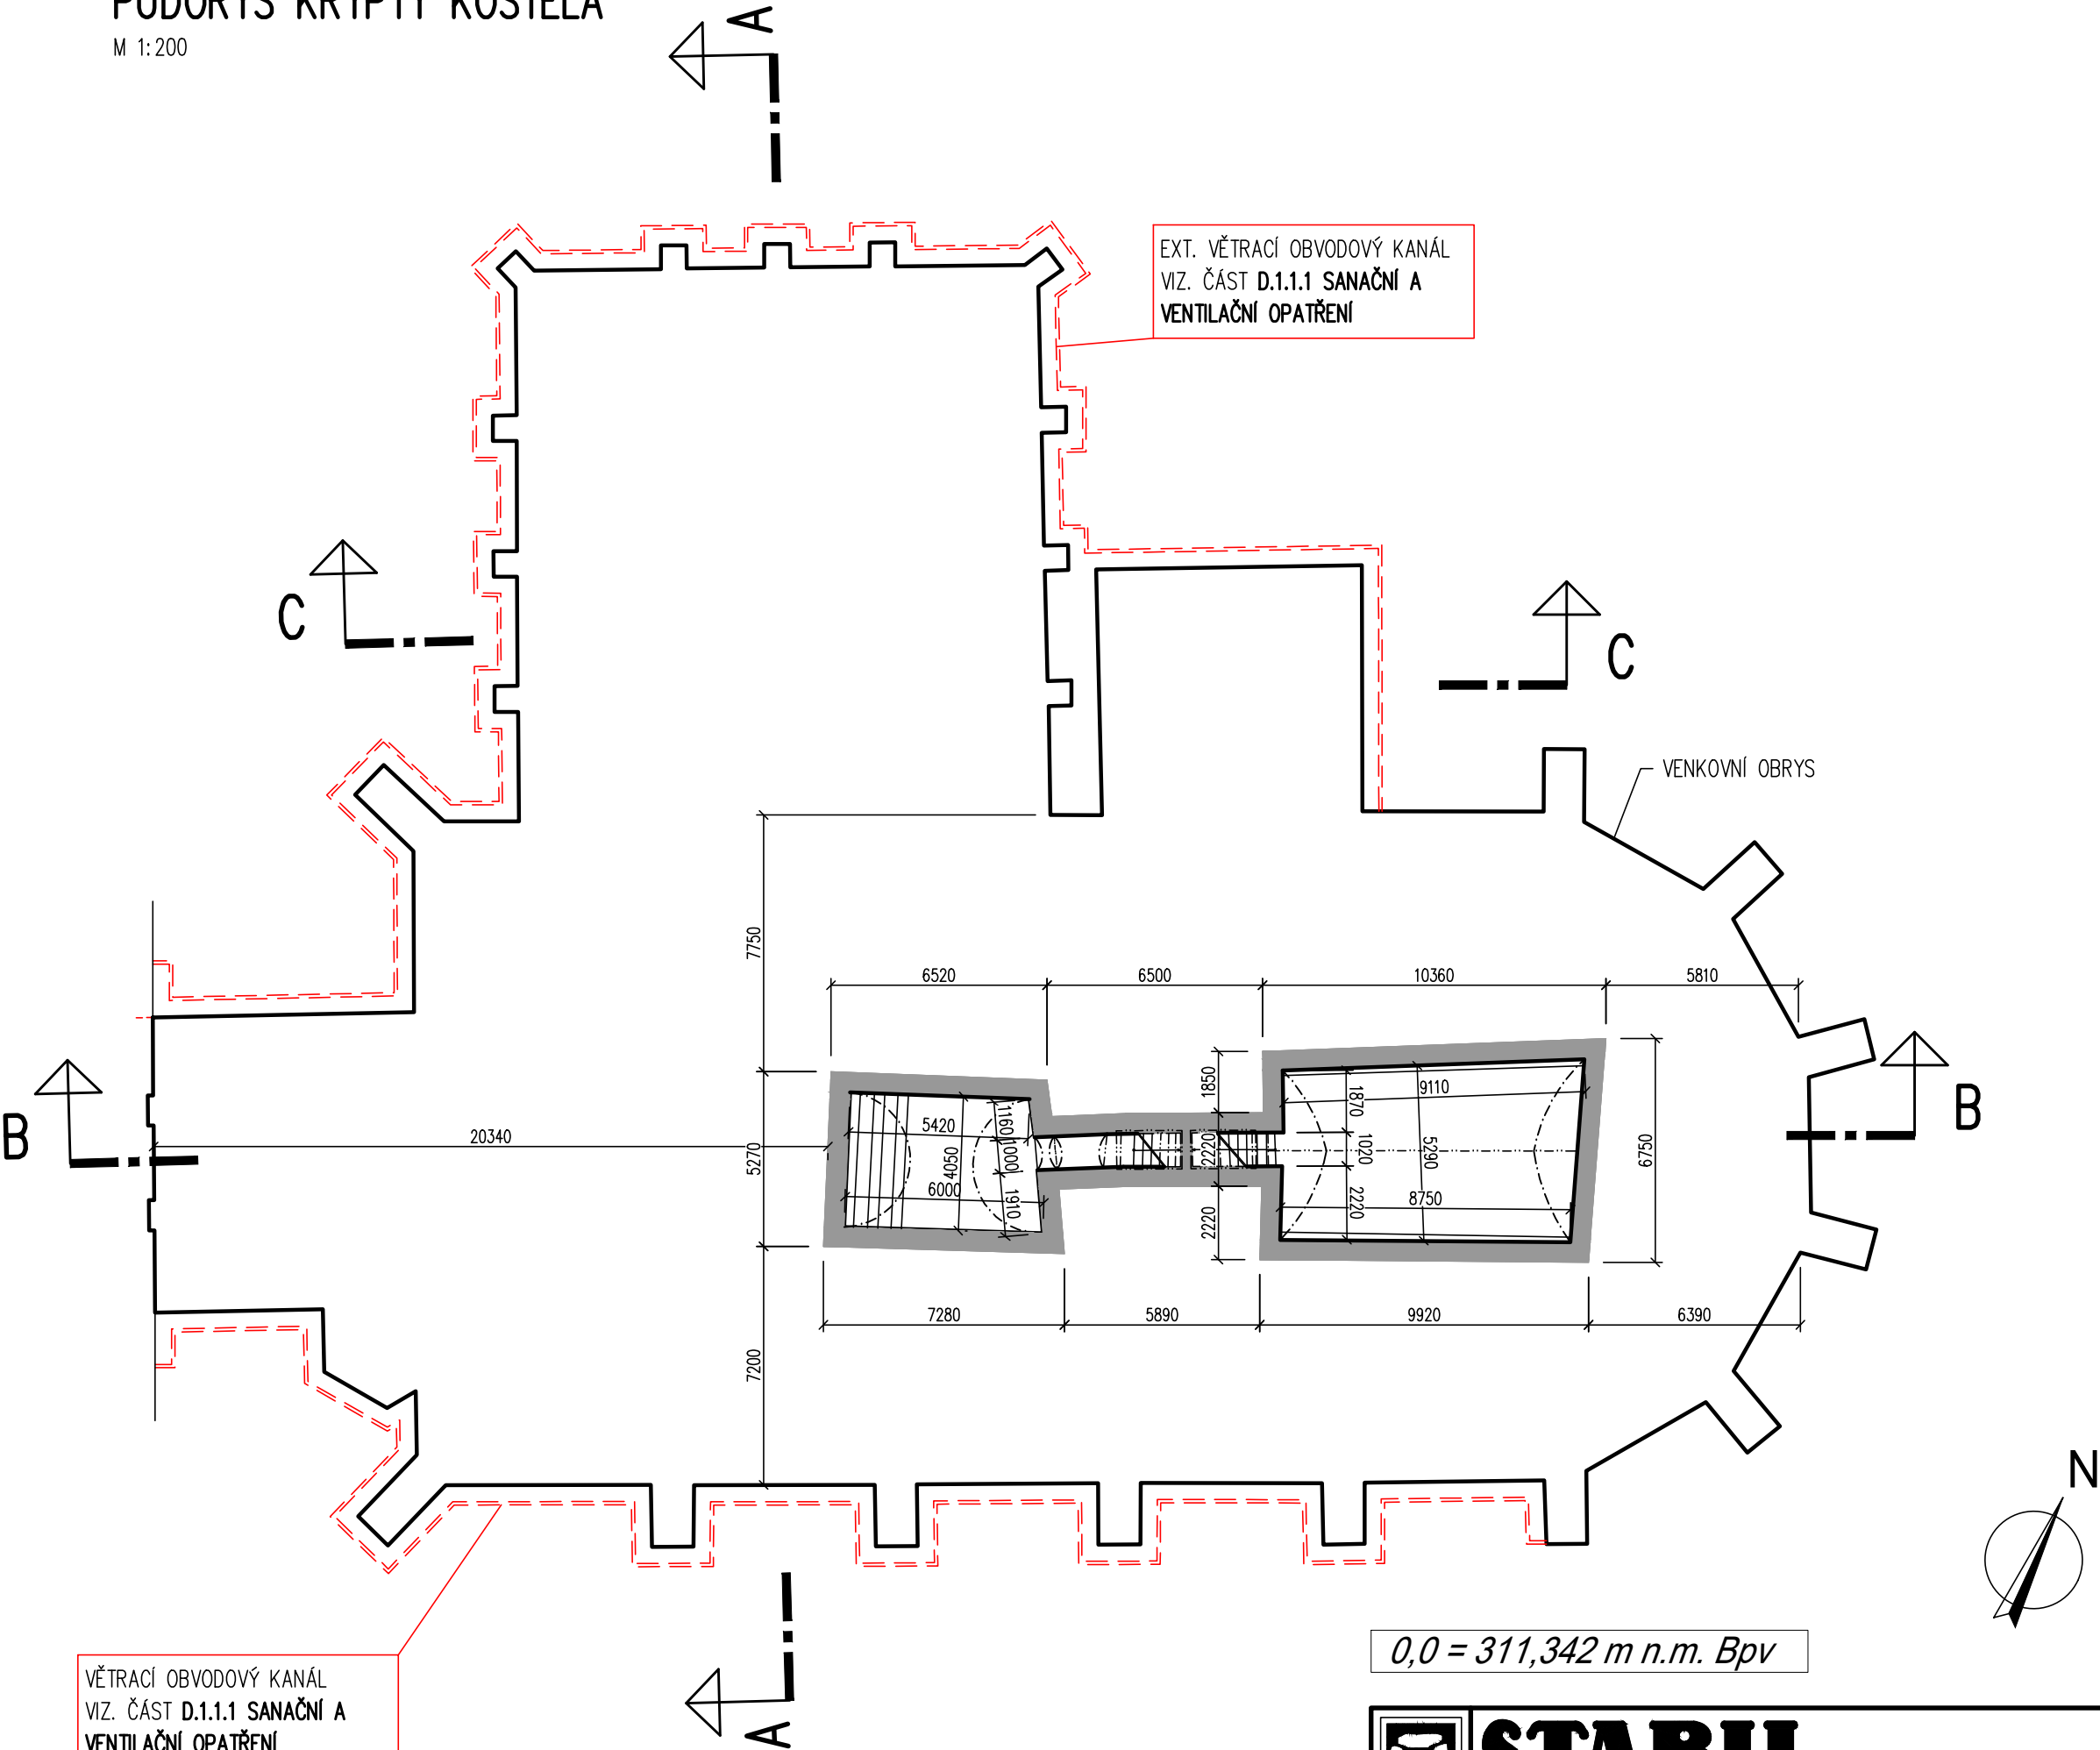

VĚTRACÍ OBVODOVÝ KANÁL
VIZ. ČÁST D.1.1.1 SANAČNÍ A
VENTILAČNÍ OPATŘENÍ

0,0 = 311,342 m n.m. Bpv

REVIZE R1 9/2019

LEGENDA ZNAČENÍ:

— NOVÉ, OPRAVOVANÉ NEBO RESTAUROVANÉ KONSTRUKCE

STABIL s. r. o., 603 00 BRNO, HLINKY 142 c			
INVESTOR: Římskokatolická farnost Doubravník	ÚŘAD: TIŠNOV	ZAK. ČÍSLO	16142
VYPRACOVAL: Ing. Michaela Tioková	KONTROLOVAL: Ing. Petr Daniel	ÚČEL	projekt
REVITALIZACE KOSTELA POVÝŠENÍ SV. KŘÍŽE V DOUBRAVNÍKU		DATUM	09/2019
		FORMÁT	4x A4
D.1.1. ARCHITEKTONICKO – STAVEBNÍ ŘEŠENÍ PŮDORYS KRYPTY KOSTELA		MĚŘÍTKO 1:200	VÝKRES Č. 02