


PŮDORYS PŘÍZEMÍ KOSTELA

M 1:100

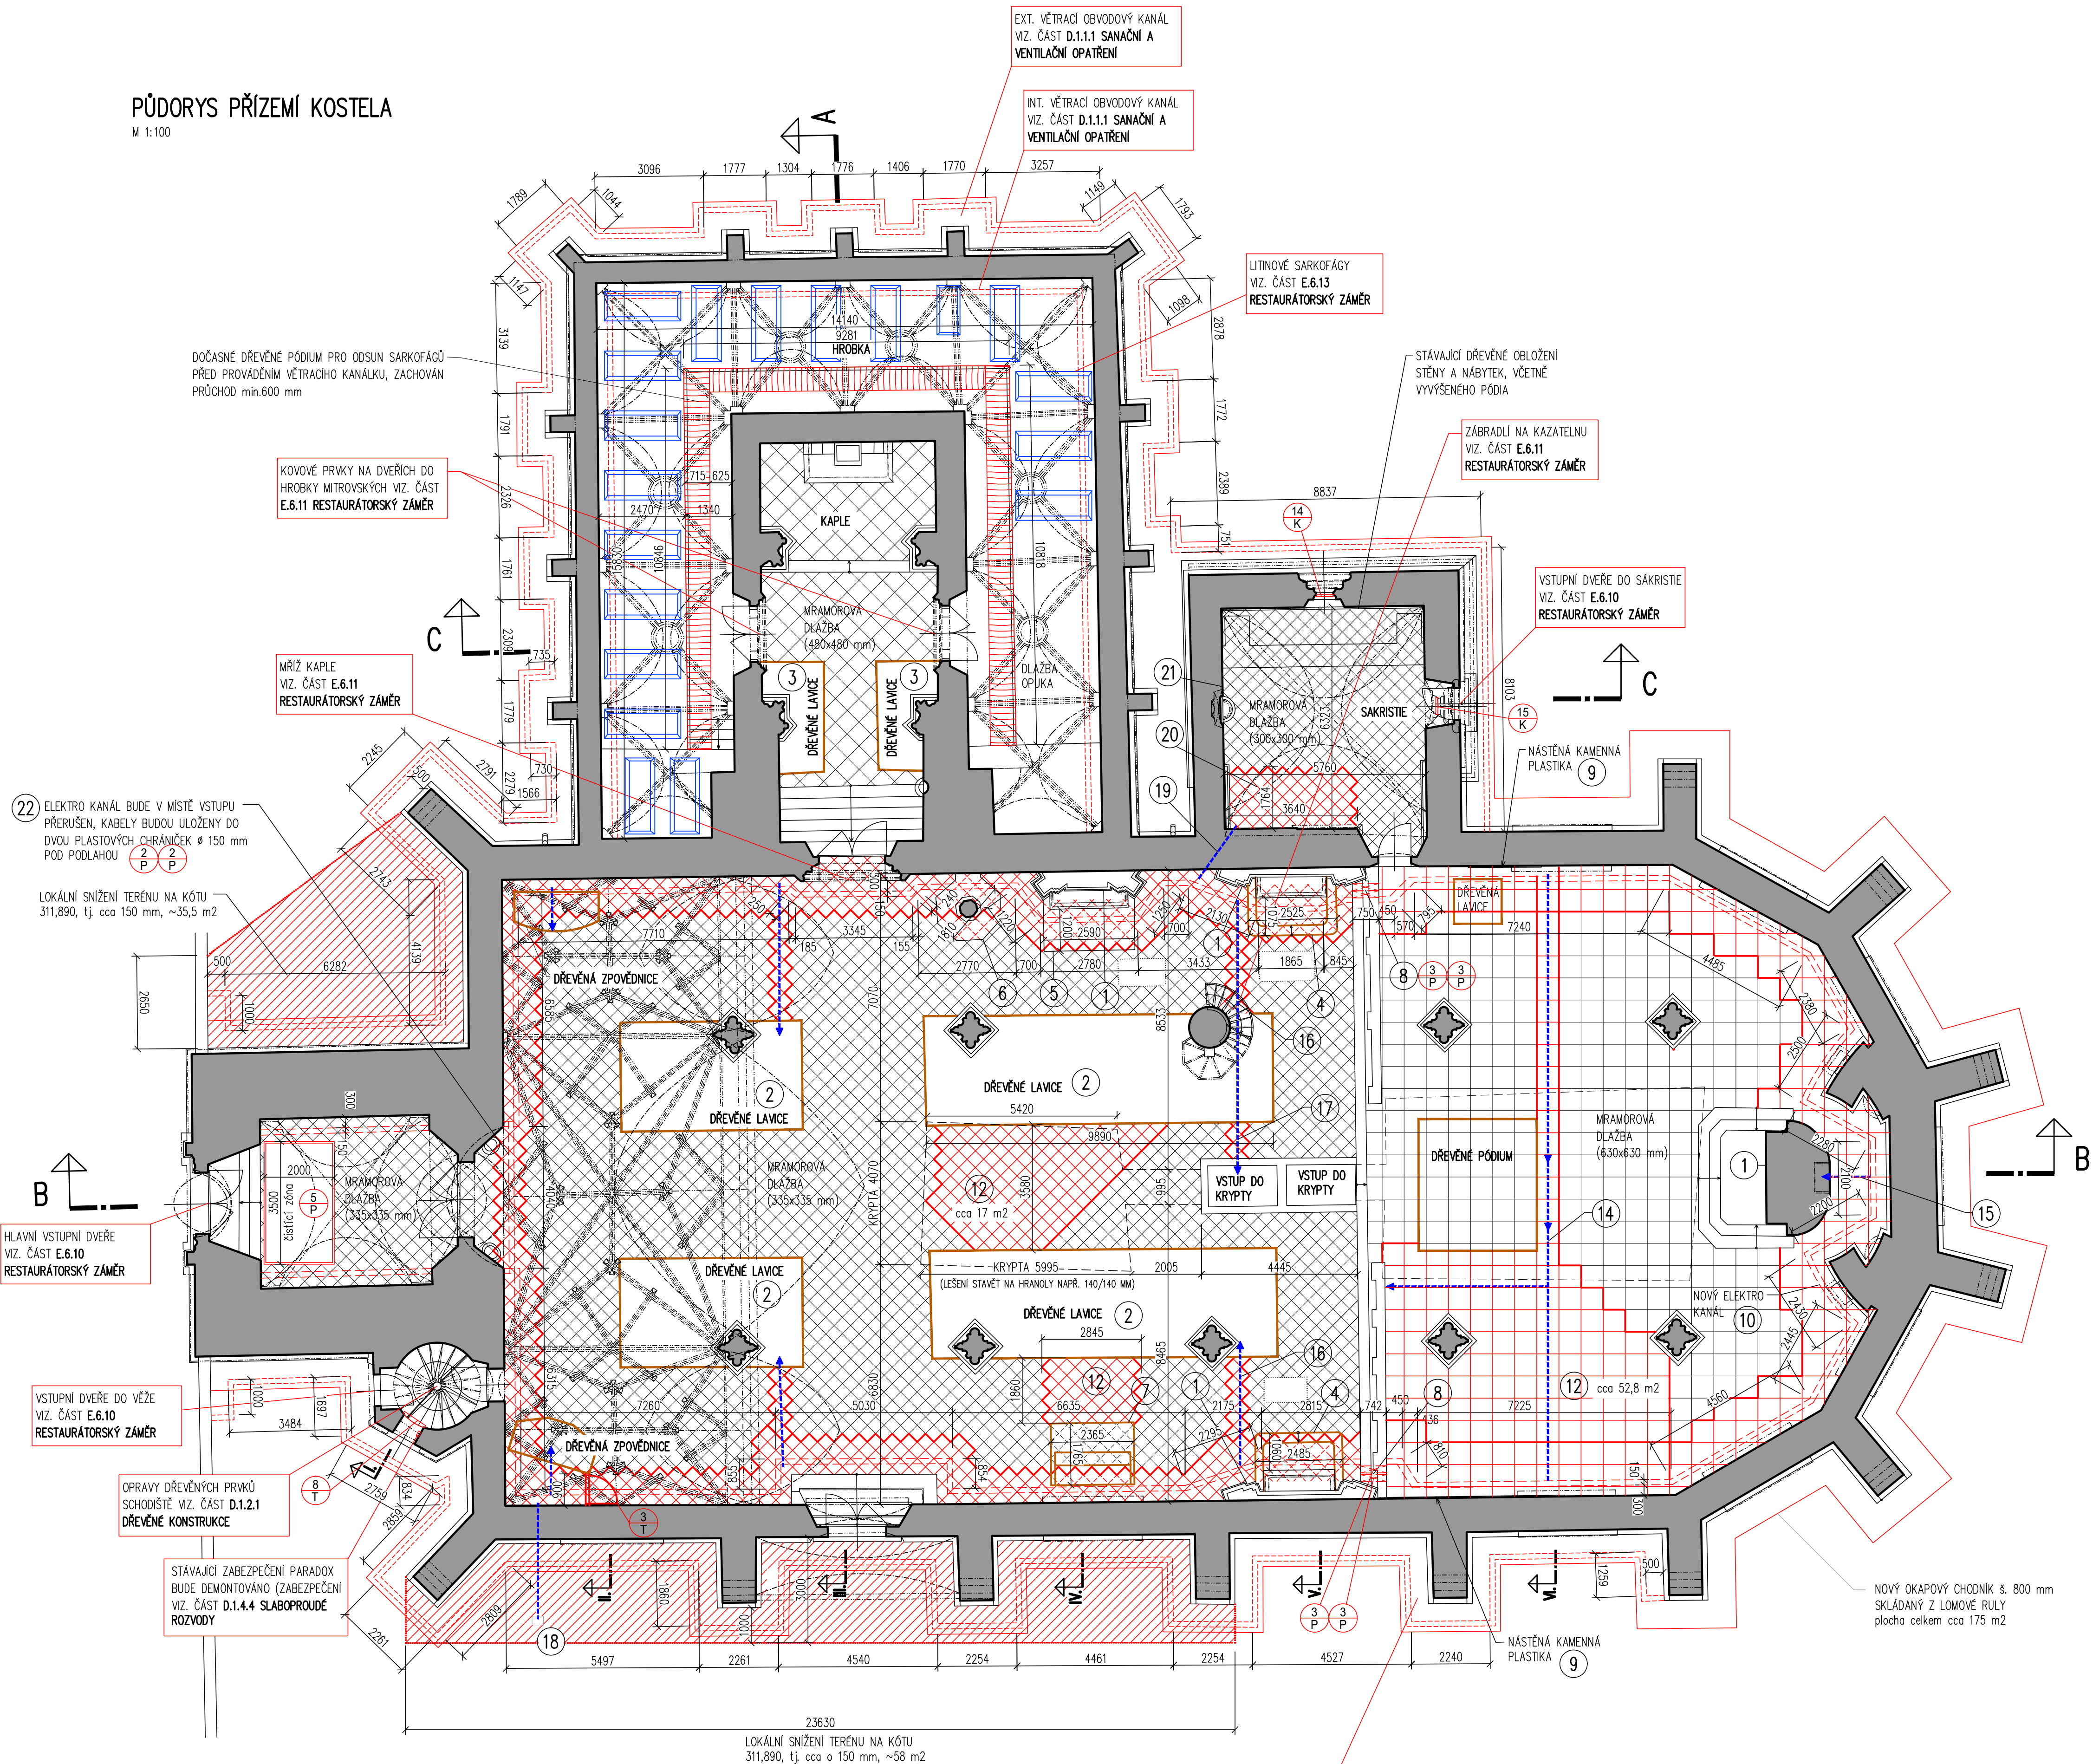

POZNÁMKY:

- CHEMICKÁ INJEKTAŽ ZDIVA SOKLOVÉ ČÁSTI OLTÁŘŮ (HLAVNÍHO I BOČNÍCH) HYDROFOBIZAČNÍM PROSTŘEDKEM PROTI VZLINAJÍCÍ VLHKOSTI NA BAZI SILANŮ, VYTVOŘENÍM HORIZONTÁLNÍ CLONY SYSTÉMEM VRTŮ, OBVODOVÁ DÉLKA 6,9+9,1+13,5+6,4+5,7=41,6 bm
- OPRAVA UMĚLÝCH MRAMORŮ NA SOKLOVÝCH ČÁSTECH OLTÁŘŮ VIZ. ČÁST E.6.14 RESTAURÁČNÍ ZÁMĚR. REPASE STÁVAJÍCÍCH DŘEVĚNÝCH LAVIC HLAVNÍ LODI NENÍ SOUČÁSTÍ TOHOTO PROJEKTU. ELEKTRICKÉ VYHŘÍVÁNÍ LAVIC HLAVNÍ LODI VIZ. PŘÍLOHA Č. D.1.4.3. SILNOPROUDÁ ELEKTROTECHNIKA
- REPASE STÁVAJÍCÍCH DŘEVĚNÝCH LAVIC KAPLE NENÍ SOUČÁSTÍ TOHOTO PROJEKTU
- ROZEBRÁNÍ STÁVAJÍCÍHO DŘEVĚNÉHO PIEDESTALU, PO PROVEDENÍ ELEKTROKANÁLU KOLEM OLTÁŘE ZPĚTNĚ SESTAVENO DO PŮVODNÍ PODOBY.
- ROZEBRÁNÍ STÁVAJÍCÍHO KAMENNÉHO PIEDESTALU, PO PROVEDENÍ ELEKTROKANÁLU KOLEM OLTÁŘE ZPĚTNĚ SESTAVENO DO PŮVODNÍ PODOBY.
- ROZEBRÁNÍ STÁVAJÍCÍHO KAMENNÉHO PIEDESTALU KŘÍTELNICE, PO PROVEDENÍ ELEKTROKANÁLU KOLEM OLTÁŘE ZPĚTNĚ SESTAVENO DO PŮVODNÍ PODOBY.
- ODSUNUTÍ OLTÁŘE, PO PROVEDENÍ ELEKTRO KANÁLU POSUN NA PŮVODNÍ MÍSTO
- VYBOURAT PROSTUP, OSADIT 2x CHRÁNIČKU – PLASTOVÁ TRUBKA Ø 150 mm PRO VEDENÍ KABELŮ POD KAMENNOU BALUSTRAĐOU A SCHODY, ZAPRAVIT
- NÁSTĚNNÉ KAMENNÉ PLASTIKY PŘED ZAPOČETÍM PRACÍ ZAKRÝT
- PO OBVODU STĚN HLAVNÍ LODI KOSTELA BUDE PROVEDEN NOVÝ ELEKTRO KANÁL, KTERÝ SOUČASNĚ BUDE PLNIT I FUNKCI ODVĚTRÁNÍ VLHKOSTI Z PODLAHY. VNITŘNÍ ROZMĚR KANÁLU BUDE 300x300 mm, UVNITŘ BUDE ROZDĚLENÝ KABELOVÝ RŮST A KANÁL BUDE ZAKRYT NEREZ PLECHEM, NA KTERÝ BUDE ZPĚT POLOŽENA STÁVAJÍCÍ MRAMOROVÁ DLAŽBA. U STĚN BUDE VYNECHÁNA VĚTRACÍ ŠTĚRBINA cca 20 mm VIZ. DETAILY ELEKTRO KANÁLU V.Č. 18. STÁVAJÍCÍ MRAMOROVÁ DLAŽBA BUDE V PÁSU cca 1000 mm KOLEM STĚN ROZEBRÁNA (OČISLOVÁNA) A PO PROVEDENÍ ELEKTRO KANÁLU ZPĚTNĚ POLOŽENA DO PŮVODNÍ POZICE. V MÍSTĚ OLTÁŘŮ NEBUDE PROVEDENA VĚTRACÍ MEZERA, BUDOU ZPĚT SEŠAZENY STUPNĚ PŘED OLTÁŘI – DŘEVĚNÉ NEBO KAMENNÉ – VIZ. PŮDORYS
- ČISTIČ ZÓNA VE VSTUPU, ROZMĚR 3,5 x 2,0 m VIZ. PLASTOVÉ VÝROBKŮ
- VYROVNÁNÍ PROPADLÉ PODLAHY PODSPÁNÍM PÍSKEM, MRAMOROVÁ DLAŽBA KONČÍ U DŘEVĚNÝCH LAVIC, POD LAVICEMI JE CIEHLNÁ DLAŽBA – cca 4,7 + 17,1 + 52,8 = 74,6 m2.
- OSEKÁNÍ VNITŘNÍ OMÍTKY, VÝŠKA BUDE URČENA NA STAVBĚ PODLE MÍRY ZASOLENÍ S ODDYLKOU +/-0,5 m, PRŮMĚRNÁ VÝŠKA CCA 0,8 m (VIZ. E.6.8 RESTAURÁČNÍ ZÁMĚR, STĚNY BUDOU POTÉ ZNOVU OMÍTNUTY, RECEPTURA DLE RESTURÁČNÍHO ZÁMĚRU
- PŘÍVOD ELEKTŘINY BUDE PROVEDEN V CHRÁNIČCE POD PODLAHOU, DLAŽBU ROZEBRAT V PÁSU ŠÍŘKY cca 2 DLAŽDICE, OČISLOVAT, OPATRNĚ USKLADNIT – PROLOŽIT NAPŘ. GEOTETILU, DO PROVEDENÉ RÝHY POLOŽIT CHRÁNIČKY, POTÉ DLAŽBU ZPĚTNĚ POLOŽIT DO VÁPENNÉ MALTY
- PŘÍVOD ELEKTŘINY AŽ DO NIKY V OLTÁŘI BUDE PROVEDEN V CHRÁNIČCE POD PODLAHOU
- PŘÍVOD ELEKTŘINY Z ELEKTRO KANÁLU K DŘEVĚNÝM LAVICAM BUDE PROVEDEN V CHRÁNIČCE POD PODLAHOU, PŘEDPOKLÁDÁ SE ROZEBRÁNÍ MAX. 3 ŘAD DLAŽBY, OČISLOVÁNÍ, ZPĚTNĚ ULOŽENÍ PO ELEKTROINSTALACI. CHRÁNIČKA VIZ. ELEKTRO ČÁST
- PŘÍVOD ELEKTŘINY Z ELEKTRO KANÁLU DO KRYPTY BUDE PROVEDEN V CHRÁNIČCE POD PODLAHOU VRTEM PŘES KLENBU, PŘEDPOKLÁDÁ SE ROZEBRÁNÍ MAX. 3 ŘAD DLAŽBY, OČISLOVÁNÍ, A ZPĚTNĚ ULOŽENÍ PO PROVEDENÍ ELEKTROINSTALACI. CHRÁNIČKA VIZ. ELEKTRO ČÁST
- PŘÍPRAVA NA BUDOUCÍ PROPOJENÍ – CHRÁNIČKA VIZ. ČÁST D.1.4.4 SLABOPROUDÉ ROZVODY
- PROVRTÁNÍ ZDIVA A CHRÁNIČKA PRO PŘÍVOD ELEKTRICKÝCH KABELŮ – VIZ. ČÁST D.1.4.4 SLABOPROUDÉ ROZVODY
- ROZEBRÁNÍ A ZPĚTNĚ POLOŽENÍ DLAŽBY PO PROVEDENÍ ELEKTROINSTALACI A ROZVADĚČŮ.
- NOVÁ OMÍTKA V SAKRISTII BUDE PROVEDENA JEN NA TŘECH STĚNÁCH, NA STĚNĚ PROTI VSTUPU JE DŘEVĚNÉ OBLOŽENÍ S PÓDIEM A SKŘÍNĚM, ZŮSTÁVÁ NEDOTČENÉ, PŘED PROVÁDĚNÍM OMÍTEK ZAKRÝT. VÝŠKU NOVÝCH OMÍTEK OD PODLAHY URČÍ NA MÍSTĚ RESTAURÁTOR, PŘEDPOKLÁDÁ SE PRŮMĚRNÁ VÝŠKA CCA 1,4 m, NOVÉ OMÍTKY BUDOU VÁPENNÉ S PŘÍDAVKEM METAKAOLINU STEJNĚ JAKO V HROBCE VIZ. TZ D.1.1.
- ROZEBRÁNÍ CCA 3 ŘAD DLAŽBY PRO ULOŽENÍ CHRÁNIČEK PRO ELEKTRO KABELY, OČISLOVÁNÍ Z RUBU, ZPĚTNĚ ULOŽENÍ DLAŽBY

SCHEMATICKÉ ŘEZY TERÉNU I, II, III, IV, V, VI VIZ. V.Č. 19 A 20

0,0 = 311,342

REVIZE R1 9/2019

STABIL		s. r. o., 603 00 BRNO, HLUNKY 142 c	
INVESTOR: Římskokatolická farnost Doubravník	ÚŘAD: TIŠNOV	ZAK. ČÍSLO: 16142	
VYPRACOVAL: Ing. Michaela Tkáčová	KONTROLOVAL: Ing. Petr Daniel	ÚČEL: projekt	
REVITALIZACE KOSTELA POVÝŠENÍ SV. KŘÍŽE V DOUBRAVNÍKU		DATUM: 09/2019	
D.1.1. ARCHITEKTONICKO – STAVEBNÍ ŘEŠENÍ		FORMÁT: 8x A4	
PŮDORYS PŘÍZEMÍ KOSTELA		MĚŘÍTKO: 1:100	VÝKRES Č. 03

LEGENDA ZNAČENÍ:

- NOVÉ, OPRAVOVANÉ NEBO REKONSTRUOVANÉ KONSTRUKCE
- PŘÍVOD ELEKTRICKÉ ENERGIE V CHRÁNIČCE POD PODLAHOU
- ROZEBÍRANÁ DLAŽBA
- NEDOTČENÁ DLAŽBA