
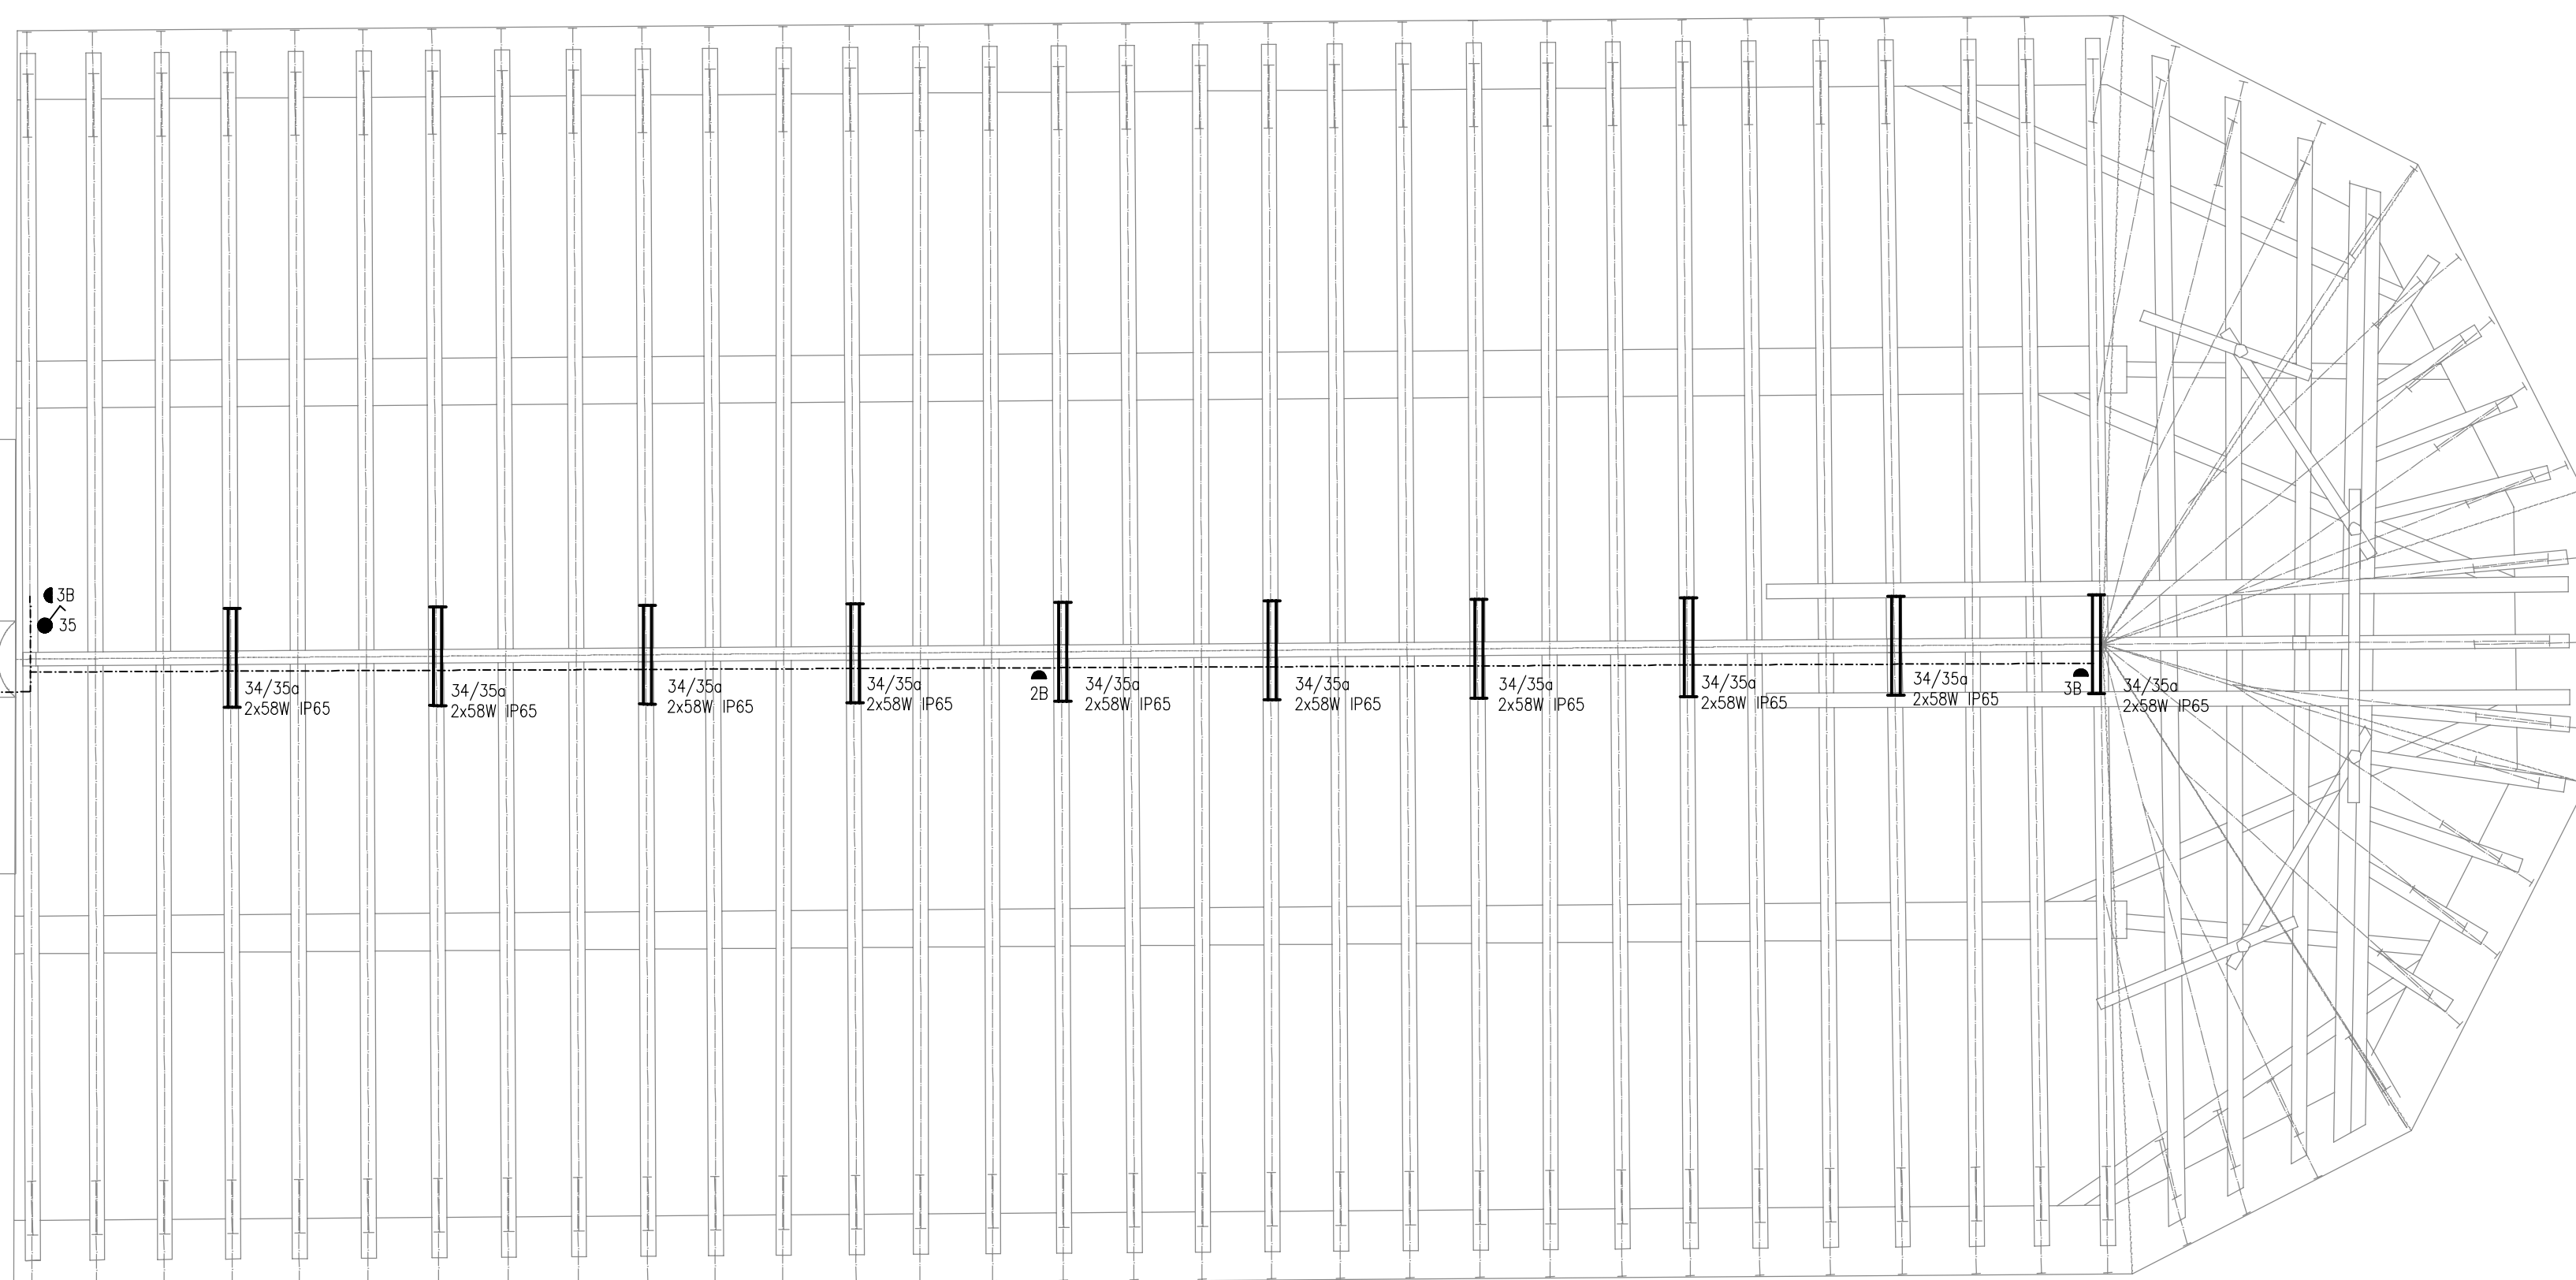
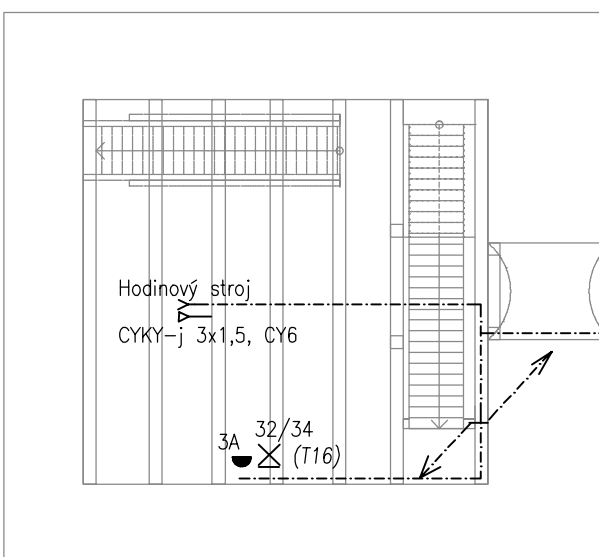
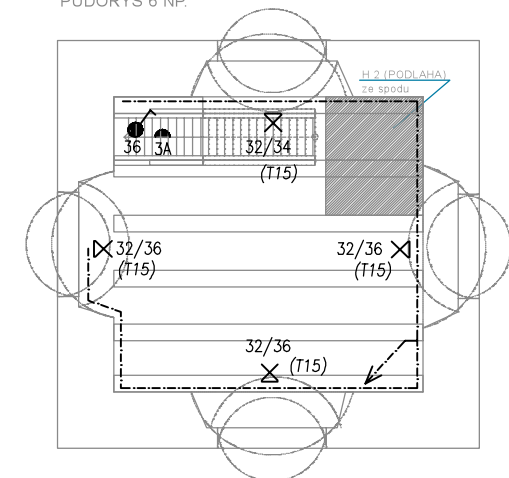
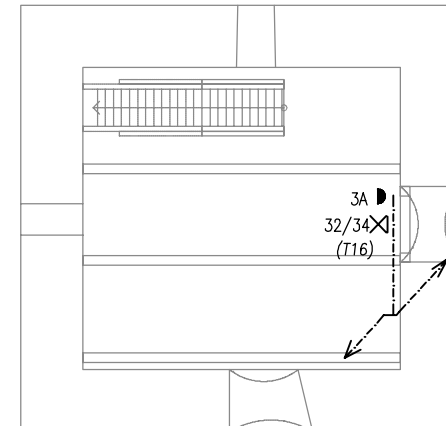
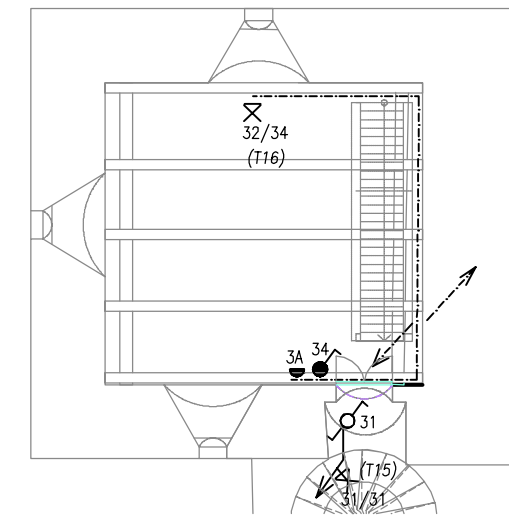
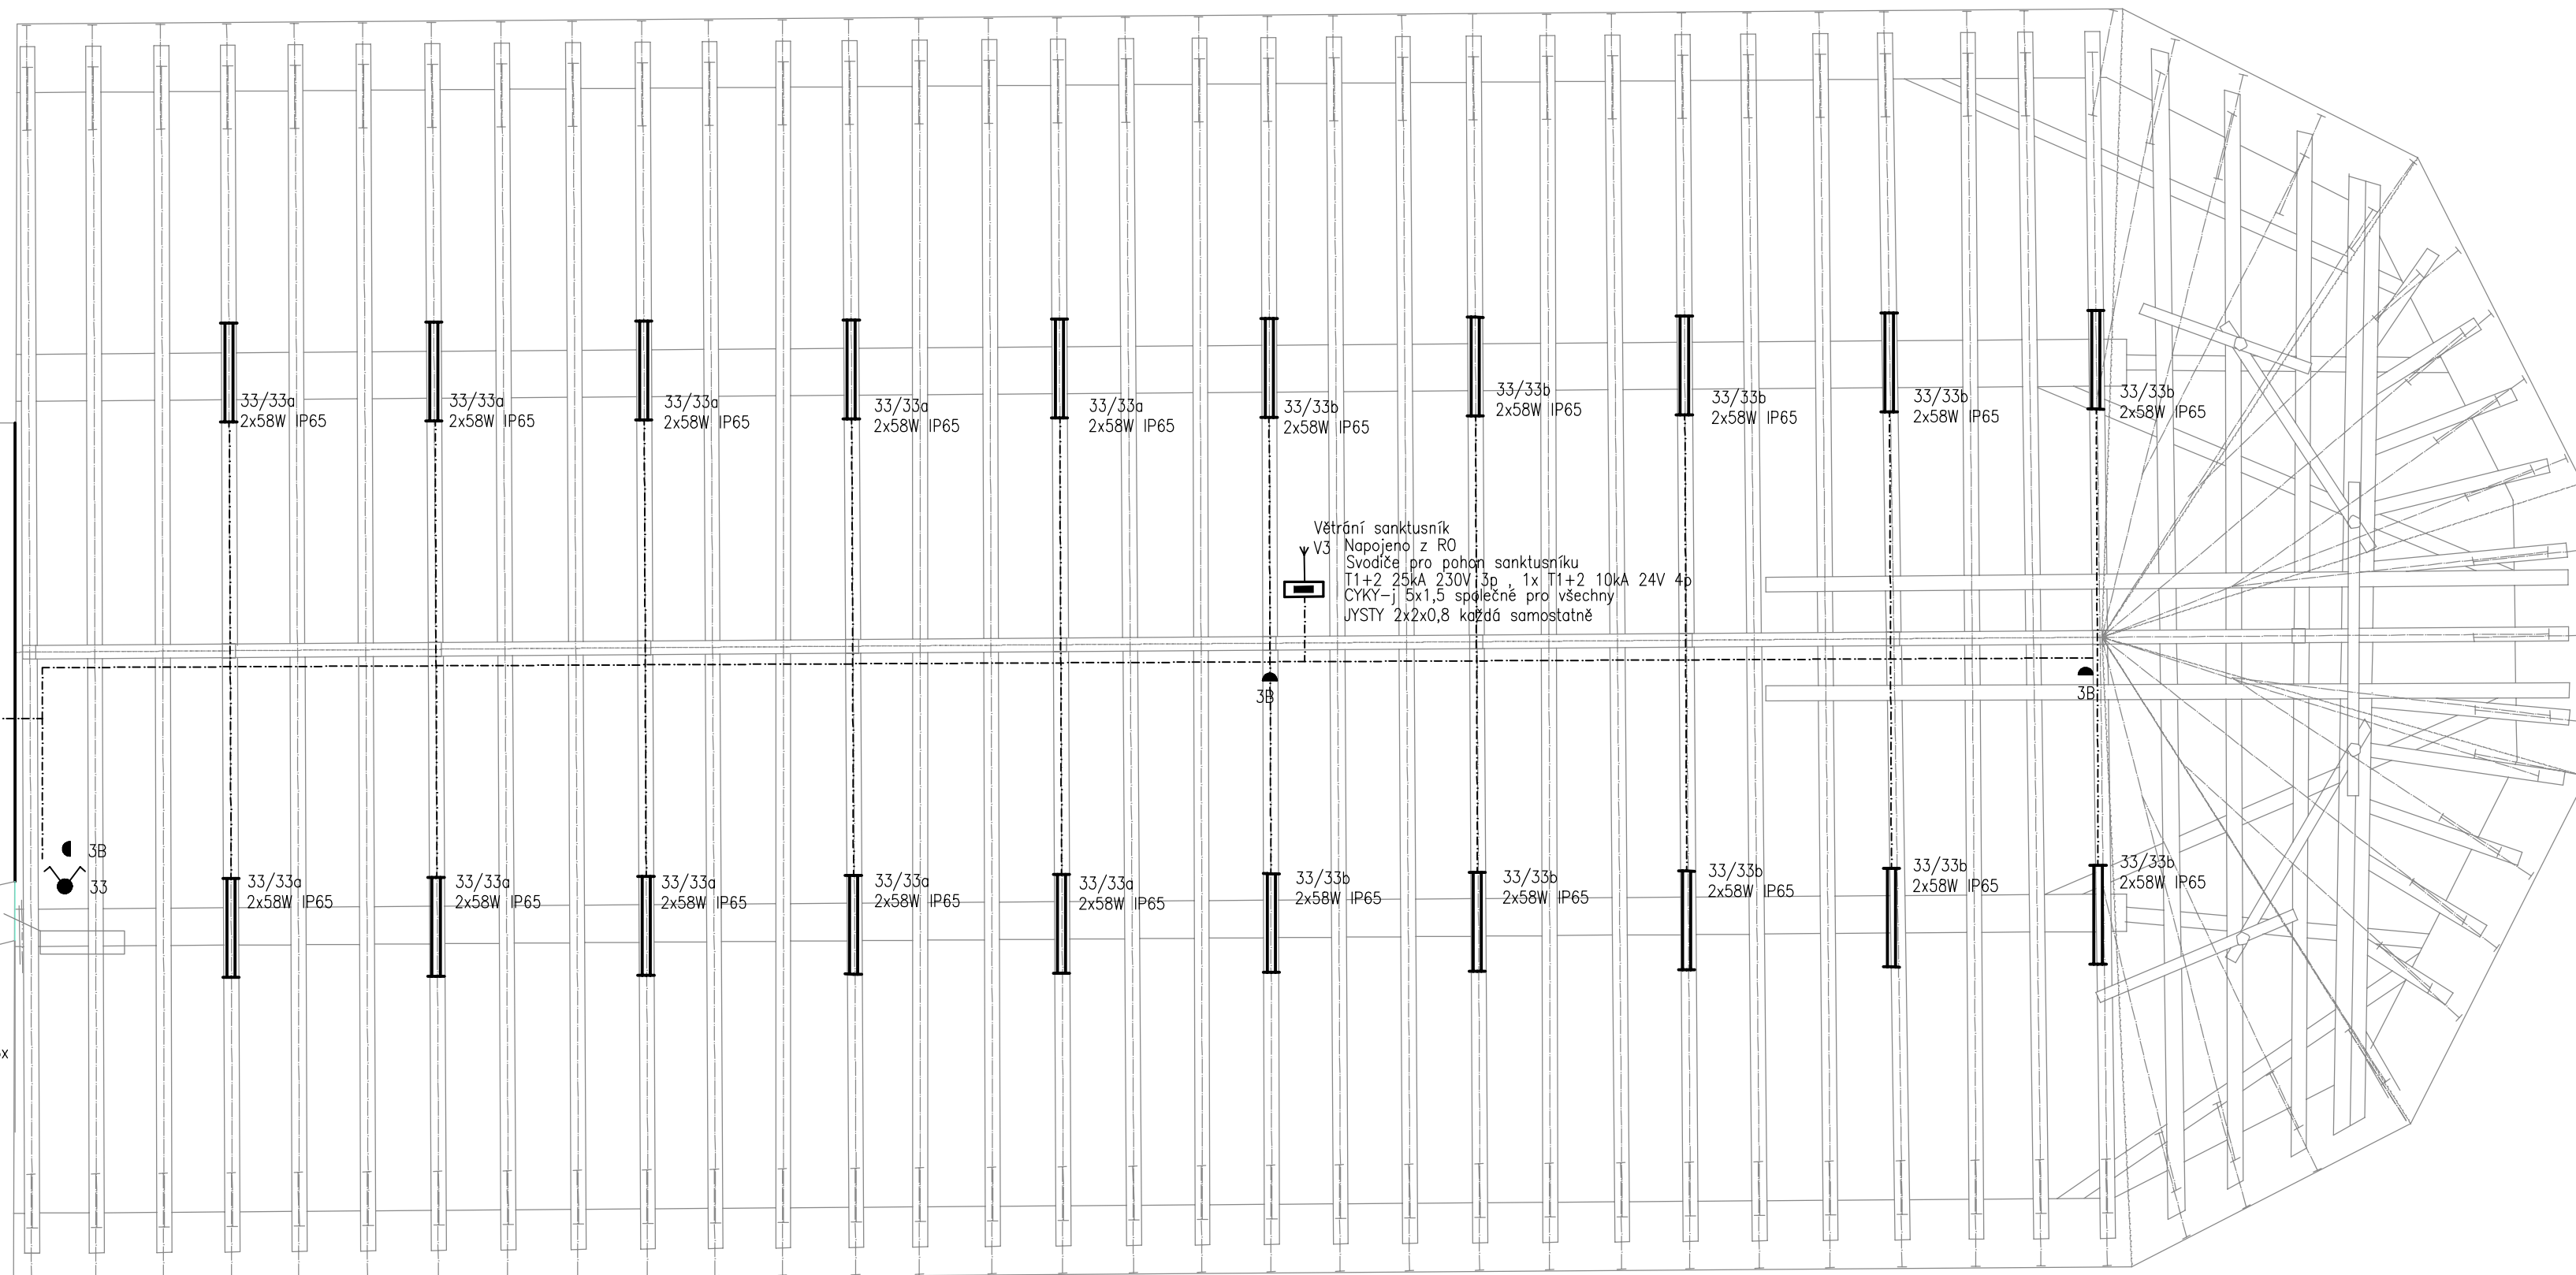


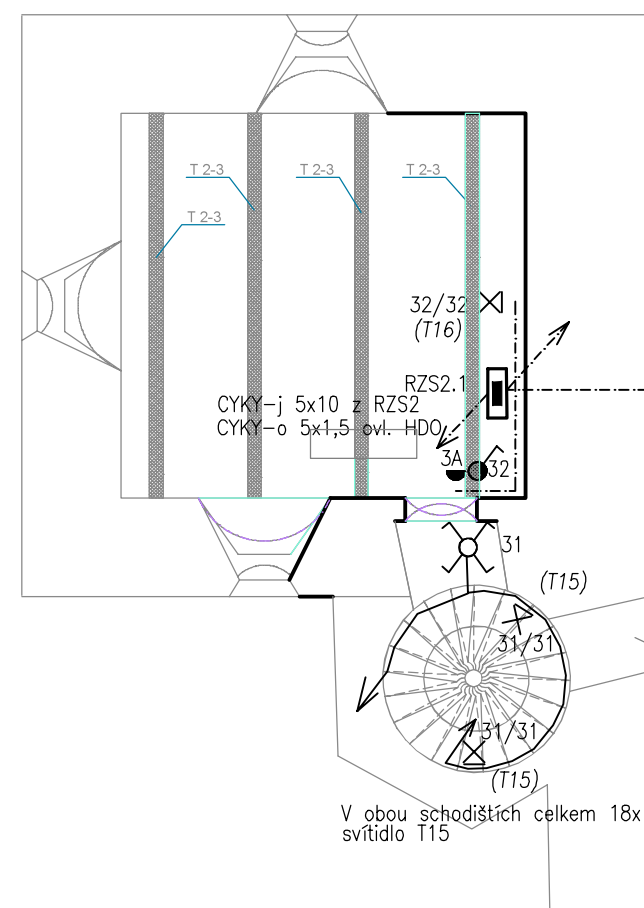

LEGENDA SILNOPROUD

- | | |
|-------------------------------------|--|
| ———— | vedení pod omítkou |
| ---- | vedení ve větracím kanále/ trubce v podlaží |
| ----- | vedení na příchycích |
| ----- | jiné únosné vedení |
| | vypínací řazení 1, 1S |
| | stímač otloný ř. 6, tlačítkový |
| | vypínací řazení 2, 3 16A/ 20A (sporákovka) |
| | vypínací řazení 5 |
| | vypínací řazení 6, 6+6 |
| | vypínací řazení 10, 10S0, 10+ 10 |
| | termostát prostorový |
| | vypínací řazení 7 |
| | žaluziový spínač ř. 1/0 + 1/0 |
| | zásuvka 230V |
| | zásuvka 230V dvojité |
| | zásuvka 230V s pl. ochr. T3 |
| | zásuvka 400V (proud a pól výv. popis) |
| | vypínací řazení 1 IP44 |
| | vypínací řazení 6 IP44 |
| | zásuvka 230V IP44 |
| | instalátelní krabice KO68
(odbočná, přístrojová prázdná, protaňovací) |
| | instalátelní krabice IP54 |
| | instalátelní krabice KO125 |
| | vývod pro svítidlo stropní |
| | vývod pro svítidlo nástěnné |
| | svítidlo vestavné stropní, stěnové |
| | svítidlo vestavné podlahové |
| ———— | vedení zářivkové |
| | ventilátor
(značení okruh/spínací) |
| | výv. ř. 3l ochr. persipinací
(značení okruh/v. popis, popis) |
| | smínač, čidlo |
| | nábojící zdroj |
| ———— | LED páska, lištové svítidlo |
| Značení svídek:
OKRUXSPNAC (Typ) | |

Poznámky:

- 1) Instalace budou provedeny pod omítkami, ve vřetácích kladných pod podlahou, v trubkách pod podlahou, na příchytkách na stěně (věš) a nebo kroužky.

Záshody do omítek musí být předem odsouhlaseny s pracovníky NPÚ.

- 2) Přívody ke zvlukům a klenbám budou vedeny nad klenbu a pod klenbu.
- 3) Přívody umístění svislým a vodorovným směrem a jejich rozestřem při započetí montáže na základě projektu interierů
- 4) Voba svítidel označených typy T-16 je až jen rozestřem je předemm architektonického řešení a bude upřesněno architektem před započetím montáže na základě provedení světelných zkoušek.
- 5) Veškeré nejasnosti při montáži řeší s projektantem nebo architektem, případně NPÚ.

Napěťová soustava 3+PEN 3x230/400V ~50Hz TNC
3+N+PE 3x230/400V ~50Hz TNS
Ochrana před nebezpečným dotykem živých částí izolací, kryty, přepážkami.
Ochrana před nebezpečným dotykem neživých částí samočinným odpojením od zdroje v sítích TN
Doplňková ochrana ochranným pospojováním, proudovým chráncem

 STABIL		s. r. o., 603 00 BRNO, HLINKY 142 c	
Vypracoval:	ing. Lukáš Rotrekl	 ROTREKL s. r. o. www.rotrekl-sro.cz	
Kontroloval:	ing. Lukáš Rotrekl		
Vedoucí projektant:	ing. Petr Daniel		
Investor:	Římskokatolická farnost Doubravnik		
Akce: REVITALIZACE KOSTELA POVÝŠENÍ SV. KŘÍŽE V DOUBRAVNÍKU D.1.4.3. SILNOPROUDÁ ELEKTROTECHNIKA		Formát: A2 Datum: 09/2019 Účel: DPS Zakázka č: 16142 Archiv. č:	
Obsah: Půdorys elektroinstalace věže a krovu R1 - změna osvětlení 9/2019	Měřítko 1:100		Číslo přílohy 06