


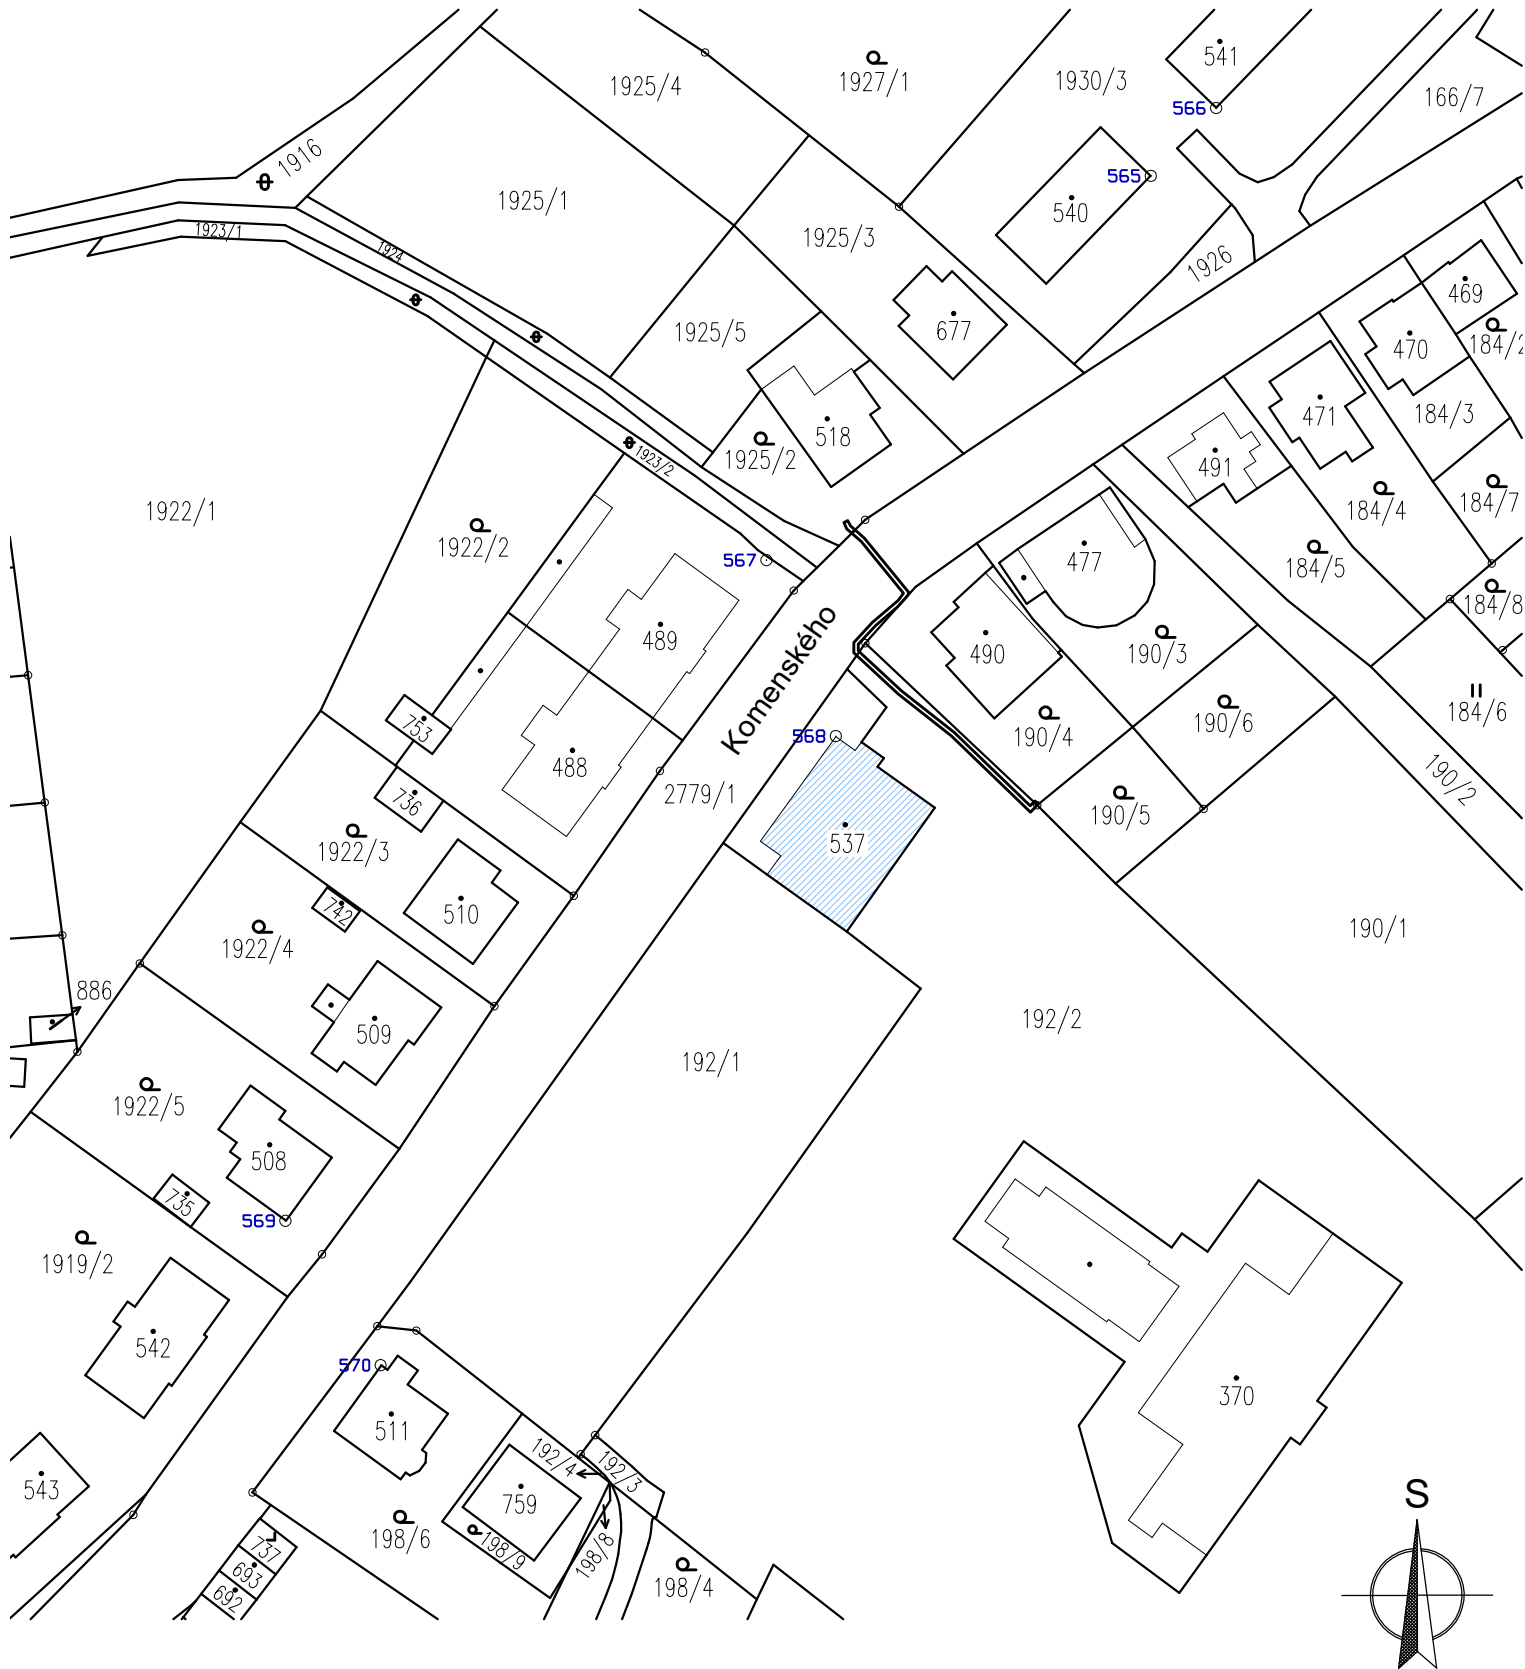

Vypracovala:		Zodpovědný projektant:		VŠB TECHNICKÁ UNIVERZITA OSTRAVA CEET VÝZKUMNÉ ENERGETICKÉ CENTRUM 17. listopadu 2172/15 708 00 Ostrava-Poruba		
Radmila Žitníková		Ing. Karel Černoch				
Projekt	KOMPLEXNÍ ÚSPORNÉ OPATŘENÍ NA BUDOVĚ HASIČSKÉ ZBROJNICE V OBCI DVORCE			Zákaznické číslo: 23_318 Stupeň PD DSP Paré: Datum 05/2025 Formát 1x A4 Měřítko 1:1000		
Projektant profese	VŠB-TU Ostrava, Výzkumné energetické centrum					
Investor	Obec Dvorce, Náměstí 13, 793 68 Dvorce					
Místo stavby	Komenského 368, 793 68 Dvorce, parc.č. 537, k.ú. Dvorce u Bruntálu					
Stavební objekt	-					
Díl projektu	-					
Název dokumentu	SITUACE NA PODKLADU KATASTRÁLNÍ MAPY			Číslo výkresu	23_318-5S1D11-C.1	