


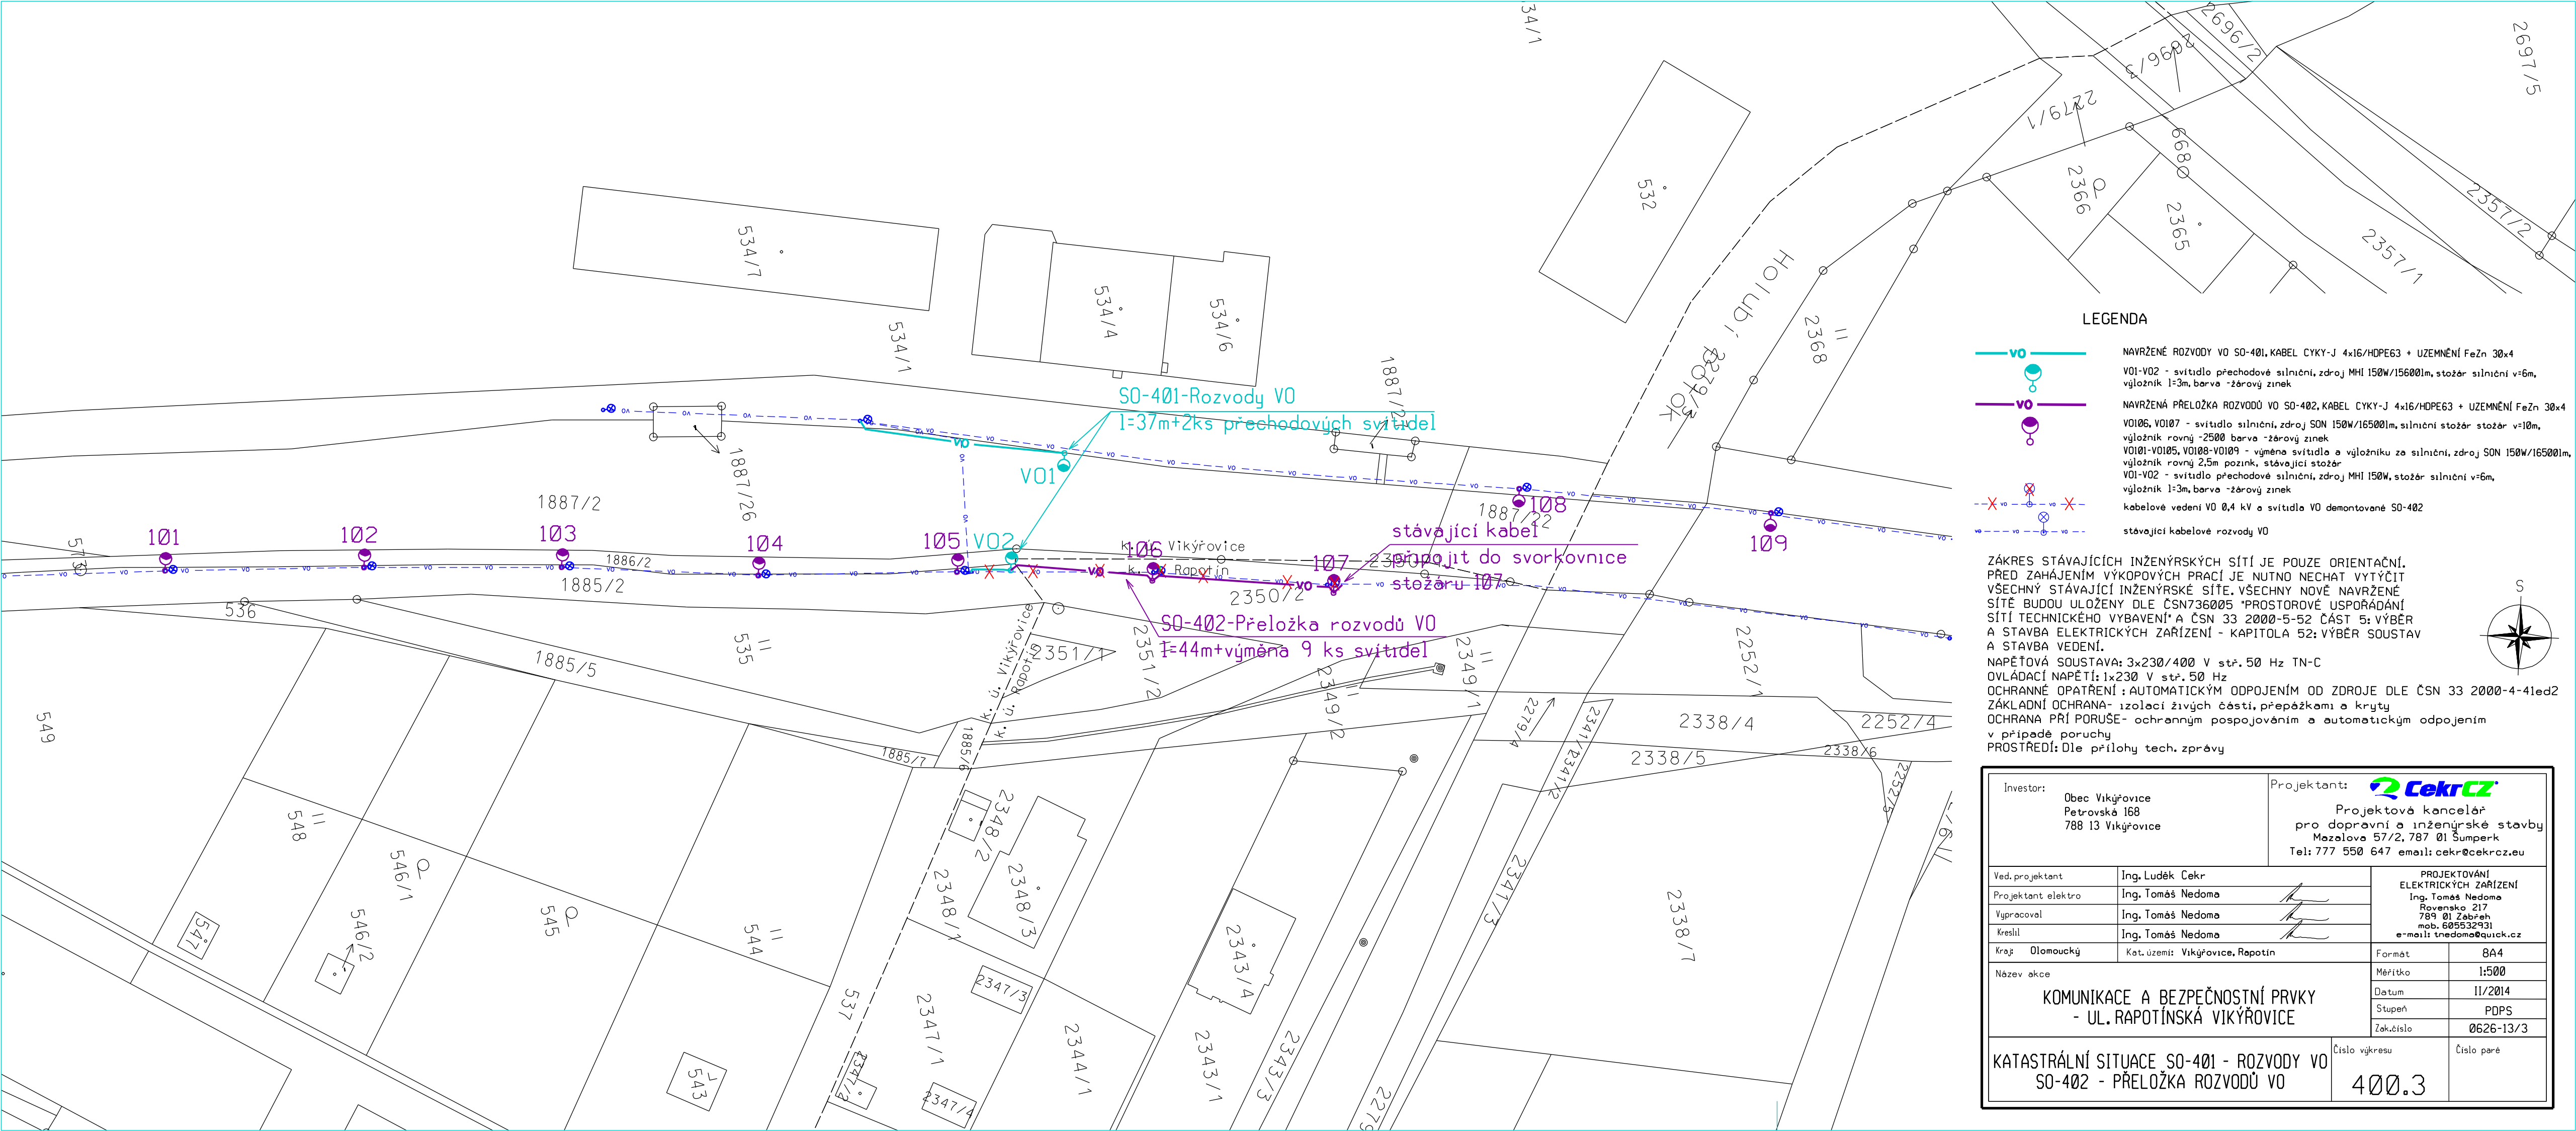

LEGENDA

- VO - NAVRŽENÉ ROZVODY VO SO-401, KABEL CYKY-J 4x16/HDPE63 + UZEMNĚNÍ FeZn 30x4
- VO1-VO2 - svítidlo přechodové silniční, zdroj MH1 150W/15600lm, stožár silniční v=6m, výložník l=3m, barva -žárový zinek
- VO - NAVRŽENÁ PŘELOŽKA ROZVODŮ VO SO-402, KABEL CYKY-J 4x16/HDPE63 + UZEMNĚNÍ FeZn 30x4
- VO106, VO107 - svítidlo silniční, zdroj SON 150W/16500lm, silniční stožár stožár v=10m, výložník rovný -2500 barva -žárový zinek
- VO101-VO105, VO108-VO109 - výměna svítidla a výložníku za silniční, zdroj SON 150W/16500lm, výložník rovný 2,5m pozink, stávající stožár
- VO1-VO2 - svítidlo přechodové silniční, zdroj MH1 150W, stožár silniční v=6m, výložník l=3m, barva -žárový zinek
- X - kabelové vedení VO 0,4 kV a svítidla VO demontované SO-402
- - - - - stávající kabelové rozvody VO

ZÁKRES STÁVAJÍCÍCH INŽENÝRSKÝCH SÍTÍ JE POUZE ORIENTAČNÍ. PŘED ZAHÁJENÍM VÝKOPOVÝCH PRACÍ JE NUTNO NECHAT VYTÝČIT VŠECHNY STÁVAJÍCÍ INŽENÝRSKÉ SÍTĚ. VŠECHNY NOVÉ NAVRŽENÉ SÍTĚ BUDOU ULOŽENY DLE ČSN 736005 "PROSTOROVÉ USPOŘÁDÁNÍ SÍTÍ TECHNICKÉHO VYBAVENÍ" A ČSN 33 2000-5-52 ČÁST 5: VÝBĚR A STAVBA ELEKTRICKÝCH ZAŘÍZENÍ - KAPITOLA 52: VÝBĚR SOUSTAV A STAVBA VEDENÍ.
NAPĚŤOVÁ SOUSTAVA: 3x230/400 V stř. 50 Hz TN-C
OVLÁDACÍ NAPĚTÍ: 1x230 V stř. 50 Hz
OCHRANNÉ OPATŘENÍ : AUTOMATICKÝM ODPOJENÍM OD ZDROJE DLE ČSN 33 2000-4-41ed2
ZÁKLADNÍ OCHRANA- izolací živých částí, přepážkami a kryty
OCHRANA PŘI PORUŠĚ- ochranným pospojováním a automatickým odpojením v případě poruchy
PROSTŘEDÍ: Dle přílohy tech. zprávy

Investor: Obec Vikýřovice Petrovská 168 788 13 Vikýřovice		Projektant: Cekrcz Projektová kancelář pro dopravní a inženýrské stavby Mazelova 57/2, 787 01 Šumperk Tel: 777 550 647 email: cekr@cekr.cz	
Ved. projektant	Ing. Luděk Cěk	PROJEKTOVÁNÍ ELEKTRICKÝCH ZAŘÍZENÍ Ing. Tomáš Nedoma Rovensko 217 789 01 Zábřeh mob. 605532931 e-mail: tnedoma@quick.cz	
Projektant elektro	Ing. Tomáš Nedoma		
Vypracoval	Ing. Tomáš Nedoma		
Kreslil	Ing. Tomáš Nedoma	Formát A4	
Kraj	Olomoucký	Měřítko 1:500	
Název akce KOMUNIKACE A BEZPEČNOSTNÍ PRVKY - UL. RAPOTÍNSKÁ VIKÝŘOVICE		Datum 11/2014	
KATASTRÁLNÍ SITUACE SO-401 - ROZVODY VO SO-402 - PŘELOŽKA ROZVODŮ VO		Stupeň PDPS	Číslo paré
		Zak. číslo 0626-13/3	
		Číslo výkresu 400.3	