


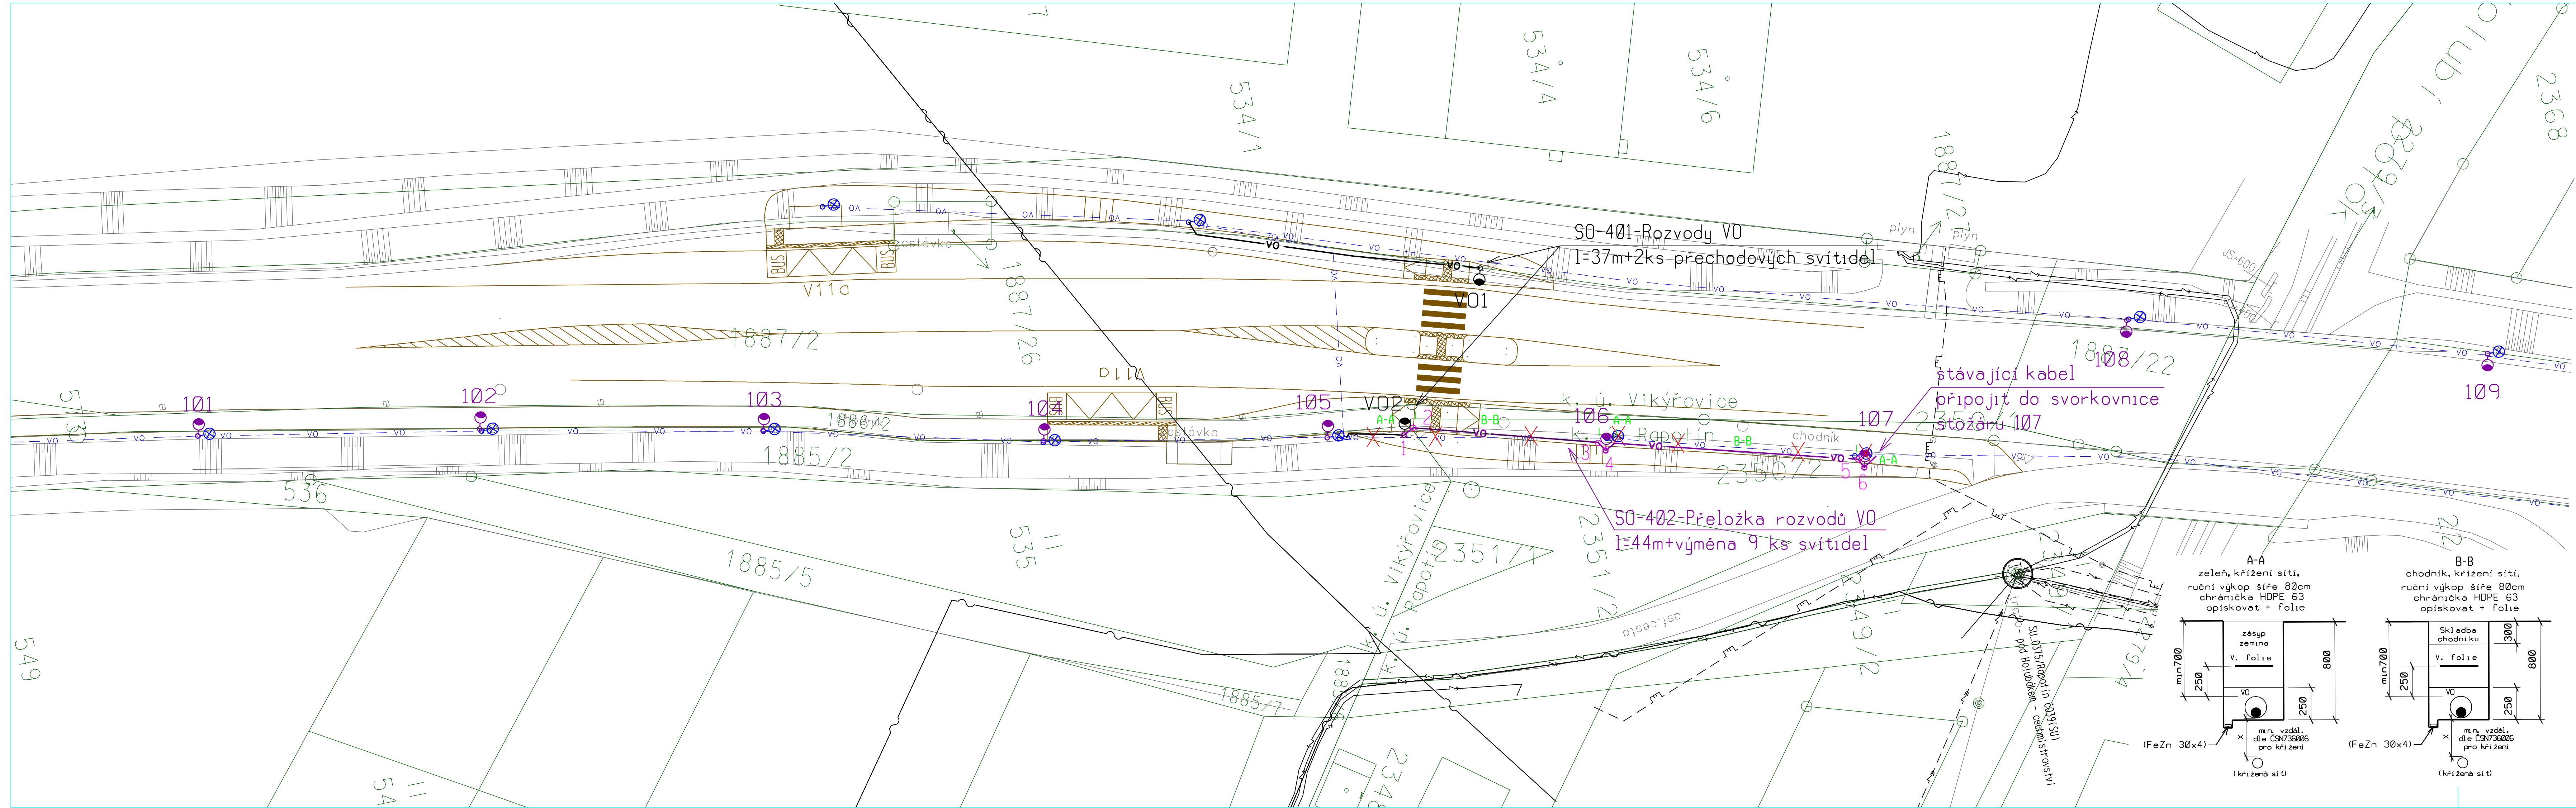

VYTÝČENÍ		
BOD	X	Y
1	1077548.7600	561044.4300
2	1077547.7670	561044.9230
3	1077531.3250	561040.1960
4	1077530.7919	561039.3320
5	1077508.1310	561033.8650
6	1077507.7330	561033.0180

LEGENDA

- VO - NAVRŽENÁ PŘELOŽKA ROZVODŮ VO SO-402, KABEL CYKY-J 4x16/HOPE63 + UZEMNĚNÍ FeZn 30x4
- VO106, VO107 - svítidlo silniční, zdroj SON 150W/16500lm, silniční stožár stožár v=10m, výložník rovný -2500 barva -žárový zinek
- VO101-VO105, VO108-VO109 - výměna svítidla a výložníku ze silniční, zdroj SON 150W/16500lm, výložník rovný 2,5m pozink, stávající stožár
- VO1-VO2 - svítidlo přechodové silniční, zdroj MH 150W, stožár silniční v=6m, výložník 1-3m, barva -žárový zinek
- kabelové vedení VO 0,4 kV a svítidla VO demontované SO-402
- VO - NAVRŽENÉ ROZVODY VO SO-401, KABEL CYKY-J 4x16/HOPE63 + UZEMNĚNÍ FeZn 30x4
- VO - NAVRŽENÉ DOPRAVNÍ ŘEŠENÍ
- VO - STÁVAJÍCÍ SÍŤ
- VO - kabelové rozvody VO
- VO - nadzemní vedení VN 22 kV
- VO - kabely VN 22 kV
- VO - hranice ochr. pásma
- VO - vodovod
- VO - kanalizace
- VO - telefonní kabely Telefonica 02
- VO - el. kabely NN
- VO - STL plynovod

ZÁKRES STÁVAJÍCÍCH INŽENÝRSKÝCH SÍTÍ JE POUZE ORIENTAČNÍ. PŘED ZAHÁJENÍM VÝKOPÝCH PRACÍ JE NUTNO NECHAT VYTÝČIT VŠECHNY STÁVAJÍCÍ INŽENÝRSKÉ SÍŤE. VŠECHNY NOVÉ NAVRŽENÉ SÍŤE BUDOU ULOŽENY DLE ČSN736005 "PROSTOROVÉ USPOŘÁDÁNÍ SÍTÍ TECHNICKÉHO VYBAVENÍ" A ČSN 33 2000-5-52 ČÁST 5: VÝBĚR A STAVBA ELEKTRICKÝCH ZÁŘÍZENÍ - KAPITOLA 52: VÝBĚR SOUSTAV A STAVBA VEDENÍ.

NAPĚŤOVÁ SOUSTAVA: 3x230/400 V stř. 50 Hz TN-C

OVLÁDACÍ NAPĚTÍ: 1x230 V stř. 50 Hz

OCHRANNÉ OPATŘENÍ: AUTOMATICKÝM ODPOJENÍM OD ZDROJE DLE ČSN 33 2000-4-41ed2

ZÁKLADNÍ OCHRANA: izolací živých částí, přepážkami a kryty

OCHRANA PŘI PORUŠĚ: ochranným pospojováním a automatickým odpojením v případě poruchy

PROSTŘEDÍ: Dle přílohy tech. zprávy

Investor: Obec Víkřovice Petrovská 168 788 13 Víkřovice		Projektant: CEKRCZ Projektová kancelář pro dopravní a inženýrské stavby Mazalova 57/2, 787 01 Šumperk Tel: 777 550 647 email: cekrcz@cekrcz.eu	
Ved. projektant	Ing. Luděk Cěkř	PROJEKTOVÁNÍ ELEKTRICKÝCH ZÁŘÍZENÍ Ing. Tomáš Nedoma Rovensko 217 788 01 Zábřeh mob. 605532431 e-mail: tnedoma@quick.cz	
Projektant elektro	Ing. Tomáš Nedoma		
Vypracoval	Ing. Tomáš Nedoma		
Kreslil	Ing. Tomáš Nedoma	Format 8A4	
Kraj Olomoucký	Kat. území: Víkřovice, Rapotín	Měřítko 1:500	
Název akce KOMUNIKACE A BEZPEČNOSTNÍ PRVKY - UL. RAPOTÍNSKÁ VÍKŘOVICE		Datum II/2014	
		Stupeň POPS	
		Číslo listu 0626-13/3	
SITUACE SO-402 - PŘELOŽKA ROZVODŮ VO		Číslo výkresu 400.5	Číslo paré