


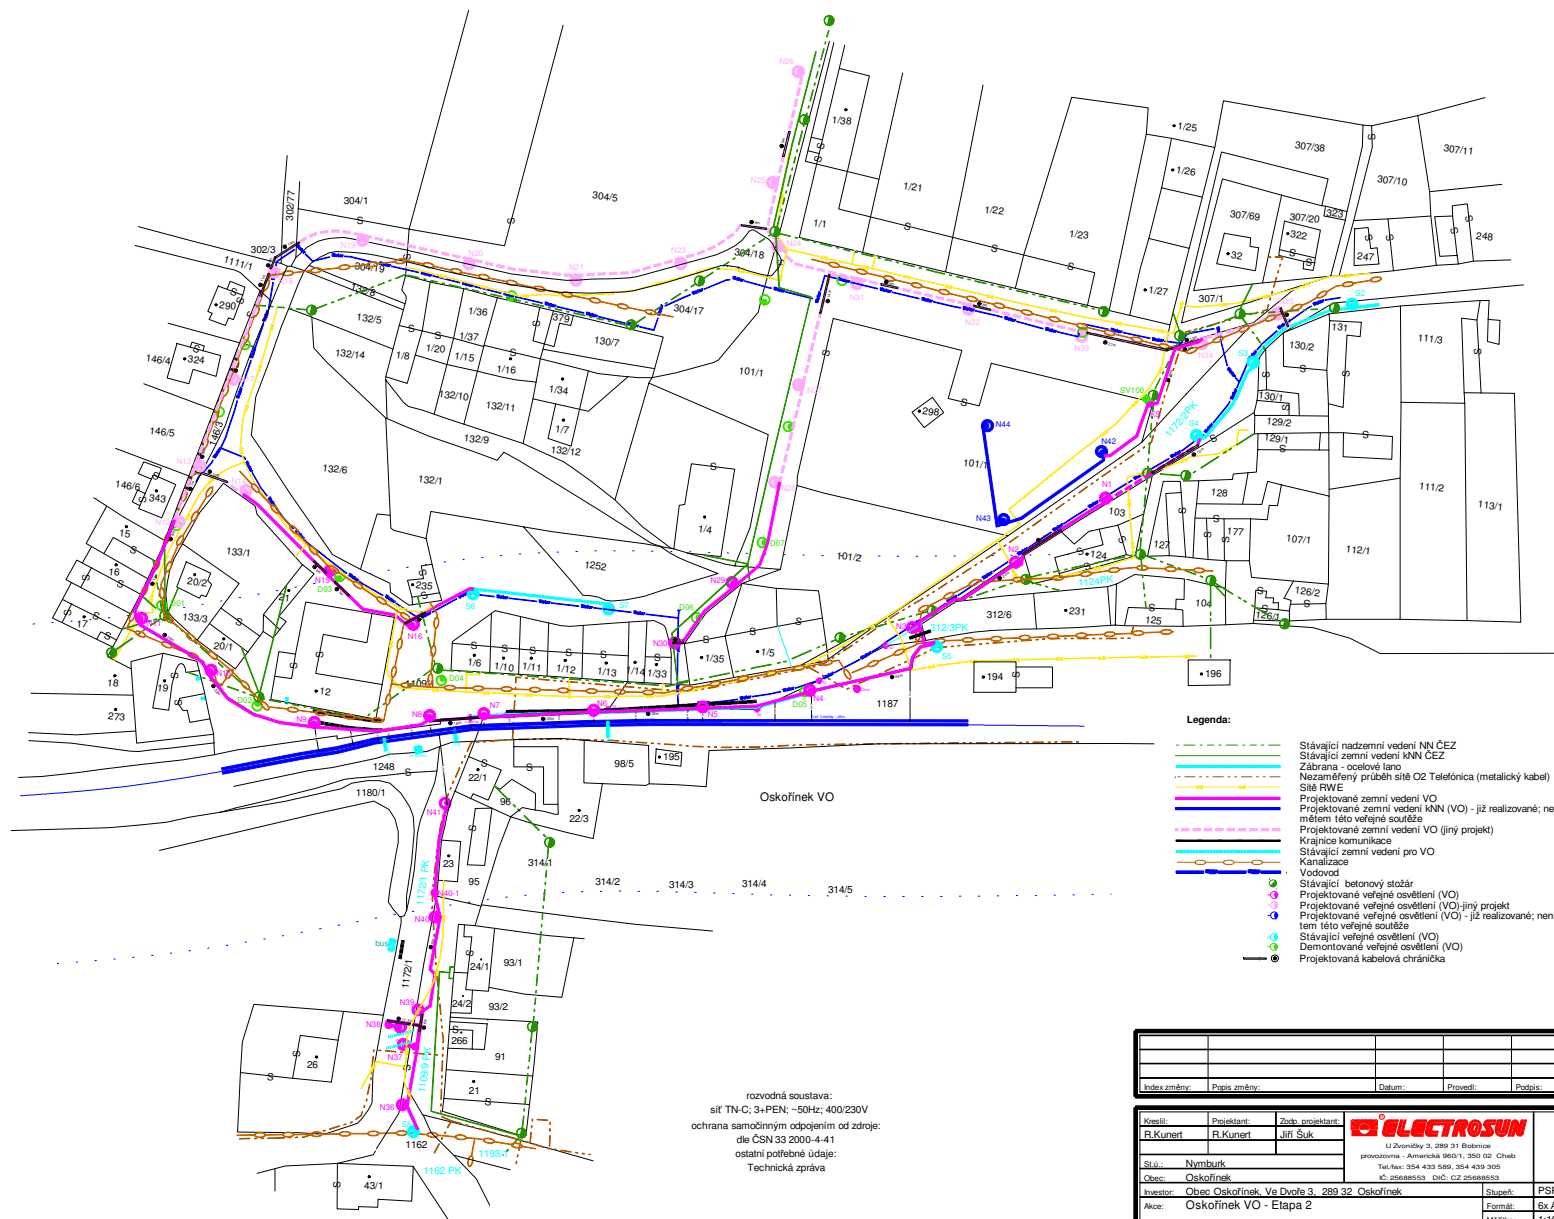

rozvodná soustava:
sít TN-C, 3+PEN - 50Hz; 400/230V
ochrana samostatným odpojením od zdroje:
dle ČSN 33 2000-4-41
ostatní potřebné údaje:
Technická zpráva

Index změny:		Popis změny:		Datum:		Provedl:		Podpis:	
Kreslil:		Projektant:		Zodp. projektant:		ELECTROSUN			
R. Kunert		R. Kunert		J. Šuk		U Zvončiny 3, 289 31 Babolnice provozovna - Americká 980/1, 350 02 Olbrž Tel./fax: 354 433 589, 354 439 305 E: zseasens@ic.cz, CZ: zseasens@ic.cz			
Stř.: Nymburk		Obec: Oskoříněk		Investor: Obec Oskoříněk, Va Dvoře 3, 289 32 Oskoříněk		Stupeň: PSP		Aloc: Oskoříněk VO - Etapa 2	
Část: Elektroinstalace		Obsah: Situační schéma		Č. zakázky: 0906097b		Č. přílohy: EL-1		Formát: A4 Měřítko: 1:1000 Datum: 10/09	
www.electrosun.cz									