


na kótě 3,6

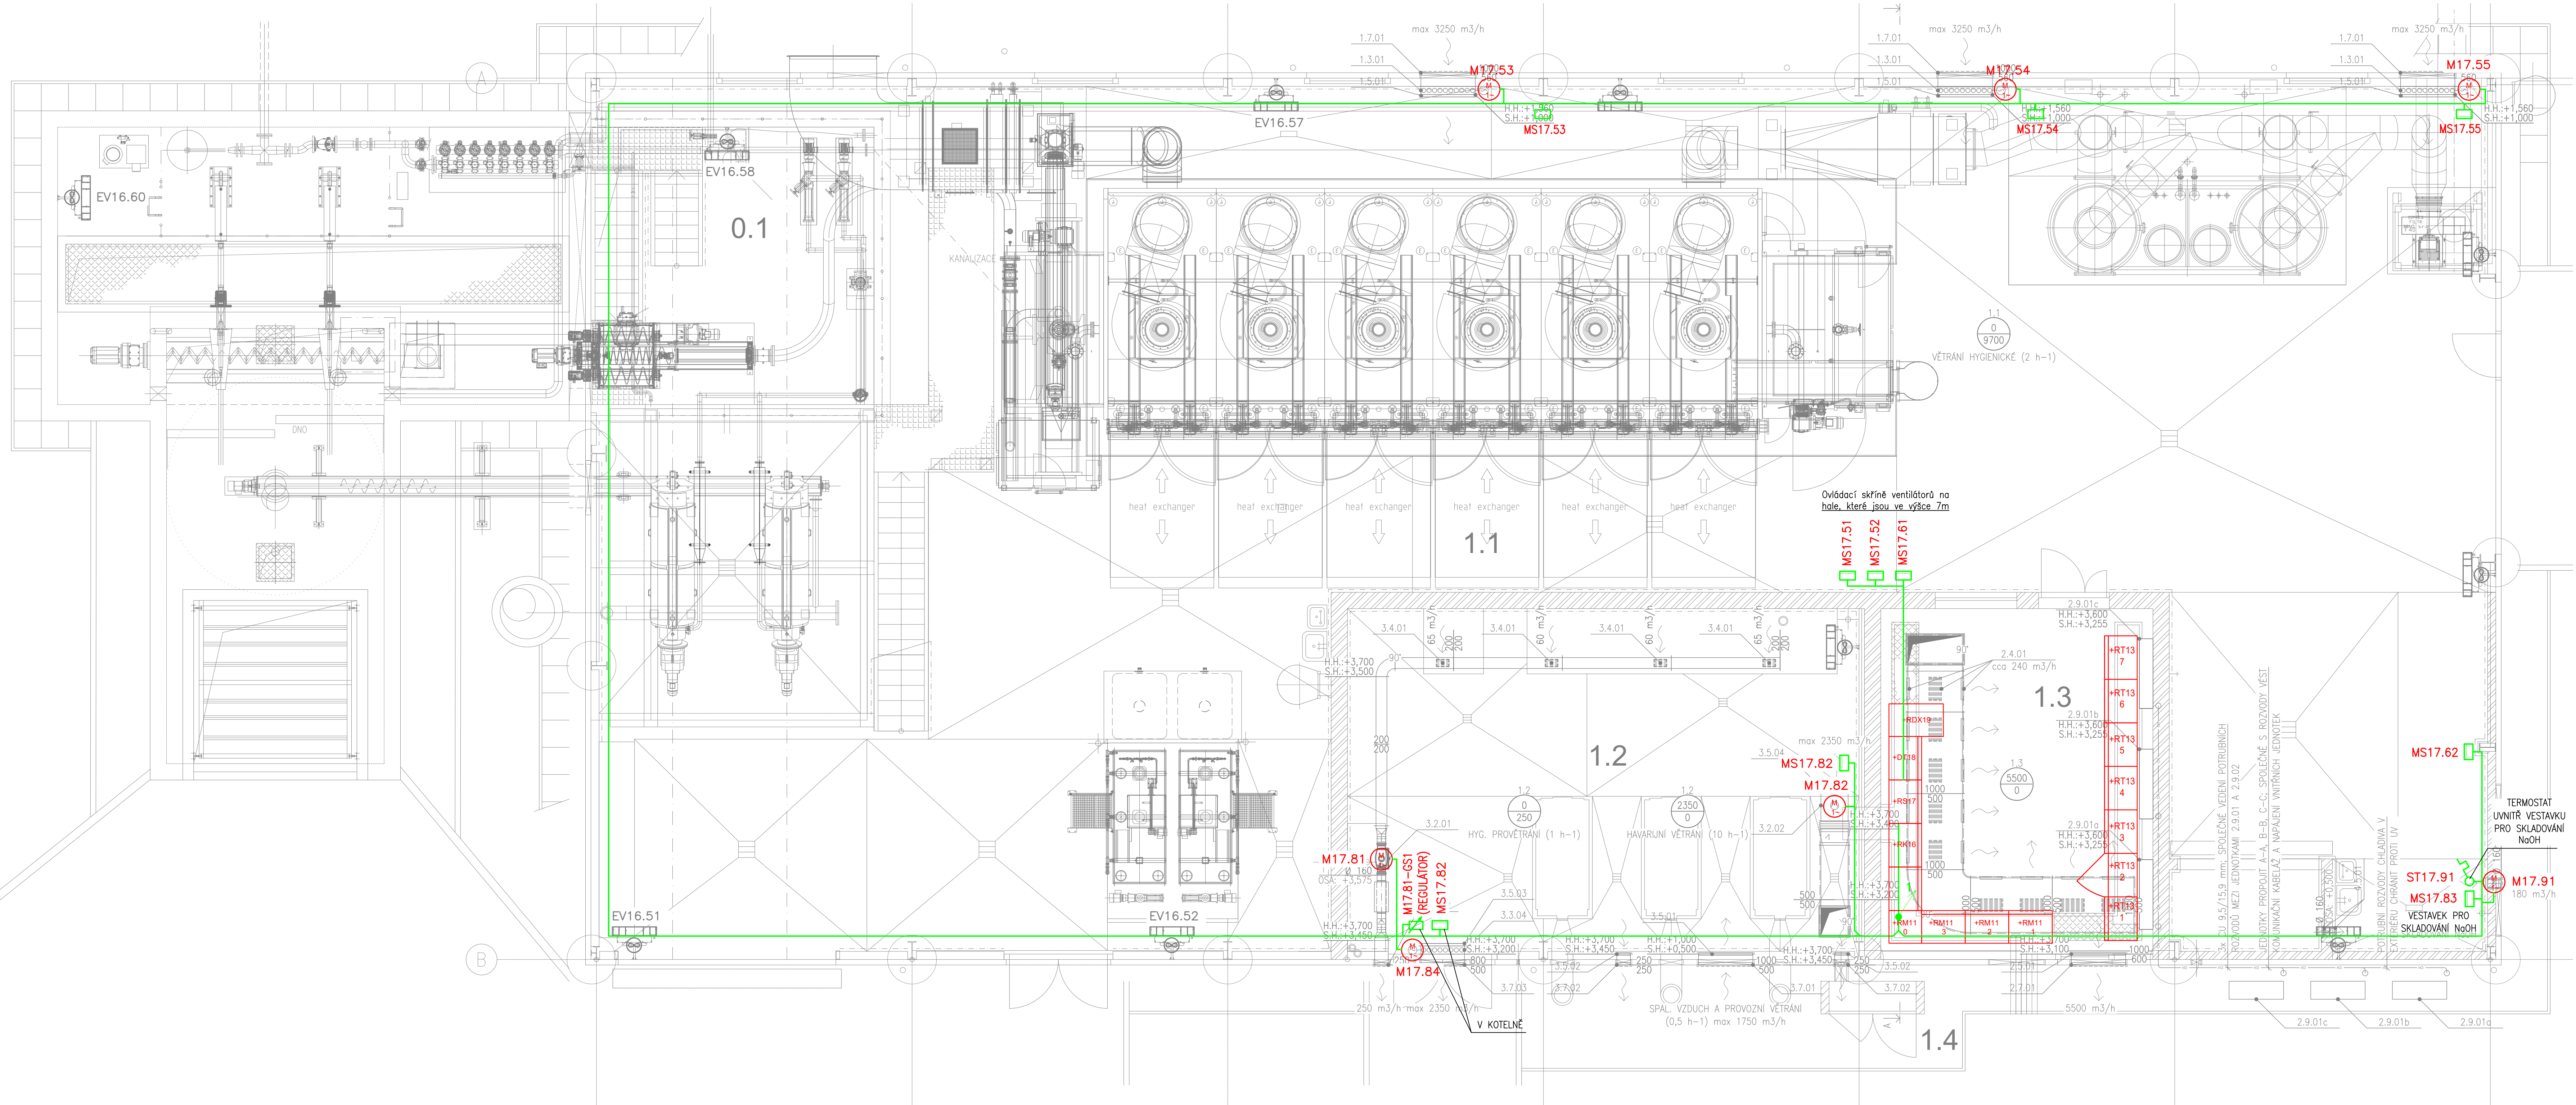

LEGENDA ELEKTRO

M17.**

VENTILÁTOR (TŘÍFÁZOVÝ)

MS17.**

MÍSTNÍ OVLÁDACÍ SKŘÍŇ

EV17.**

VENKOVNÍ JEDNOTKA KLIMATIZACE


+RB17

ROZVADĚČ TECHNIKY PROSTŘEDÍ STAVEB –
ZAŘÍZENÍ SILNOPROUDÉ ELEKTROTECHNIKY

KABELOVÉ VEDENÍ EL. OBVODŮ VZT.

KABELY BUDOU V PROSTORÁCH S002 VEDENY NA POVRCHU PO
NEREZOVÝCH KABELOVÝCH ŽLABECH.
OVLÁDACÍ PRVKY ELEKTROINSTALACE BUDOU INSTALOVÁNY NA
POVRCHU, V MIN. KRYTÍ IP44.

na kótě 5,5m

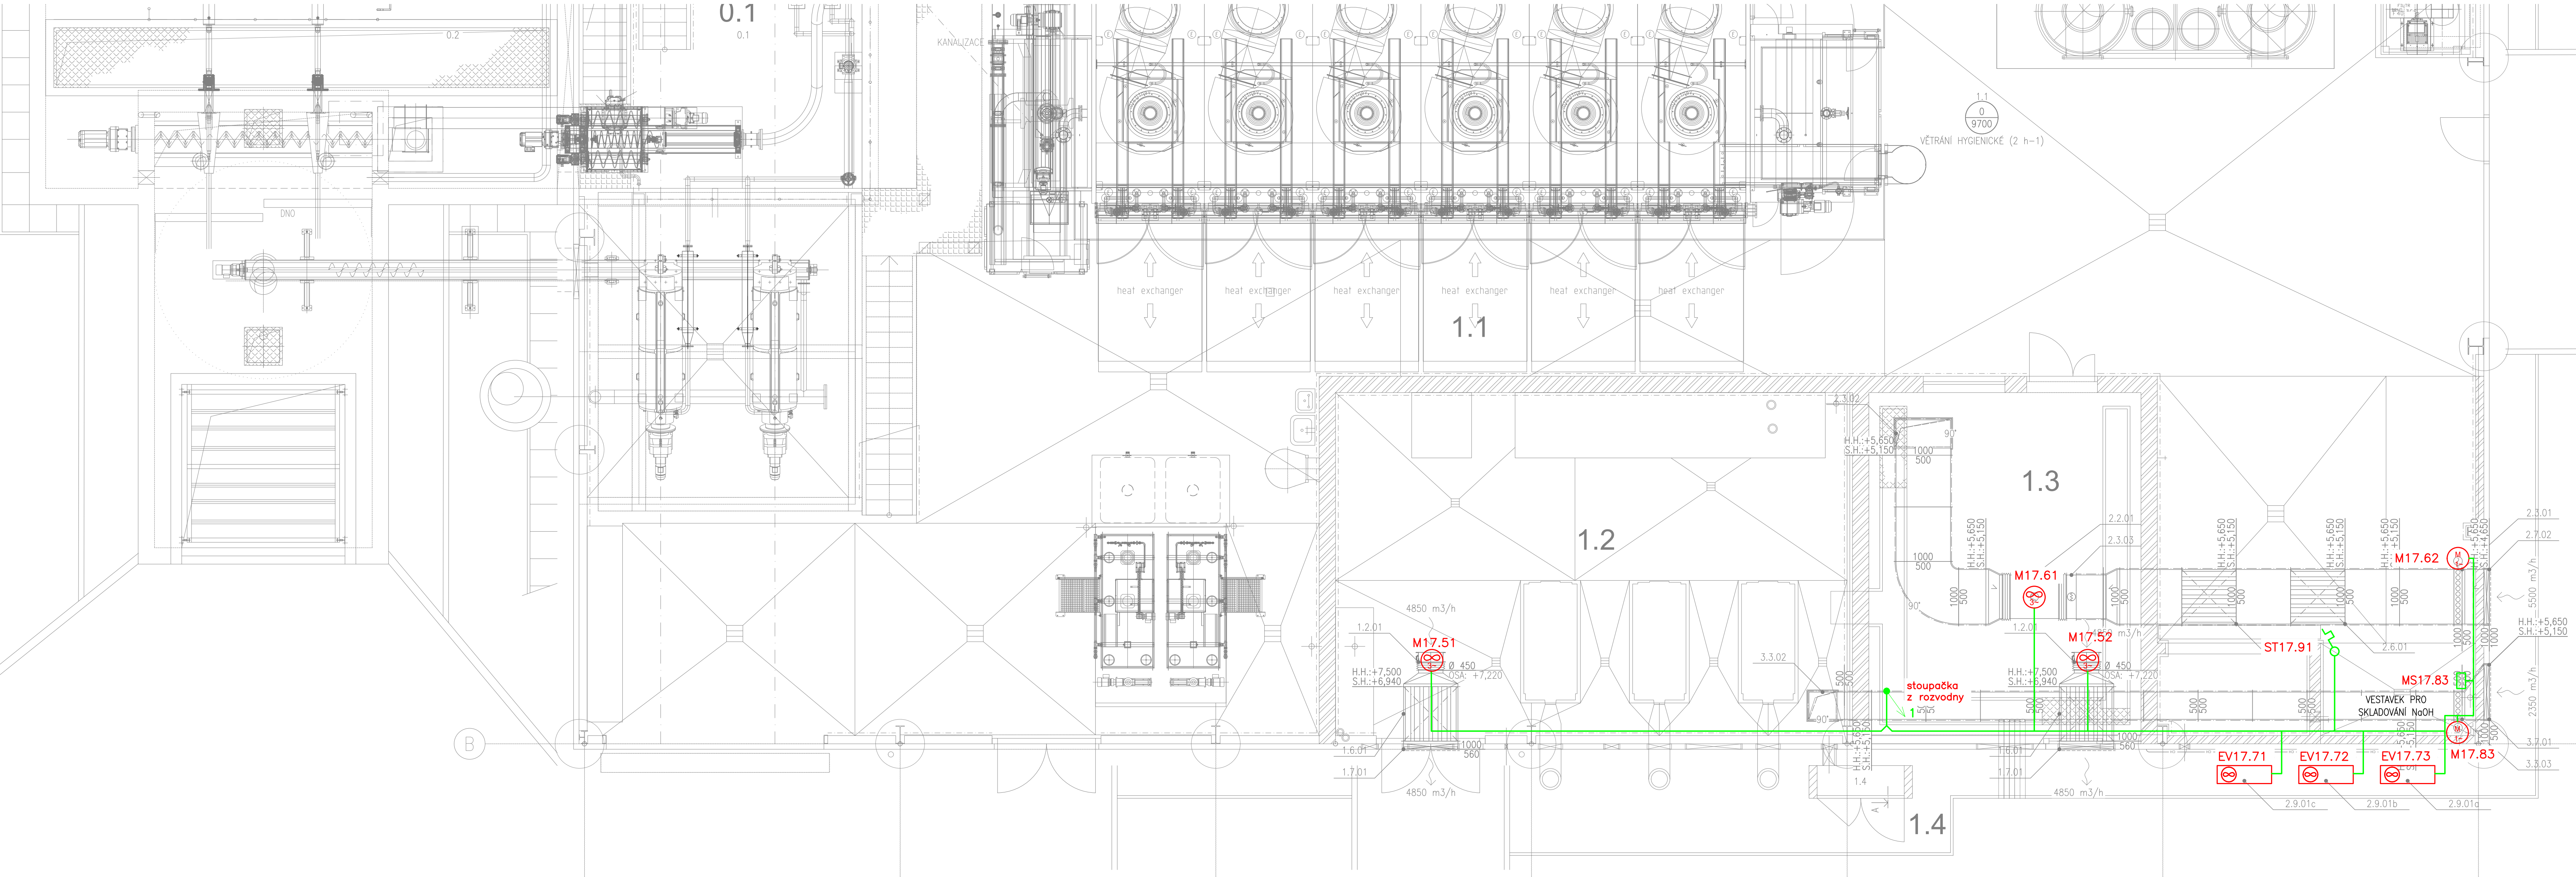

VÝŠKOVÝ SYSTÉM BIV

SOUDRÁDNÝ SYSTÉM: S-JTSK

6			
5			
4			
3			
2			
1			
REVIZE	POPIS	DATUM	SCHVÁL

Sweco Hydroprojekt a.s. divize Morava

Hudcova 487/76a, 612 00 Brno, brno@sweco.cz, www.sweco.cz

SWECO

Sustainable engineering and design

VYPRACOVAL

JAROSLAV DOSTÁL

HIP

PROJEKTANT

JAROSLAV DOSTÁL

REIDTEL DIVIZE

OBJEDNATEL

PO Vodohospodářská zařízení Šumperk, a. s., Jilová 6, Šumperk

AVCE

21.03 ČOV ŠUMPERK

SUŠÁRNA ČISTÍRENSKÝCH KALŮ-
PROJEKTOVÁ DOKUMENTACE HALY

ČÁST STAVBY

TECHNIKA PROSTŘEDÍ STAVEB - ZAŘÍZENÍ SILNOPROUDÉ ELEKTROTECHNIKY

PŘÍLOHA:

DISPOZICE VZDUCHOTECHNIKY

T. KONTROLA

ING. T. MACHÁČ

DATUM

15.9.2023

OKRES

ŠUMPERK

ČÍSLO ŽADÁTKY

22-1154-0100

STUPNĚ

DSPS

FORMÁT

A4

MĚŘÍTKO

1:50

ARCHIVNÍ ČÍSLO

00115402203

SOPS

SO 01, SO 02

ČÍSLO PŘÍLOHY

D.1.4.5.4

0

Opisovatel této dokumentace je oprávněn v souladu s účelem vypracování z uzavřené smlouvy bez jakýchkoli omezení. Jiné osoby (jak fyzické, tak právnické) nejsou bez předchozího písemného souhlasu objednatele oprávněny tuto dokumentaci ani její část jakkoli vyřizovat, kopírovat (ani jejím zkopírováním rozmnožovat) nebo zveřejňovat třetím osobám.

Poznámka: Podpisy zpracovatelů jsou platnými pouze v výskytu číslo 01 nebo originálu (přechytné).