


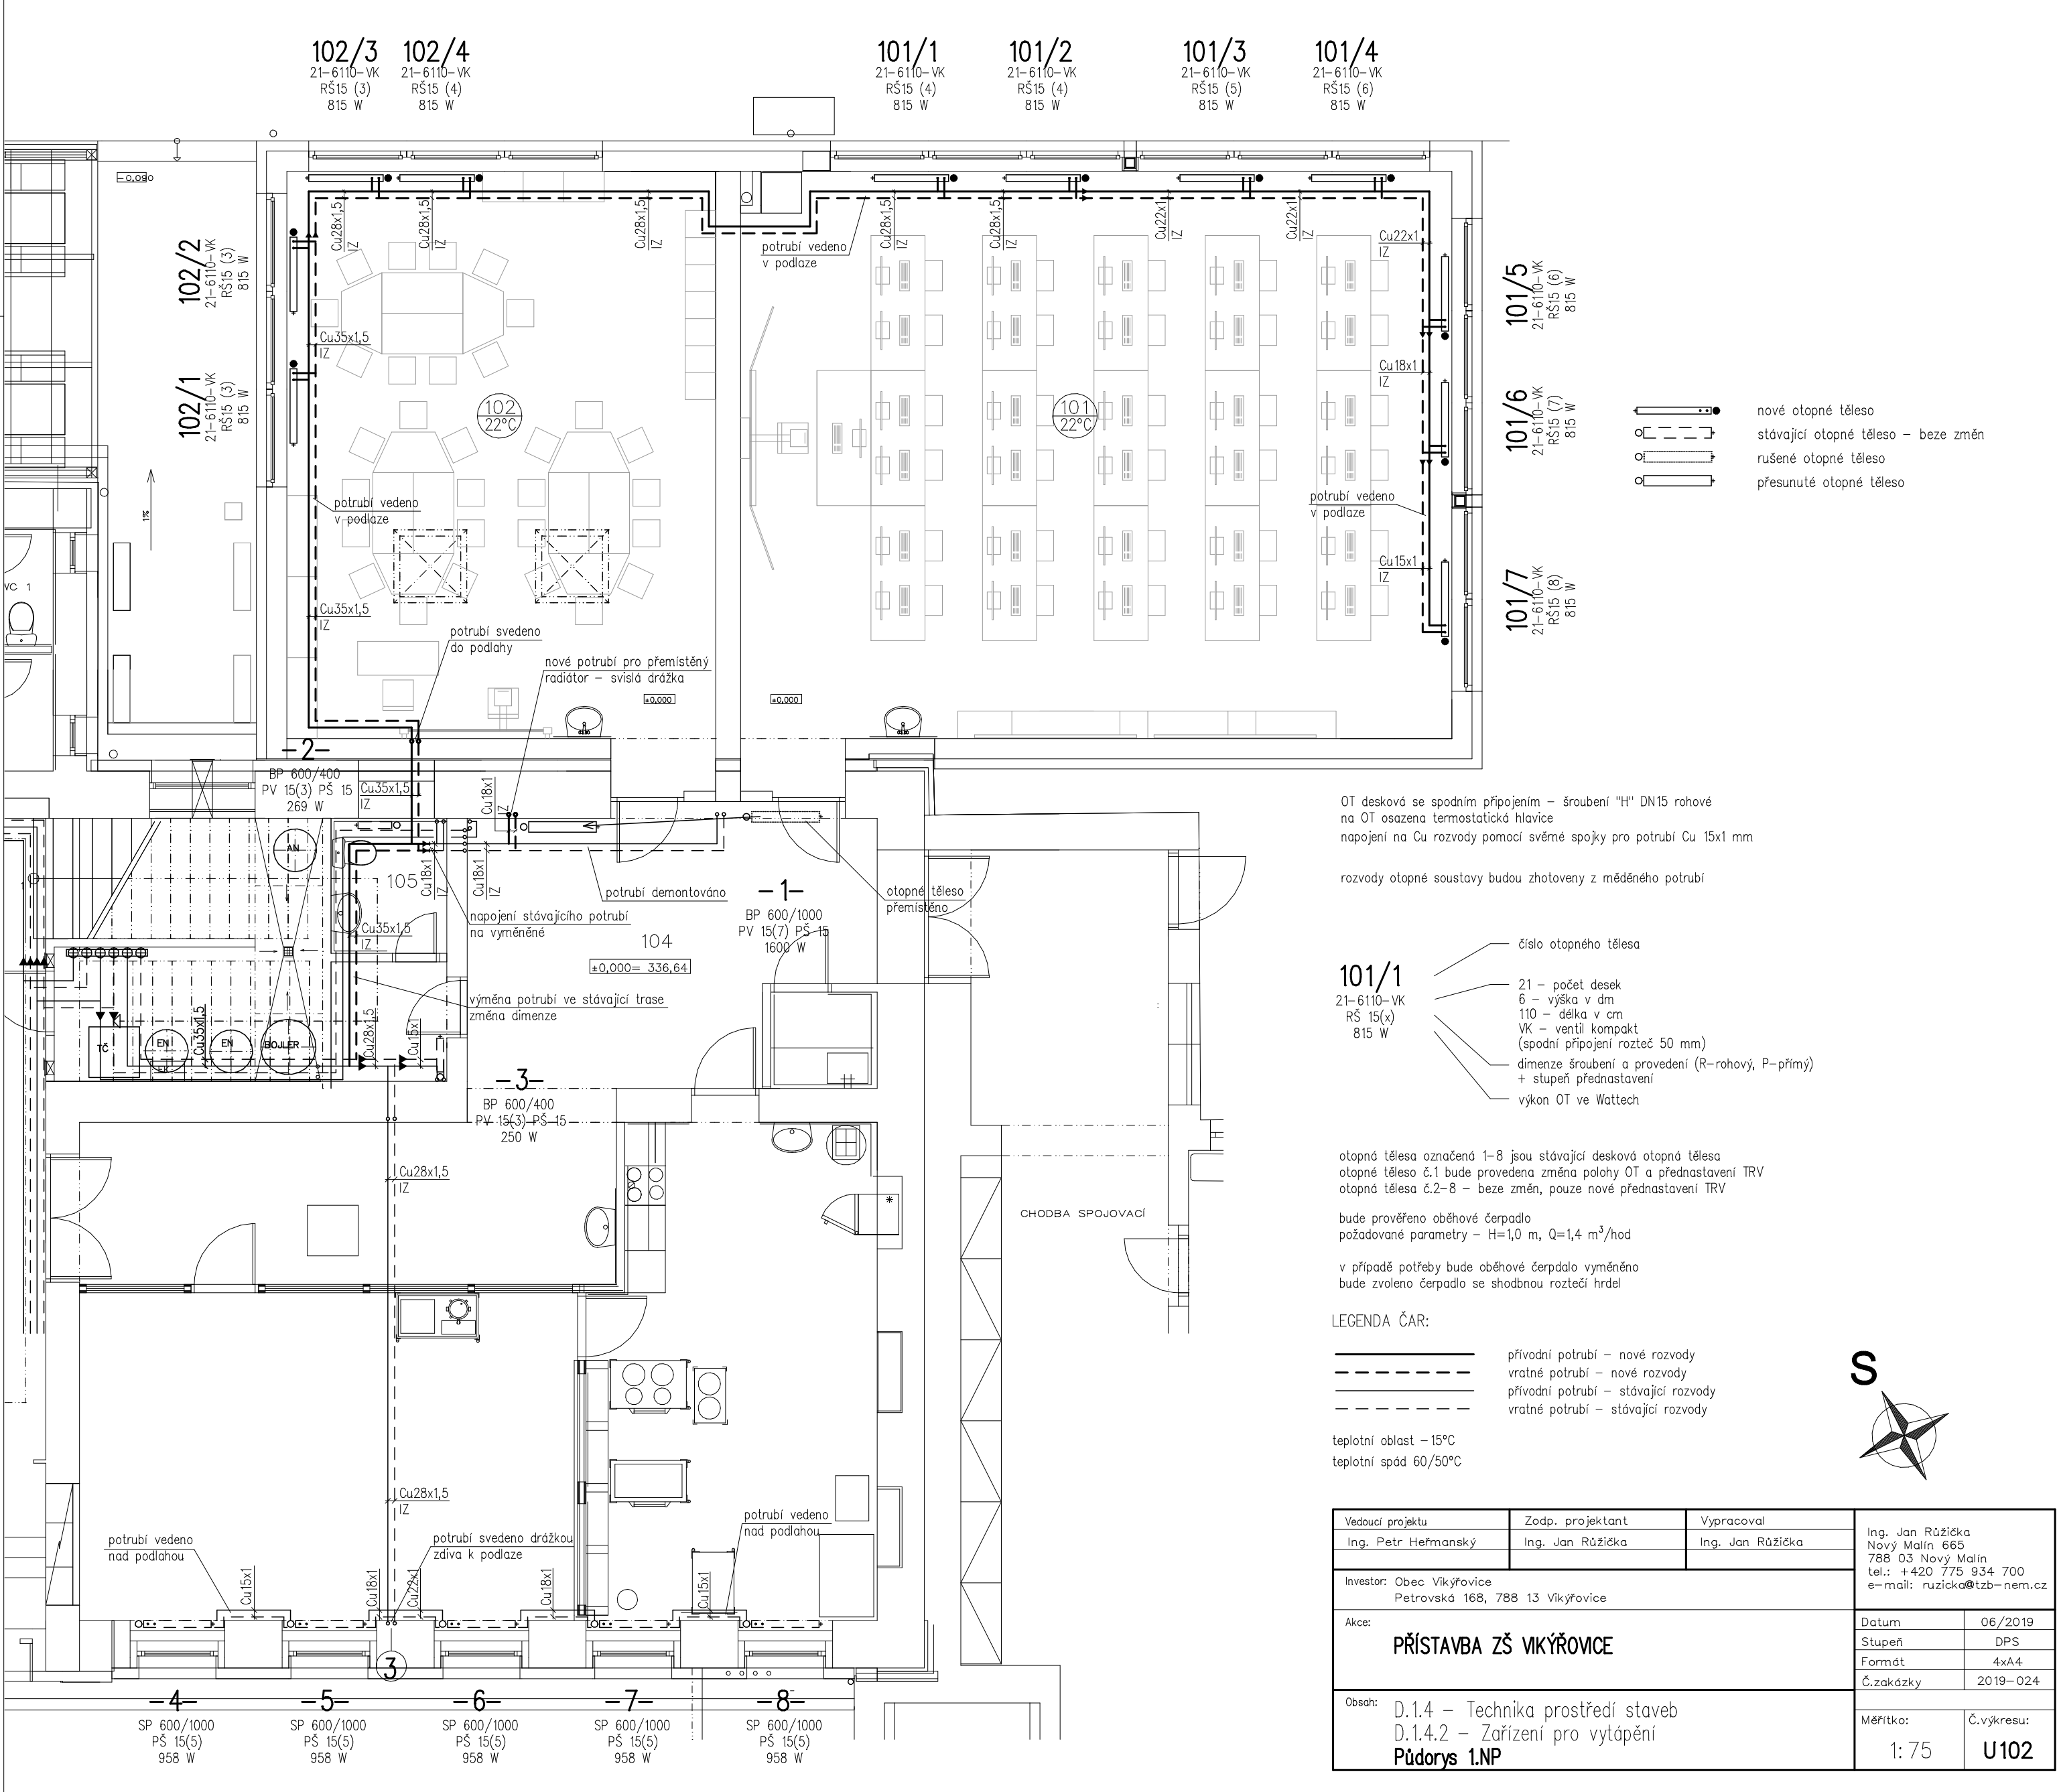

OT desková se spodním připojením – šroubení "H" DN15 rohové
na OT osazena termostatická hlavice
napojení na Cu rozvody pomocí svěrné spojky pro potrubí Cu 15x1 mm

rozvody otopné soustavy budou zhotoveny z měděného potrubí

101/1
21-6110-VK
RŠ 15(x)
815 W

číslo otopného tělesa

21 – počet desek
6 – výška v dm
110 – délka v cm
VK – ventil kompaktní
(spodní připojení rozteč 50 mm)
dimenze šroubení a provedení (R-rohový, P-přímý)
+ stupeň přednastavení
výkon OT ve W

otopná tělesa označená 1-8 jsou stávající desková otopná tělesa
otopné těleso č.1 bude provedena změna polohy OT a přednastavení TRV
otopná tělesa č.2-8 – beze změn, pouze nové přednastavení TRV


bude prověřeno oběhové čerpadlo
požadované parametry – H=1,0 m, Q=1,4 m³/hod

v případě potřeby bude oběhové čerpadlo vyměněno
bude zvoleno čerpadlo se shodnou roztečí hrdel

LEGENDA ČAR:

— přívodní potrubí – nové rozvody
- - - vratné potrubí – nové rozvody
- - - přívodní potrubí – stávající rozvody
- - - vratné potrubí – stávající rozvody

teplotní oblast – 15°C
teplotní spád 60/50°C

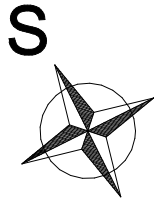

Vedoucí projektu Ing. Petr Heřmanský	Zodp. projektant Ing. Jan Růžicka	Vypracoval Ing. Jan Růžicka	Ing. Jan Růžicka Nový Malín 665 788 03 Nový Malín tel.: +420 775 934 700 e-mail: ruzicka@tzb-nem.cz	
Investor: Obec Víkřovice Petrovská 168, 788 13 Víkřovice			Datum 06/2019	
Akce: PŘÍSTAVBA ZŠ VÍKÝŘOVICE			Stupeň DPS	
			Formát 4x4	
			Č.zakázky 2019-024	
Obsah: D.1.4 – Technika prostředí staveb D.1.4.2 – Zařízení pro vytápění Půdorys 1.NP			Měřítko: 1: 75	Č.výkresu: U102