


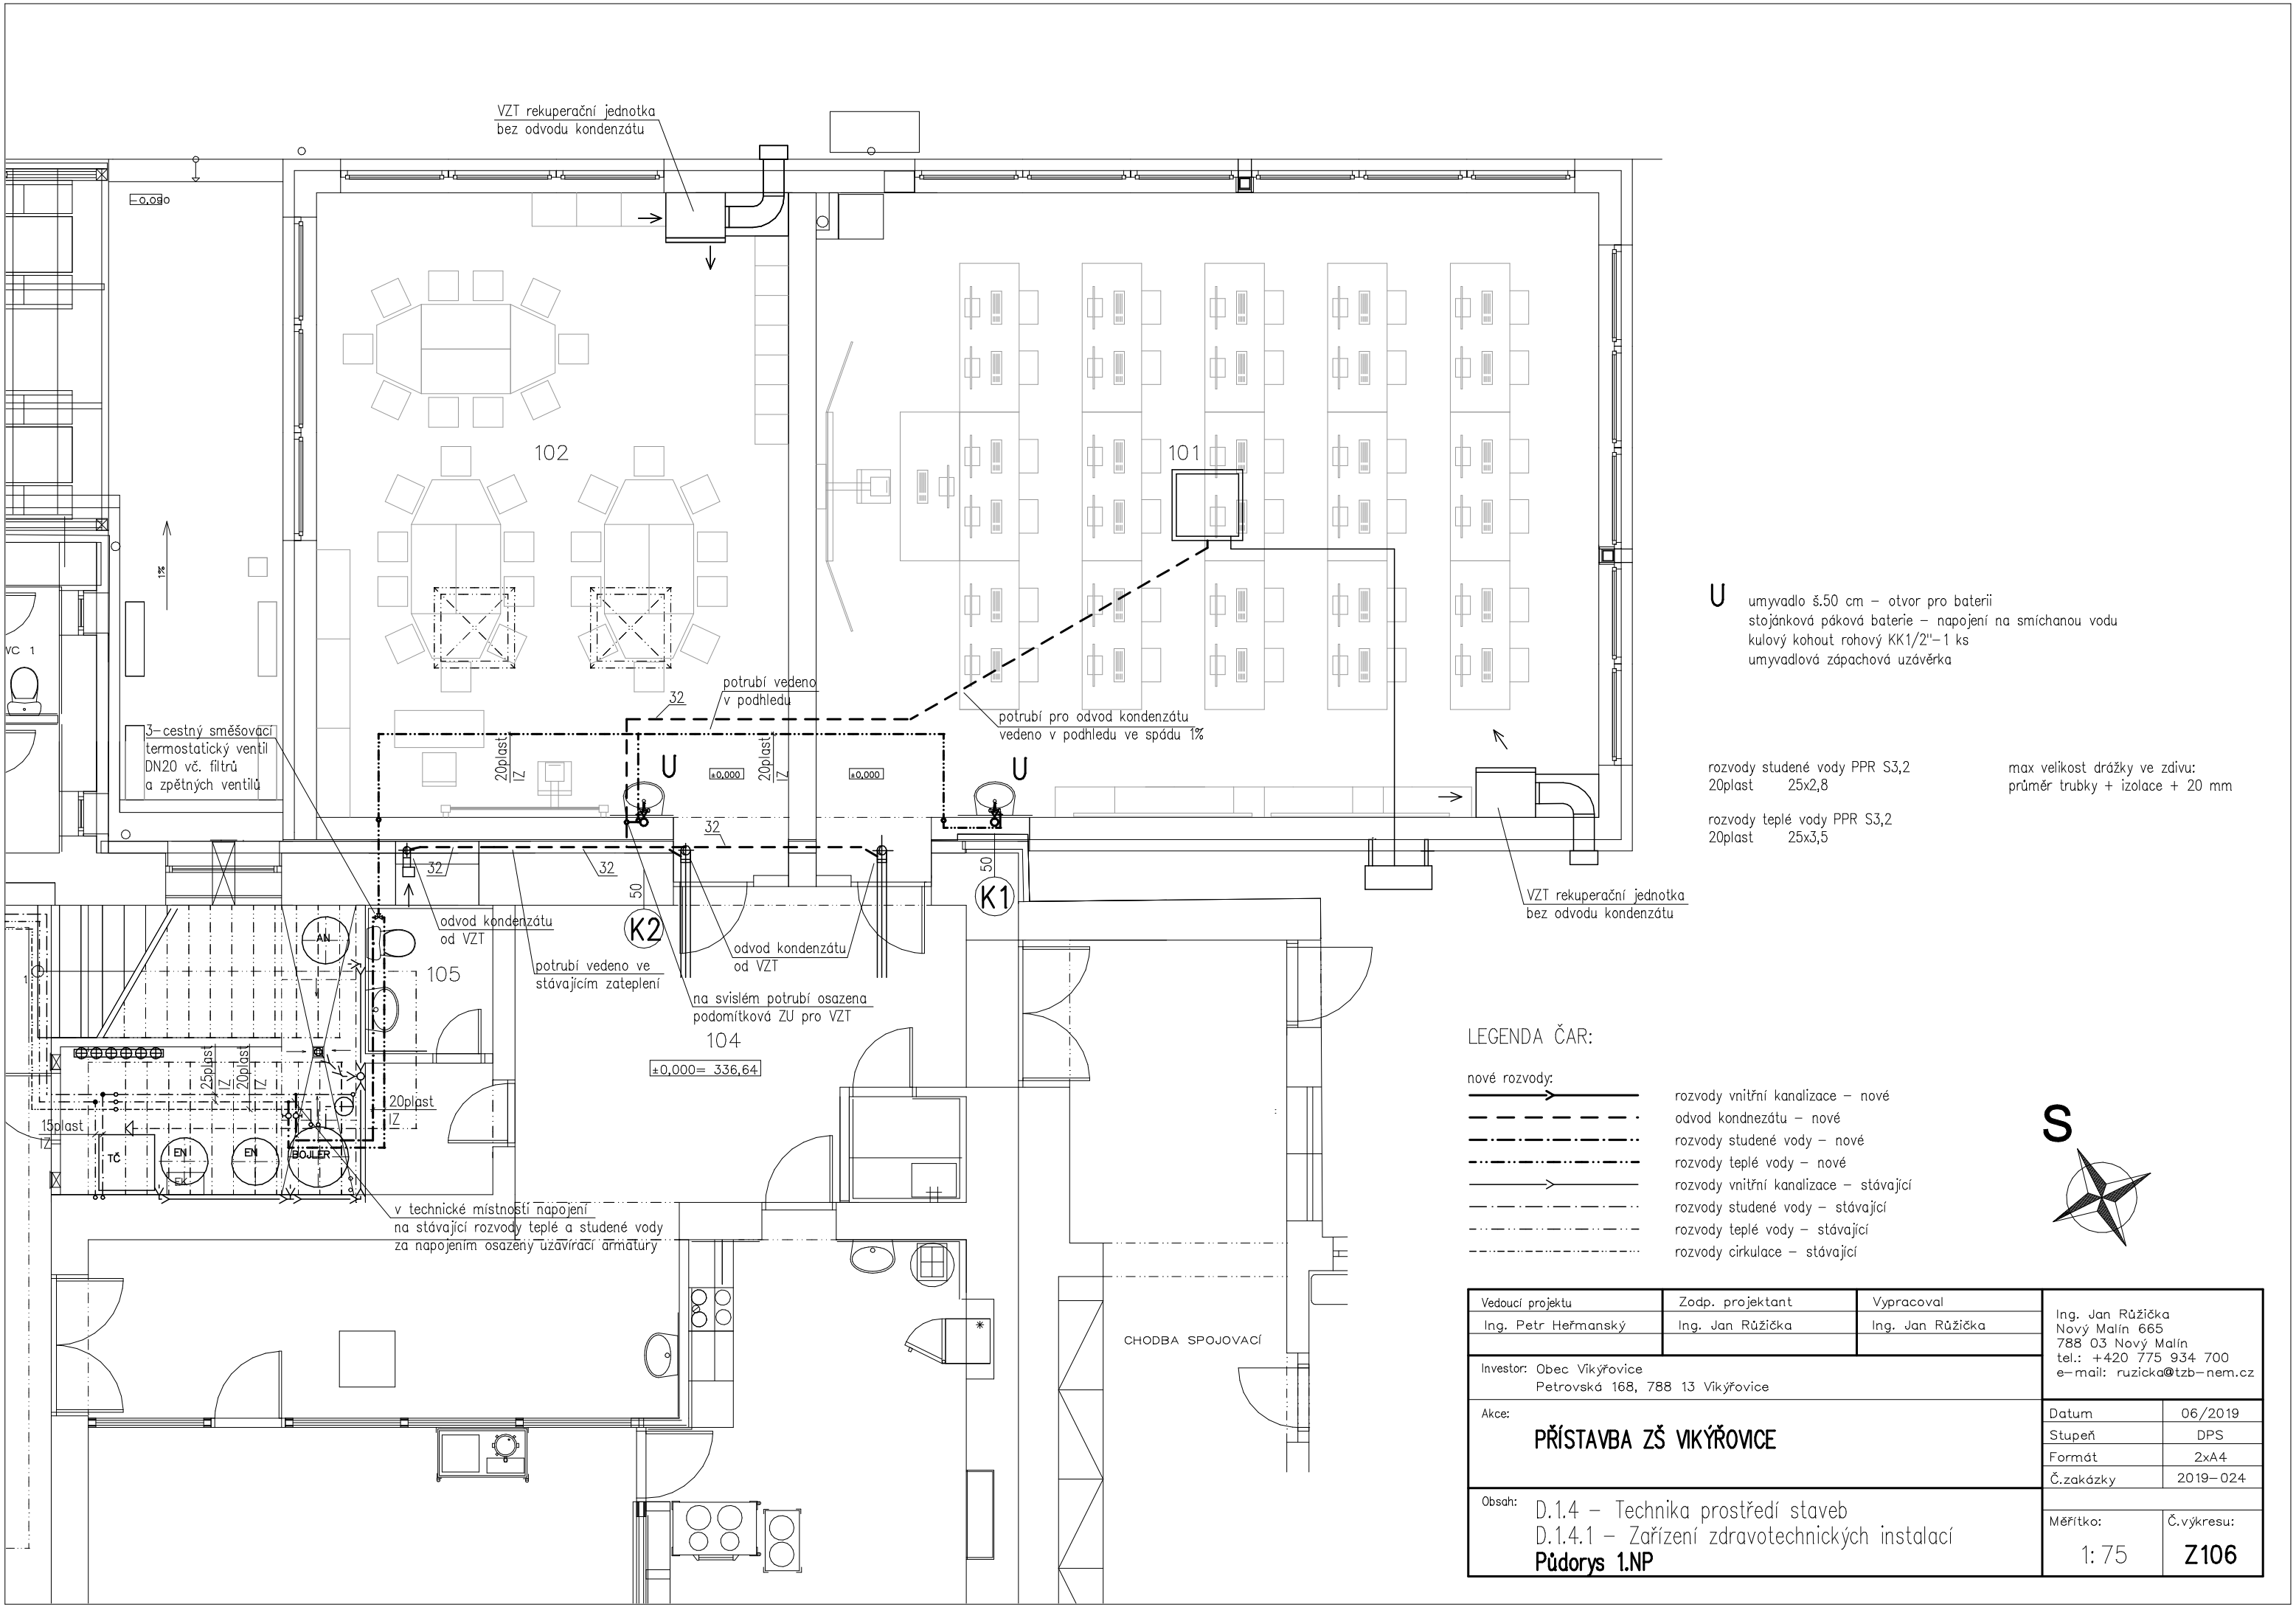


U umyvadlo š.50 cm – otvor pro baterii
stojánková páková baterie – napojení na smíchanou vodu
kulový kohout rohový KK1/2"-1 ks
umyvadlová zápachová uzávěrka

rozvody studené vody PPR S3,2
20plast 25x2,8
rozvody teplé vody PPR S3,2
20plast 25x3,5

max velikost drážky ve zdivu:
průměr trubky + izolace + 20 mm

LEGENDA ČAR:

- nové rozvody:
- rozvody vnitřní kanalizace – nové
 - odvod kondenzátu – nové
 - rozvody studené vody – nové
 - rozvody teplé vody – nové
 - rozvody vnitřní kanalizace – stávající
 - rozvody studené vody – stávající
 - rozvody teplé vody – stávající
 - rozvody cirkulace – stávající

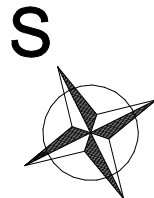

Vedoucí projektu Ing. Petr Heřmanský	Zodp. projektant Ing. Jan Růžička	Vypracoval Ing. Jan Růžička	Ing. Jan Růžička Nový Malín 665 788 03 Nový Malín tel.: +420 775 934 700 e-mail: ruzicka@tzb-nem.cz	
Investor: Obec Víkřovice Petrovská 168, 788 13 Víkřovice			Datum	06/2019
Akce: PŘÍSTAVBA ZŠ VIKŘOVICE			Stupeň	DPS
Obsah: D.1.4 – Technika prostředí staveb D.1.4.1 – Zařízení zdravotnických instalací Půdorys 1.NP			Formát	2xA4
			Č.zakázky	2019-024
			Měřítko: 1:75	Č.výkresu: Z106