


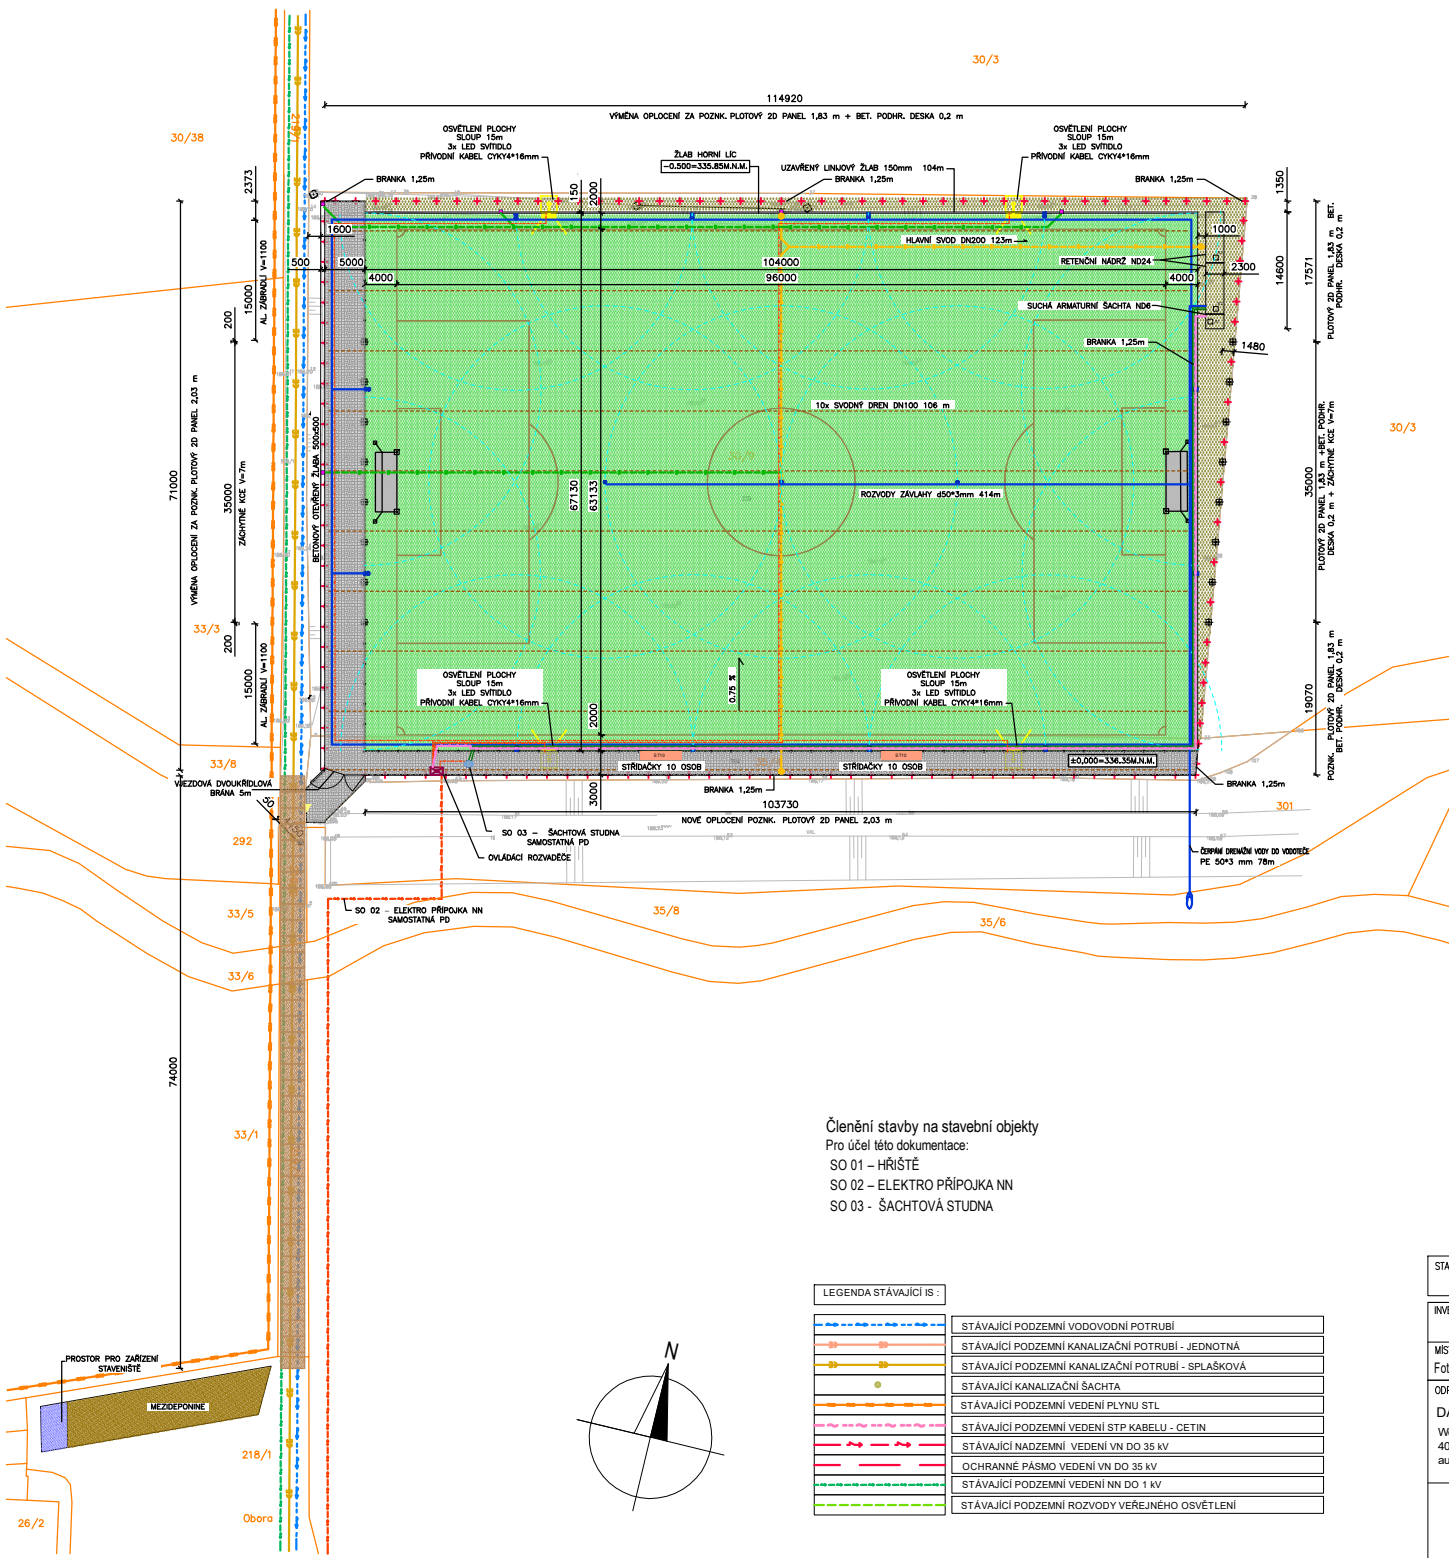

Členění stavby na stavební objekty
Pro účel této dokumentace:
SO 01 - HRŠTĚ
SO 02 - ELEKTRO PŘÍPOJKA NN
SO 03 - ŠACHTOVÁ STUDNA

LEGENDA STÁVAJÍCÍ IS :	
	STÁVAJÍCÍ PODZEMNÍ VODOVODNÍ POTRUBÍ
	STÁVAJÍCÍ PODZEMNÍ KANALIZAČNÍ POTRUBÍ - JEDNOTNÁ
	STÁVAJÍCÍ PODZEMNÍ KANALIZAČNÍ POTRUBÍ - SPLAŠKOVÁ
	STÁVAJÍCÍ KANALIZAČNÍ ŠACHTA
	STÁVAJÍCÍ PODZEMNÍ VEDENÍ PLYNU STL
	STÁVAJÍCÍ PODZEMNÍ VEDENÍ STP KABELU - CETIN
	STÁVAJÍCÍ NADZEMNÍ VEDENÍ VN DO 35 kV
	OCHRANNÉ PÁSMO VEDENÍ VN DO 35 kV
	STÁVAJÍCÍ PODZEMNÍ VEDENÍ NN DO 1 kV
	STÁVAJÍCÍ PODZEMNÍ ROZVODY VEŘEJNÉHO OSVĚTLENÍ

LEGENDA:	
	ZÁJMOVÉ ÚZEMÍ VČETNĚ ZAŘÍZENÍ STAVENISŤE
	PŘÍJEZDOVÁ KOMUNIKACE ZPEVNĚNÁ SILNIČNÍMI PANELY 3000/2000/210
	PLOCHA HRŠTĚ S PŘÍRODNÍM TRÁVNÍKEM 6982 m², OBNOVA VEGETAČNÍ VRSTVY, OBNOVA DRENÁŽÍ, NOVÁ ZÁVLAHA, VÝMĚNA FOTBALOVÝCH BRANEK, ZACHYTŇNÝCH KONSTRUKCÍ, ZÁBRADLÍ A BRANEK
	ZPEVNĚNÁ PLOCHA - BETONOVÁ DLAŽBA 200x200x60 mm S VODOPROPUSTNOU SPÁROU 30 mm
	ZAMĚŘENÝ STÁVAJÍCÍ STAV
	ZDROJ VODY STUDNA - ŘEŠÍ SAMOSTATNÁ PROJEKTOVÁ DOKUMENTACE
	LAJNOVÁNÍ HRACÍ PLOCHY - ČÁRY HRŠTĚ
	VJEZD ÚDRŽBY DO AREÁLU, VJEZD ÚDRŽBY NA TRAVNATOU PLOCHU
	OVĚŘOVACÍ ROZVADĚČ ČERPAČÍ STANICE, ŘÍDÍCÍ JEDNOTKA ZÁVLAHY, ROZVADĚČ OSVĚTLENÍ
	HLINÍKOVÉ STRÍDAČKY - SEDADLA PRO 10 HRÁČŮ
	KABELY DO PROSTORU RETENČNÍCH NÁDRŽÍ, 2x CYKY5x2,5 mm2 + 2x CYKY5x2,5 mm2
	NAPÁJECÍ KABEL PŘÍVOD NA HRŠTĚ - ŘEŠÍ SAMOSTATNÁ PD, POŽADAVEK 18,6 kW
	KABELY NAPÁJENÍ OSVĚTLENÍ CYKY 4x16 mm2
	OSVĚTLENÍ SPORTOVNÍ PLOCHY 4x STOŽÁR 15 m NA KAŽDÉM STOŽÁRU 3x LED SVÍTIDLO
	HLAVNÍ SVODNÉ POTRUBÍ DRENÁŽE PVC DN120
	HLAVNÍ SVODNÉ POTRUBÍ DRENÁŽE PVC DN200
	DRENÁŽNÍ ROURA DN100
	REVIZNÍ ŠACHTA d400mm
	PE50x3 mm - PE100 SDR17/PN10, ROZVODY ZÁVLAHY
	PE32x3 mm - PE100 SDR17/PN16, DOPOUŠTĚNÍ ZE STUDNY, PŘÍPRAVA NÁHRADNÍHO ZDROJE
	ČERPADLO ZÁVLAHY Q=10m3/H PŘI H=70m
	POSTŘIKOVAČ CELOKRUHOVÝ
	POSTŘIKOVAČ VÝSEČOVÝ
	DOSTŘIK POSTŘIKOVAČE
	PODZEMNÍ SUCHÁ ARMATURNÍ ŠACHTA 6m3 - BETON
	PODZEMNÍ RETENČNÍ NÁDRŽE 24m3 - BETON
	VYÚSTĚNÍ DO VODOTEČE
	SLOUP ZACHYTŇNÉHO SYSTÉMU V=7m a5 m - HLINÍK
	SLOUPEK ZÁBRADLÍ V=1,1 m a2,5 m - HLINÍK
	SLOUPEK OPLOČENÍ V=2 m a2,53 m - POZNK.

UPOZORNĚNÍ:
TATO DOKUMENTACE NENAHRAŽUJE DÍLENSKOU DOKUMENTACI.
TATO DOKUMENTACE I JEJÍ ČÁSTI PODLEHÁJÍ AUTORSKÉMU ZÁKONU
INŽENÝRSKÉ SÍTĚ JSOU ZAKRESLENY SCHEMATICKY.
PŘED ZAHÁJENÍM PRACÍ BUDOU VYTÝČENY VŠECHNY PODZEMNÍ INŽENÝRSKÉ SÍTĚ JEJICH SPRÁVCI
KŘÍŽENÍ A SOUBĚHY INŽENÝRSKÝCH SÍTÍ BUDOU PROVEDENY V SOULADU S ČSN 73 6005
PŘI PRACÍCH DODRŽET PLATNÉ PŘEDPISY ZÁSAD BEZPEČNOSTI A OCHRANY ZDRAVÍ OSOB PŘI PRÁCI

±0.000 = 336.35 m.n.m. Souřadnicový systém: S-JTSK, Výškový systém: Bpv

STAVBA:		Obnova fotbalového hřiště SK Slovan Poděbrady			
INVESTOR:		Městský úřad Poděbrady, odbor správy a rozvoje města, Jiřího náměstí 20/1290 31 Poděbrady			
MÍSTO STAVBY: Fotbalové hřiště u Lesoparku Obora, p.p.č. 30/9, 35/4, 30/1, 35/6, 219/1, 219/2, 219/3, 218/1 KÚ - Polabec [723541], 29001 Poděbrady - Polabec, Česko					
ODPOVĚDNÝ PROJEKTANT: DAVID MÜLLER DIS. Wolkerova 1162/5a 40746 Krásná Lupa autorizace 0402406		VYPRACOVAL: DAVID MÜLLER DIS. Wolkerova 1162/5a 40746 Krásná Lupa autorizace 0402406		MĚŘÍTKO: 1 : 500	
				DATUM: 03/2024	
				PARE: RAZÍTKO, PODPIS: STUPEŇ : DPS	
C1.3 KOORDINAČNÍ SITUACE					