


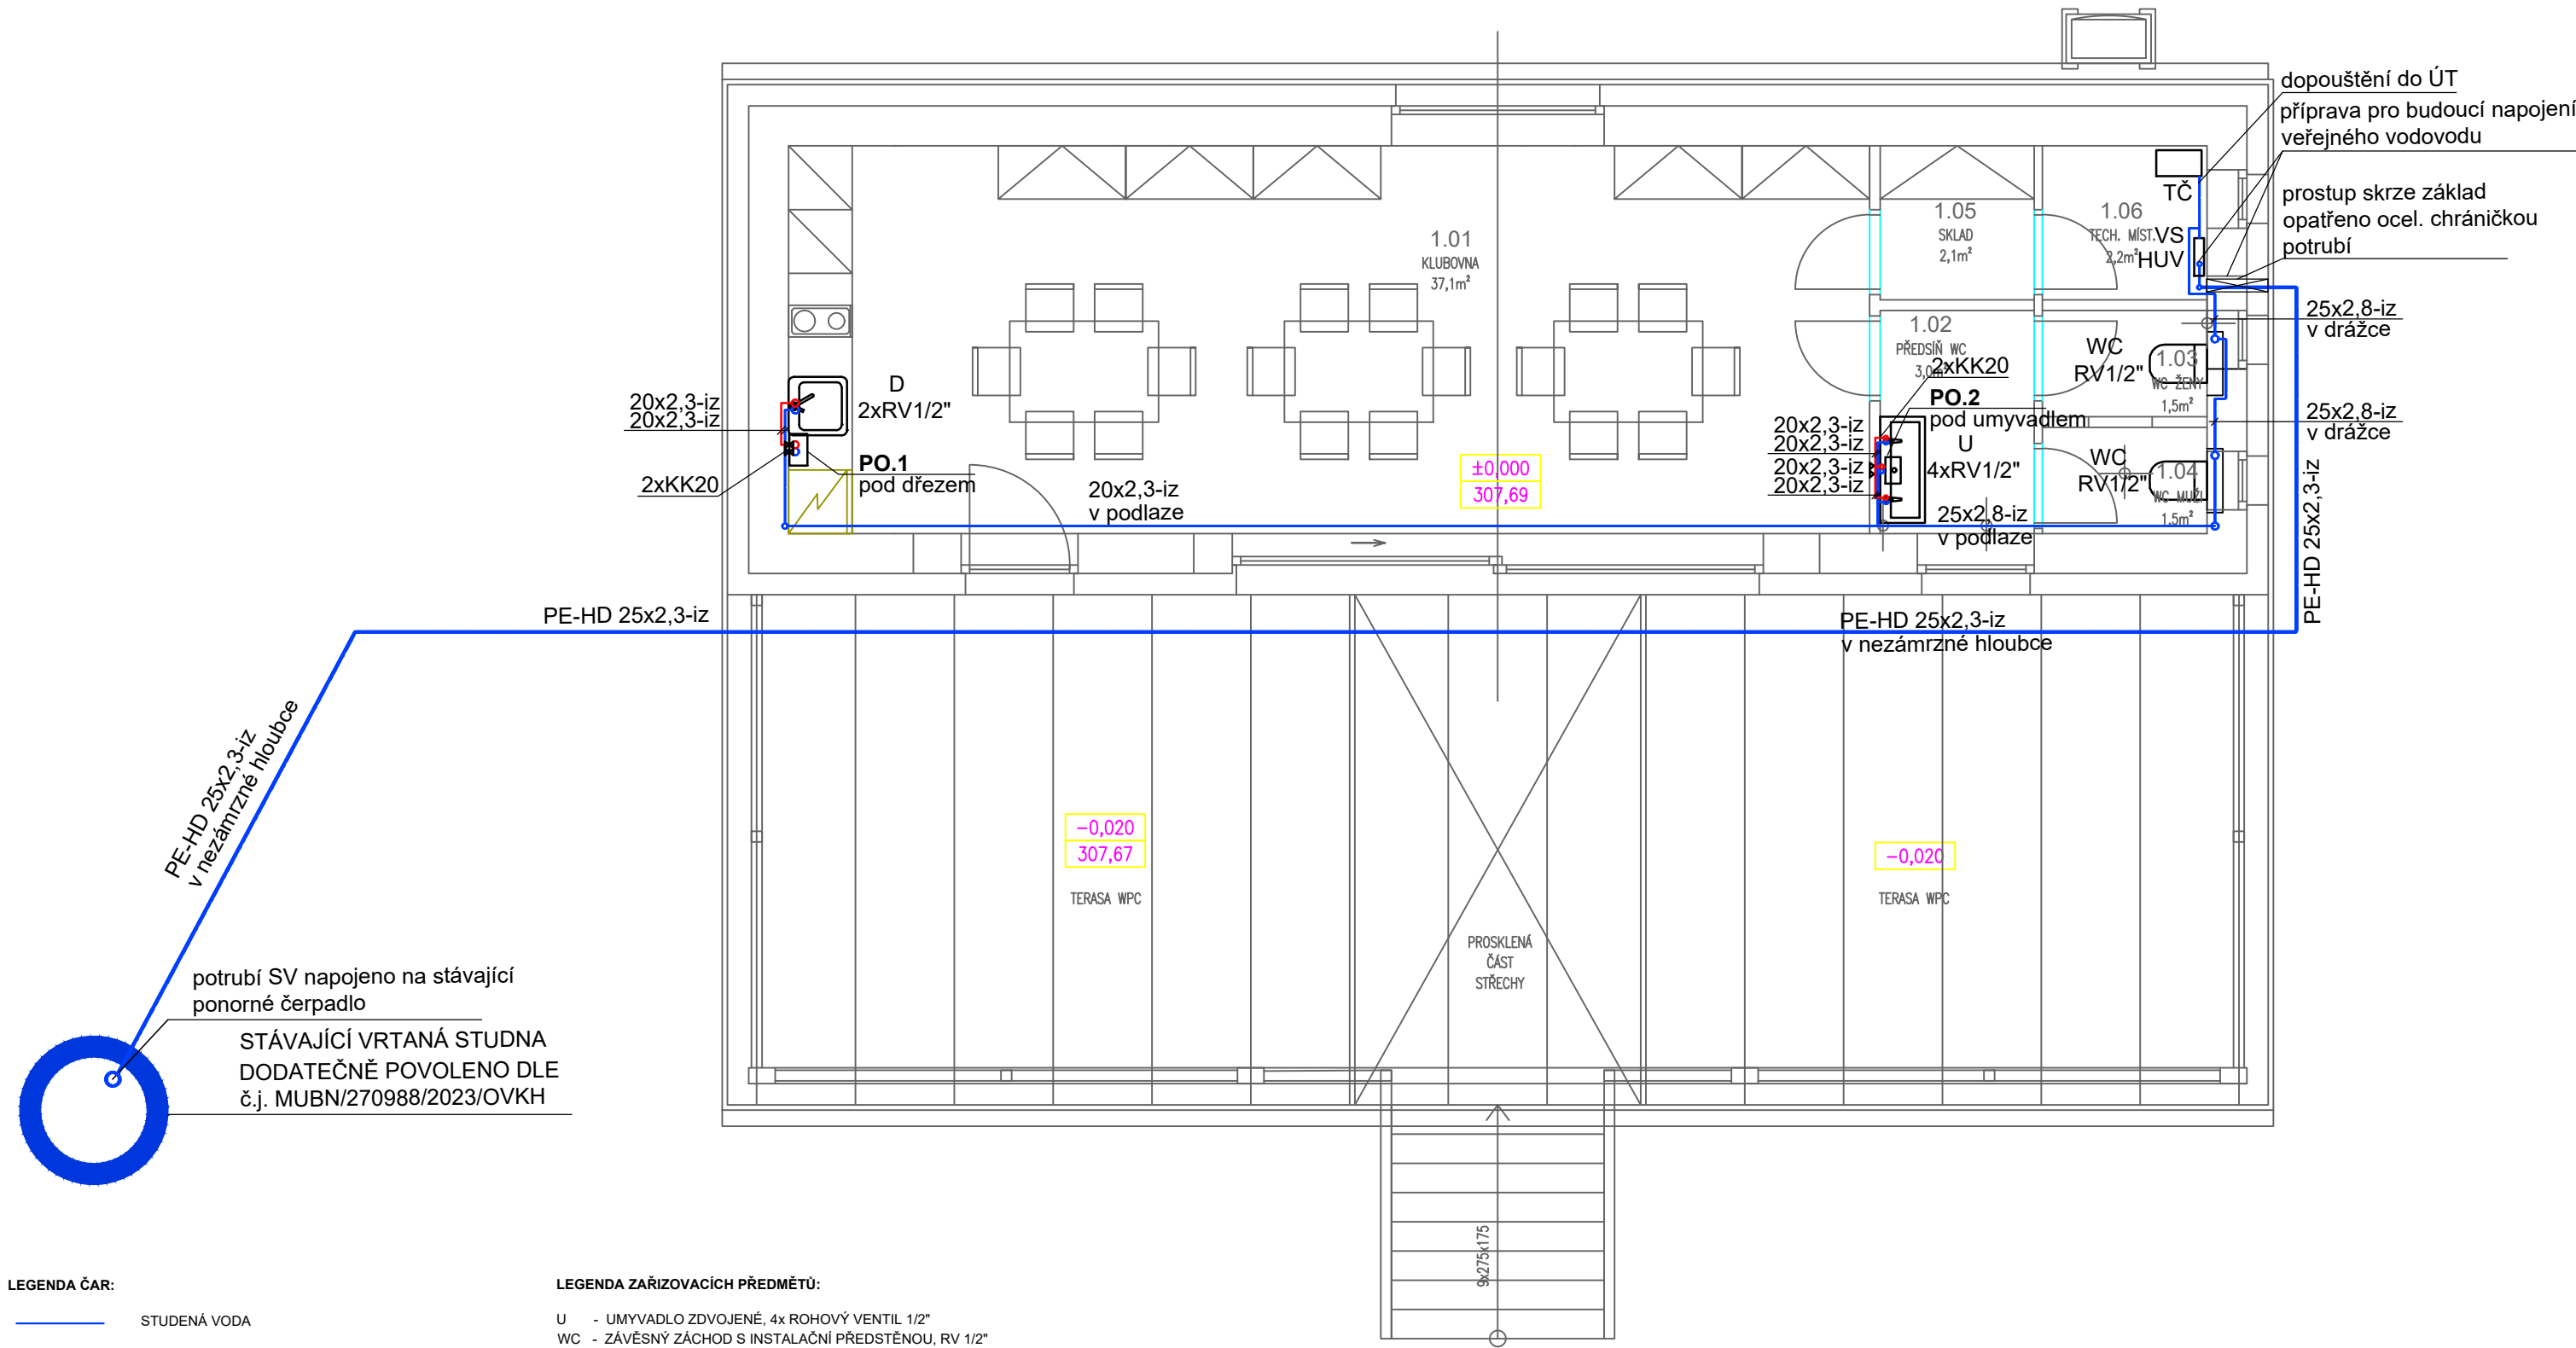

LEGENDA ČAR:

- STUDENÁ VODA
- TEPLÁ VODA
- PŘÍPOJKA VODY ZE STUDNY

LEGENDA ZNAČENÍ:

- ZMĚNA VÝŠKOVÉHO VEDENÍ
- ROHOVÝ VENTIL
- KULOVÝ KOHOUT+DIMENZE
- VS VODOMĚRNÁ SESTAVA
- IZ TEPELNÁ IZOLACE POTRUBÍ
- PP-RCT MATERIÁL POTRUBÍ
- HUV HLAVNÍ UZÁVĚR VODY

LEGENDA ZAŘÍZENÍ:

- PO.1 - PRŮTOKOVÝ OHŘÍVAČ VODY PRO 1 ODBĚRNÉ MÍSTO OBJEM 10 L, PŘÍKON 2,0kW, VERTIKÁLNÍ INSTALACE VČETNĚ TERMOSTATU, Tmax=75°C
- PO.2 - PRŮTOKOVÝ OHŘÍVAČ VODY PRO 2 ODBĚRNÁ MÍSTA OBJEM 10 L, PŘÍKON 2,0kW, VERTIKÁLNÍ INSTALACE VČETNĚ TERMOSTATU, Tmax=75°C

LEGENDA ZAŘÍZOVACÍCH PŘEDMĚTŮ:

- U - UMYVADLO ZDVOJENÉ, 4x ROHOVÝ VENTIL 1/2"
- WC - ZÁVĚSNÝ ZÁCHOD S INSTALAČNÍ PŘEDSTĚNOU, RV 1/2"
- D - DŘEZ KUCHYŇSKÝ, 2x ROHOVÝ VENTIL 1/2"

POZNÁMKY:

- MATERIÁL NOVÉHO VNITŘNÍHO VODOVODU PP-RCT.
- MATERIÁL NOVÉHO VENKOVNÍHO POTRUBÍ - PE-HD.
- PŘED INSTALACÍ PROBĚHNE KOORDINACE PROFESÍ.
- INSTALACE POTRUBÍ A ZAŘÍZENÍ DLE POŽADAVKŮ VÝROBCŮ.
- INSTALACE A ZPROVOZNĚNÍ SYSTÉMU ZAJISTÍ ODBORNÁ FIRMA.
- POTRUBÍ NOVÉHO VNITŘNÍHO VODOVODU VEDENO V DRÁŽCE, PODLAŽE.
- ZAŘÍZOVACÍ PŘEDMĚTY JSOU DODÁVKOU ČÁSTI PD - STAVBA.
- ROZTEČ PŘIPOJENÍ VODOVODU K ZAŘÍZOVACÍM PŘEDMĚTŮM JE 100-150mm.
- SKLON POTRUBÍ SMĚREM K VYPOUŠTĚCÍM VENTILŮM MIN.0,3%.

Akce : Stavební úpravy, přístavba a nástavba na účelem změny užívání na obecní klubovnu Čtyřkoly, parc.čst.1209 a 522/2,k.ú.Čtyřkoly	Vypracoval : Ing.Ondřej Hanzelka	
	Odpovědná osoba : Ing.Eduard Novák	
	Kraj : Středočeský	
	M.Ú. : Benešov	
	Investor : obec Čtyřkoly	
Část : D.1.4.1 ZDRAVOTECHNIKA	Dokumentace pro oznámení společného záměru	
	Stupeň PD : DUSP	Datum : 12/2023
	Název výkresu : VODOVOD PŮDORYS 1.NP	Měřítko : 1:50
	Formát : 1xA4	Číslo projektu : 01423
		Číslo výkresu : D.1.4.1b_04