


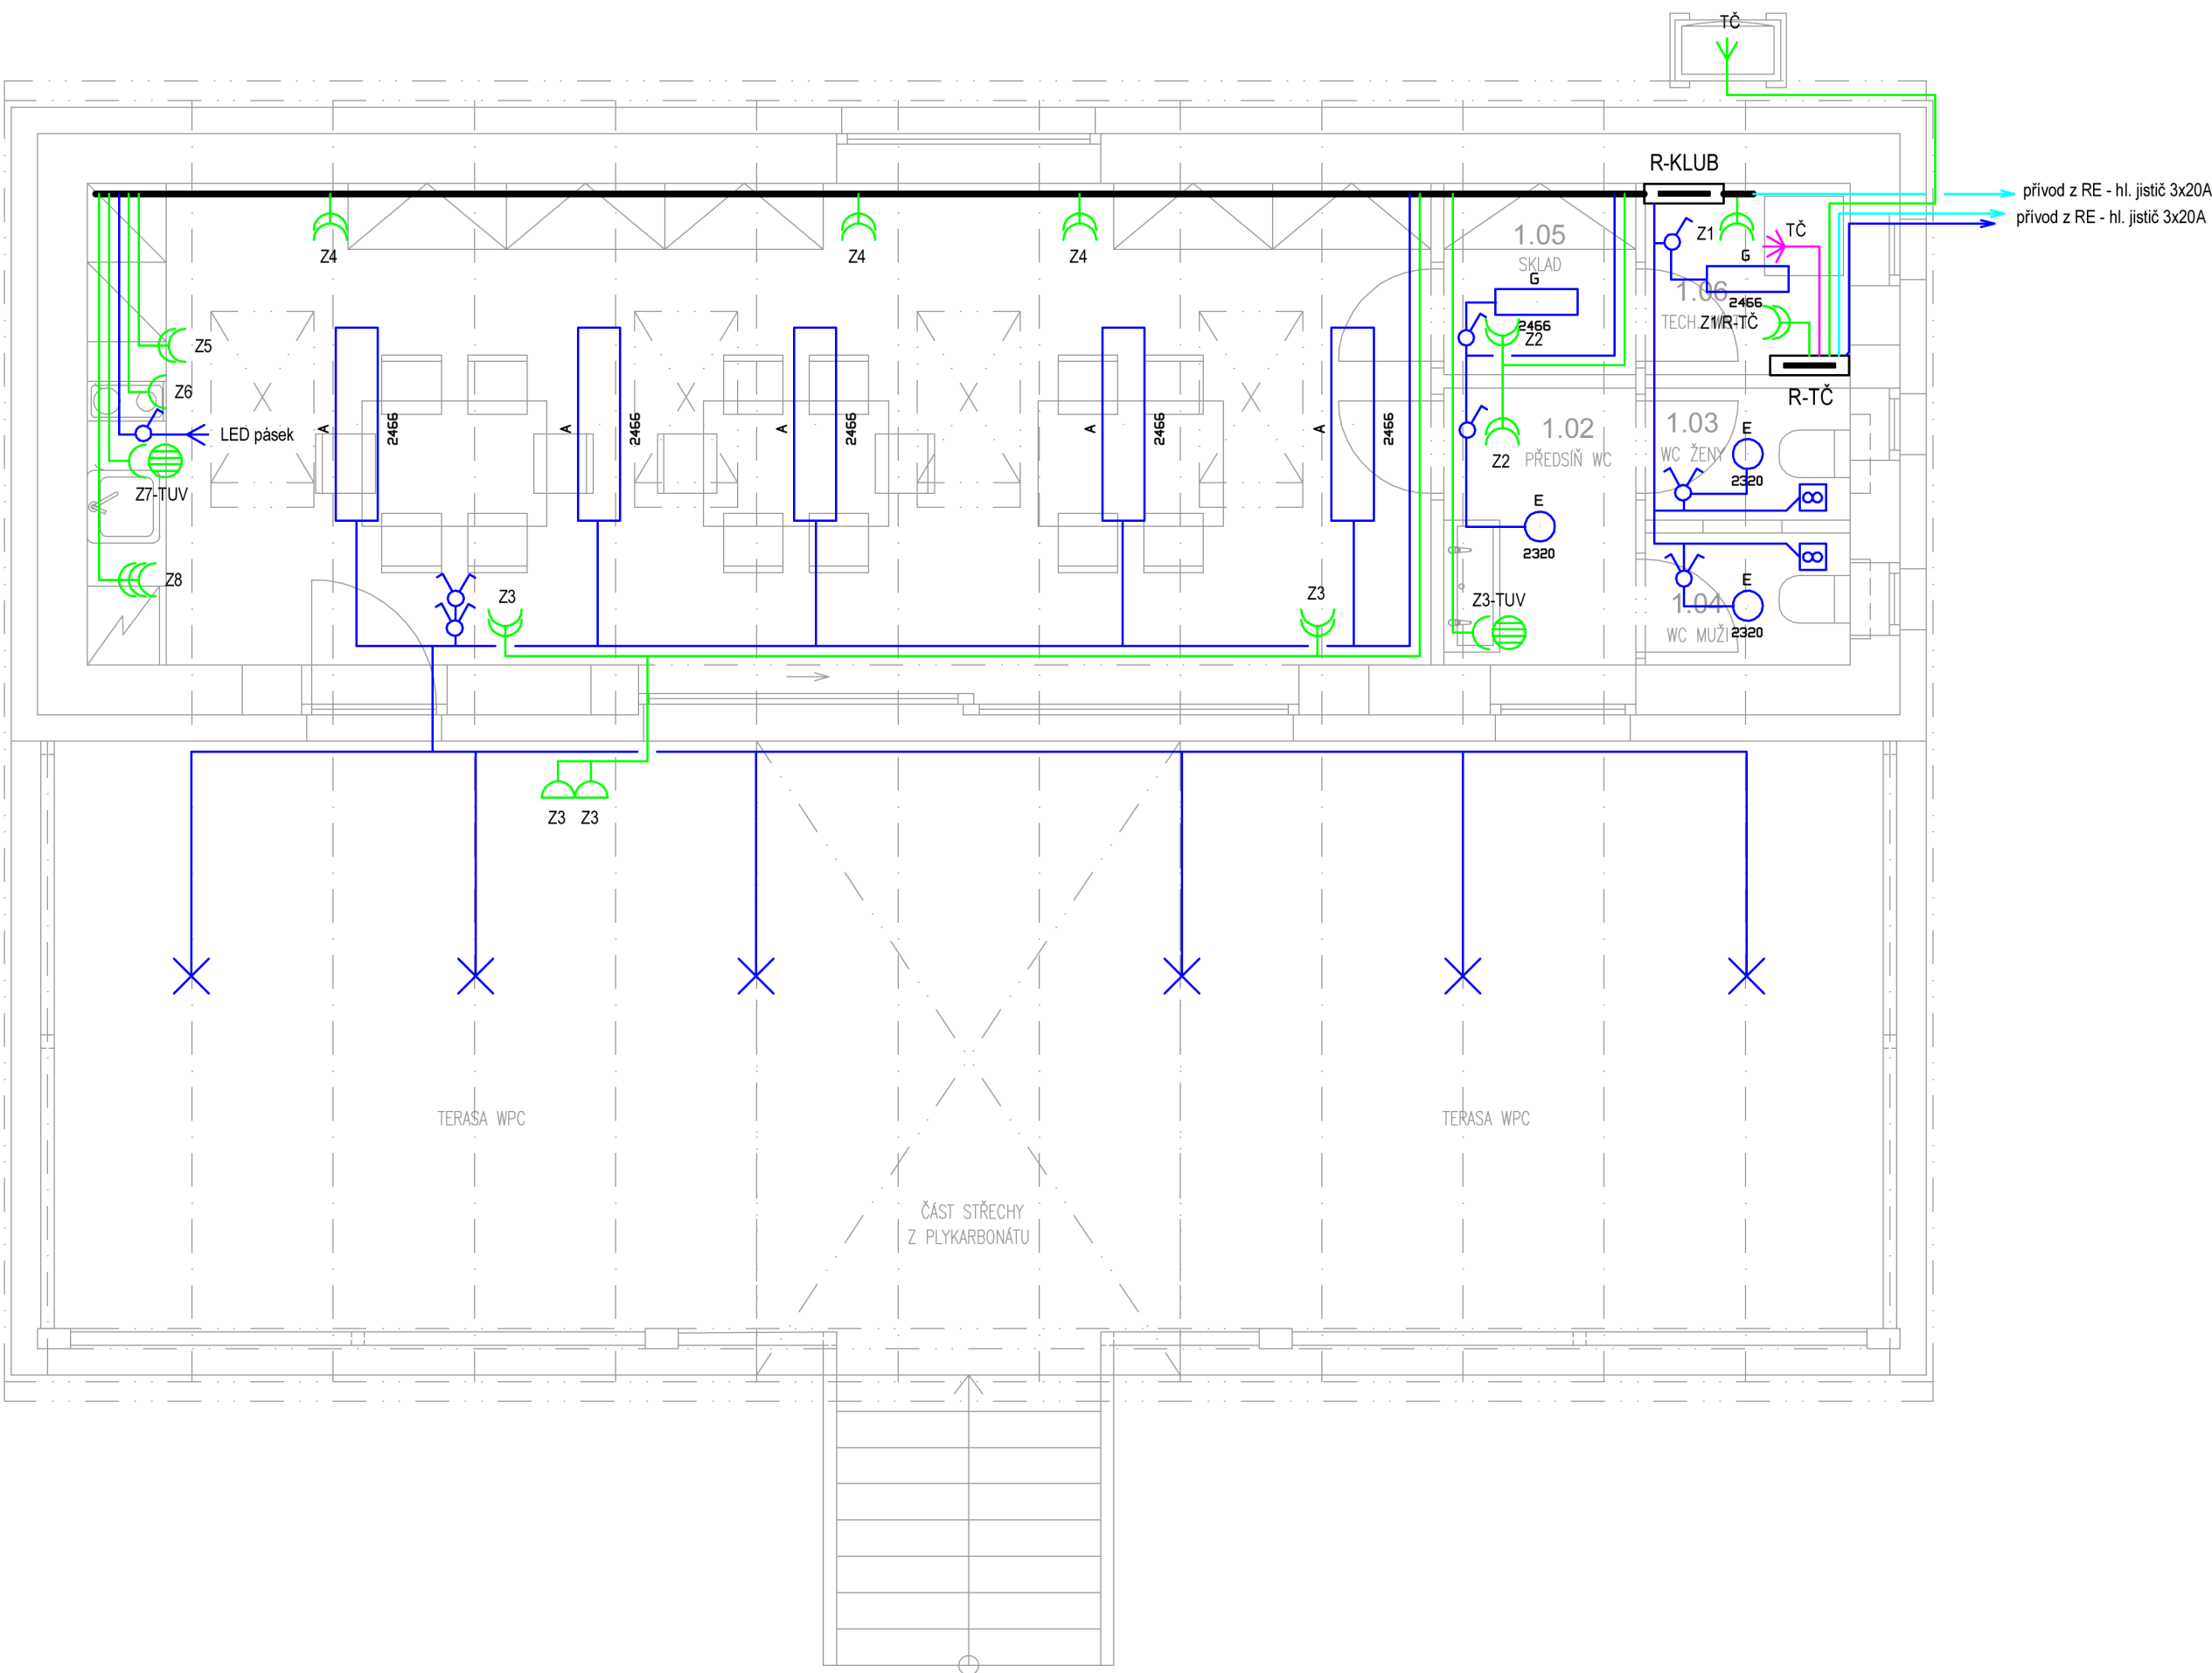

LEGENDA:

- vodič CYKY-J 4x10
- vodič CYKY-J 5x6
- vodič CYKY-J 2-5x1.5
- vodič CYKY-J 3x2.5
- vodič CYKY-J 5x2.5
- UTP Cat. 6A, KOAX
- hlavní kabelová trasa

- spínač osvětlení jednopólový - č. 1
- spínač osvětlení sériový - č. 5
- přepínač osvětlení střídavý - č. 6
- přepínač osvětlení sériový střídavý - č. 5A
- přepínač osvětlení dvojitý střídavý - č. 5B
- přepínač osvětlení křížový - č. 7
- autonomní pož. hlásič
- vývod 400 V
- vývod 230 V
- ventilátor s doběhem
- spínač do vlhka
- pohybové čidlo
- el. ohříváč TUV
- ovl. žaluzie
- nouzové svítidlo, 60 minut
- stropní svítidlo
- nástěnné svítidlo
- zásuvka, IP 20
- dvourámeček - zásuvka, IP 20
- zásuvka, IP 44
- doplň. pospojení koupelna
- zásuvka DATA
- domácí telefon a zvonek; v = cca. 140 cm
- zvonkové tablo
- rozvaděč
- zásuvka, 400 V ; 16 A
- tlačítko pro ovl. osvětlení I/O

Označení svítidla	Světelné zdroje	Počet
A	1 x LED, 37,1W, 5070lm, Ra80, 4000K	5
E	1 x LED, 15W, 1590lm, Ra80, 4000K	3
G	1 x LED, 16,1W, 2160lm, Ra80, 4000K	3

Vypracoval: Karel Sommer	Autorizace:	
Zodpovědný projektant: Karel Sommer ČKAIT 0015093 autorizovaný technik, techniky prostředí staveb, specializace elektrotechnická zařízení		
Název akce: Stavební úpravy, přístavby a nástavba za účelem změny užívání na obecní klubovnu Čtyřkoly, parc. č. st. 1209 a 522/2, k.ú. Čtyřkoly		
Místo stavby: parc. č. st. 1209 a 522/2, k.ú. Čtyřkoly	Stupeň dokumentace: DSP	
Investor: Obec Čtyřkoly č.p. 70, 257 22 Čtyřkoly	Měřítko: 1:50 Formát: A3 Datum: 10/2023	
Profese: D.1.4.f - ELEKTOTECHNICKÉ ZAŘÍZENÍ	Číslo výkresu:	Číslo paré:
Název výkresu: PŮDORYS PODKROVÍ	D.1.4.f.03	