



PŮDORYS 3NP (PODKROVÍ)

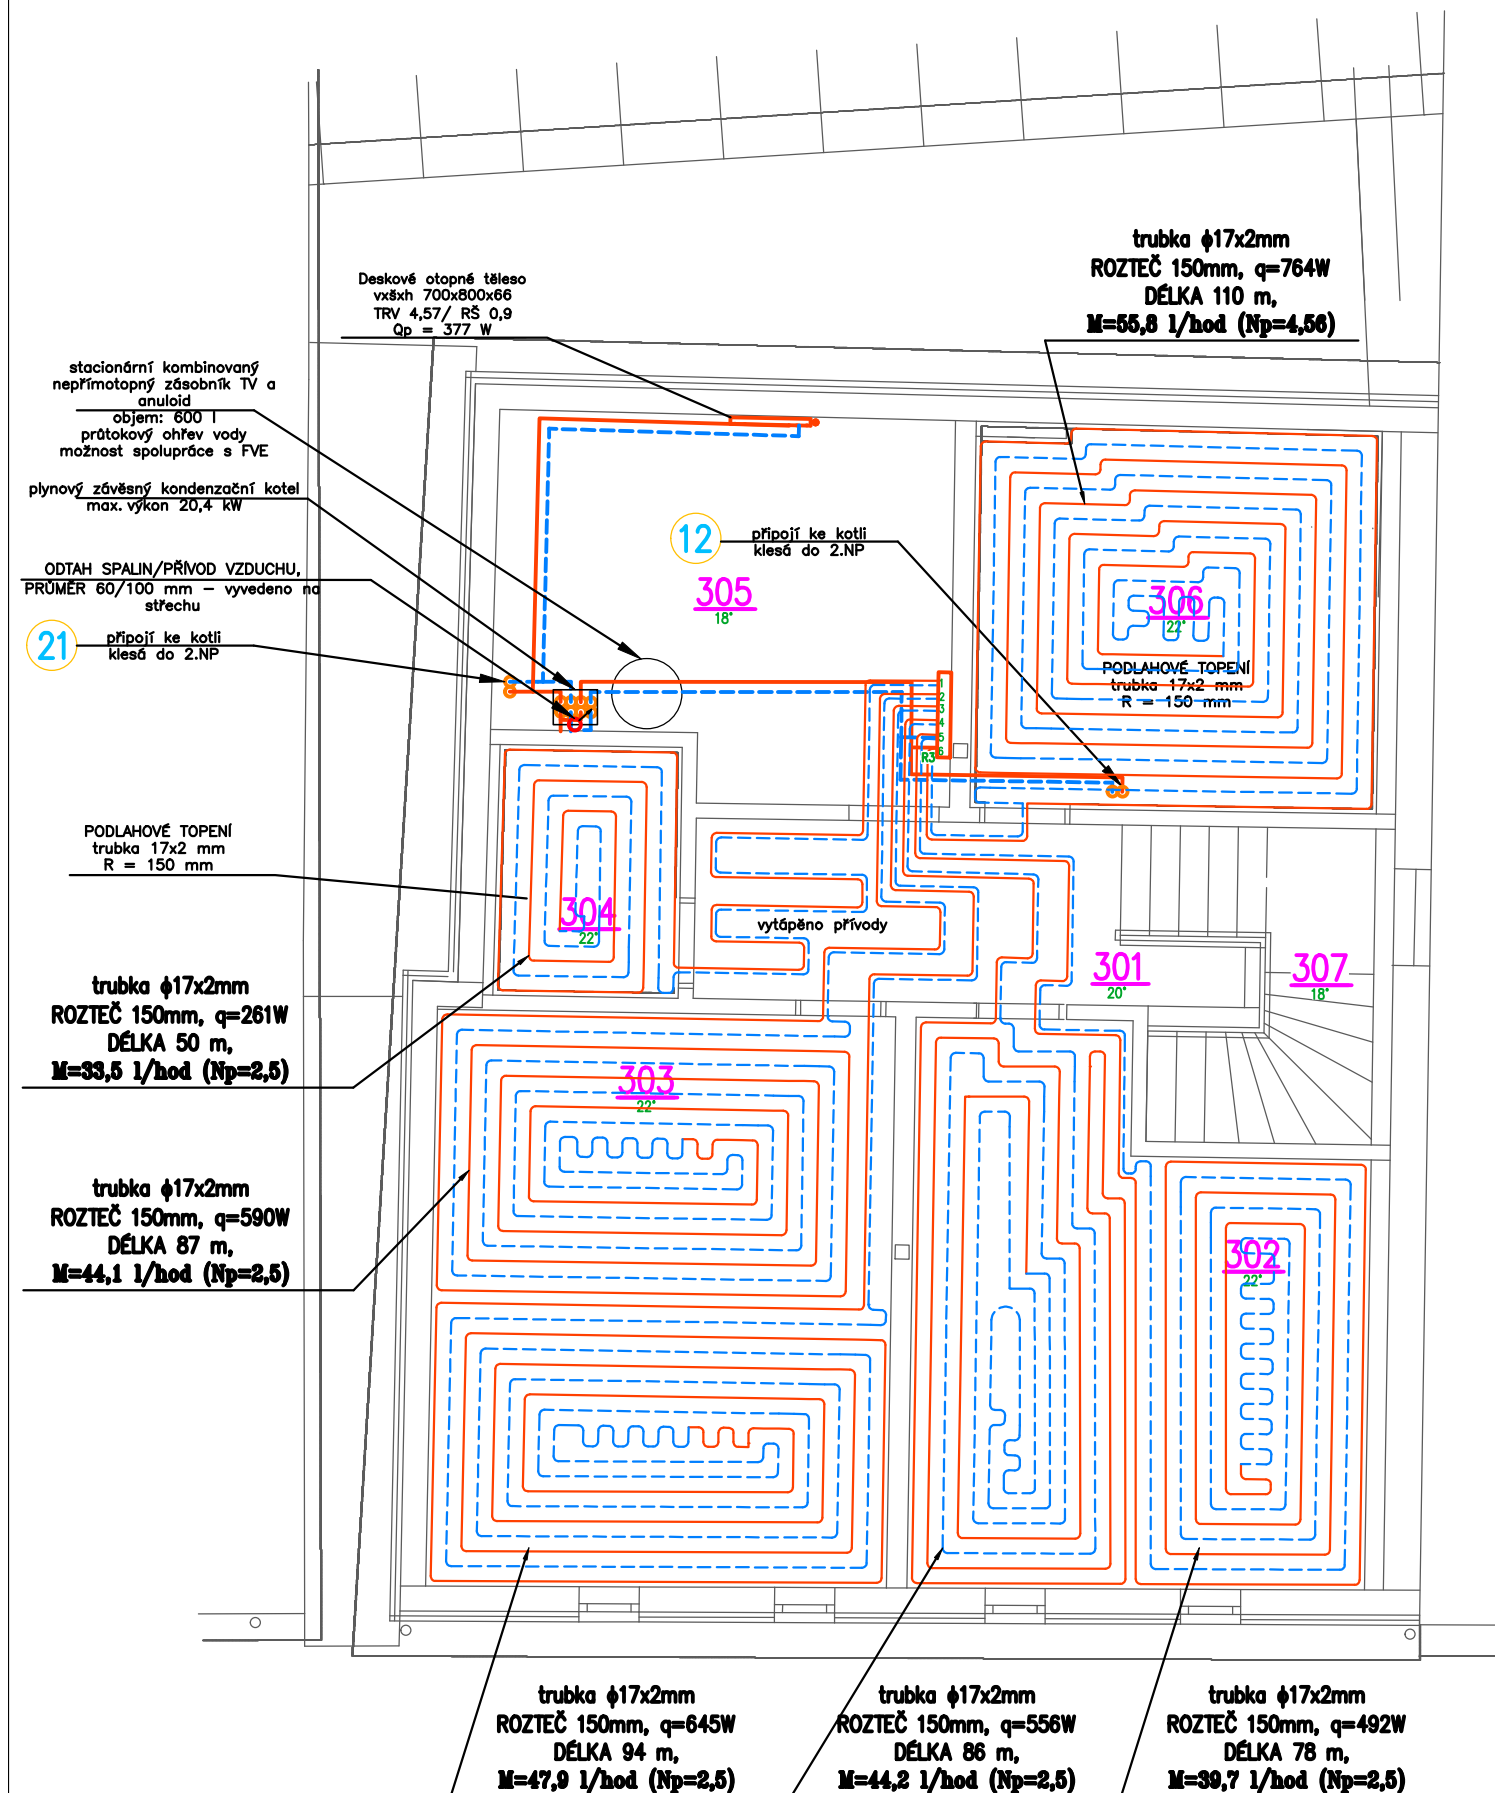

Číslo	Název	Plocha	Teplota
301	CHODBA	8,56	20°
302	SKLAD	22,61	22°
303	SKLAD	26,25	22°
304	SKLAD	4,84	22°
305	TECH. MÍSTNOST	16,26	18°
306	ÚKLIDOVÁ MÍSTNOST	15,54	22°
307	SCHODIŠTĚ	5,81	18°

Poznámky:

- podlahové vytápění trubky dimenze 17x2 mm; rozteč R;
dilatace podél stěn a označenými stavebními dilatačními spárami
- rozvodná potrubí pro rozdělovače budou provedena v měděných trubkách,
a budou izolována vhodnou tepelnou izolací
- rozvody v technické místnosti a ostatní rozvody k rozdělovačům nutno koordinovat s rozvody Z.I.
- zařízení budou namontována dle montážních předpisů výrobce

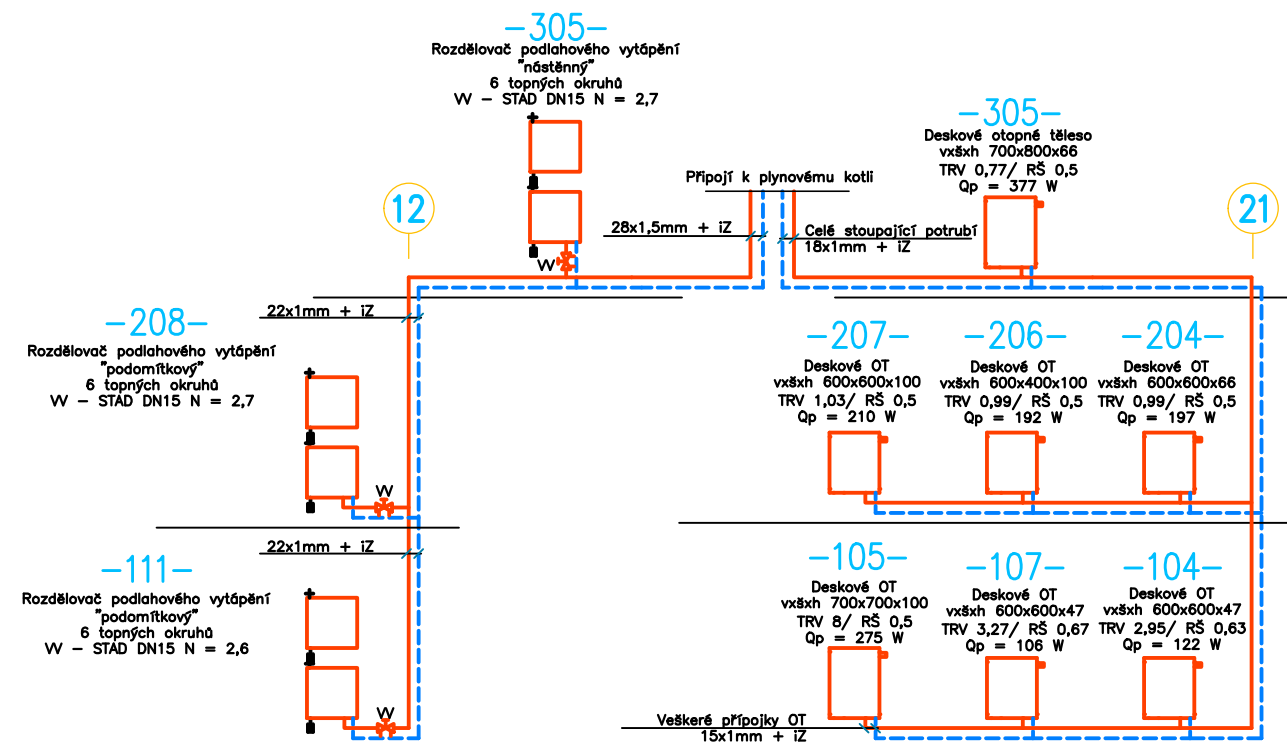

ROZVADĚČE PODLAHOVÉHO VYTÁPĚNÍ, VČETNĚ UZAVÍRACÍCH KOHOUTŮ ČI TEPLOMĚŘŮ, ODVZDUŠNĚNÍ A VYPOUŠTĚNÍ, BEZ OBĚHOVÉHO ČERPADLA ČI SMĚŠOVACÍ ARMATURY VE KRYCÍ SKŘÍNI, JENŽ JE SOUČÁSTÍ JEHO DODÁVKY. URČENÉ PRO MONTÁŽ POD OMÍTKU

Legenda:

- PŘÍVODNÍ—topná voda
— VRATNÉ—topná voda
○○ Stoupající potrubí
■ OT Desková
— Rozdělovač/sběrač l.

D1.4a - VYTÁPĚNÍ

Vedoucí projektant	Zodp. projektant	Vypracoval	Airproject group s.r.o. Barrandova 404/28, 326 00 Plzeň	
Ing. Petr Dvořák	Ing. Z. HOLUB	Ing. ŠTEJR		
Investor Městys Luka nad Jihlavou - 1.Máje 76, LNJ 588 22				
Stavba-objekt LNJ č.p. 104 - stavební úpravy a změna využití			Formát – A4	Stupeň
			2xA4	DPS
			Datum	Číslo zakázky
			02/2024	107_23
Obsah výkresu Půdorys 3.NP			Měřítko 1 : 75	Č. výkresu 4.