
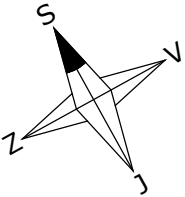


PŮDORYS 1NP

LEGENDA MÍSTNOSTÍ 1NP

Č.M.	NÁZEV MÍSTNOSTI	PLOCHA [m2]
101	CHODBA	7,67
102	ŠATNA	3,95
103	DENNÍ MÍSTNOST	39,03
104	PŘÍRUČNÍ SKLAD	3,90
104A	PŘÍRUČNÍ SKLAD	2,22
105	KOUPELNA / WC DĚTI	11,70
106	WC PŘEDSÍŇ	2,26
107	WC PERSONÁL	1,49
108	CHODBA	2,16
109	TECHNICKÁ MÍSTNOST	5,90
110	KUCHYŇKA	10,21
111	PŘÍRUČNÍ SKLAD	3,15
112	SCHODIŠTĚ	6,92
113	SCHODIŠTĚ	6,15
		106,71

- VZT JEDNOTKA:
- max průtok 600 m3/h
 - kondenzát - DN 32
 - spotřeba 2620 W (s předehřevem)
 - spotřeba proudu 12,7 A (s předehřevem)
 - entalpický výměník
 - rekup reple 80%
 - rekup vlhkosti 68%
 - spotřeba 0,22 W/m3/h
 - čidla CO2
 - filtrace G4 / F7
 - bypass
 - ventilátory EC
- KLIMA JEDNOTKA:
- max průtok 600 m3/h
 - příkon 1100 W
 - spotřeba proudu 4,87 A
 - topný výkon 2,4 kW
 - chladicí výkon 2,6 kW
 - chladivo R32

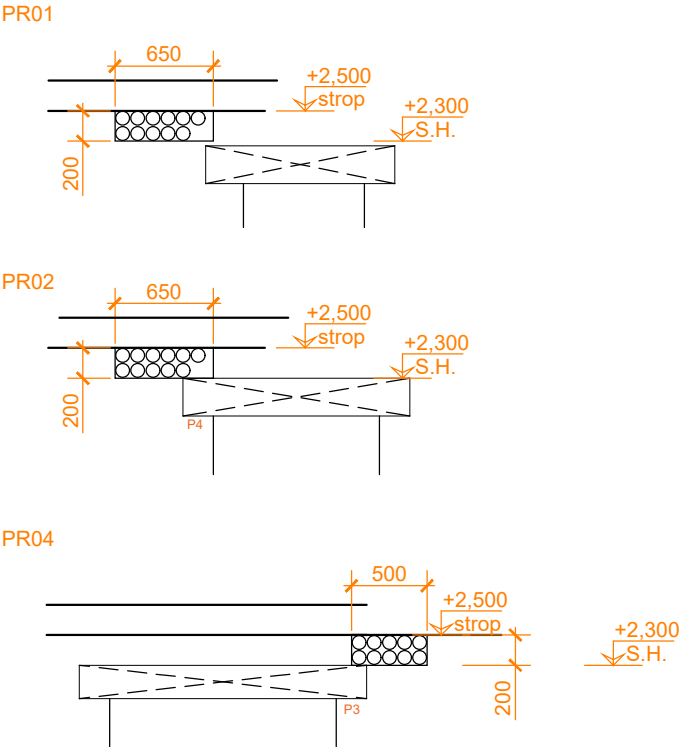

0,000 (podlaha 1NP) = 441,900 m.n.m

ZADAVATEL MĚSTYS LUKA NAD JIHLAVOU 1. MÁJE 76, LNJ 588 22 +420 606 760 500 STAROSTA@LUKANADJIHLAVOU.CZ		ZOD. PROJEKTANT / VYPRACOVAL ING. PETR DVOŘÁK AUTORIZOVANÝ INŽENÝR V OBOU POZEMNÍCH STAVEB		ČKAIT 0012655 IČ 03724859 EMAIL p.dvorak@dplan.cz TEL +420 739 421 355 WEB www.dplan.cz	
AKCE LnJ č.p. 104 - stavební úpravy a změna využití		KATASTR: Luka nad Jihlavou [688 703]		EV.ČÍSLO 2023-05-004	
OBSAH PŮDORYS 1NP - ROZVODY VZT		STUPEŇ DPS		DATUM 15.05.2024	
DÍL D.1.4b - VZT		MĚŘÍTKO 1:50		ČÍSLO VÝKRESU D.1.4b-01	