



PŮDORYS 3NP

LEGENDA MÍSTNOSTÍ 3NP

Č.M.	NÁZEV MÍSTNOSTI	PLOCHA [m2]
301	CHODBA	8,95
302	SKLAD	22,61
303	SKLAD ČISTÉHO PRÁDLA	26,24
304	SKLAD ŠPIN. PRÁDLA	4,58
305	TECHNICKÁ MÍSTNOST	16,26
306	ÚKLIDOVÁ MÍSTNOST	15,41
		94,05

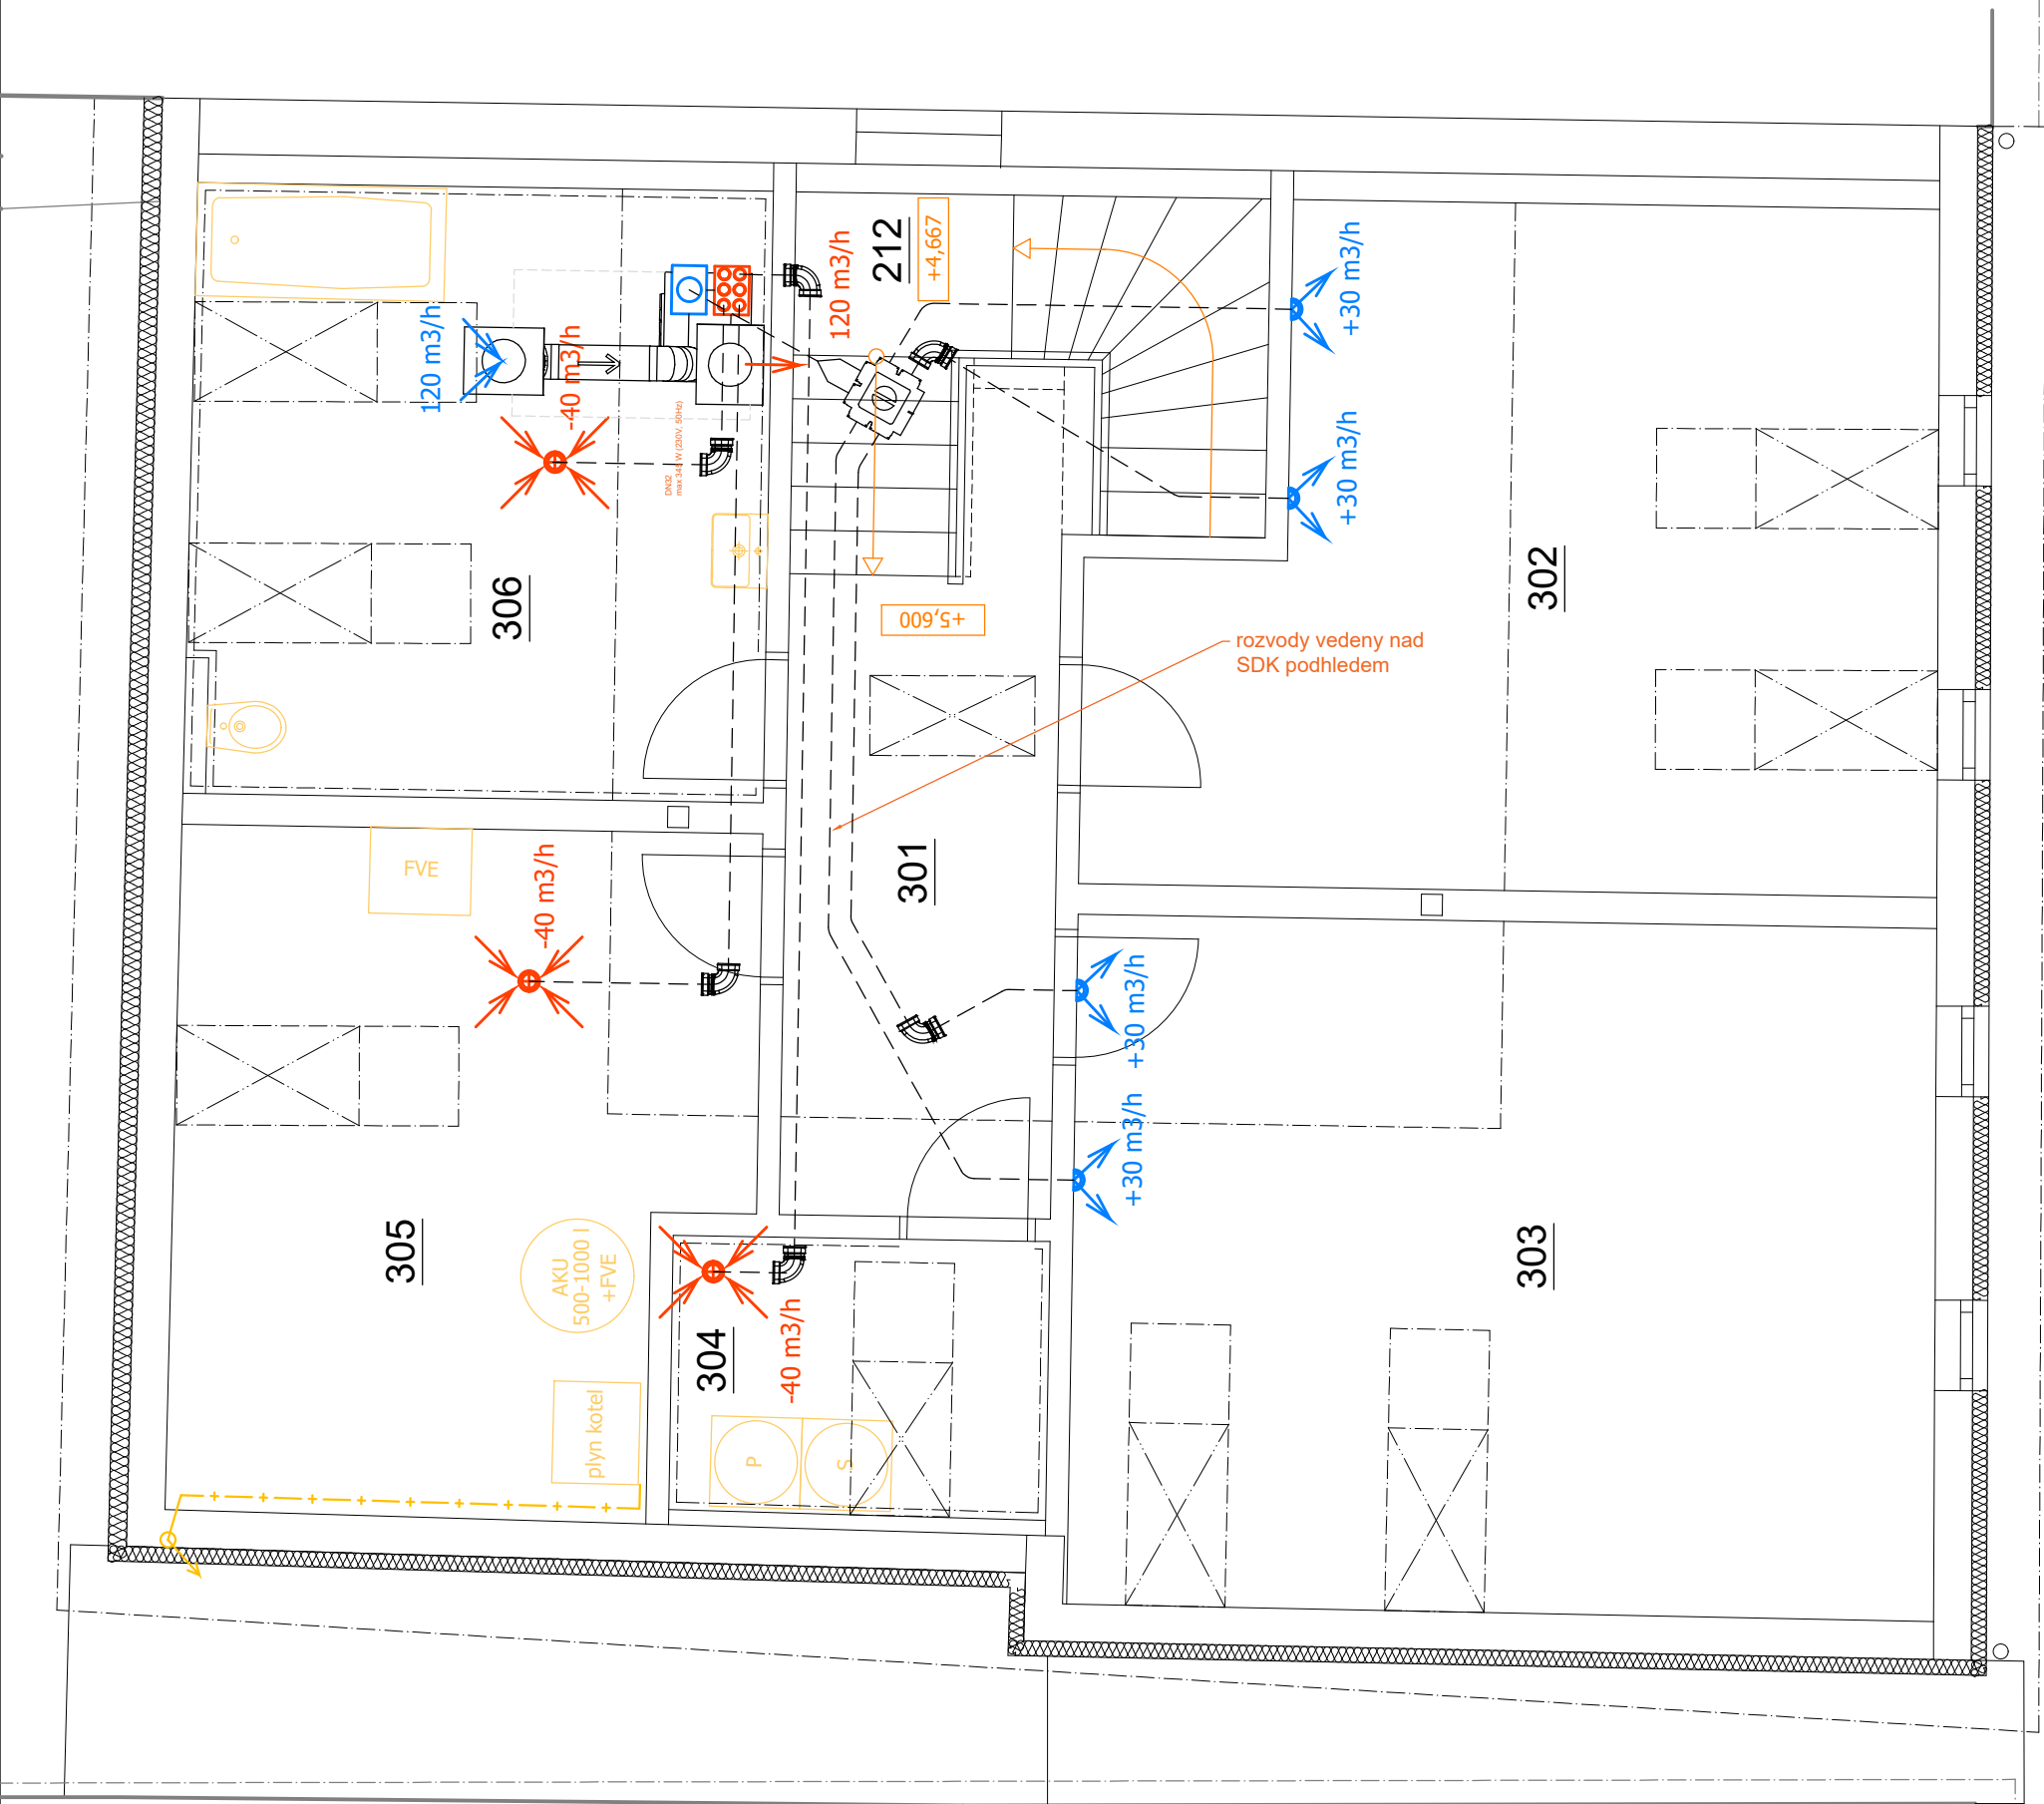

- VZT JEDNOTKA:
- max průtok 600 m3/h
 - kondenzát - DN 32
 - spotřeba 2620 W (s předehřevem)
 - spotřeba proudu 12,7 A (s předehřevem)
 - entalpický výměník
 - rekup reple 80%
 - rekup vlhkosti 68%
 - spotřeba 0,22 W/m3/h
 - čidla CO2
 - filtrace G4 / F7
 - bypass
 - ventilátory EC

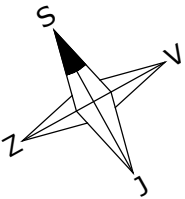

0 , 0 0 0 (podlaha 1NP) = 4 4 1 , 9 0 0 m.n.m

ZADAVATEL MĚSTYS LUKA NAD JIHLAVOU 1. MÁJE 76, LNJ 588 22 +420 608 760 500 STAROSTA@LUKANADJIHLAVOU.CZ		ZOD. PROJEKTANT / VYPRACOVAL ING.PETR DVOŘÁK AUTORIZOVANÝ INŽENÝR V OBORU POZEMNÍCH STAVEB		ČKAIT 0012655 IČ 03724859 EMAIL p.dvorak@dplan.cz TEL +420 739 421 355 WEB www.dplan.cz	
AKCE LnJ č.p. 104 - stavební úpravy a změna využití		KATASTR: Luka nad Jihlavou [688 703]		FORMÁT 2x A4	
OBSAH PŮDORYS 3NP(PODKROVÍ) - ROZVODY VZT		STUPEŇ DPS		EV.ČÍSLO 2023-05-004	
DÍL D.1.4b - VZT		MĚŘÍTKO 1:50		ČÍSLO VÝKRESU D.1.4b-03	