


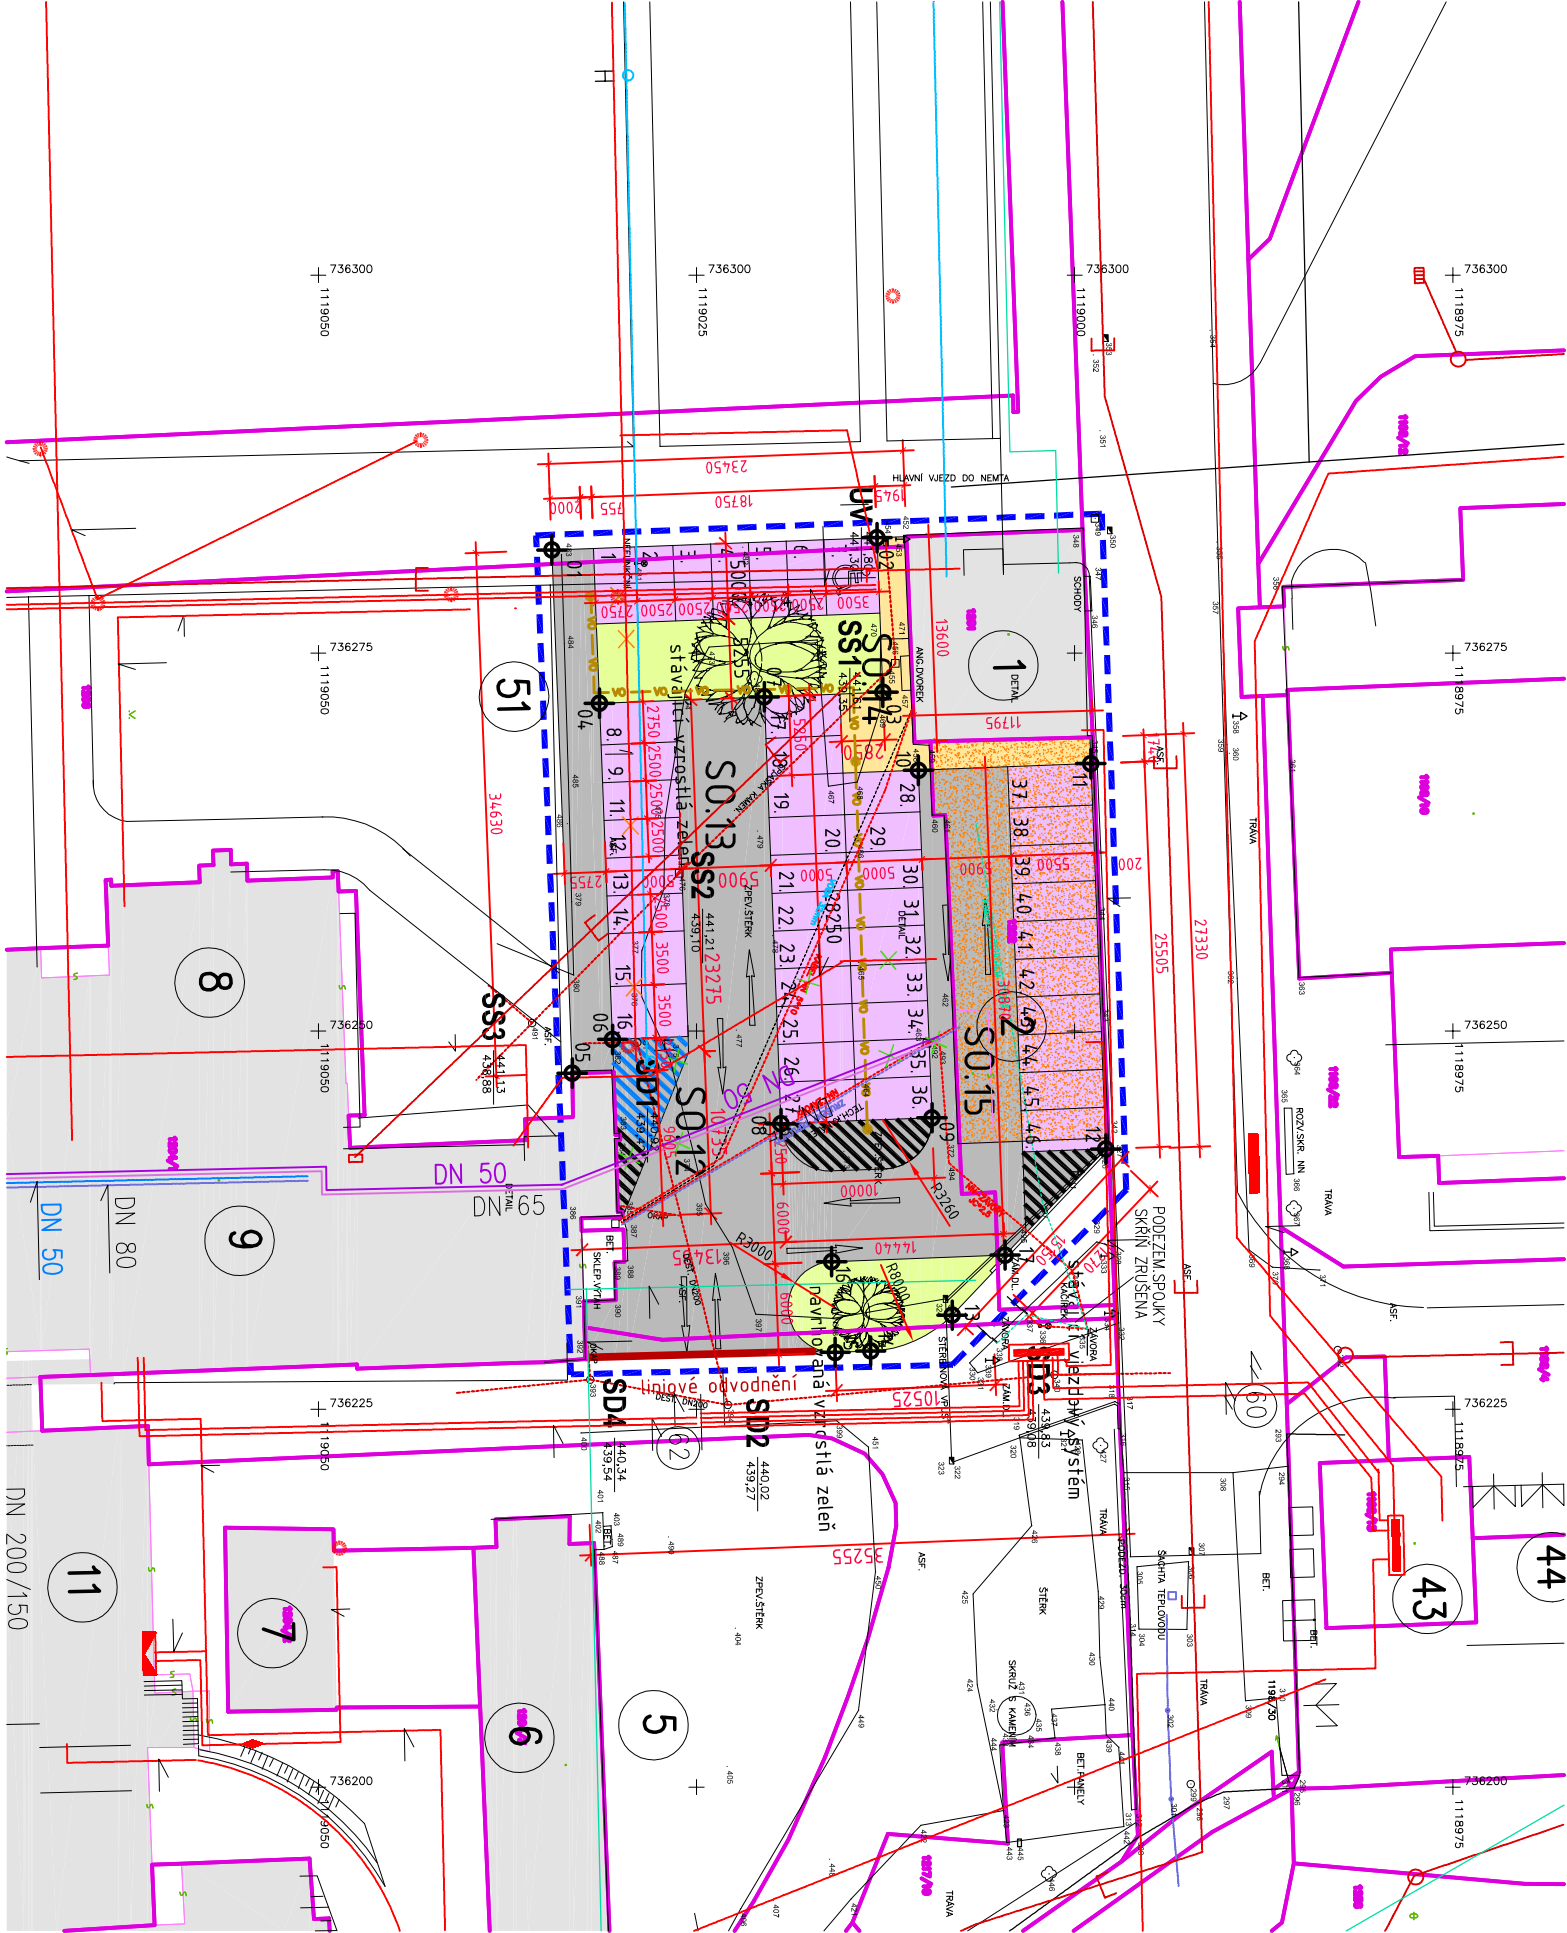

Tabulka vytyčovacíh bodů		
Číslo bodu	Souřadnice X [m]	Souřadnice Y [m]
01	736 281,82	1 119 034,57
02	736 282,64	1 119 013,07
03	736 272,41	1 119 012,68
04	736 271,68	1 119 031,42
05	736 247,22	1 119 033,22
06	736 249,45	1 119 030,55
07	736 272,11	1 119 020,52
08	736 243,88	1 119 019,42
09	736 244,27	1 119 009,43
10	736 267,25	1 119 010,32
11	736 267,69	1 118 998,93
12	736 242,20	1 118 997,94
13	736 231,22	1 119 008,10
14	736 228,84	1 119 013,48
15	736 228,76	1 119 015,83
16	736 234,75	1 119 016,06
17	736 235,19	1 119 004,60

SEZNAM STAVEBNÍCH OBJEKTŮ

STAVENIŠTĚ B

PARKOVIŠTĚ

ODVODNĚNÍ PARKOVIŠTĚ

OSVĚTLENÍ PARKOVIŠTĚ

DEMOLICE SKLADU

OBJEDNATEL : Nemocnice Tábor, a.s.				ŽÁROVKA ARCHITEKTU 	
IČ 26095203, DIČ CZ26095203, Kpt. Jaroše 2000, 390 02 Tábor					
ZHOTOVITEL : Ing.arch. Pavel Zadrobilek , ŽÁROVKA ARCHITEKTI, ČKA 02 868, IČ: 44414471 U Koruny 685, Hradec Králové					
SPOLUPRÁCE :Ing.arch. Jan Hochman - Atelier H1 ČKA 00762, IČ: 11015802		ZHOTOVITEL ODDLU :	Ing.Tomáš Koblása ČKAIT 06022275, IČ: 684 56 425	STUPEŇ : DSP+DPPS	
NOVÁ PSYCHIATRIE - NEMOCNICE TÁBOR a.s.					
STAVEBNÍ OBJEKT	STAVENIŠTĚ "B"				
PROFESE	SOUHRNNÉ ŘEŠENÍ STAVBY			PARÉ. č. :	
ODPOVĚDNÝ PROJEKTANT	Ing.arch. Pavel Zadrobilek , autorizovaný architekt ČKA 02 868, IČ: 11015802			MĚŘÍTKO: 1:500	
KOORDINAČNÍ SITUACE				ČÍSLO V. : C.3 - B	

- LEGENDA STAV

stávající plocha stavebního objektu

hranice KN / vnitřní hranice KN

parcelní čísla

vodovod

kanalizace splašková

kanalizace dešťová

plynovod STL

kabelový rozvod NN

kabelový rozvod slaboproud

kabelový rozvod VO

stávající rozvod páry

stávající rozvod kondenzátu

stávající rozvod usředního topení

stávající rozvod TUV

číslo objektu v areálu nemocnice
- LEGENDA NÁVRH – část B

hranice řešeného území – plocha B

hranice staveniště

zpevněné plochy – pochuzí

zpevněné plochy – parkování

zpevněné plochy – pořízdné (stavební úpravy stávající zpevněné plochy + nové zpevněné pořízdné plochy)

travnaté plochy

návrh stavebních objektů k demolici

návrh inženýrských objektů k demolici

návrh inženýrských objektů k demolici

PŘED DEMOLICÍ OVĚŘIT

plotová stěna

kanalizace dešťová

kabelový rozvod VO, lampa VO

lampa VO – RUŠENÁ

