


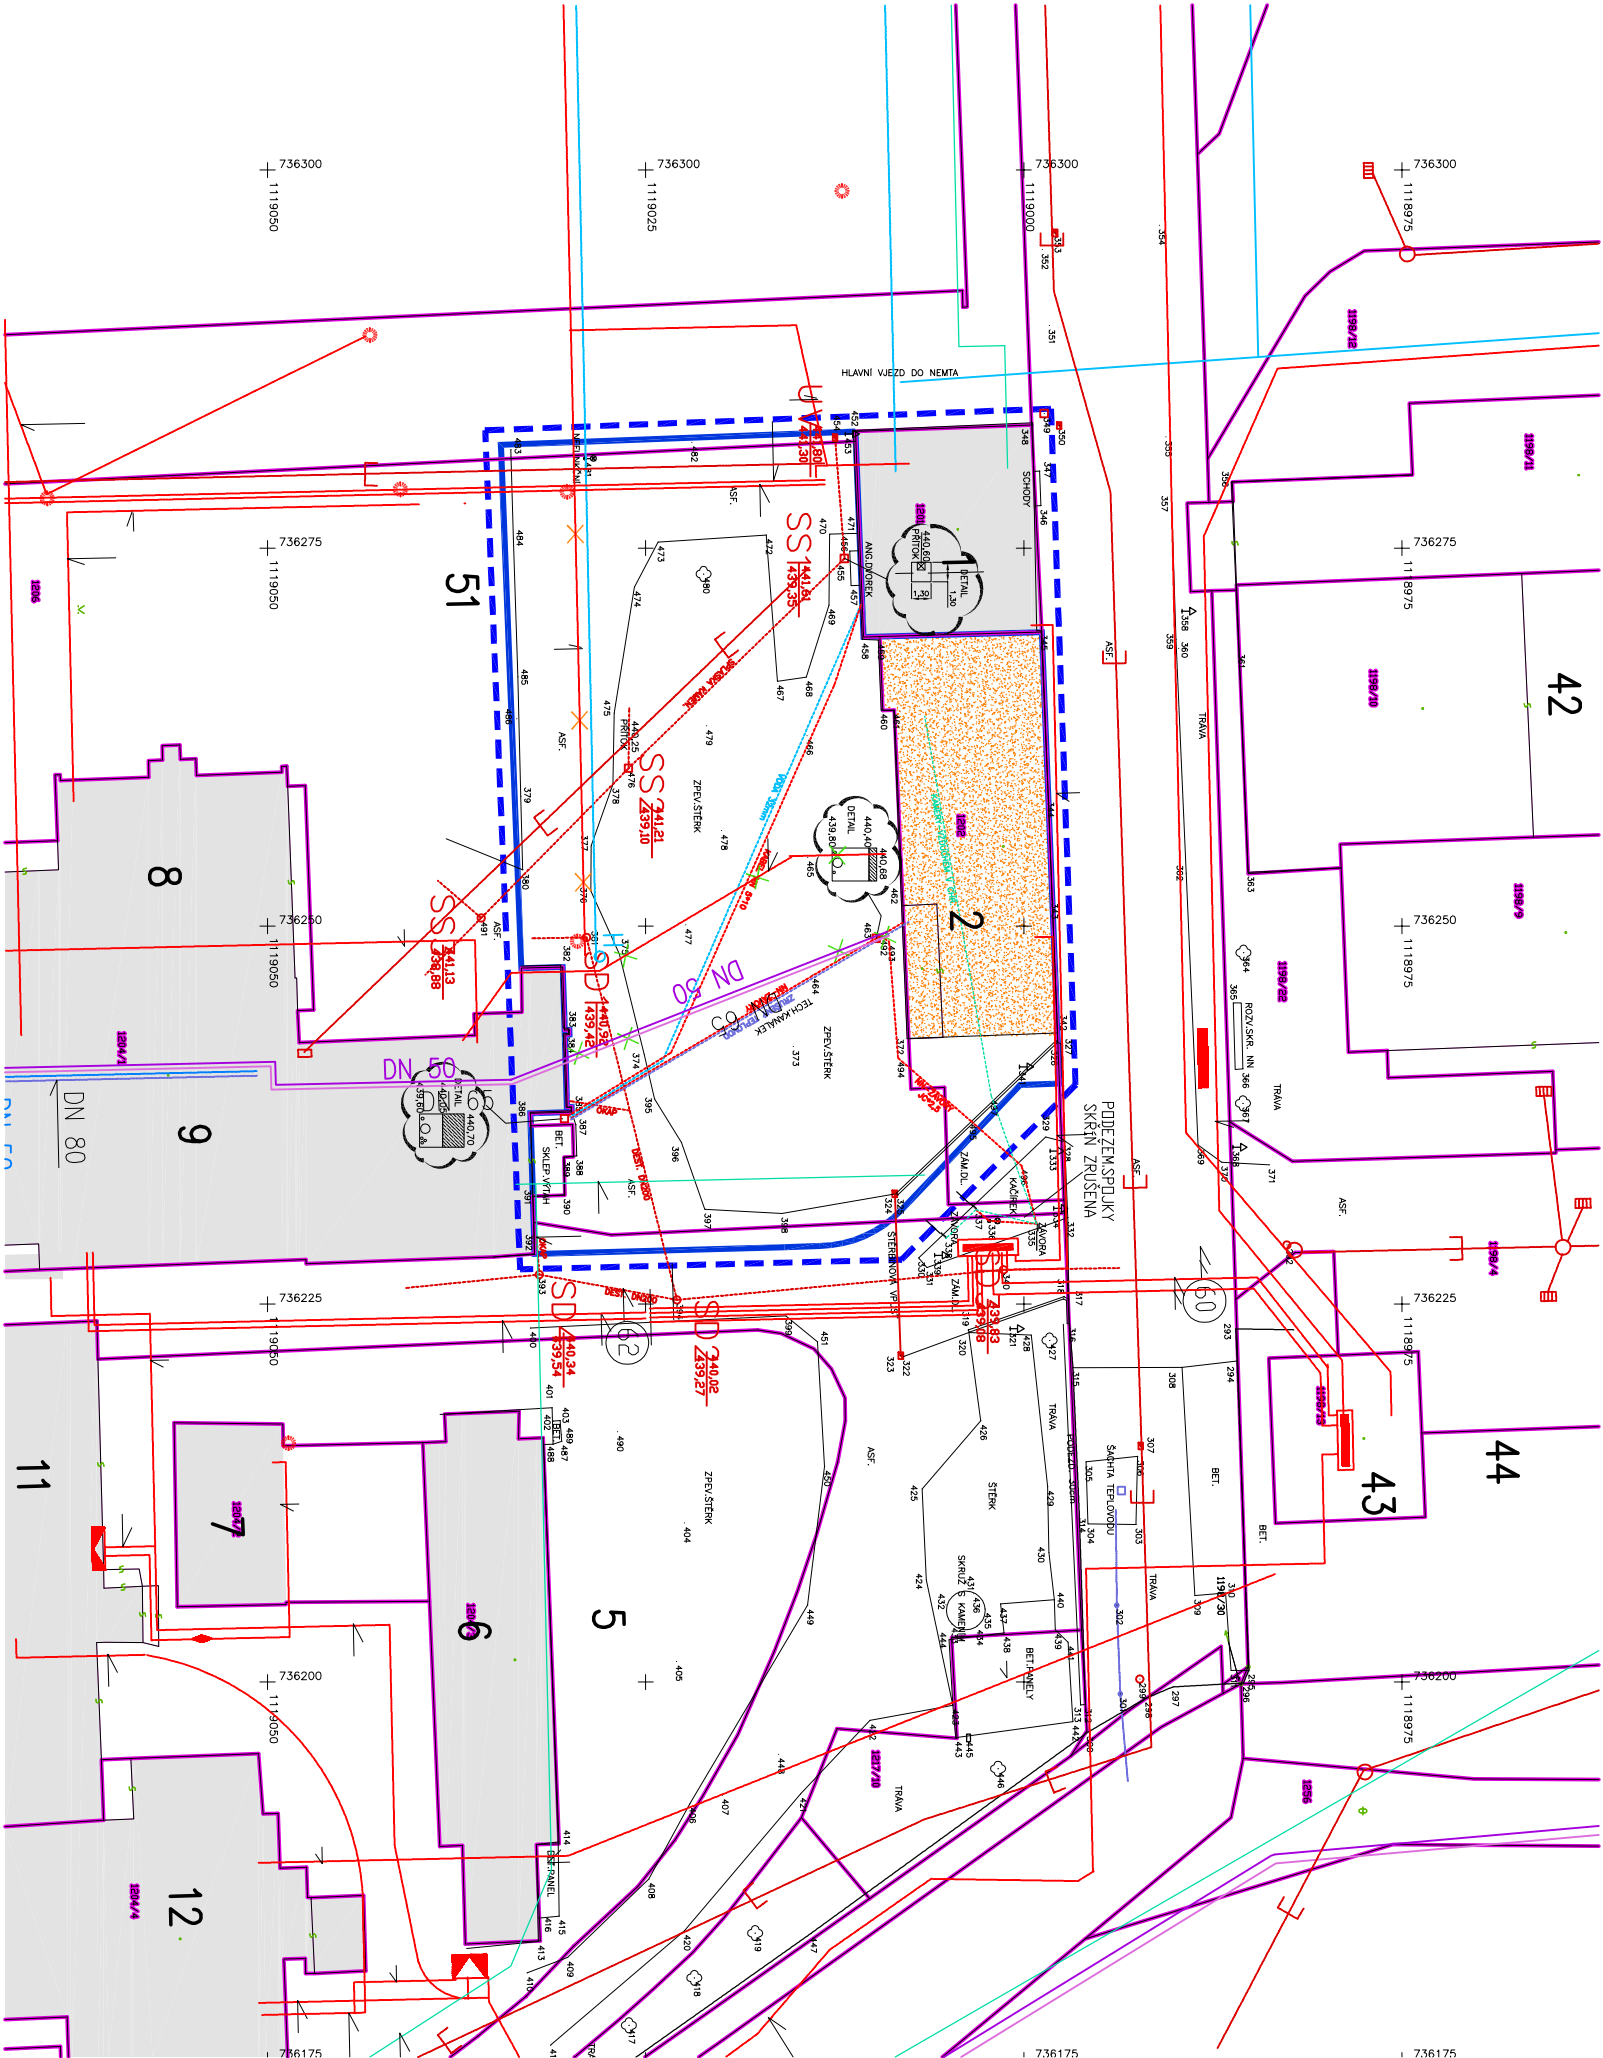


LEGENDA STAV

- stávající plocha stavebního objektu
- hranice KN / vnitřní hranice KN
- parcelní čísla
- vodovod
- kanalizace splašková
- kanalizace dešťová
- plynovod STL
- kabelový rozvod NN
- kabelový rozvod slaboproudu
- kabelový rozvod VO
- stávající rozvod páry
- stávající rozvod kondenzátu
- stávající rozvod topení
- stávající rozvod TUV
- číslo objektu v areálu nemocnice

LEGENDA NÁVRH – část B

- hranice řešeného území – plocha B
- hranice staveniště
- návrh stavebních objektů k demolici
- návrh inženýrských objektů k demolici
- návrh inženýrských objektů k demolici
- návrh inženýrských objektů k demolici
- PRED DEMOLICI OVERIT

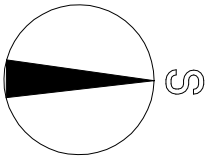

OBJEDNATEL : Nemocnice Tábor, a.s. IČ 26095203, DIČ CZ26095203 , Kpt. Jaroše 2000, 390 02 Tábor				Z Á R O V K A A R C H I T E K T I 	
ZHOTOVITEL : Ing.arch. Pavel Zadrobilek , ŽÁROVKA ARCHITEKTI, ČKA 02 868, IČ: 44414471 U Koruny 685, Hradec Králové					
SPOLUPRÁCE : Ing.arch. Jan Hochman - Atelier H1 ČKA 00762, IČ: 11015802		ZHOTOVITEL ODDILU : Ing.Tomáš Koblása ČKAIT 0602275, IČ: 684 56 425		U Koruny 685 Hradec Králové	
NOVÁ PSYCHIATRIE - NEMOCNICE TÁBOR					
STAVEBNÍ OBJEKT		STAVENIŠTĚ "B" -		STUPEŇ : DSP+DPPS	
PROFESE		SOUHRNNÉ ŘEŠENÍ STAVBY		DATUM : 04/2015	
ODPOVĚDNÝ PROJEKTANT		Ing.arch. Pavel Zadrobilek , autorizovaný architekt ČKA 02 868, IČ: 11015802		PARÉ. č. : MĚŘÍTKO: 1:500	
SITUACE SOUČASNÉHO STAVU				ČÍSLO V. : C.7 - B	