


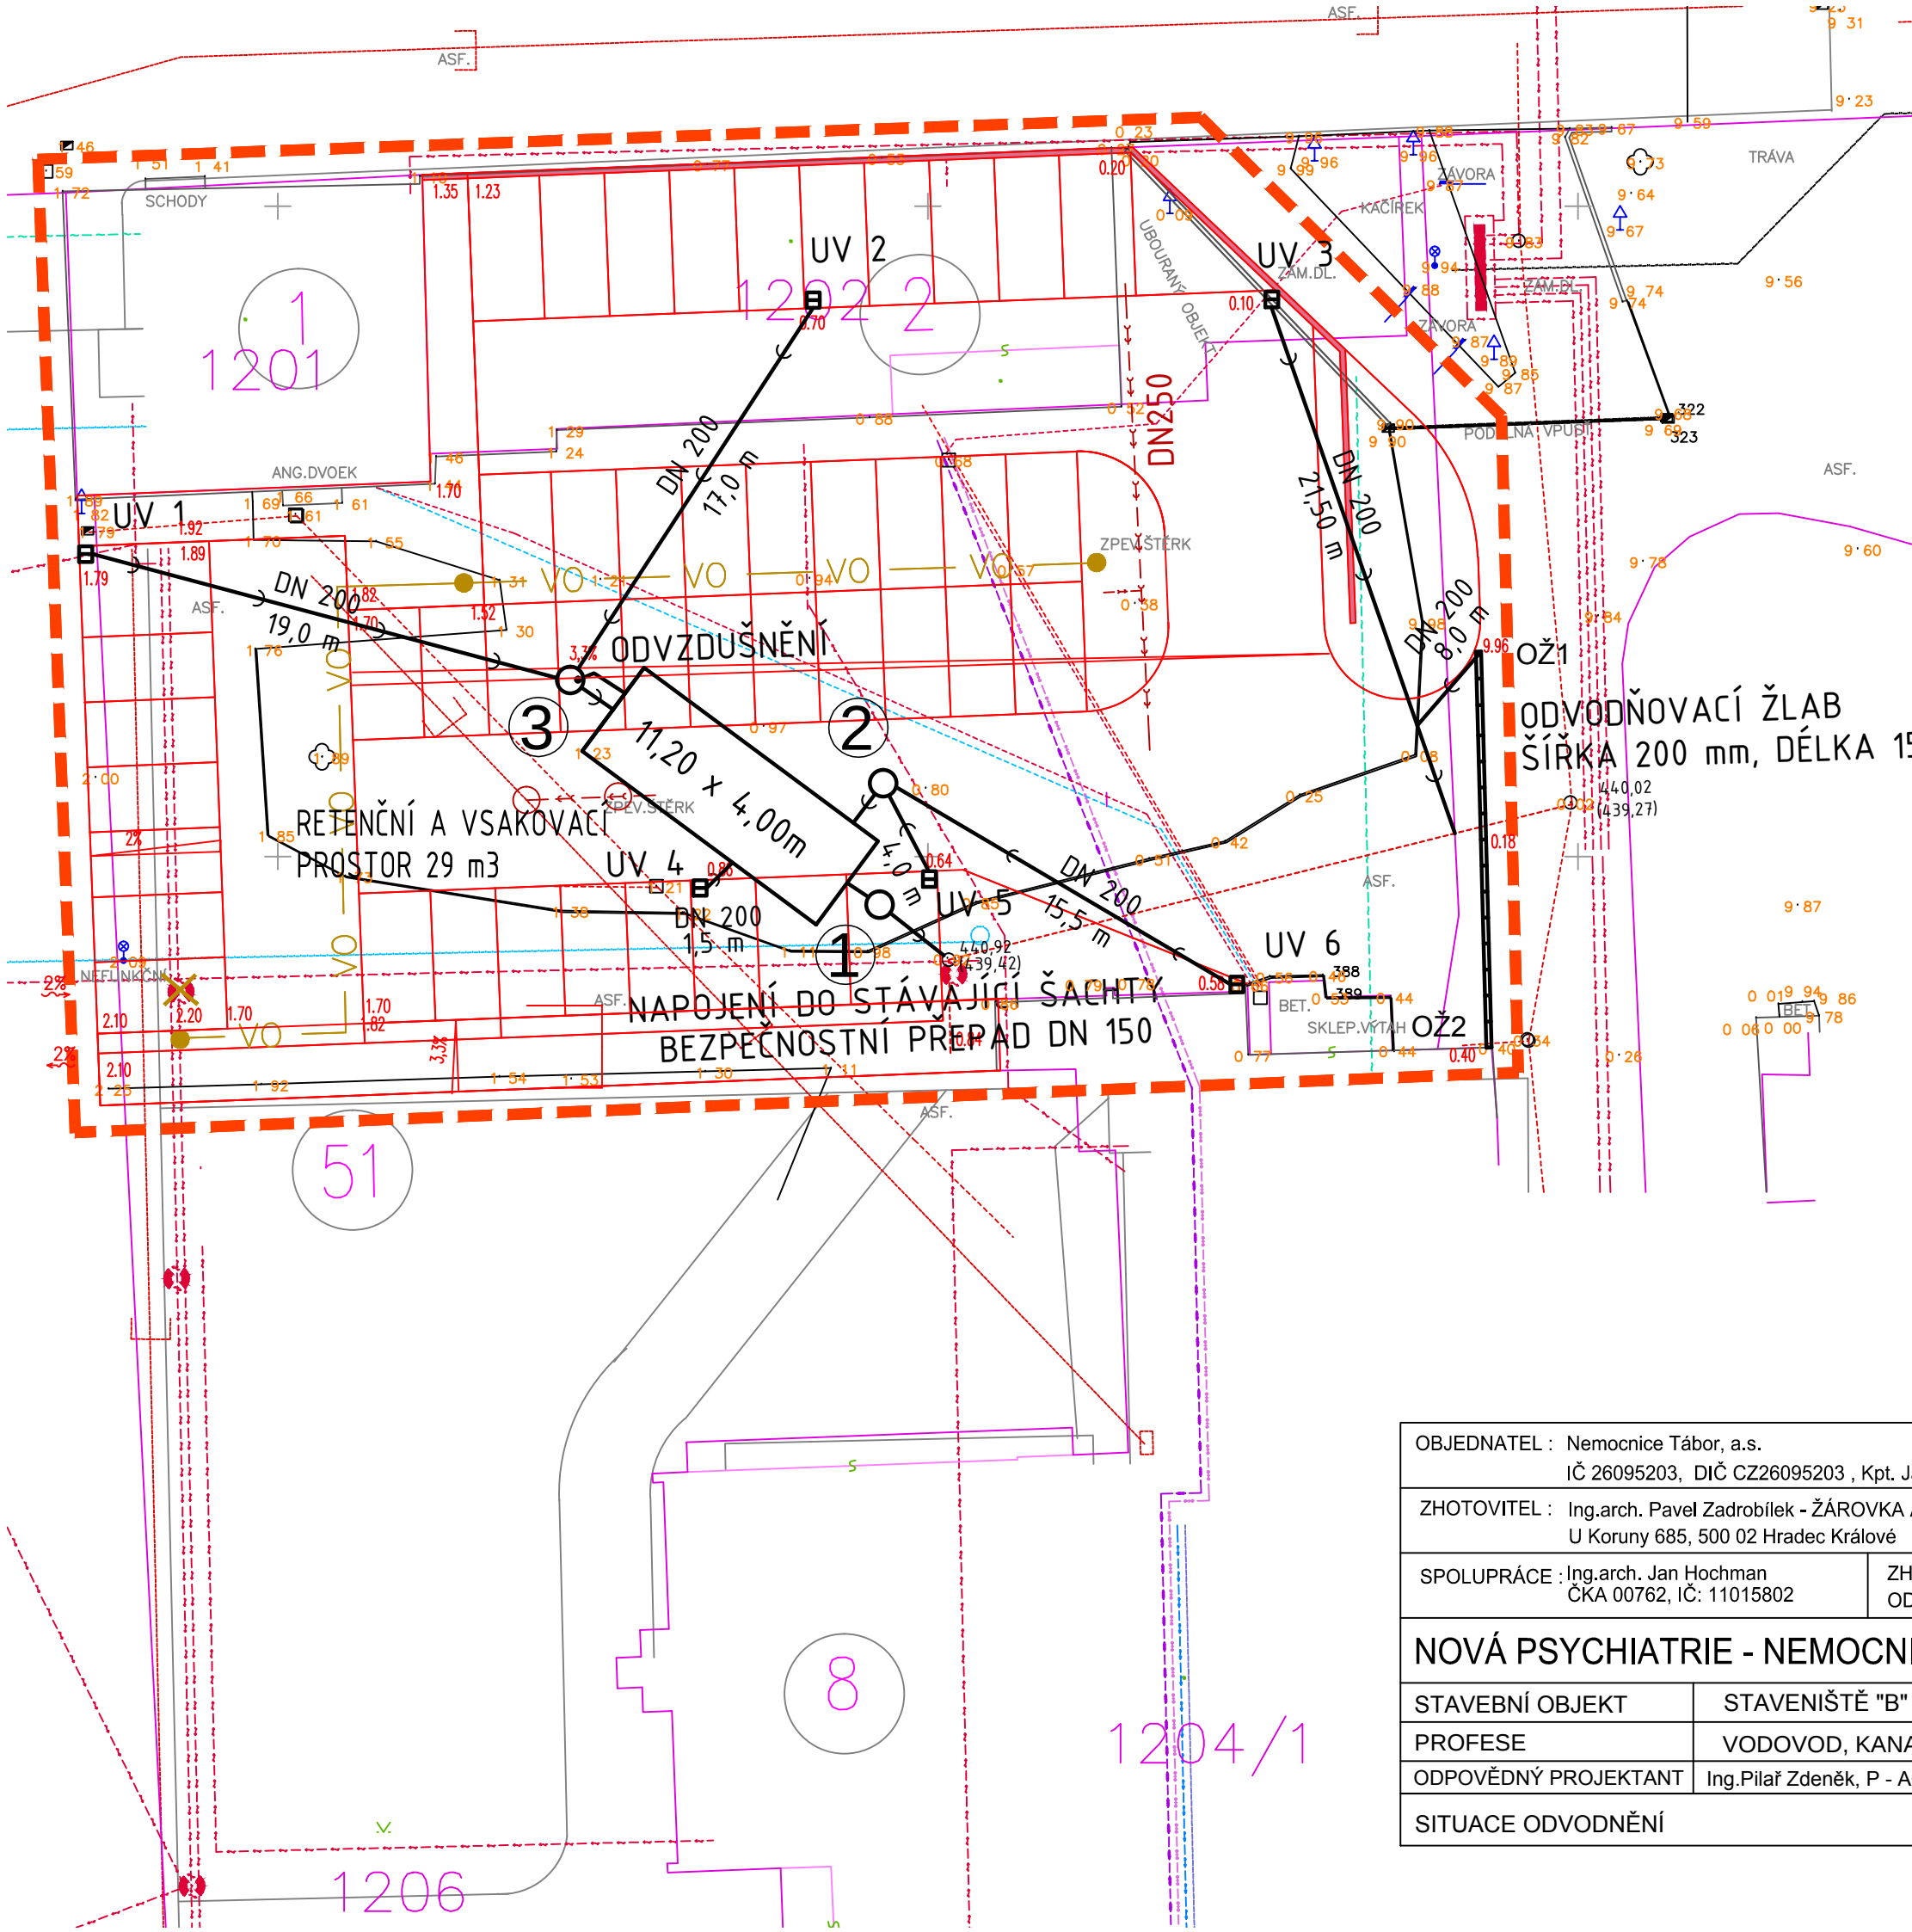

VYTYČOVACÍ BODY

BOD	X	Y
Š 1	1119026,85	736251,86
Š 2	1119022,18	736251,71
Š 3	1119018,21	736263,75
UV 1	1119013,37	736282,39
UV 2	1119003,61	736254,42
UV 3	1119003,59	736236,76
UV 4	1119026,21	736258,77
UV 5	1119025,87	736249,94
UV 6	1119029,92	736238,12
OŽ 1	1119017,12	736228,92
OŽ 2	1119032,35	736228,52

LEGENDA INŽENÝRSKÝCH SÍTÍ :

- PÁRA
- ÚSTŘEDNÍ TOPENÍ
- TUV
- KONDENZÁT
- VODOVOD
- KANALIZACE
- ELEKTRO – SILNOPROUD
- ELEKTRO – SLABOPROUD
- NAVŘENÉ ODVODNĚNÍ DN 200
- NAVŘENÉ ULIČNÍ VPUSTI
- NAVŘENÉ KANALIZAČNÍ ŠACHTY

±0,000 = 444,050 m.n.m. B.p.v

OBJEDNATEL : Nemocnice Tábor, a.s. IČ 26095203, DIČ CZ26095203 , Kpt. Jaroše 2000, 390 02 Tábor		ŽÁROVKA ARCHITEKTI www.zarovkaarchitekti.cz
ZHOTOVITEL : Ing.arch. Pavel Zadrobílek - ŽÁROVKA ARCHITEKTI, ČKA 02 867, IČ: 44414471 U Koruny 685, 500 02 Hradec Králové		
SPOLUPRÁCE : Ing.arch. Jan Hochman ČKA 00762, IČ: 11015802	ZHOTOVITEL P - AQUA s.r.o., Ing.Pilař Zdeněk ODDÍLU : ČKAIT 0600024, IČ: 27485129	
NOVÁ PSYCHIATRIE - NEMOCNICE TÁBOR		STUPEŇ : DSP + DPPS
STAVEBNÍ OBJEKT	STAVENIŠTĚ "B" - SO.13 ODVODNĚNÍ PARKOVIŠTĚ	DATUM : 4/2015
PROFESE	VODOVOD, KANALIZACE	PARÉ. č :
ODPOVĚDNÝ PROJEKTANT	Ing.Pilař Zdeněk, P - AQUA s.r.o., IČ 27485129	MĚŘÍTKO: 1 : 250
SITUACE ODVODNĚNÍ		ČÍSLO V. : SO 13.2.