




PŮDORYS:

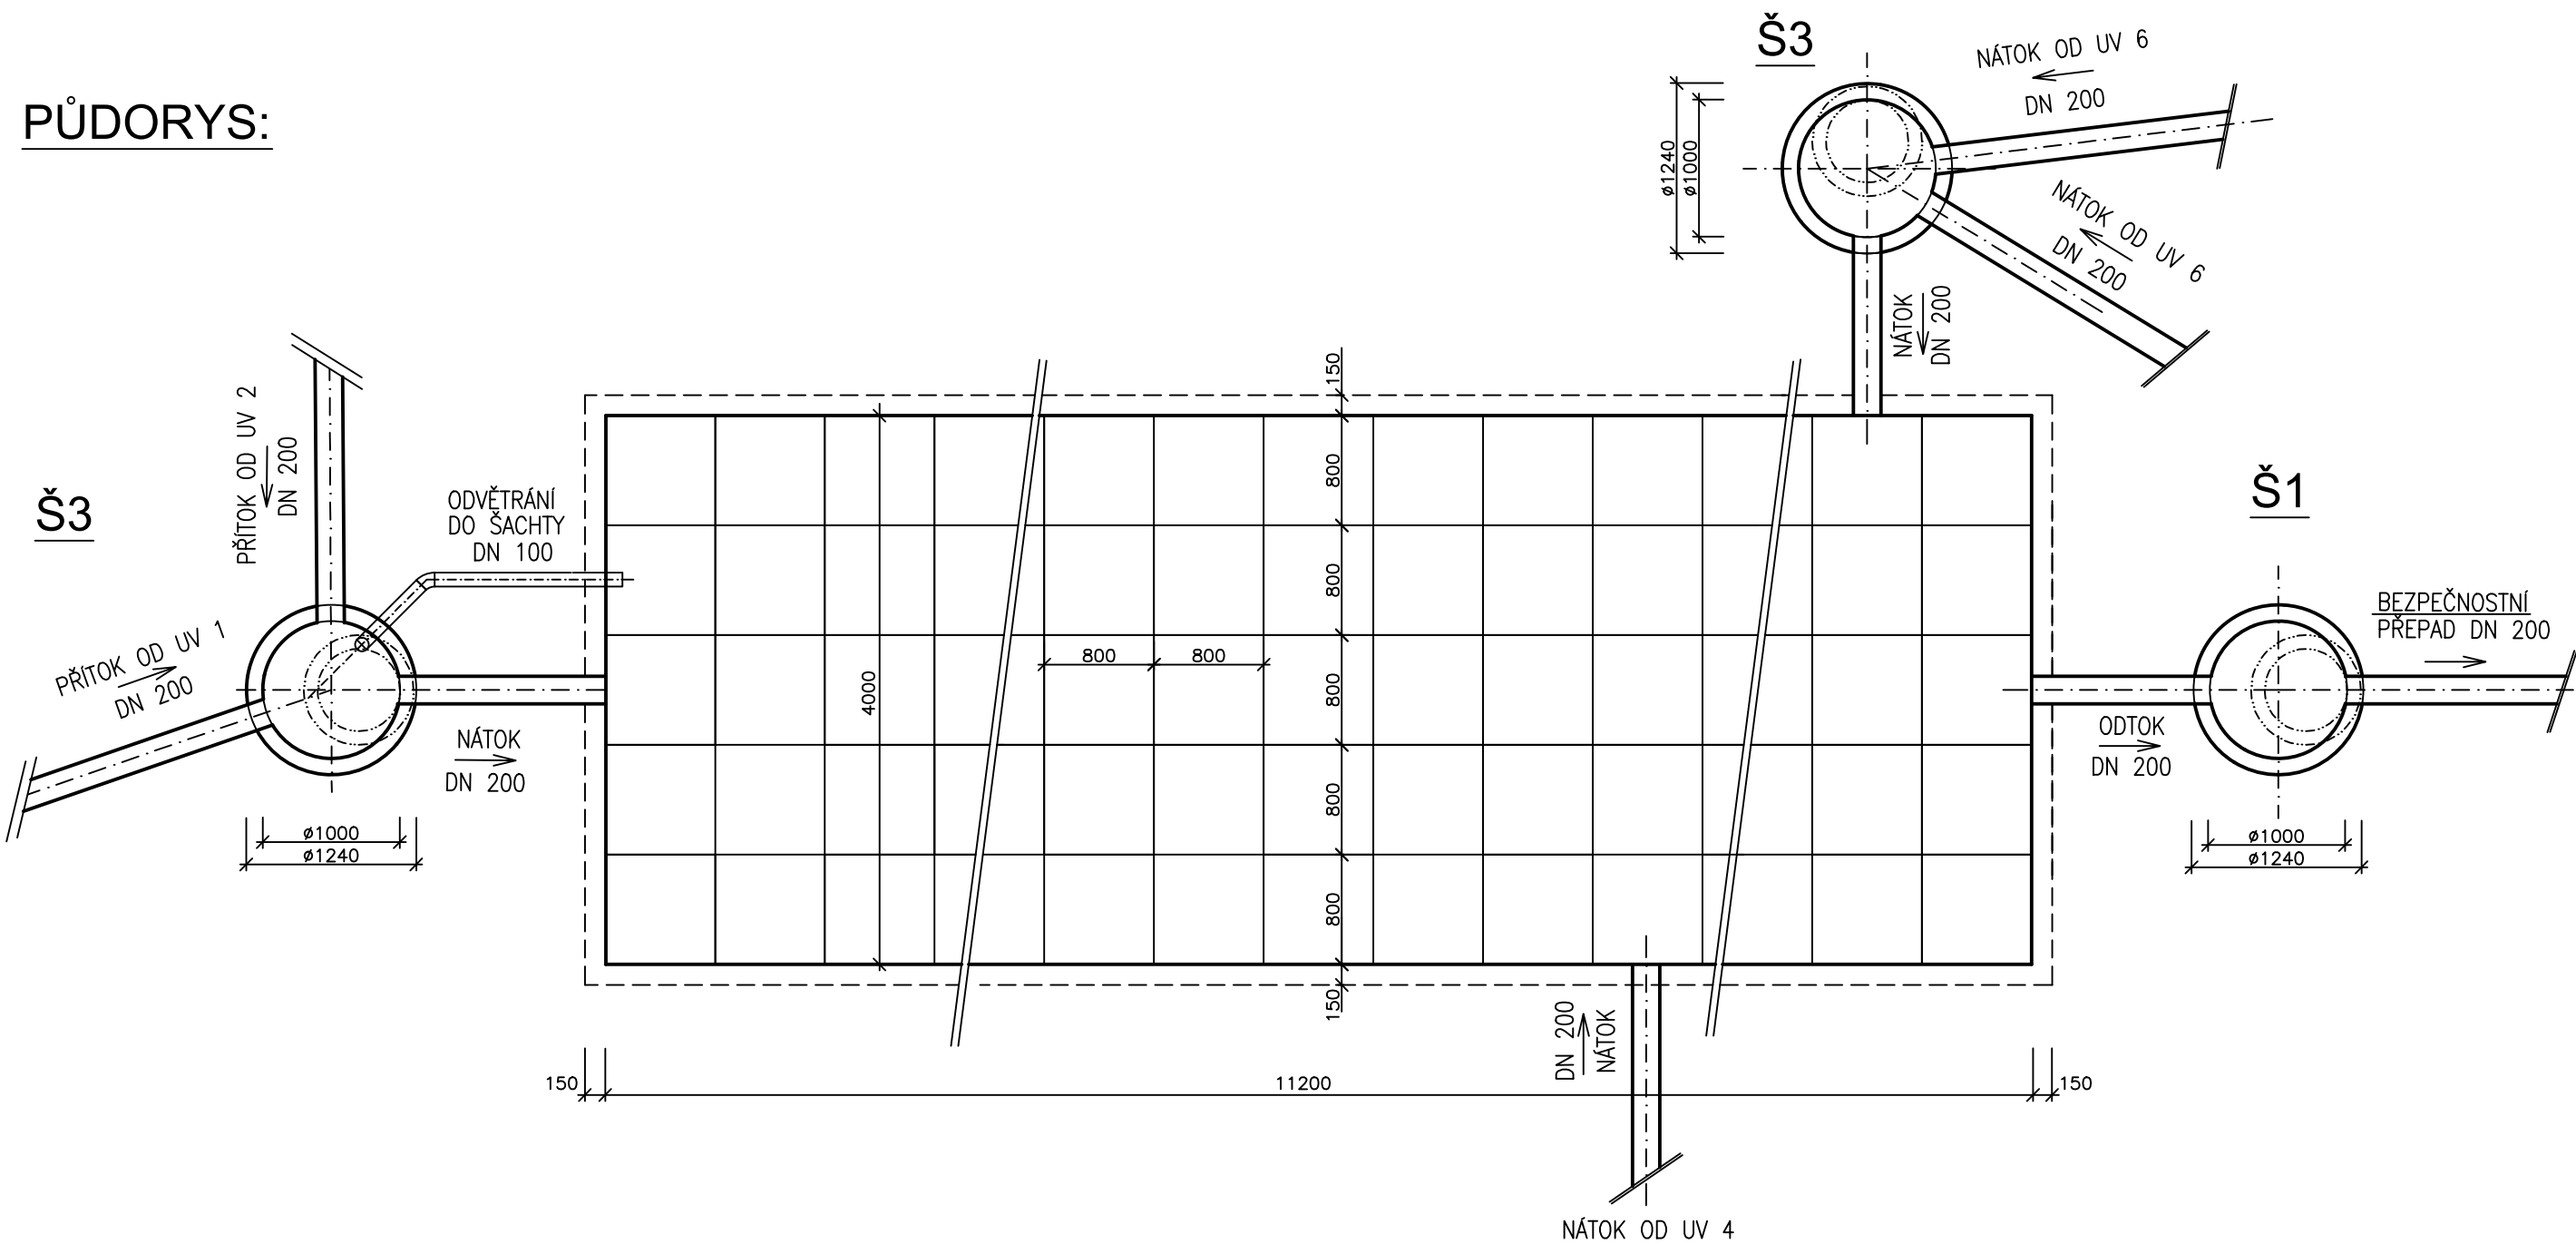

ŘEZ NÁ TOKEM:

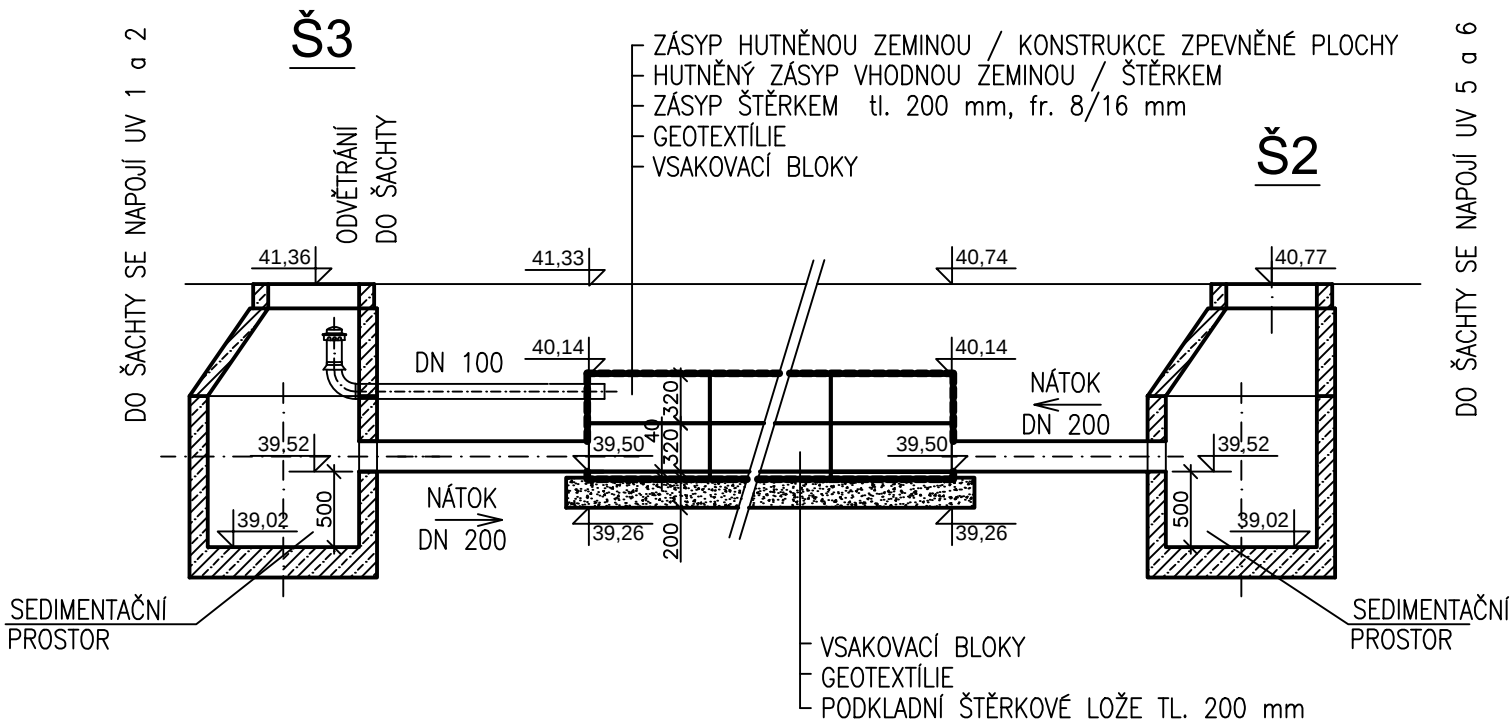

ŘEZ OD TOKEM:

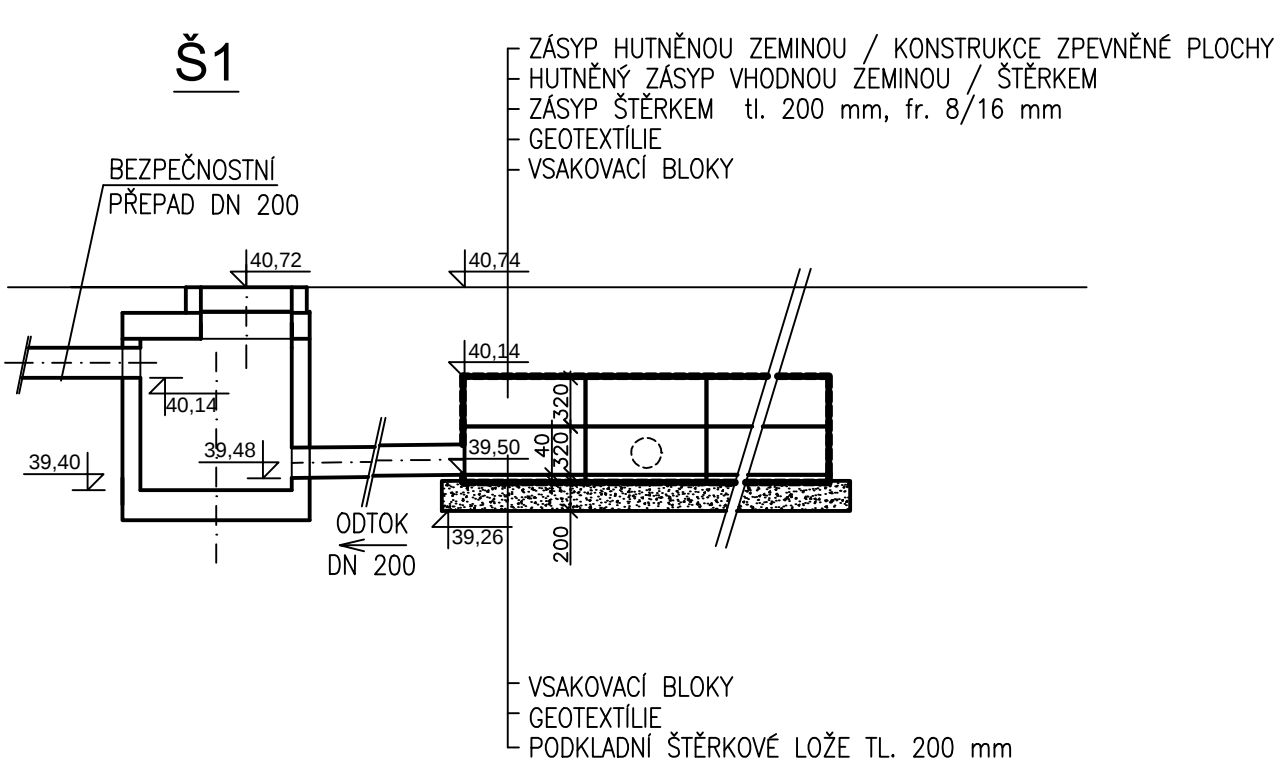

±0,000 = 444,050 m.n.m. B.p.v

OBJEDNATEL : Nemocnice Tábor, a.s. IČ 26095203, DIČ CZ26095203 , Kpt. Jaroše 2000, 390 02 Tábor		ŽÁROVKA ARCHITEKTI www.zarovkaarchitekti.cz
ZHOTOVITEL : Ing.arch. Pavel Zadrobílek - ŽÁROVKA ARCHITEKTI, ČKA 02 867, IČ: 44414471 U Koruny 685, 500 02 Hradec Králové		
SPOLUPRÁCE : Ing.arch. Jan Hochman ČKA 00762, IČ: 11015802	ZHOTOVITEL P - AQUA s.r.o., Ing. Pilař Zdeněk ODDÍLU : ČKAIT 0600024, IČ: 27485129	
NOVÁ PSYCHIATRIE - NEMOCNICE TÁBOR		STUPEŇ : DSP + DPPS
STAVEBNÍ OBJEKT	STAVENIŠTĚ "B" - SO.13 ODVODNĚNÍ PARKOVIŠTĚ	DATUM : 4/2015
PROFESE	VODOVOD, KANALIZACE	PARÉ. č.:
ODPOVĚDNÝ PROJEKTANT	Ing.Pilař Zdeněk, P - AQUA s.r.o., IČ 27485129	MĚŘÍTKO: 1 : 50
PŮDORYS A ŘEZY VSAKOVACÍ NÁDRŽE		ČÍSLO V. : SO 13.3.