



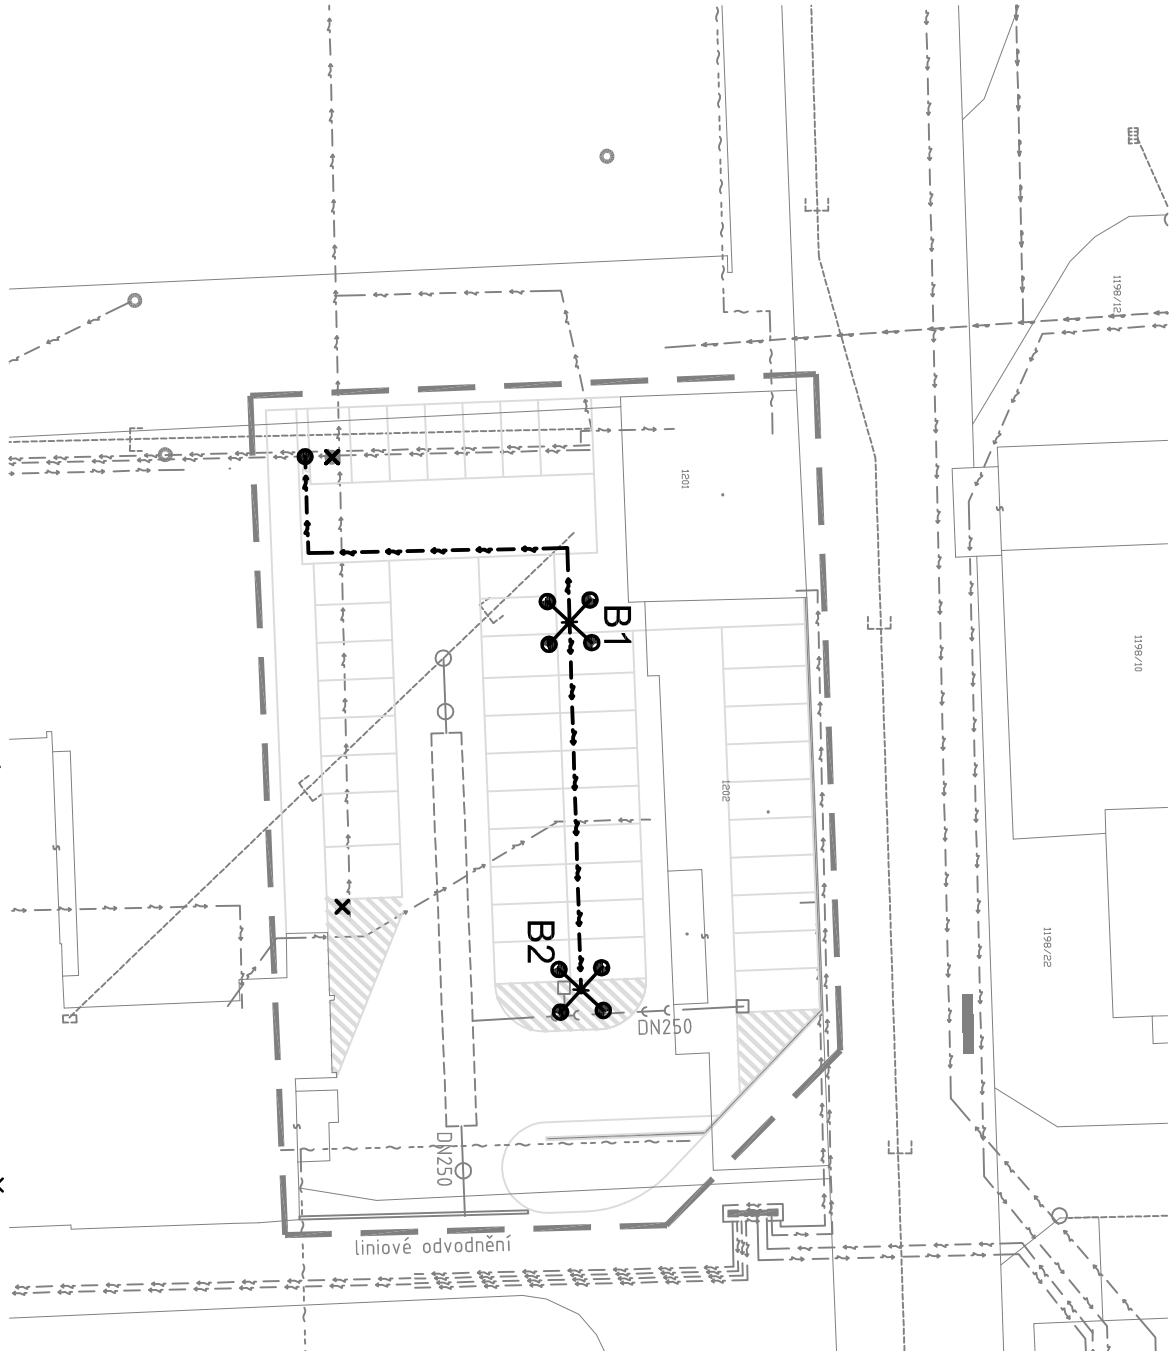

LEGENDA

ZÁKLAD PRO OSVĚTLOVACÍ STOŽÁRY


- STÁVAJÍCÍ STOŽÁRY VENKOVNÍHO OSVĚTLENÍ
- STÁVAJÍCÍ RŮŠENÝ STOŽÁR VENKOVNÍHO OSVĚTLENÍ
- STÁVAJÍCÍ PODZEMNÍ SILOVÉ VEDENÍ NN
- STÁVAJÍCÍ A NOVÉ SLABOPROUDÉ ROZVODY
- STÁVAJÍCÍ A NOVÝ VODOVOD PODZEMNÍ
- KANALIZACE SPLAŠKOVÁ STÁVAJÍCÍ A NOVÁ PODZEMNÍ
- NOVÉ VEDENÍ VENKOVNÍHO OSVĚTLENÍ KABELEM AYKY-1 4x114mm² A DRÁTU FeZn PR.10mm, KABEL ULOŽEN V PLASTOVÉ KABELOVÉ CHRÁNIČCE O PR. 80mm
- ČTYŘI VÝBOJKOVÁ SVÍTLIDLA S VÝBOJKOU TN/CS/SON-T PL4 PLUS NA OCELOVÉM ROVNĚM ČTYŘHRANĚM VÝLOŽNÍKU DÉLKY 1 m UPEVNĚNÝM SE SLoupOVOU ROZVODNICÍ SE 2-MA POUSTIKAMI
- SPOLKA PROPOLUJÍCÍ NOVÉ SE STÁVAJÍCÍM KABELOVÝM VEDENÍM

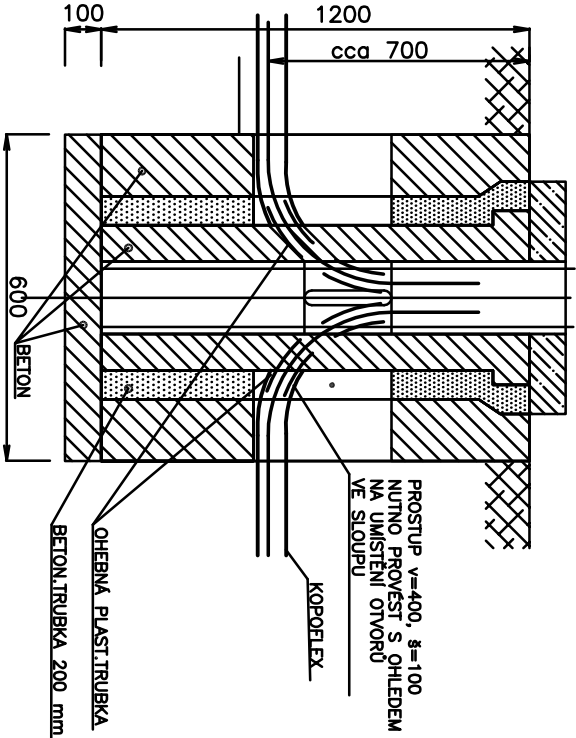

Bod	Souřadnice -X	Souřadnice -Y
B1	1119014.49	736267.81
B2	1119013.72	736243.49

VZOROVÉ ŘEZY KABELOVOU TRASOU

HLOBKA ULOŽENÍ KABELU NN V CHRÁNIČKÁCH
V CELÉ TRASE JE 1.000mm
ŠÍŘKAVÝ VÝKOPU JE 350mm
CHRÁNIČKY PRŮMĚR 80 mm

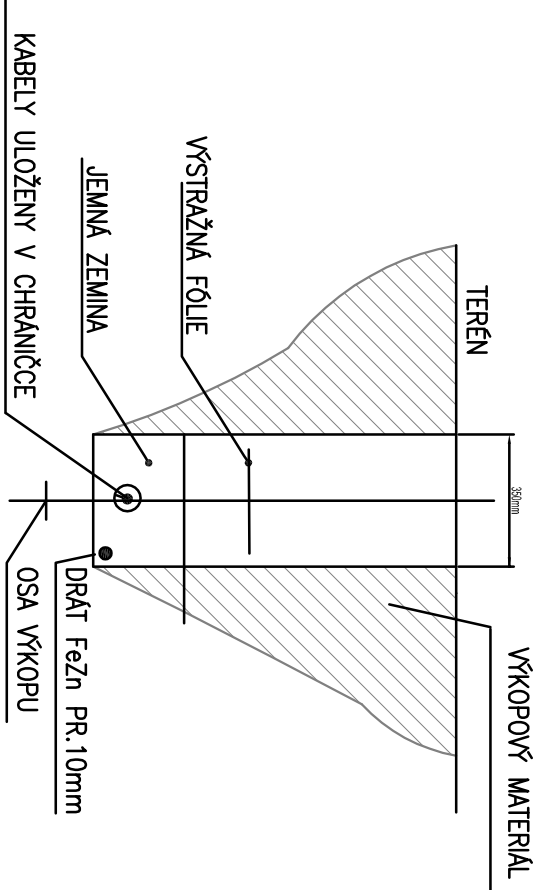

PŘED ZAHÁJENÍM VÝKOPOVÝCH PRACÍ BUDOU VYTÝČENY VŠECHNY STÁVAJÍCÍ A V RÁMCI STAVBY JIŽ POLOŽENÉ INŽENÝRSKÉ SÍTĚ MEZI SÍTĚMI V MAJETKU INVESTORA BUDOU DODRŽOVANY MINIMÁLNÍ VZDÁLENOSTI DLE ČSN 73 6005 VČ. JEJICH ZMĚN A DODATKŮ

STÁVAJÍCÍ FUNKČNÍ KABELY UMÍSTĚNÉPOD NOVÝM PARKOVIŠTĚM BUDOU NOVĚ VLOŽENY DO DĚLENÝCH KABELOVÝCH CHRÁNIČEK PR.80mm

ELEKTRICKÁ SÍŤ NN: 3+PEN SÍŤ. 50Hz, 400V/TN–C–S

OCHRANA PŘED NDN NN: AUTOMATICKÝM ODPOJENÍM PORUCHY OD ZDROJE

±0,000 = 444,050 m.n.m. B.p.v

OBJEDNATEL : Nemocnice Tábor, a.s. IČ 26095203, DIČ CZ26095203 , Kpt. Jaroše 2000, 390 02 Tábor			ZÁROVKA ARCHITEKTI  U Koryny 685, Hradec Králové	
ZHOTOVITEL : Ing.arch. Pavel Zadrobilek , ŽÁROVKA ARCHITEKTI, ČKA 02 868, IČ: 44414471 U Koryny 685, Hradec Králové				
SPOLUPRÁCE :Ing.arch. Jan Hochman - Atelier H1 ČKA 00762, IČ: 11015802		ZHOTOVITEL ODDLU : Ing.Tomáš Kobláča ČKAIT 0602275, IČ: 684 56 425		
NOVÁ PSYCHIATRIE - NEMOCNICE TÁBOR				
STAVEBNÍ OBJEKT		STAVENIŠTĚ B, SO 14 OSVĚTLENÍ PARKOVIŠTĚ		
PROFESE		SILNOPROUDÁ ELEKTROINSTALACE		
ODPOVĚDNÝ PROJEKTANT		Ing.Pavel Šandera, ČKAIT 0600617		
SITUACE OSVĚTLENÍ PARKOVIŠTĚ			STUPEŇ: DSP+DPPS	
			DATUM : 04/2015	
			PARÉ. č :	
			MĚŘÍTKO: 1:500	
ČÍSLO V. : D.2.10.2				