


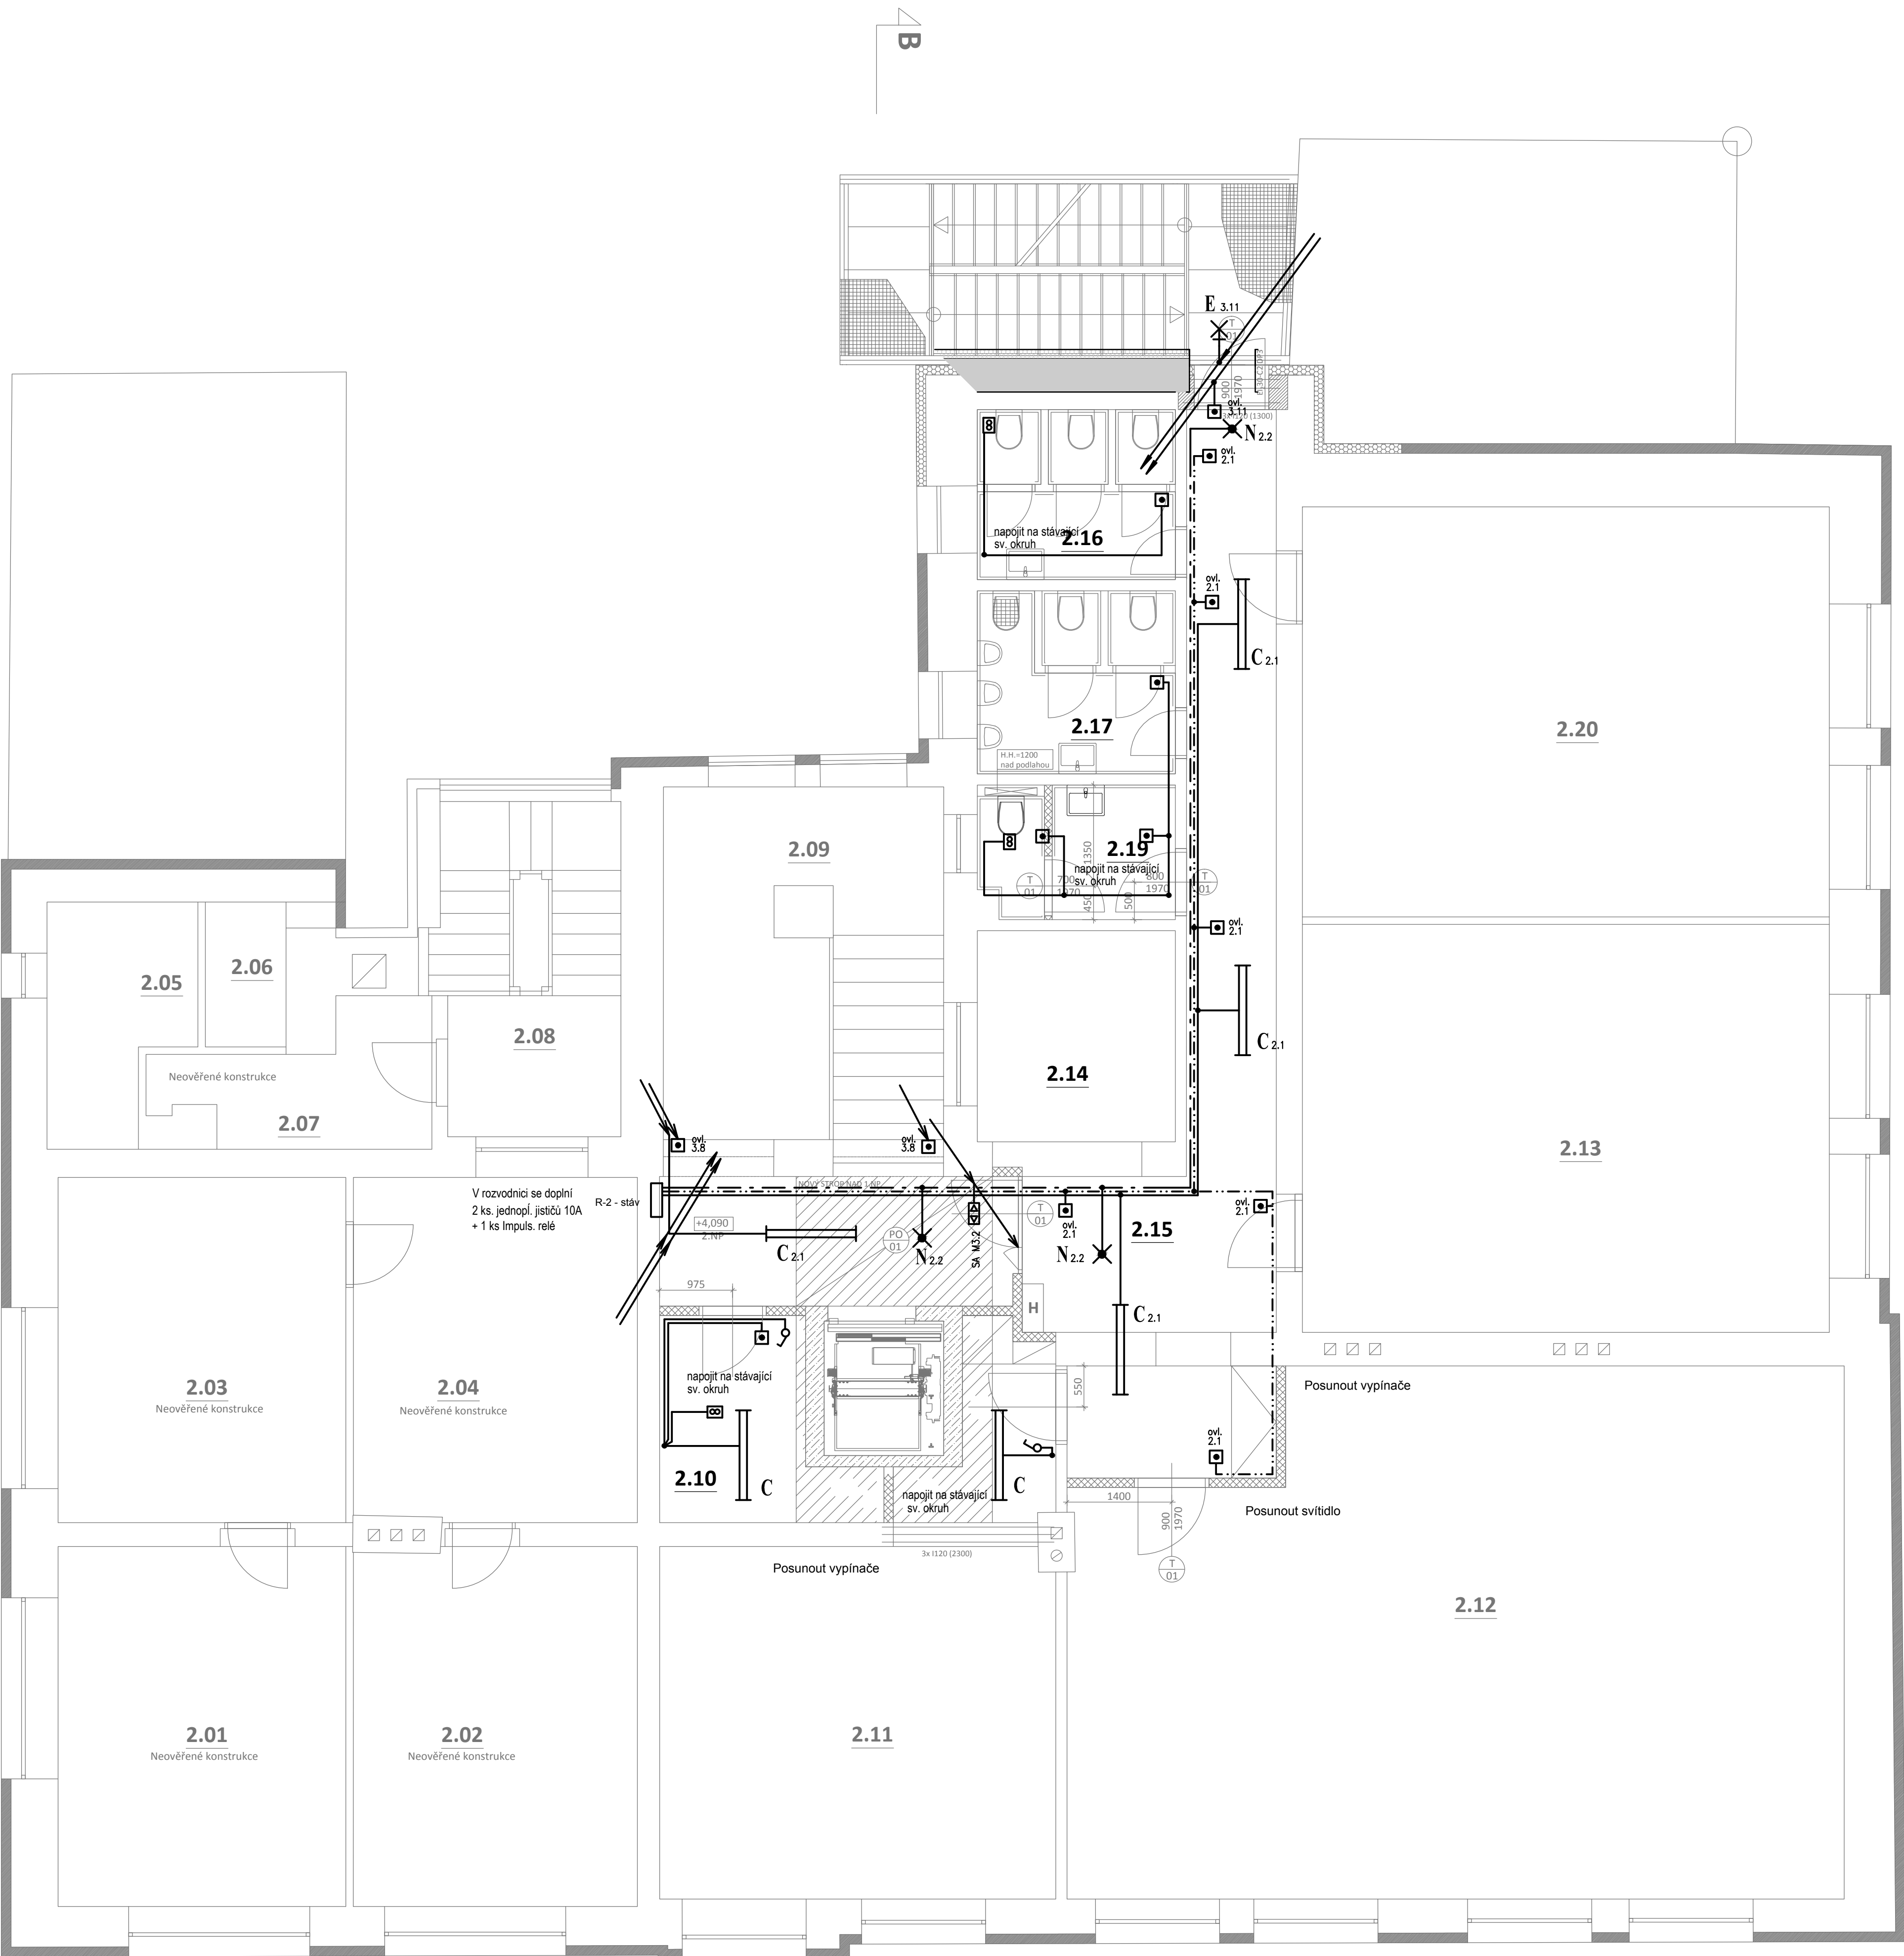


LEGENDA MÍSTNOSTÍ 2.NP

č.m.	NÁZEV MÍSTNOSTI	PLOCHA (m²)	PODLAHA	STĚNA
2.01	LOŽNICE	17,70	STÁVAJÍCÍ	STÁVAJÍCÍ
2.02	POKOJ	17,47	STÁVAJÍCÍ	STÁVAJÍCÍ
2.03	OBÝVACÍ POKOJ	17,52	STÁVAJÍCÍ	STÁVAJÍCÍ
2.04	KUCHYNĚ	17,14	STÁVAJÍCÍ	STÁVAJÍCÍ
2.05	KOUPELNA	5,51	STÁVAJÍCÍ	STÁVAJÍCÍ
2.06	WC	2,17	STÁVAJÍCÍ	STÁVAJÍCÍ
2.07	PŘEDSÍŇ	3,66	STÁVAJÍCÍ	STÁVAJÍCÍ
2.08	SCHODIŠTĚ	-	STÁVAJÍCÍ	STÁVAJÍCÍ
2.09	SCHODIŠTĚ	-	STÁVAJÍCÍ	STÁVAJÍCÍ
2.10	ARCHÍV	8,06	PVC	OMÍTKA + MALBA
2.11	KABINET	25,95	STÁVAJÍCÍ	STÁVAJÍCÍ
2.12	TŘÍDA	72,28	STÁVAJÍCÍ	STÁVAJÍCÍ
2.13	TŘÍDA	36,09	STÁVAJÍCÍ	STÁVAJÍCÍ
2.14	SKLAD	10,72	PVC	OMÍTKA + MALBA
2.15	CHODBA	11,96	STÁVAJÍCÍ	STÁVAJÍCÍ
2.16	WC - ŽENY	6,60	STÁVAJÍCÍ	STÁVAJÍCÍ
2.17	WC - MUŽI	6,24	STÁVAJÍCÍ	STÁVAJÍCÍ
2.19	WC - UČITELÉ	4,32	KERAMICKÁ DLAŽBA	OMÍTKA / KERAM. OBKLAD
2.20	ÚČEBNA	36,78	STÁVAJÍCÍ	STÁVAJÍCÍ

Napětíová soustava 3/N/PE ~50 Hz, 400/230V
sít': TN-C-S
Ochrana před úrazem el. proudem
Automatickým odpojením od zdroje
Proudovým chráničem

COPYRIGHT: Tento plán je duševním vlastnictvím a nesmí být bez našeho svolení rozmnožován a ani zpřístupněn třetím osobám (odvoláme se na zákon o vlastnických právech a na zákon proti nekalé soutěži).

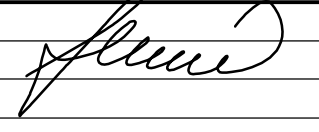Zodp. projektant: Ing. Ludmila Jelínková Projektant: Ing. Ludmila Jelínková Místo stavby: Koněšín 72, k.ú. Koněšín Investor: Obec Koněšín, Koněšín 145	 Ing. Ludmila Jelínková Projektování el. zařízení 675 03 Náměstí 1 IČO 40462536, tel: 603495592 www.jelinkova.cz
Název akce: MODERNIZACE ŠKOLY V KONĚŠÍNĚ NA PARCELE č. 90, k.ú. Koněšín	Č. rak: 06/20 Datum: 03/2020 Účel: DPS
Obsah: D.1.4.4.6 Zařízení SIL a SLP elektrotechniky vč. ochr. před blesk EL. ROZVODY SIL - půdorys 1.N.P.	Měřítko: 1:50 Č. výkz.: D.1.4.4.4