


3.NP - POŽÁRNÍ+AKUSTICKÝ PODHLED

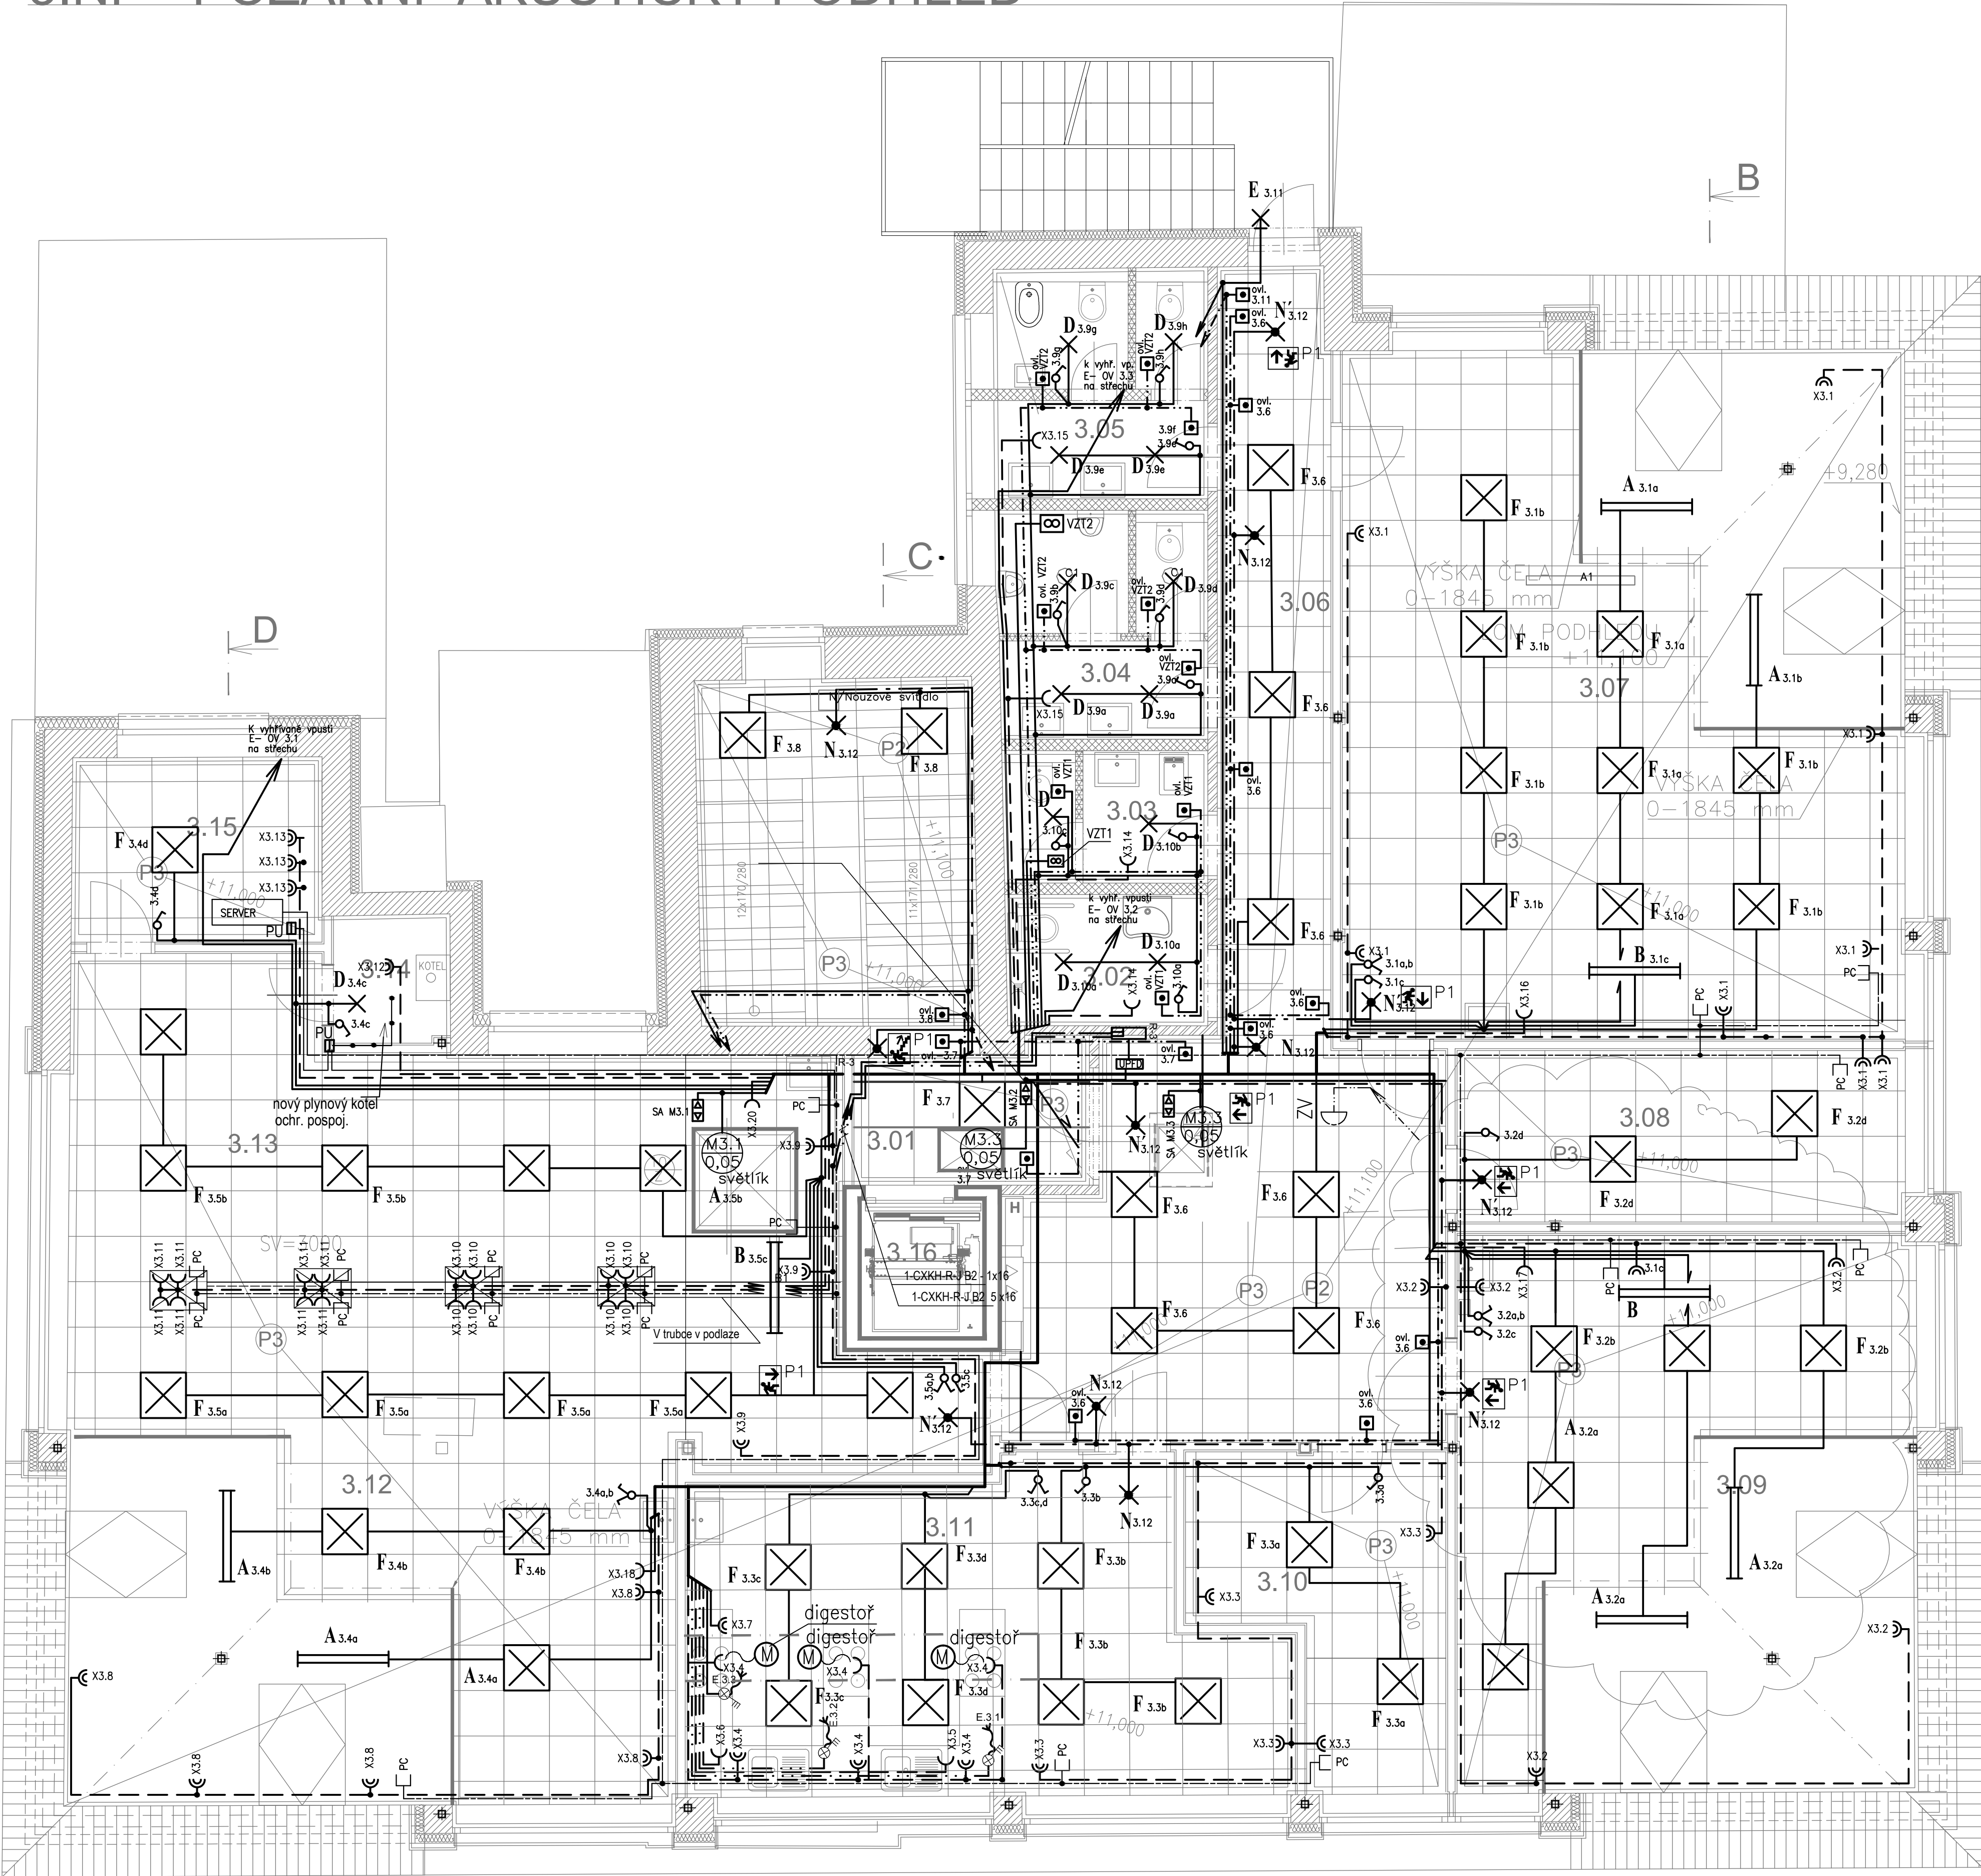

LEGENDA MÍSTNOSTÍ PODKROVÍ

č.m.	NÁZEV MÍSTNOSTI	PLOCHA (m²)	PODLAHA	STĚNA
3.01	CHODBA	6,7	KERAMICKÁ DLAŽBA	OMÍTKA + MALBA
3.02	BEZBARIÉROVÉ WC	4,5	KERAMICKÁ DLAŽBA	OMÍTKA / KERAM. OBKLAD
3.03	WC - UČITELÉ + ÚKLID	4,4	KERAMICKÁ DLAŽBA	OMÍTKA / KERAM. OBKLAD
3.04	WC - MUŽI	7,5	KERAMICKÁ DLAŽBA	OMÍTKA / KERAM. OBKLAD
3.05	WC - ŽENY + HYGIENICKÁ KABINA	7,5	KERAMICKÁ DLAŽBA	OMÍTKA / KERAM. OBKLAD
3.06	CHODBA	44,5	KERAMICKÁ DLAŽBA	OMÍTKA + MALBA
3.07	PŘÍRODOVĚDNÁ UČEBNA	67,5	PVC - světlé barvy	OMÍTKA + MALBA
3.08	KABINET PŘÍRODOV.	13,2	PVC - světlé barvy	OMÍTKA + MALBA
3.09	JAZYKOVÁ UČEBNA	44,7	PVC - světlé barvy	OMÍTKA + MALBA
3.10	KABINET JAZYKŮ	11,8	PVC - světlé barvy	OMÍTKA + MALBA
3.11	KUCHYŇKA ŘEMESLA	33,2	PVC - světlé barvy	OMÍTKA / KERAM. OBKLAD
3.12	UČEBNA ŘEMESLA	40,2	PVC - světlé barvy	OMÍTKA + MALBA
3.13	UČEBNA PC.	58,0	PVC - světlé barvy	OMÍTKA + MALBA
3.14	TECHNICKÁ MÍSTNOST	2,6	KERAMICKÁ DLAŽBA	OMÍTKA + MALBA
3.15	SERVOVNA + KABINET PC	7,7	PVC - světlé barvy	OMÍTKA + MALBA
3.16	OSOBNÍ VÝTAH	2,6		OMÍTKA + MALBA

El. rozvody světelné a 1 fáz

El. rozvody nouz. osv.

El. rozvody ovládací

El. rozvody zásuvkové 1 fáz.

El. rozvody 3 fáz

Uzemňovací přívody

Ochranné pospojování

Rozvodnice pro napájení el. zařízení v 3.N.P.

Záložní zdroj pro požární zařízení
(Uninterptible Power for Fire Device)

Školní zvonek - 75V

Zásuvka PC

Rozvody školního zvonku - toy 16 kabel CMFM 2 x 1

Rozvody PC- kabely FTP CAT6 do každé zásuvky v toy 16, 23 a 36
do dvojité zásuvky 2 x

PC SERVER

Napětová soustava 3/N/PE ~50 Hz, 400/230V
sít: TN-C-S
Ochrana před úrazem el. proudem
Automatickým odpojením od zdroje
Proudovým chráničem

COPYRIGHT: Tento plán je duševním vlastnictvím a nesmí být bez našeho svolení rozmnožován a ani
zpřístupněn třetím osobám (odvoláme se na zákon o vlastnických právech a na zákon proti nekalé soutěži).

Zodp. projektant: Ing. Ludmila Jelínková Projektant: Ing. Ludmila Jelínková Místo stavby: Koněšín 72, kú. Koněšín Investor: Obec Koněšín, Koněšín 145		Ing. Ludmila Jelínková 675 03 Náměstí ICO 40462536, tel. 603495592 www.jelinkova.cz
Název akce: MODERNIZACE ŠKOLY V KONĚŠÍNĚ NA PARCELE č. 90, k.ú. Koněšín	Č. rak: 06/20 Datum: 03/2020 Účel: DPS	Č. výk.: D.1.4.4.6
Obsah: D.1.4.4.6 Zařízení SIL a SLP elektrotechniky vč. ochr. před blesk EL. ROZVODY SIL - půdorys 3.N.P.	Měřítko: 1:50	

- A

B

C

D

E

N
- SVĚTLIDLO PRÍSAZENÉ HRANATÉ LED 41,5W, 1432x120 x 69mm, teple bílá, IP 20,

SVĚTLIDLO ZÁVĚSNÍ HRANATÉ ASYMETR. LED 39W, 1223x151x84mm, IP 20, teple bílá

SVĚTLIDLO PRÍSAZENÉ HRANATÉ LED 33,2W, 1150x120 x 69mm, teple bílá, IP 20,

SVĚTLIDLO VESTAVNÉ KRUHOVÉ 222mm LED 25W , IP 44

SVĚTLIDLO PRÍSAZENÉ VENKOVNÍ LED 25W , IP 54

SVĚTLIDLO NOUZOVÉ S VLASTNÍM ZDROJEM V POKOJNOSTI REŽIMU 30min IP 20

- SVĚTLIDLO VESTAVNÉ HRANATÉ LED 38W, 600x600 teple bílá, IP 20,

SPÍNAČ JEDNOPÓL, 250V, 10A IP 20

SPÍNAČ SERIOVÝ, 250V, 10A IP 20

SPÍNAČ STŘÍDAVÝ, 250V, 10A IP 20

TLAČÍTKO SPÍNACÍ 250V, 10A IP 20

- SPÍNAČTROJPOÚL PÁČKOVÝ S DOUTN., 400V, 16A IP 20

SPÍNAČTROJPOÚL , 400V, 32A,IP 44 – se zámekm

ZÁSUVKA POLOZAP. 250V, 16A, IP 20

ZÁSUVKA POLOZAP. DVOJITÁ 250V, 16A, S PŮTOČ. DUTINKOU IP 20

ZÁSUVKA NÁSTĚNNÁ. 250V, 16A, IP 44

PODLAHOVÝ ZÁS. SYSTÉM - 4 x ZÁSUVKA 230V, 16A, 2 x PC ZÁSUVKA