


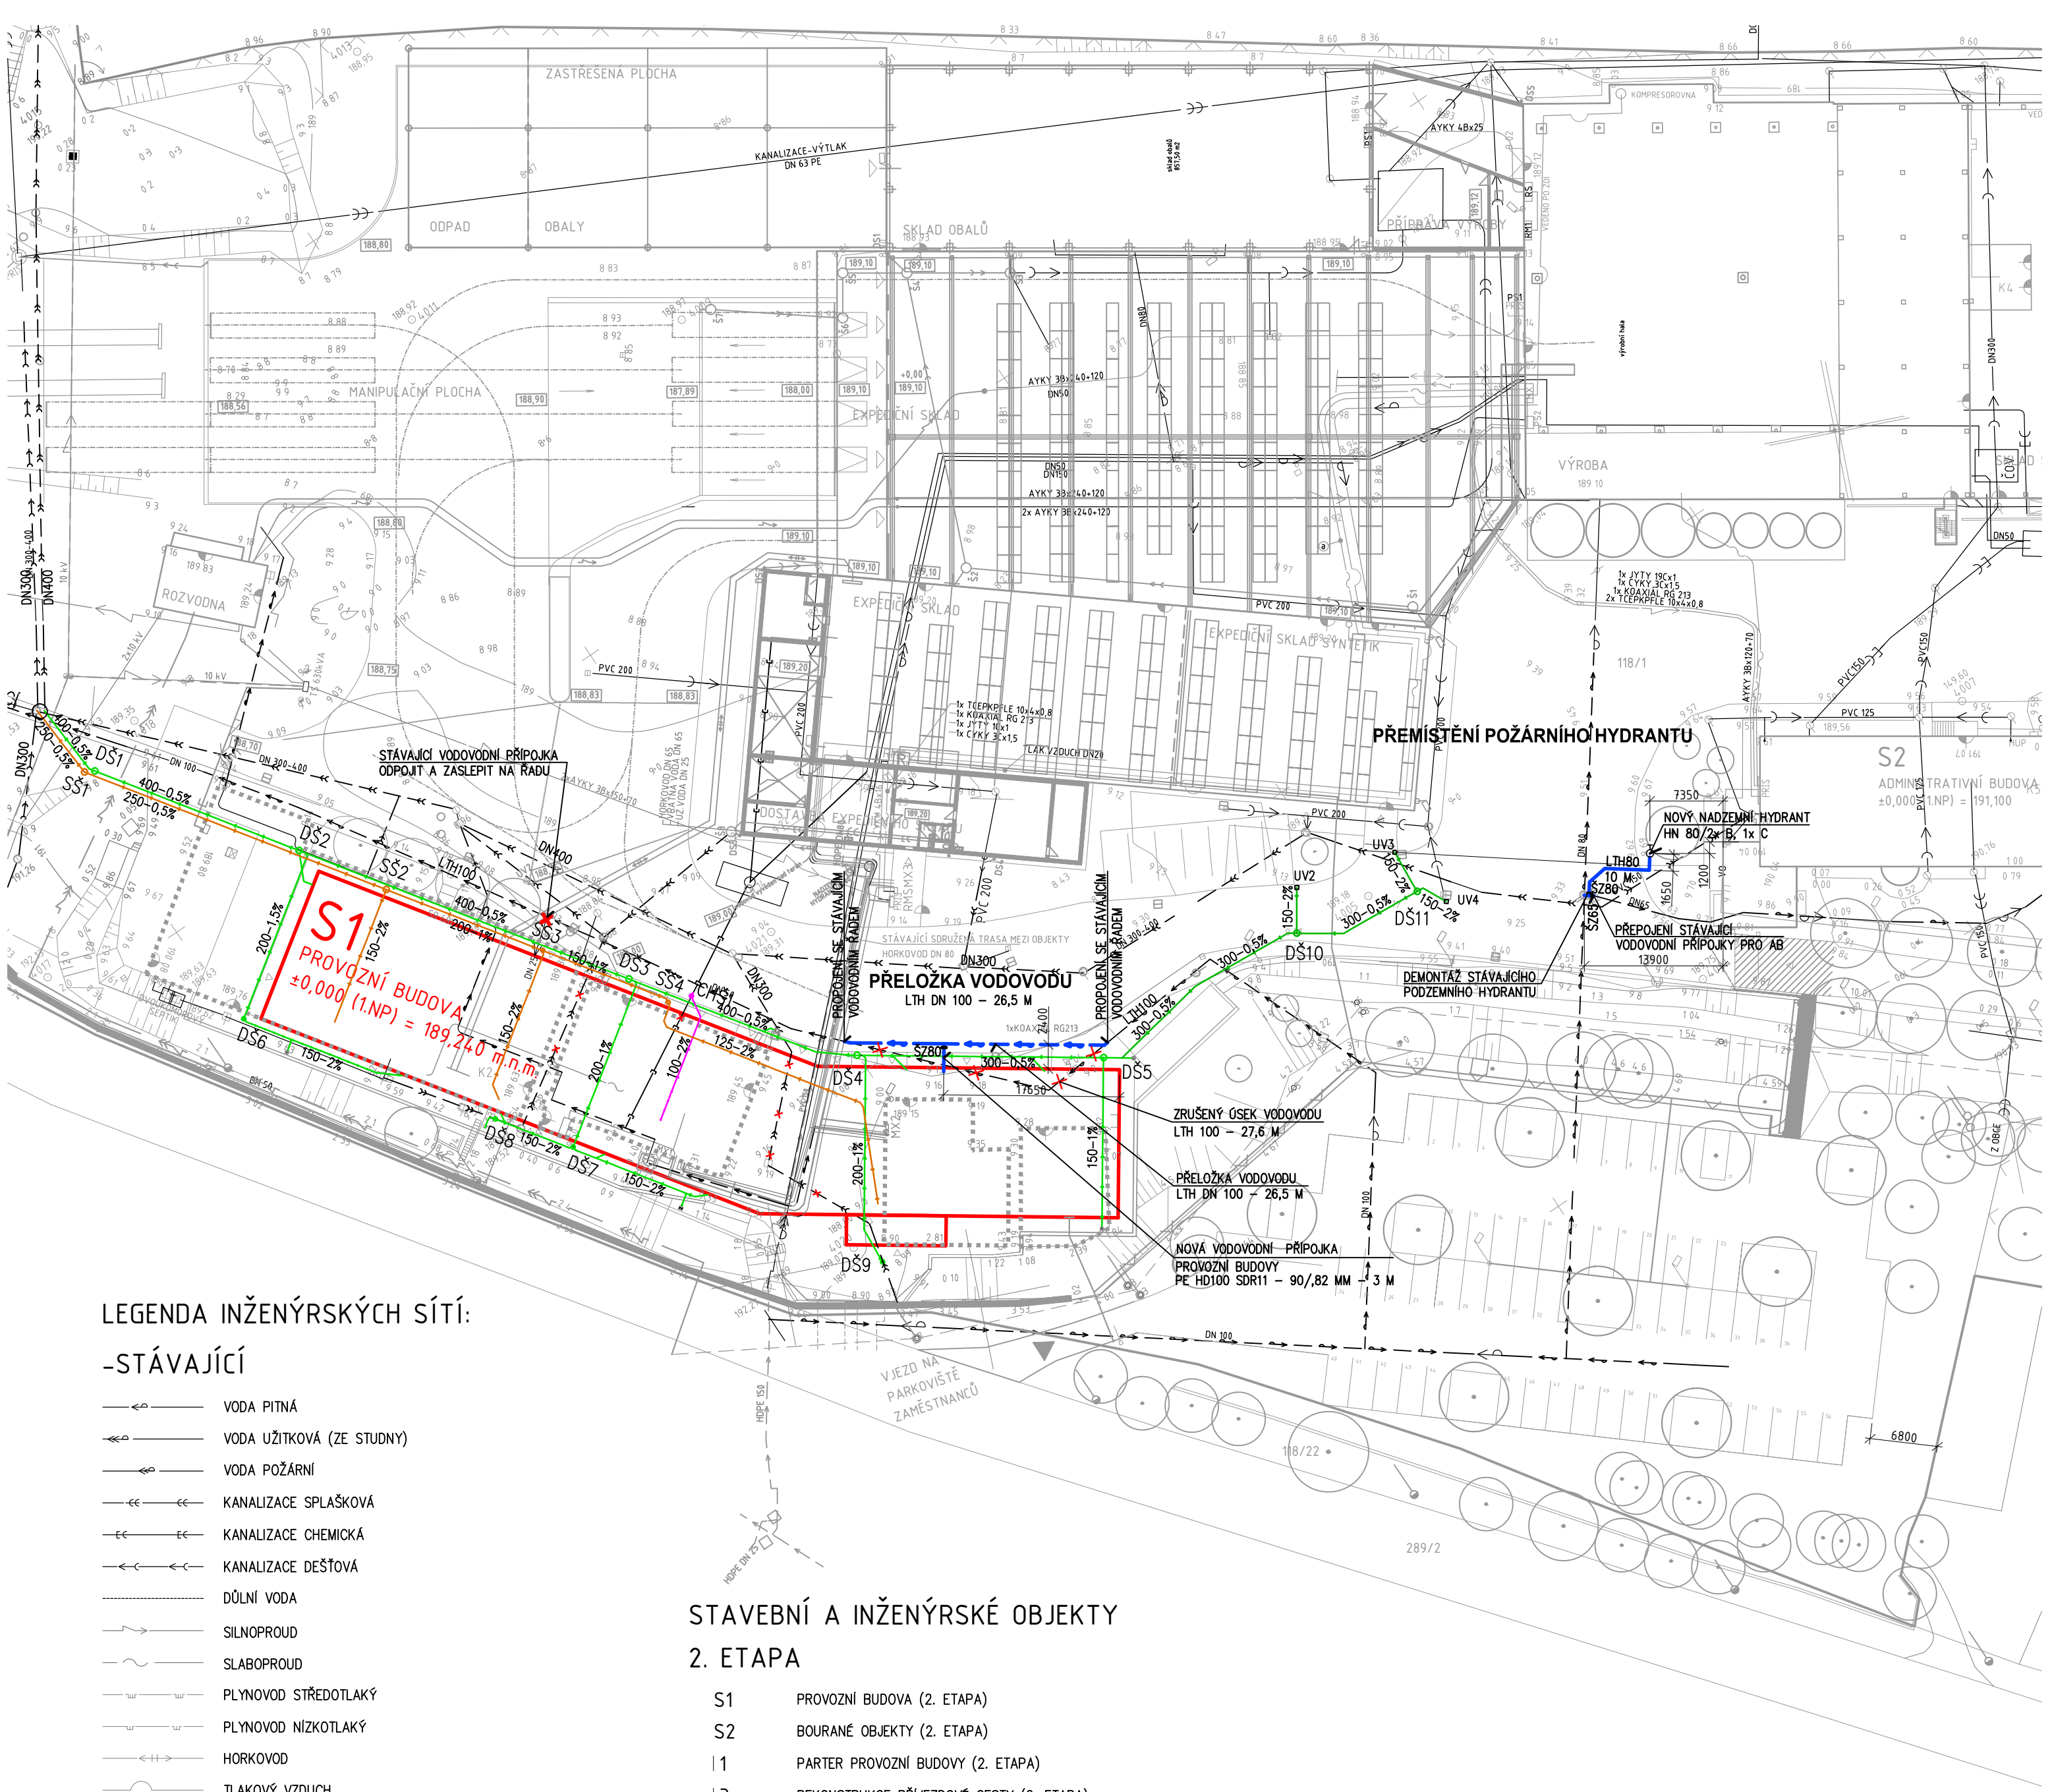

LEGENDA INŽENÝRSKÝCH SÍTÍ:

-STÁVAJÍCÍ

- VODA PITNÁ
- VODA ÚŽITKOVÁ (ZE STUDNY)
- VODA POŽÁRNÍ
- KANALIZACE SPLAŠKOVÁ
- KANALIZACE CHEMICKÁ
- KANALIZACE DEŠŤOVÁ
- DŮLNÍ VODA
- SILNOPROUD
- SLABOPROUD
- PLYNOVOD STŘEDOTLAKÝ
- PLYNOVOD NÍZKOTLAKÝ
- HORKOVOD
- TLAKOVÝ VZDUCH
- OPLACHOVÁ VODA NA ČOV

-ROZVOJ 2011

- VODA ÚŽITKOVÁ (ZE STUDNY)
- KANALIZACE SPLAŠKOVÁ
- KANALIZACE CHEMICKÁ
- KANALIZACE DEŠŤOVÁ
- SILNOPROUD
- HORKOVOD
- POŽÁRNÍ VODOVOD

-ROZVOJ 2014

- STÁVAJÍCÍ TRASA EL.
- NOVÁ TRASA EL.
- STÁV. NADZEMNÍ VEDENÍ EL. (ČEZ)
- STÁV. PODZEMNÍ VEDENÍ EL. (ČEZ)
- STÁV. SPLAŠKOVÁ KANALIZACE
- STÁV. SPLAŠKOVÁ KANALIZACE – ZRUŠENÝ ÚSEK
- STÁV. DEŠŤOVÁ KANALIZACE
- STÁV. DEŠŤOVÁ KANALIZACE – ZRUŠENÝ ÚSEK
- STÁV. CHEMICKÁ KANALIZACE
- STÁV. CHEMICKÁ KANALIZACE – ZRUŠENÝ ÚSEK
- STÁV. VEŘEJNÝ VODOVOD – PITNÁ VODA
- STÁV. VEŘEJNÝ VODOVOD – PITNÁ VODA – ZRUŠENÝ ÚSEK
- STÁV. VODOVOD – ÚŽITKOVÁ VODA
- KANALIZACE SPLAŠKOVÁ
- KANALIZACE DEŠŤOVÁ
- KANALIZACE DEŠŤOVÁ – I3 ODVOODNĚNÍ
- KANALIZACE CHEMICKÁ
- VEŘEJNÝ VODOVOD – PITNÁ VODA – PŘELOŽKA A PŘÍPOJKA
- PLYNOVOD

STAVEBNÍ A INŽENÝRSKÉ OBJEKTY

2. ETAPA

- S1 PROVOZNI BUDOVA (2. ETAPA)
- S2 BOURANÉ OBJEKTY (2. ETAPA)
- I1 PARTER PROVOZNI BUDOVY (2. ETAPA)
- I3 REKONSTRUKCE PŘÍJEZDOVÉ CESTY (2. ETAPA)

1. ETAPA

- S2 ADMINISTRATIVNÍ BUDOVA (1. ETAPA)
- S3 DROBNÁ ARCHITEKTURA – SCHODIŠTĚ, VJEZD (1. ETAPA)
- I2 REKONSTRUKCE PARKOVIŠTĚ ZAMĚSTNANCŮ (1. ETAPA) (OSOBNÍ AUTOMOBILY)
- I3 REKONSTRUKCE PARTERU ADMINISTRATIVNÍ BUDOVY (1. ETAPA)

LEGENDA

- KATASTRÁLNÍ HRANICE AREÁLU
- OBJEKTY STÁVAJÍCÍ
- STROMY PŮVODNÍ
- OBJEKTY NAVRHOVANÉ / REKONSTRUOVANÉ
- INŽENÝRSKÉ OBJEKTY NAVRHOVANÉ / REKONSTRUOVANÉ
- OBRYSY PŮVODNÍCH OBJEKTŮ
- PLOTY DRÁTĚNÉ
- STROMY NOVÉ
- LAMPY
- OBJEKTY STÁVAJÍCÍ BOURANÉ
- INŽENÝRSKÉ OBJEKTY

1. SONDA STAVEBNĚ TECH. PRŮZKUMU: –PŘED REALIZACÍ RUČNĚ KOPANOU SONDOU OVĚŘIT SKUTEČNOU POLOHU, HLoubKU A SMĚR KOLEKTORU (STÁVAJÍCÍ SDRUŽENÉ TRASY MEZI OBJEKTY)

±0.000 = 189,240 m.n.m. podle Bpv

PROJEKTANT	Iva Zápotočká	Iva Zápotočká PROJEKTOVÉ PRÁCE Ryjická 250, Ústí nad Labem IČO 164 385 15	
MÍSTO STAVBY	OHNIČ č.p. 14, 417 65		
INVESTOR	HET spol. s r. o. OHNIČ č. p. 14, 417 65		
DOSTAVBA A REKONSTRUKCE AREÁLU SPOLEČNOSTI HET 2014 - 2. ETAPA		MĚŘÍTKO 1:500	ČÍSLO PARÉ
S1 - PROVOZNI BUDOVA		DATUM 7/2015	ČÍSLO VÝKRESU
D.2.1 PŘELOŽKA VODOVODU		STUPEŇ RDS	D2.1-2
SITUACE			