


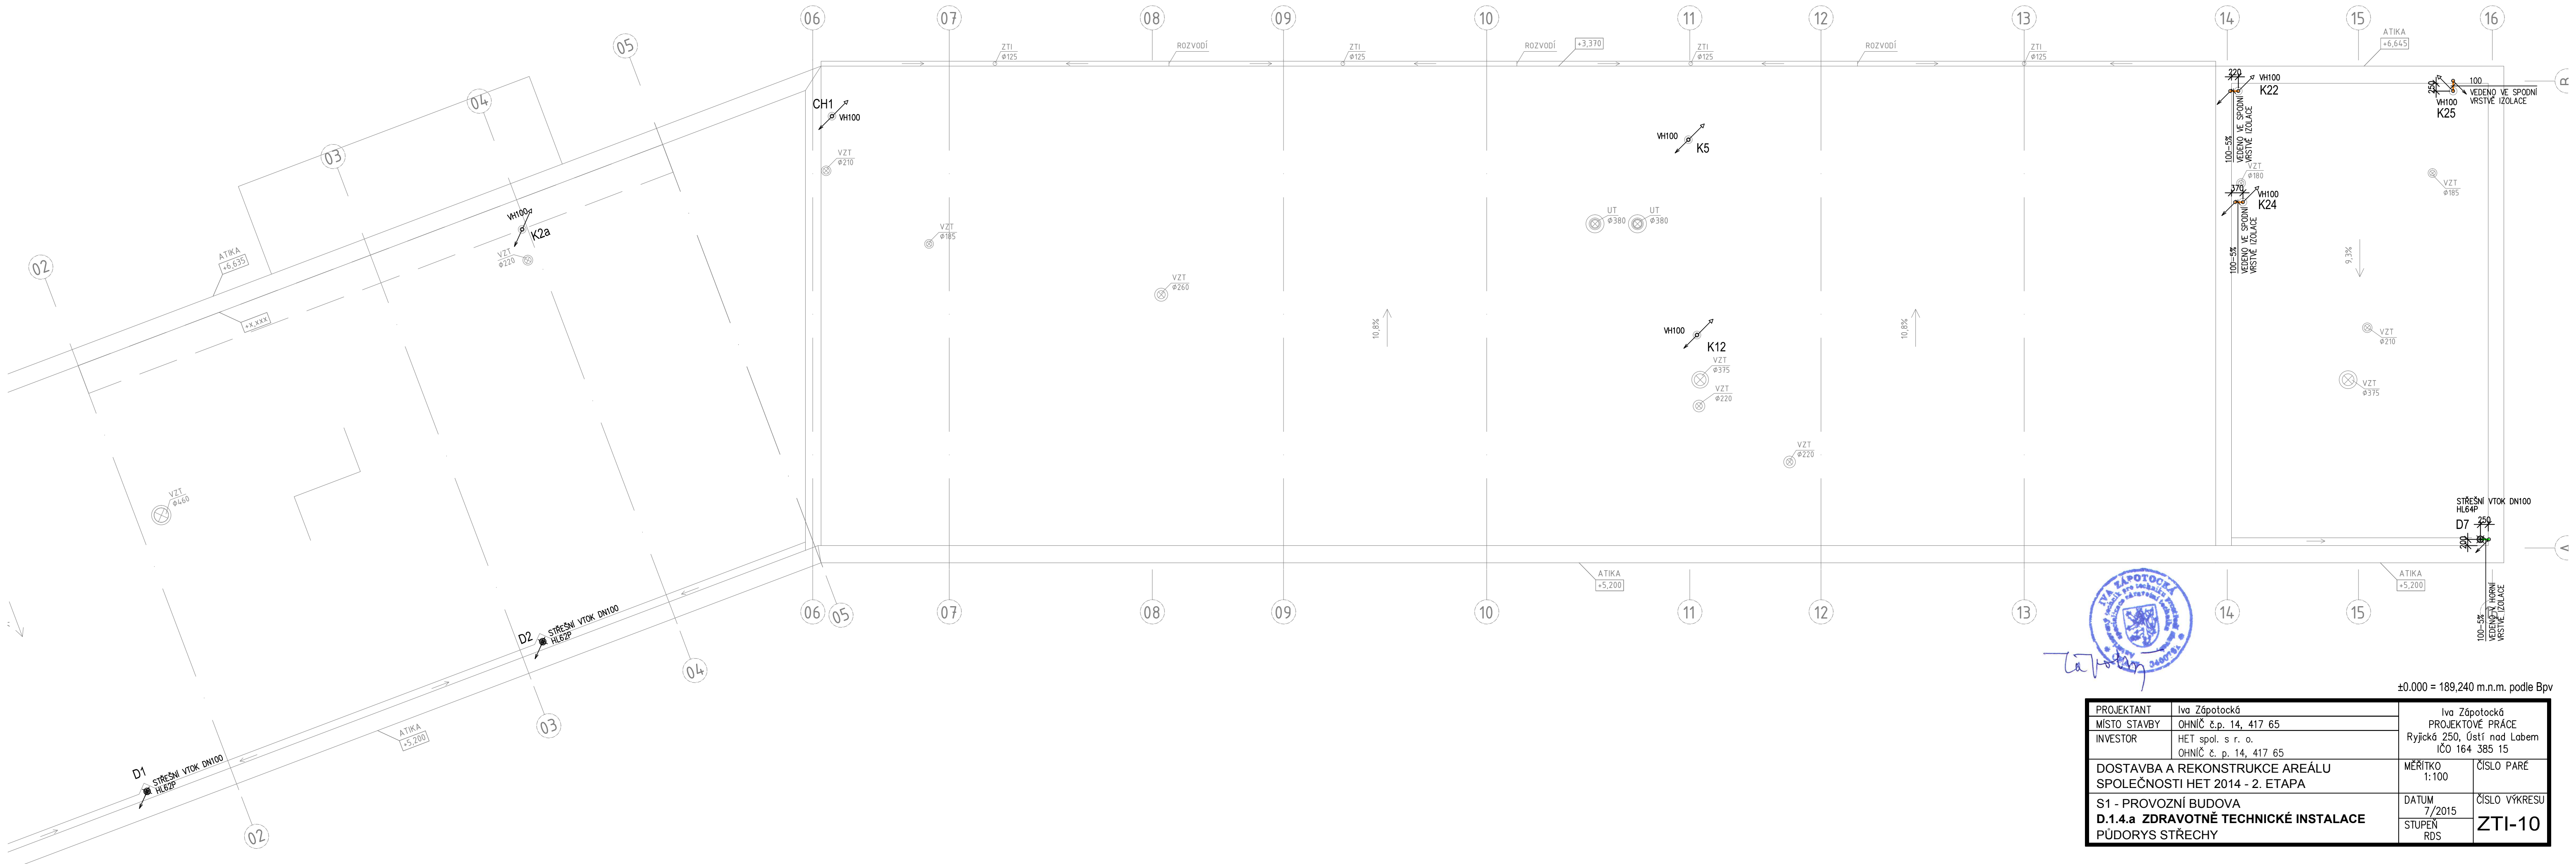

PROJEKTANT	Iva Zápotočková	Iva Zápotočková
MÍSTO STAVBY	OHNIČ č.p. 14, 417 65	PROJEKTOVÉ PRÁCE
INVESTOR	HET spol. s r. o.	Ryjské 250, Ústí nad Labem
	OHNIČ č.p. 14, 417 65	IČO 164 385 15
DOSTAVBA A REKONSTRUKCE AREÁLU SPOLEČNOSTI HET 2014 - 2. ETAPA		MĚŘÍTKO 1:100
S1 - PROVOZNÍ BUDOVA		ČÍSLO PARÉ
D.1.4.a ZDRAVOTNÉ TECHNICKÉ INSTALACE		DATUM 7/2015
PŮDORYS STŘECHY		ČÍSLO VÝKRESU STUPEN RDS
		ZTI-10