


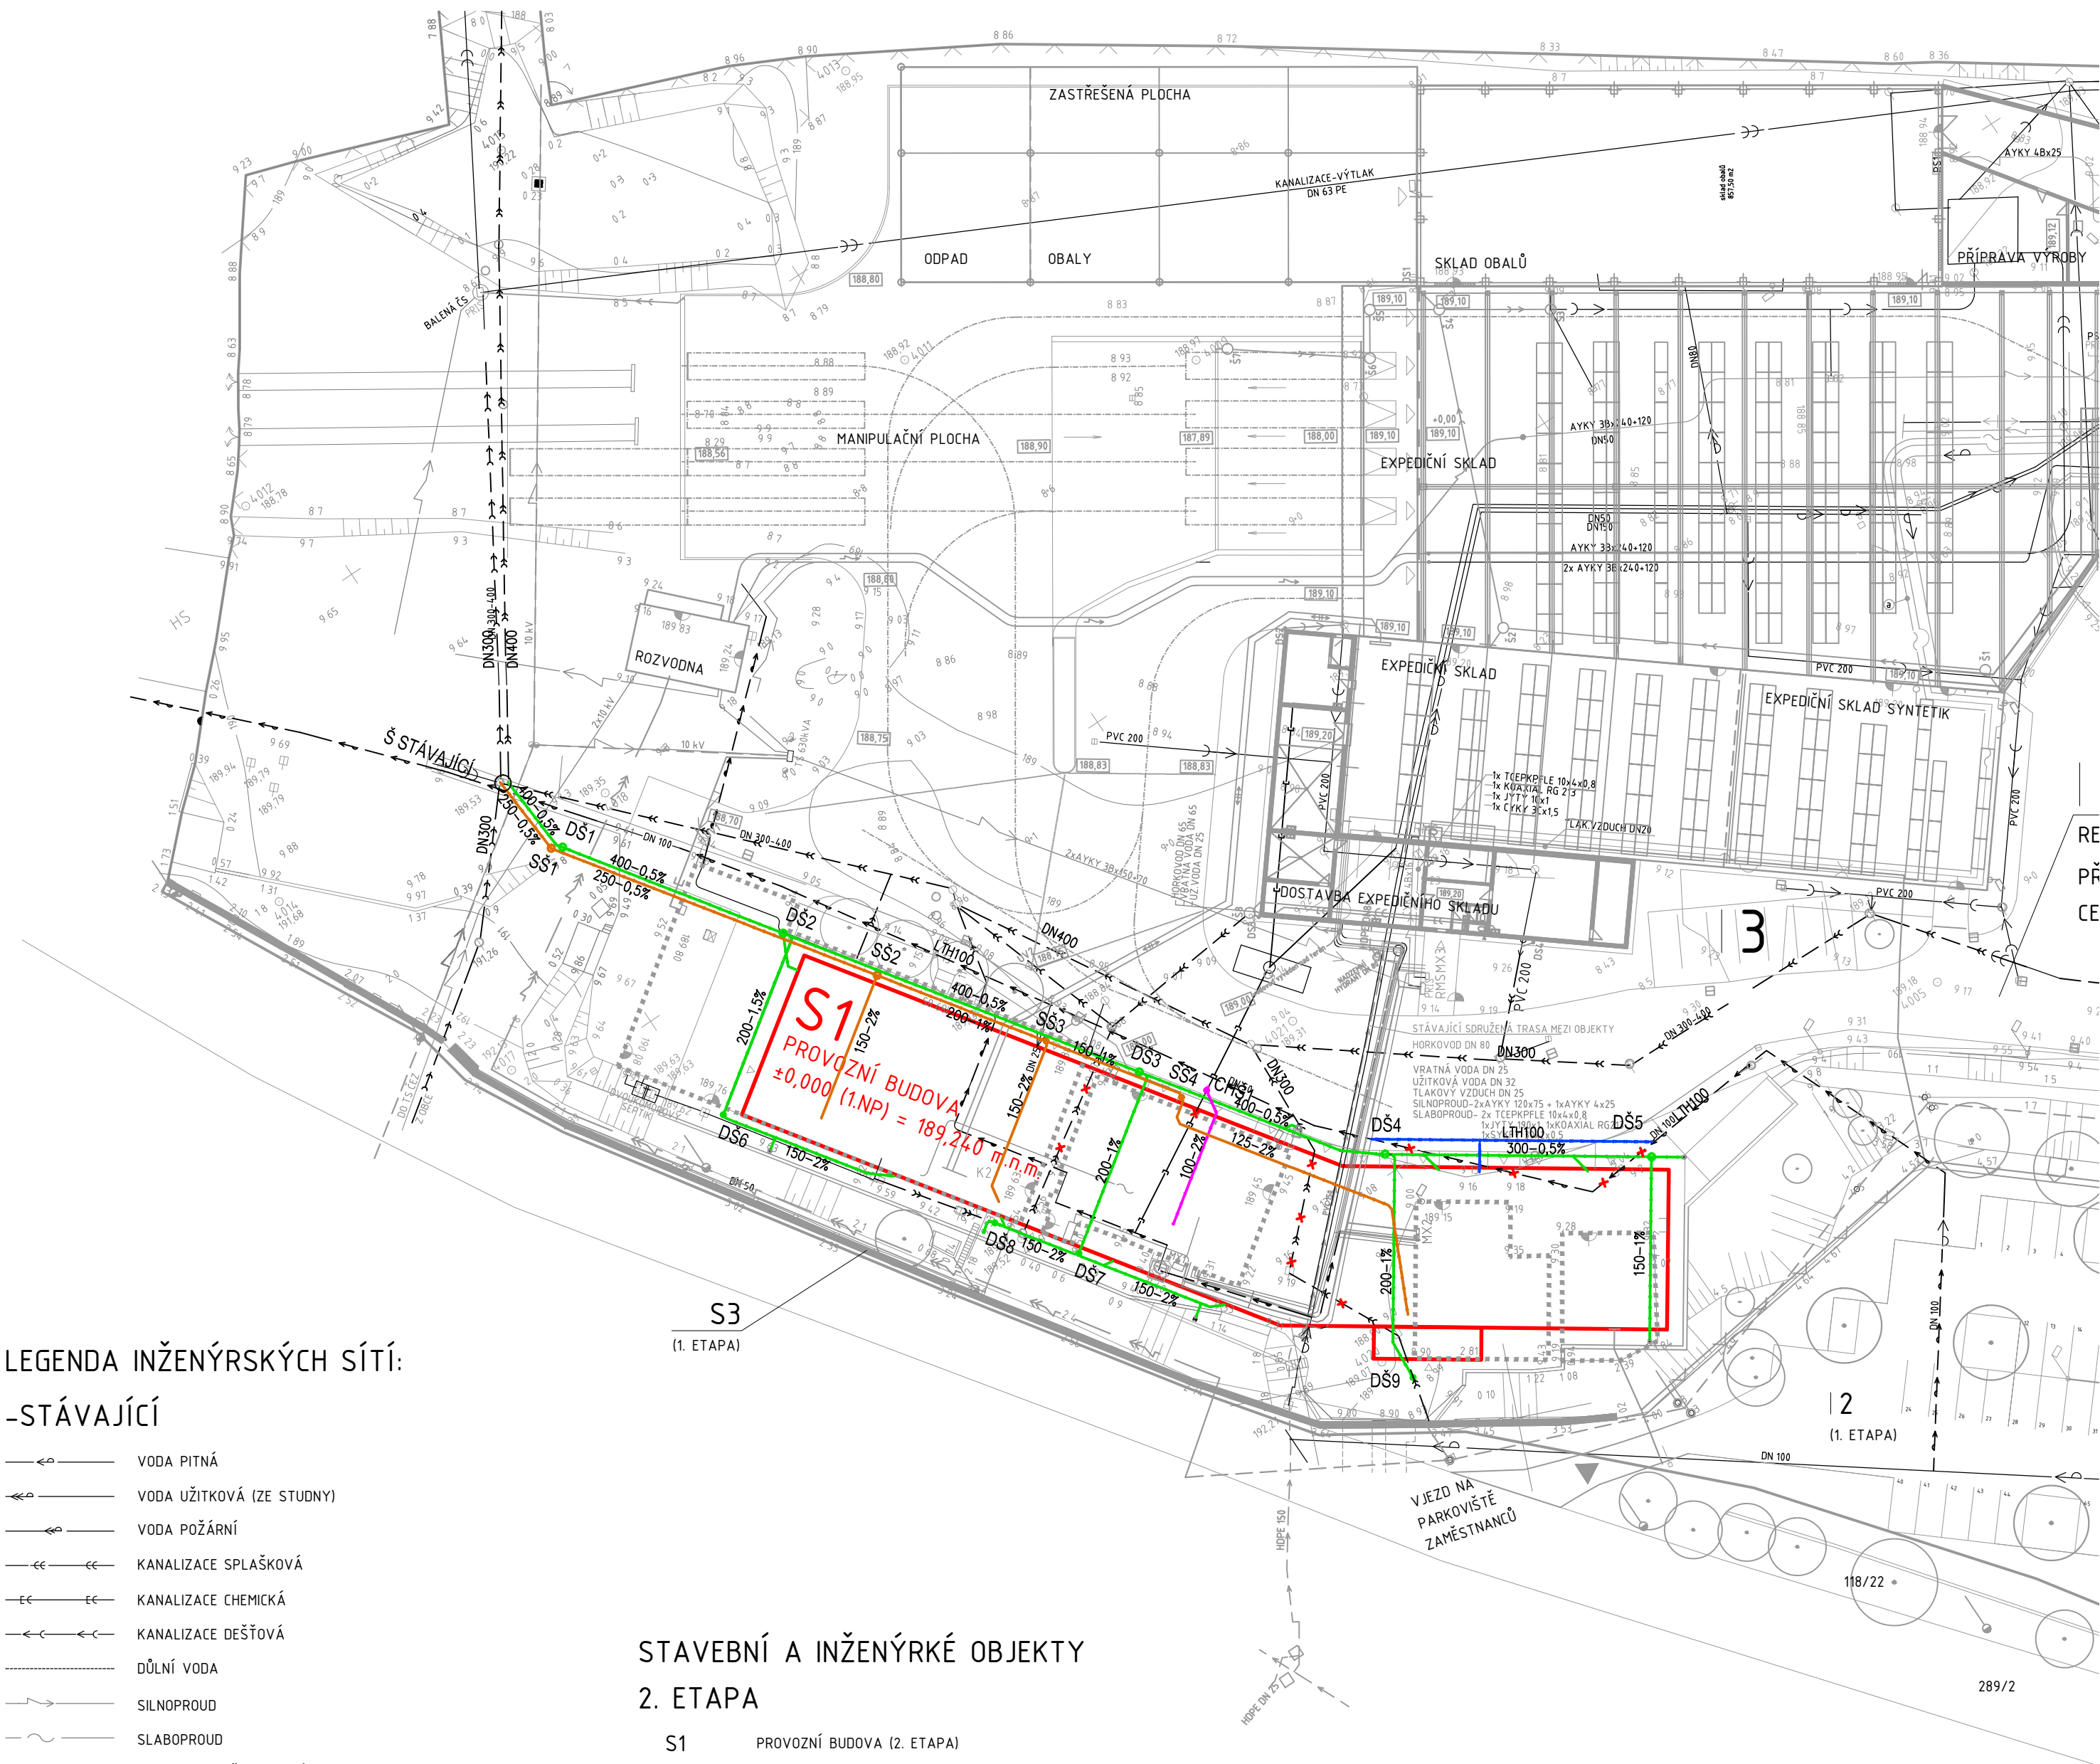

LEGENDA INŽENÝRSKÝCH SÍTÍ:

-STÁVAJÍCÍ

- VODA PITNÁ
- VODA UŽITKOVÁ (ZE STUDNY)
- VODA POŽÁRNÍ
- KANALIZACE SPLAŠKOVÁ
- KANALIZACE CHEMICKÁ
- KANALIZACE DEŠŤOVÁ
- DŮLNÍ VODA
- SILNOPROUD
- SLABOPROUD
- PLYNOVOD STŘEDOTLAKÝ
- PLYNOVOD NÍZKOTLAKÝ
- HORKOVOD
- TLAKOVÝ VZDUCH
- OPLACHOVÁ VODA NA ČOV

-ROZVOJ 2011

- VODA UŽITKOVÁ (ZE STUDNY)
- KANALIZACE SPLAŠKOVÁ
- KANALIZACE CHEMICKÁ
- KANALIZACE DEŠŤOVÁ
- SILNOPROUD
- HORKOVOD
- POŽÁRNÍ VODOVOD

-ROZVOJ 2014

- STÁVAJÍCÍ TRASA EL.
- NOVÁ TRASA EL.
- STÁV. NADZEMNÍ VEDENÍ EL. (ČEZ)
- STÁV. PODZEMNÍ VEDENÍ EL. (ČEZ)
- STÁV. SPLAŠKOVÁ KANALIZACE
- STÁV. SPLAŠKOVÁ KANALIZACE - ZRUŠENÝ ÚSEK
- STÁV. DEŠŤOVÁ KANALIZACE
- STÁV. DEŠŤOVÁ KANALIZACE - ZRUŠENÝ ÚSEK
- STÁV. CHEMICKÁ KANALIZACE
- STÁV. CHEMICKÁ KANALIZACE - ZRUŠENÝ ÚSEK
- STÁV. VEŘEJNÝ VODOVOD - PITNÁ VODA
- STÁV. VEŘEJNÝ VODOVOD - PITNÁ VODA - ZRUŠENÝ ÚSEK
- STÁV. VODOVOD - UŽITKOVÁ VODA
- KANALIZACE SPLAŠKOVÁ
- KANALIZACE DEŠŤOVÁ
- KANALIZACE CHEMICKÁ
- VEŘEJNÝ VODOVOD - PITNÁ VODA - PŘELOŽKA A PŘÍPOJKA
- PLYNOVOD

STAVEBNÍ A INŽENÝRKÉ OBJEKTY
2. ETAPA

- S1 PROVOZNÍ BUDOVA (2. ETAPA)
- S2 BOURNÉ OBJEKTY (2. ETAPA)
- 1 PARTER PROVOZNÍ BUDOVY (2. ETAPA)
- 3 REKONSTRUKCE PŘÍJEZDOVÉ CESTY (2. ETAPA)

1. ETAPA

- S2 ADMINISTRATIVNÍ BUDOVA (1. ETAPA)
- S3 DROBNÁ ARCHITEKTURA - SCHODIŠTĚ, VJEZD (1. ETAPA) - OPLOČENÍ (1. ETAPA)
- 12 REKONSTRUKCE PARKOVIŠTĚ ZAMĚSTNANCŮ (1. ETAPA) (OSOBNÍ AUTOMOBILY)
- 13 REKONSTRUKCE PARTERU ADMINISTRATIVNÍ BUDOVY (1. ETAPA)

LEGENDA

- KATASTRÁLNÍ HRANICE AREÁLU
- OBJEKTY STÁVAJÍCÍ
- STROMY PŮVODNÍ
- OBJEKTY NAVRHOVANÉ / REKONSTRUOVANÉ
- INŽENÝRKÉ OBJEKTY NAVRHOVANÉ / REKONSTRUOVANÉ
- OBRYSY PŮVODNÍCH OBJEKTŮ
- PLOTY DRÁTĚNÉ
- STROMY NOVÉ
- LAMPY
- OBJEKTY STÁVAJÍCÍ BOURANÉ
- INŽENÝRSKÉ OBJEKTY

1. Sonda stavební tech. průzkumu:
-PŘED REALIZACÍ RUČNĚ KOPANOU SONDOU OVĚŘIT SKUTEČNOU POLOHU, HLoubKU A SMĚR KOLEKTORU (STÁVAJÍCÍ SDRUŽENÉ TRASY MEZI OBJEKTY)

±0.000 = 189,240 m.n.m. podle BpV

PROJEKTANT	Iva Zápotocká	Iva Zápotocká PROJEKTOVÉ PRÁCE Ryjická 250, Ústí nad Labem IČO 164 385 15	
MÍSTO STAVBY	OHNIČ č.p. 14, 417 65		
INVESTOR	HET spol. s r. o. OHNIČ č. p. 14, 417 65	MĚŘÍTKO 1:500	ČÍSLO PARÉ
DOSTAVBA A REKONSTRUKCE AREÁLU SPOLEČNOSTI HET 2014 - 2. ETAPA		DATUM 7/2015	ČÍSLO VÝKRESU
S1 - PROVOZNÍ BUDOVA D.1.4.a ZDRAVOTNÉ TECHNICKÉ INSTALACE SITUACE		STUPĚN RDS	ZTI-2