


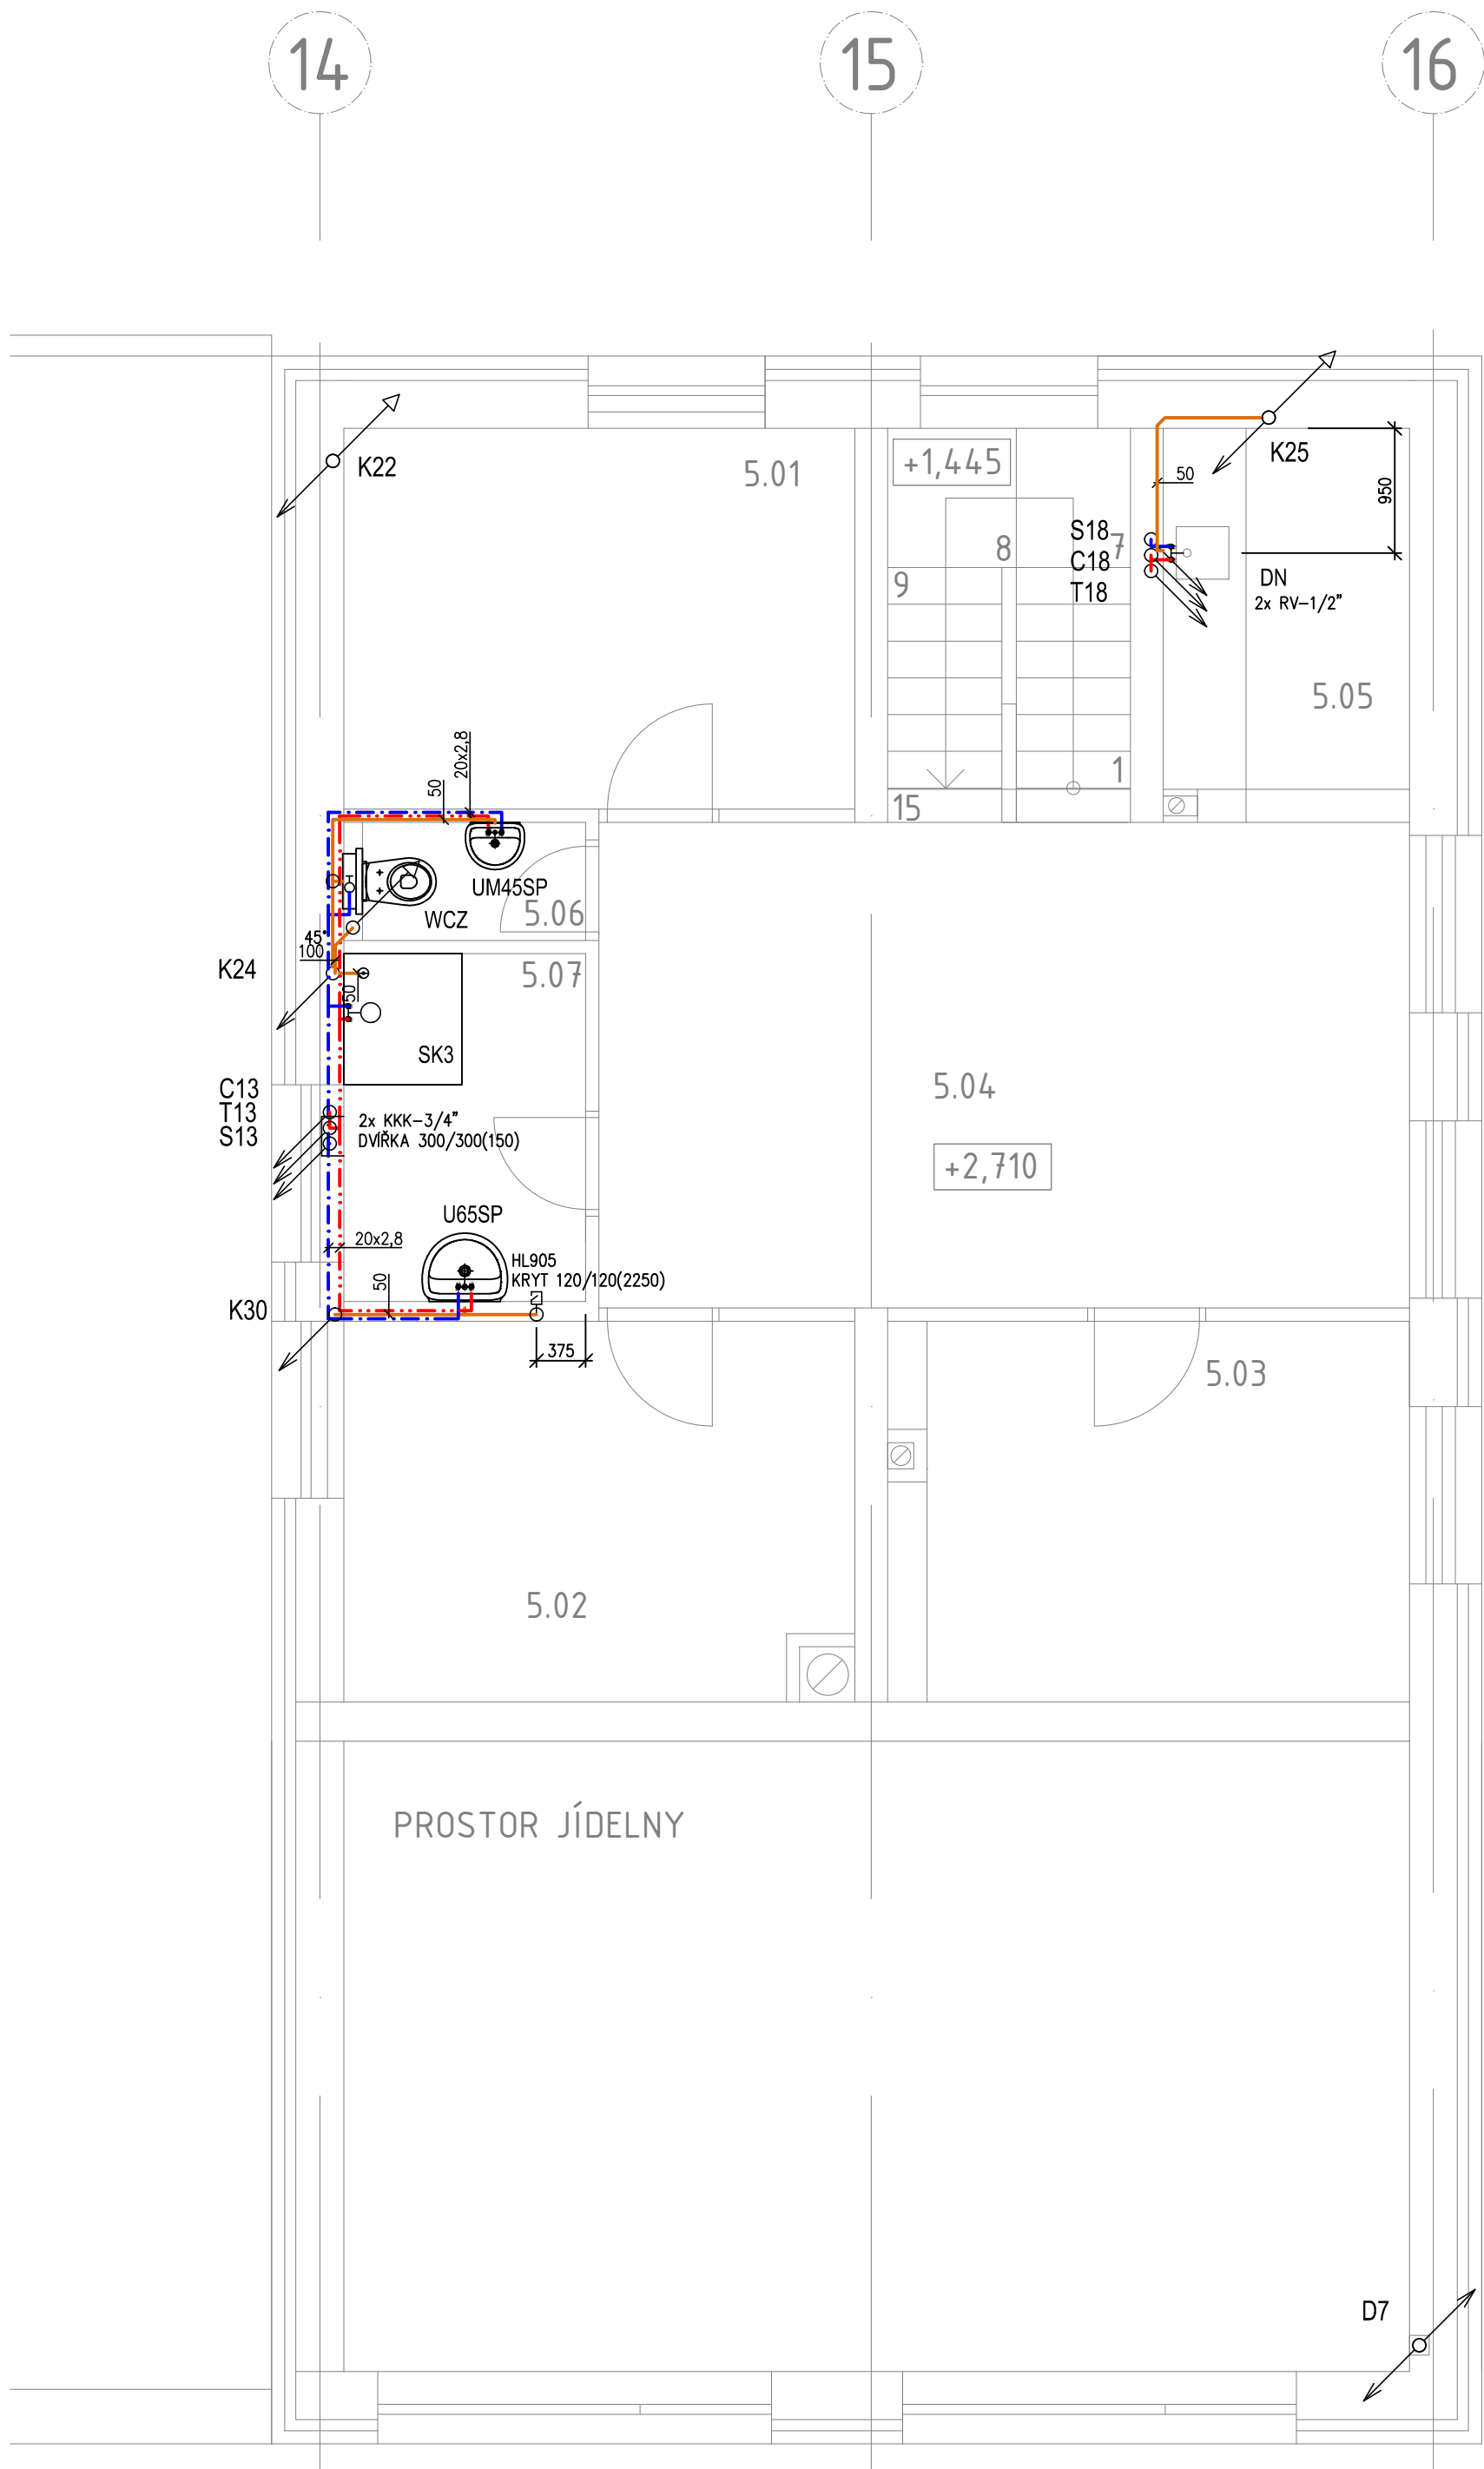

LEGENDA

- ROZVOD STUDENÉ PITNÉ VODY
- ROZVOD TEPLÉ PITNÉ VODY
- KANALIZACE SPLAŠKOVÁ POTRUBÍ PŘIPOJOVACÍ
- ODPADY – KANALIZACE SPLAŠKOVÁ
- ODPADY – KANALIZACE DEŠŤOVÁ
- STOUPACÍ POTRUBÍ STUDENÉ PITNÉ VODY
- STOUPACÍ POTRUBÍ TEPLÉ PITNÉ VODY
- STOUPACÍ POTRUBÍ TEPLÉ PITNÉ VODY PRO CÍRKULACI
- KLOZET ZÁVĚSNÝ, MONTÁŽNÍ PRVEK GEBERIT, DVOUULAČÍTKO, INSTALAČNÍ PREFABRIKÁT
- UMYVADLO 65 CM, BATERIE STOJÁNKOVÁ PÁKOVÁ, SIFON, 2x ROHOVÝ VENTIL
- UMYVÁTKO 45 CM, BATERIE STOJÁNKOVÁ PÁKOVÁ, SIFON, 2x ROHOVÝ VENTIL
- SPRCHOVÁ VANIČKA LITÝ MRAMOR 900/900 SE SIFONEM, BATERIE SPRCHOVÁ NÁSTĚNNÁ
- ZAŘÍZOVACÍ PŘEDMĚTY A ARMATURY, KTERÉ NEDODÁVÁ ZT
- DODÁVKOU ZT JSOU POUZE ROHOVÉ VENTILY
- DŘEZ V KUCHYŇSKÉM NÁBYTKU

LEGENDA MÍSTNOSTÍ:

Č.M.	MÍSTNOST	M ²	POVRCHY			
			PODLAHA	P.Č.	STĚNY	STROP
5.01	POKOJ DVOULŮŽKOVÝ	11,3	PVC	S1/P6	MALBA HET	POHLEDOVÉ SPIROLY
5.02	POKOJ DVOULŮŽKOVÝ	11	DTTO	S1/P6	MALBA HET	DTTO
5.03	POKOJ DVOULŮŽKOVÝ	10,7	DTTO	S1/P6	MALBA HET	DTTO
5.04	SPOLEČENSKÁ MÍSTNOST JÍDELNA	22,8	DTTO	S1/P6	MALBA HET	DTTO
5.05	KUCHYŇKA	5,5	DTTO	S1/P6	MALBA HET	DTTO
5.06	WC	1,5	DLAŽBA KERAMICKÁ PROTISKLUZOVÁ	S1/P7	KERAMICKÝ OBKLAD	DTTO
5.07	KOUPELNA	4,9	DTTO	S1/P7	KERAMICKÝ OBKLAD	DTTO

PROJEKTANT	Iva Zápotocká	Iva Zápotocká PROJEKTOVÉ PRÁCE Ryjská 250, Ústí nad Labem IČO 164 385 15	
MÍSTO STAVBY	OHNIČ č.p. 14, 417 65		
INVESTOR	HET spol. s r. o. OHNIČ č. p. 14, 417 65	MĚŘÍTKO 1:50	ČÍSLO PARÉ
DOSTAVBA A REKONSTRUKCE AREÁLU SPOLEČNOSTI HET 2014 - 2. ETAPA		DATUM 7/2015	ČÍSLO VÝKRESU
S1 - PROVOZNÍ BUDOVA D.1.4.a ZDRAVOTNÉ TECHNICKÉ INSTALACE PŮDORYS 2. NADZEMNÍHO PODLAŽÍ		STUPEŇ RDS	ZTI-9