 


TRASA KABELOVÉHO PŘÍVODU A TRASY OSTATNÍCH INŽENÝRSKÝCH SÍTÍ JSOU DETAILNĚ ZAKRESLENY VE VÝKRESU Č.3 "KOORDINAČNÍ SITUAČNÍ VÝKRES", KTERÝ JE SOUČÁSTÍ STAVEBNÍ ČÁSTI DOKUMENTACE




STÁVAJÍCÍ
CHODNÍK

Tabulka místností		
Číslo	Jméno	Plocha [m²]
1.01	TERASA	37,19
1.02	SKLADOVACÍ KÓJE č.1	11,8
1.03	SKLADOVACÍ KÓJE č.2	11,8
1.04	SKLADOVACÍ KÓJE č.3	11,8
1.05	SKLADOVACÍ KÓJE č.4	11,8
1.06	SKLADOVACÍ KÓJE č.5	11,8
1.07	SKLADOVACÍ KÓJE č.6	11,8
1.08	SKLADOVACÍ KÓJE č.7	11,8


Celková užitná plocha [m²]: 119,81

- Led svítidlo 2600 lm, 230V, 18W, IP54, šířka 109 mm, délka 1160 mm, účinnost svítidla 121lm/W, barva tělesa-šedá, efektivní světelný tok 2180 lm, En. tř. dodávaného výměnného sv. zdroje A++, barva světla bílá, bez stmívání, distributor světla- čočka/optika/panel, faktor výkonu 0,88
- Led svítidlo 4400 lm, 230V, 30W, IP54, (1x58W), šířka 109 mm, délka 1160 mm, účinnost svítidla 123lm/W, barva tělesa-šedá, efektivní světelný tok 3690 lm, En. tř. dodávaného výměnného sv. zdroje A++, barva světla bílá, bez stmívání, distributor světla- čočka/optika/panel, faktor výkonu 0,91
- Led svítidlo 4400 lm s nouzovým modulem M1h, 230V, 30W, IP54, šířka 109 mm, délka 1160 mm, účinnost svítidla 123lm/W, barva tělesa-šedá, efektivní světelný tok 3690 lm, En. tř. dodávaného výměnného sv. zdroje A++, barva světla bílá, bez stmívání, distributor světla- čočka/optika/panel, faktor výkonu 0,91
- Led pouliční svítidlo 4500 lm na stožár, 230V, 35W, IP66, šířka 310 mm, délka 720 mm, výška 100 mm, účinnost svítidla 130lm/W, barva tělesa-černá, efektivní světelný tok 4471 lm, barva světla bílá, bez stmívání, distributor světla- čočka/optika/panel, režim ON-OFF, s výzbrojí na DIN uvnitř stožáru, svítidlo bude na dvoustupňovém sadovém stožáru ve výšce 3,5 m nad zemí, materiál ocel, povrch pozink, délka 3,5 m, stupňovitý tvar, průměr základny 114 mmm, průměr horního konce 60 mm
- Led pouliční svítidlo 4500 lm na stožár, 230V, 35W, IP66, šířka 310 mm, délka 720 mm, výška 100 mm, účinnost svítidla 130lm/W, barva tělesa-černá, efektivní světelný tok 4471 lm, barva světla bílá, bez stmívání, distributor světla- čočka/optika/panel, režim pohybové čidlo, s výzbrojí na DIN uvnitř stožáru, svítidlo bude na dvoustupňovém sadovém stožáru ve výšce 3,5 m nad zemí, materiál ocel, povrch pozink, délka 3,5 m, stupňovitý tvar, průměr základny 114 mmm, průměr horního konce 60 mm
- pohybové čidlo, montáž na strop 230V/2000W/IP44/7 m s možností aktivace tlačítkem, úhel snímání 360°
- vypínač č.1, montáž pod omítku na přístrojovou krabici hl. 66 mm, 250V/10A,IP44
- ovládač I/O s orientační signalizací, montáž pod omítku na přístrojovou krabici hl. 66mm, 250V/10A, IP44 a na sloupku vstupních vrátek prosvětlené tlačítko ovládač I/O s orientační signalizací, skříňka na povrchovou montáž plochá IP67/IP69, šířka 43 mm, hloubka 44 mm, výška 131,5 mm, barva krytu šedá, počet ovládacích poloh 1x
- nouzové svítidlo 230V, 5W, 300lm, IP65, šířka 100 mm, délka 270 mm, efektivní světelný tok 300 lm, provozní čas 3 hod., rozpoznávací vzdálenost 20 m
- zásuvka 250V/16A, clonky, víčko, montáž pod omítku na přístrojovou krabici hl. 66 mm, 250V/10A, IP44
- instalační krabice IP66 do 2,5 mm2, 93x93x62 mm, RAL 7035
- kabelové vedení v ochranné dvouplášťové korugované trubce 40/50 mm
- kabelové vedení v trubkách ohebných se střední zátěží, materiál PVC, vnější průměry 16 mm, 20 mm a 25 mm
- Ve stropní konstrukci požit tuhé hrdlové potrubí, materiál PVC, vnější průměr 20 mm upevněné na příchytkách

ULOŽENÍ KABELOVÉHO VEDENÍ DO ZEMĚ

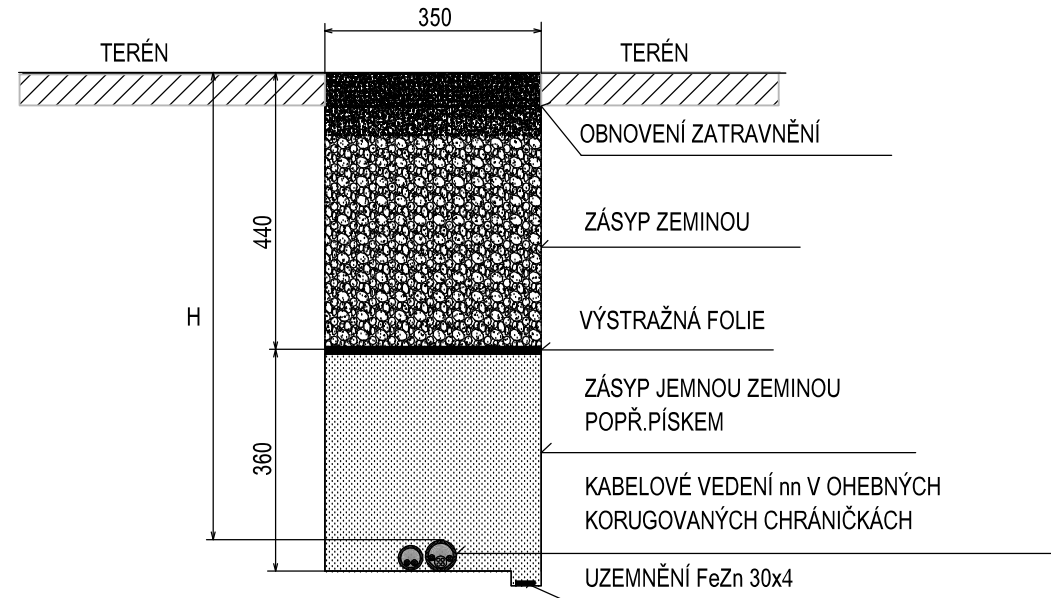

- hloubka uložení H :
- volný terén 700mm
 - pojezdné plochy 1000mm
 - chodník 350mm

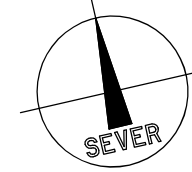

STAVEBNÍK: Město Zruč nad Sázavou, Zámek 1, 285 22 Zruč nad Sázavou		ČÁST: D.1.2. ELEKTROINSTALACE	
AKCE: SKLADOVACÍ KÓJE A VENKOVNÍ TRASA K OBJEKTU č.p.2 ZRUČSKÉHO DVORA		VÝKRES: ELEKTROINSTALACE	
ZODPOVĚDNÝ PROJEKTANT: Ing.Bc.Jaroslav Petráček (ČKAIT 0007686)		MĚŘÍTKO: 1:50	ČÍSLO PŘÍLOHY:
PROJEKTANT: Jiří Trčka		DATUM: 01/2022	D.1.2.1
STUPEŇ PD: DOKUMENTACE PRO PROVEDENÍ STAVBY			