





LEGENDA

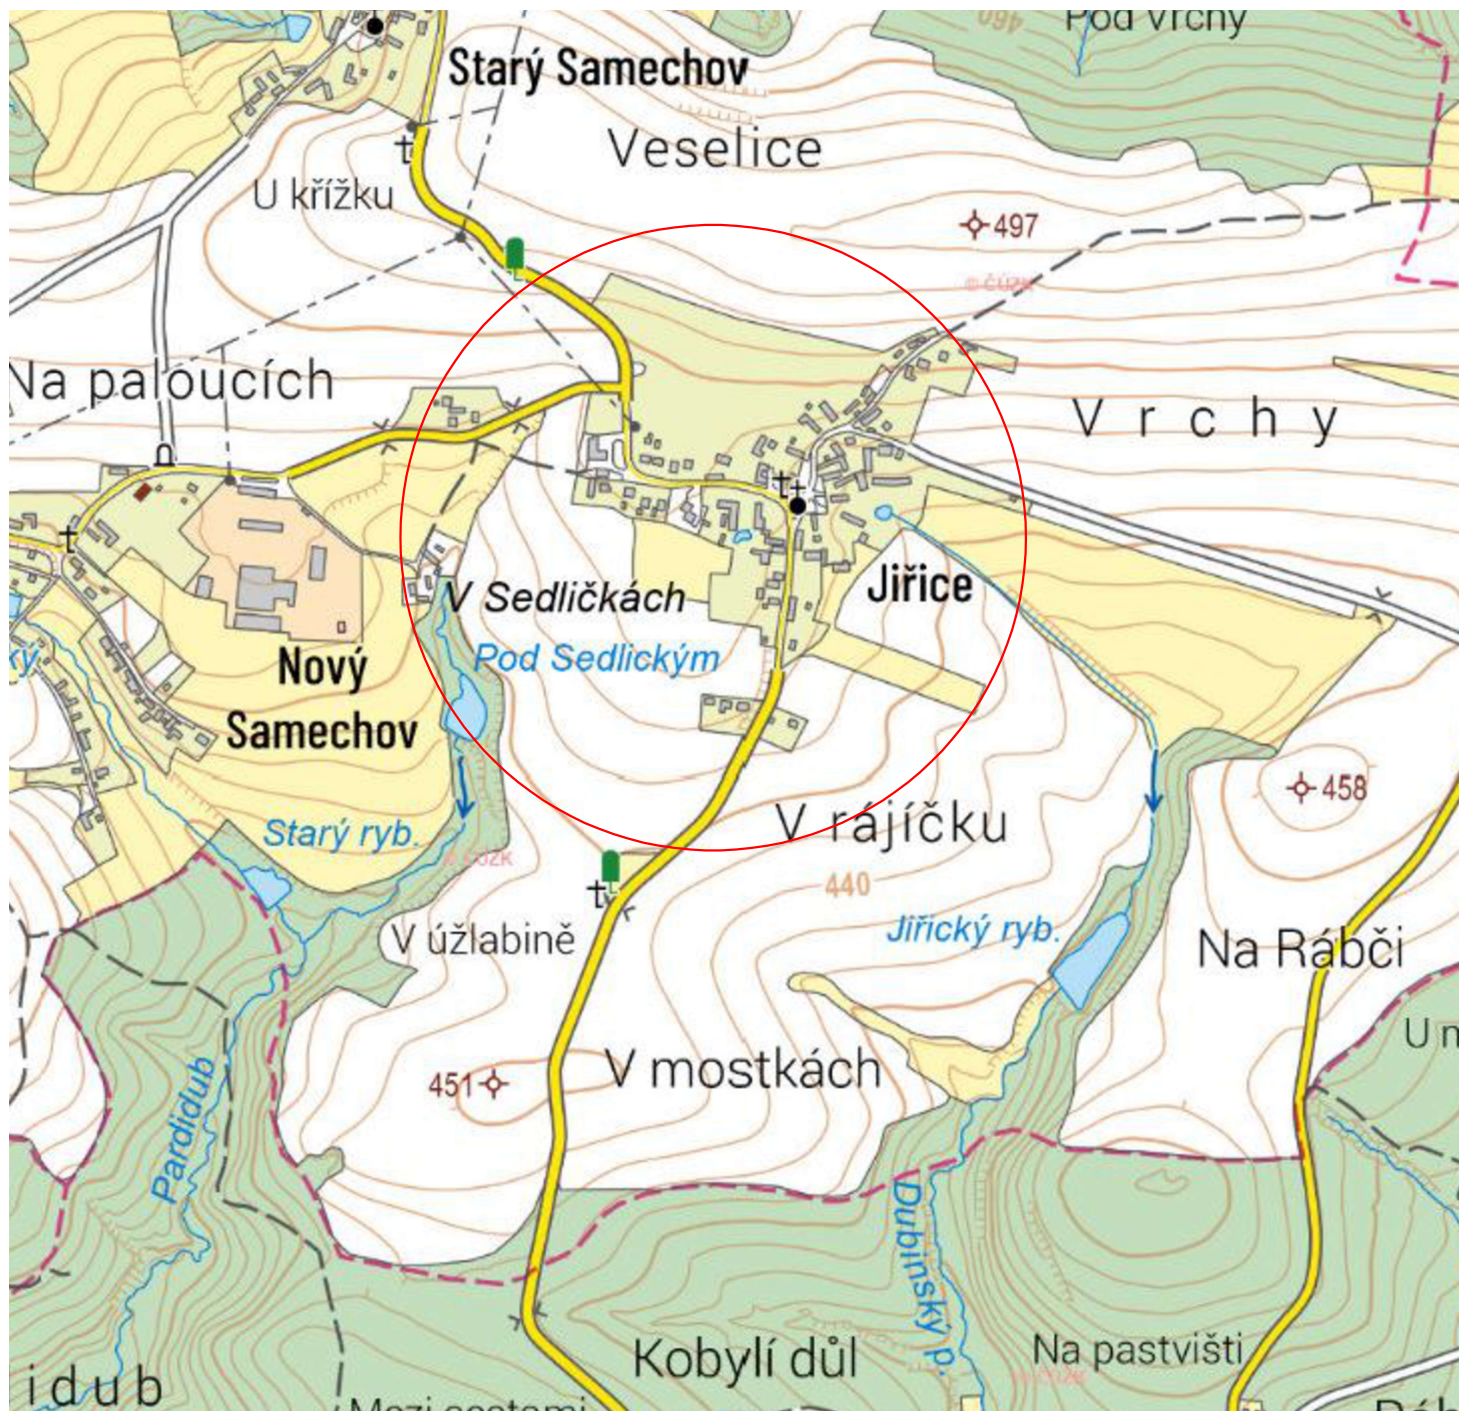

Lokalita navržené stavby

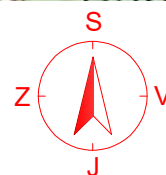

Vypracoval :	Jaromír Jeřábek		Vodohospodářská společnost
Kreslil :	Jaromír Jeřábek		Vrchlice - Maleč a.s.
Zodpovědný projektant :	Iva Baraňáková		Ku Ptáku 387
Investor :	Obec Řendějov, Nový Samechov č.p. 28, 285 22 Zruč nad Sázavou		284 01 Kutná Hora
Akce : Obec Řendějov - vodovodní přípojky, Místní část Jiřice - vodovodní přípojky		Stupeň :	DÚS
		Formát :	A4
		Datum :	11/2023
		Č. zakázky :	34/2023
Příloha :	Situace širších vztahů	Měřítko : 1 : 10 000	Č. přílohy : B.