



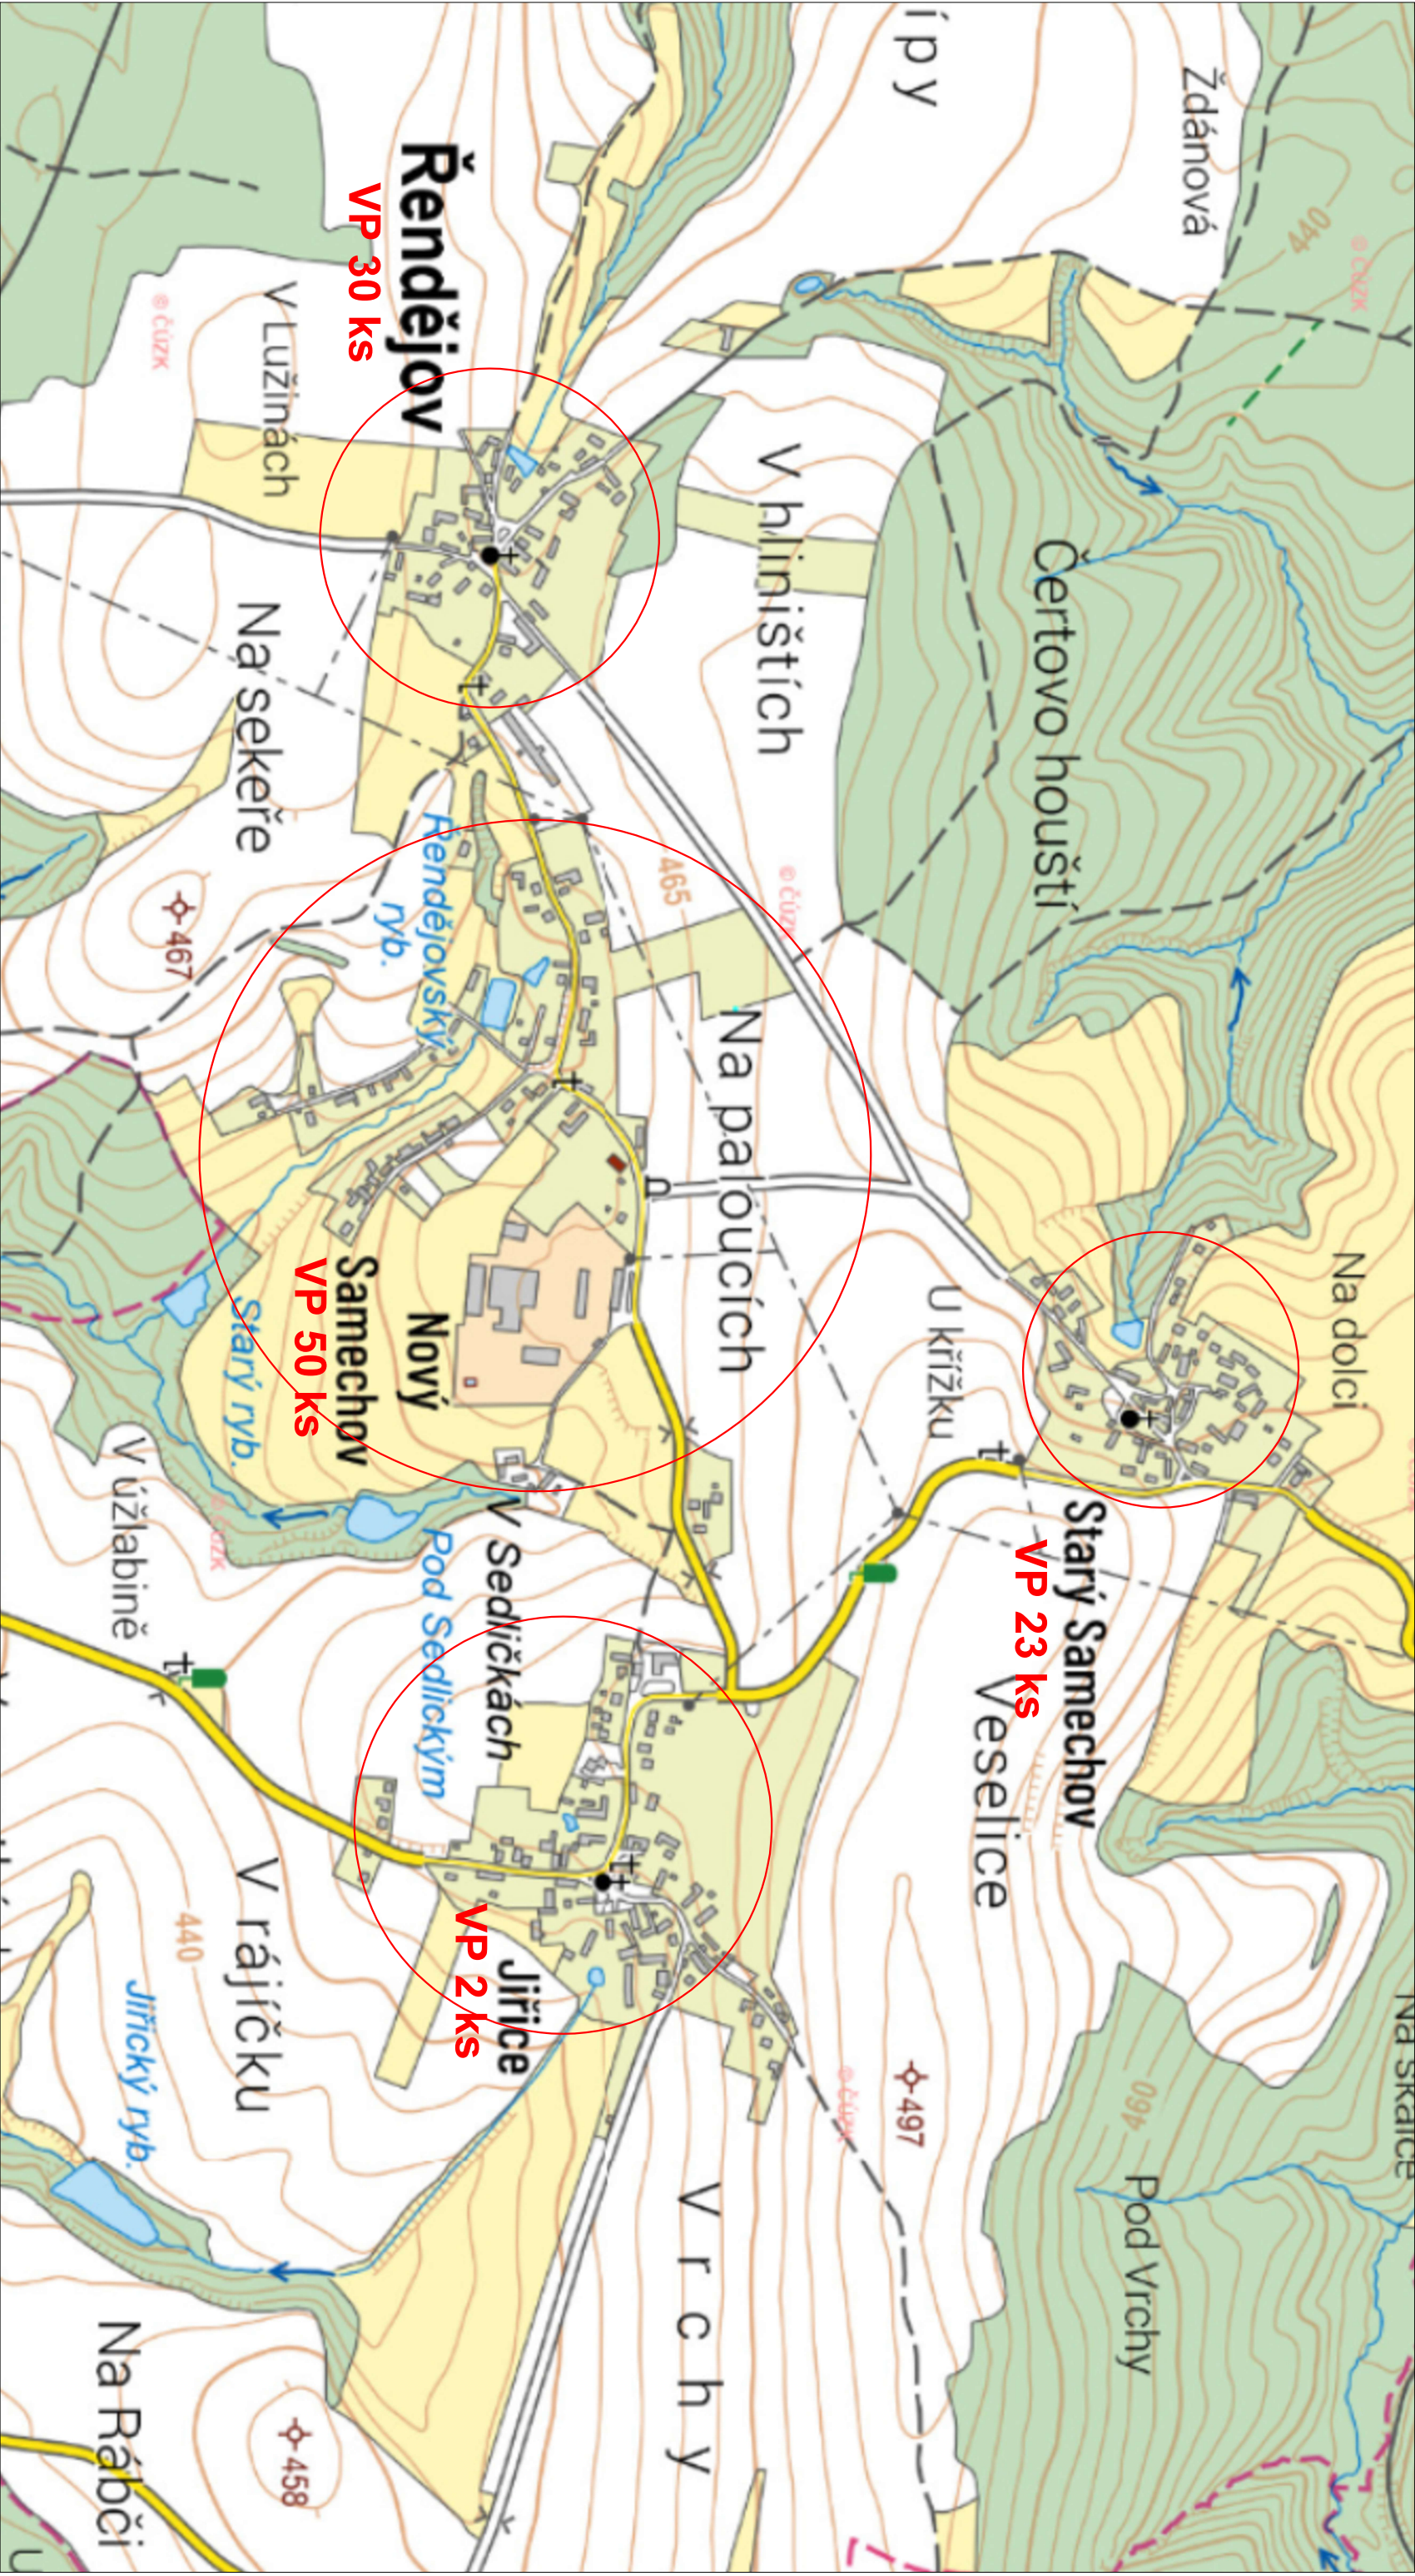

LEGENDA

 Lokality novostavby vodovodních přípojek

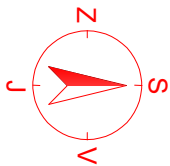

Vypracoval :		Jaromír Jeřábek				
Kreslil :		Jaromír Jeřábek				
Zodpovědný projektant :		Iva Baraňáková				
Investor : Obec Řendějov, Nový Samechov č.p. 28, 285 22 Zruč nad Sázavou						
 Vodohospodářská společnost Vrchlice - Maleč a.s. Ku Plátku 387 284 01 Kutmá Hora			Akce : Obec Řendějov - vodovodní přípojky, místní část Řendějov, Nový Samechov a Starý Samechov – vodovodní přípojky			
			Stupeň :		Důs	
			Formát :		A3	
			Datum :		11/2023	
			Č. zakázky :		34/2023	
Příloha : Situace širších vztahů		Měřítko : 1 : 10 000		Č. přílohy : B		