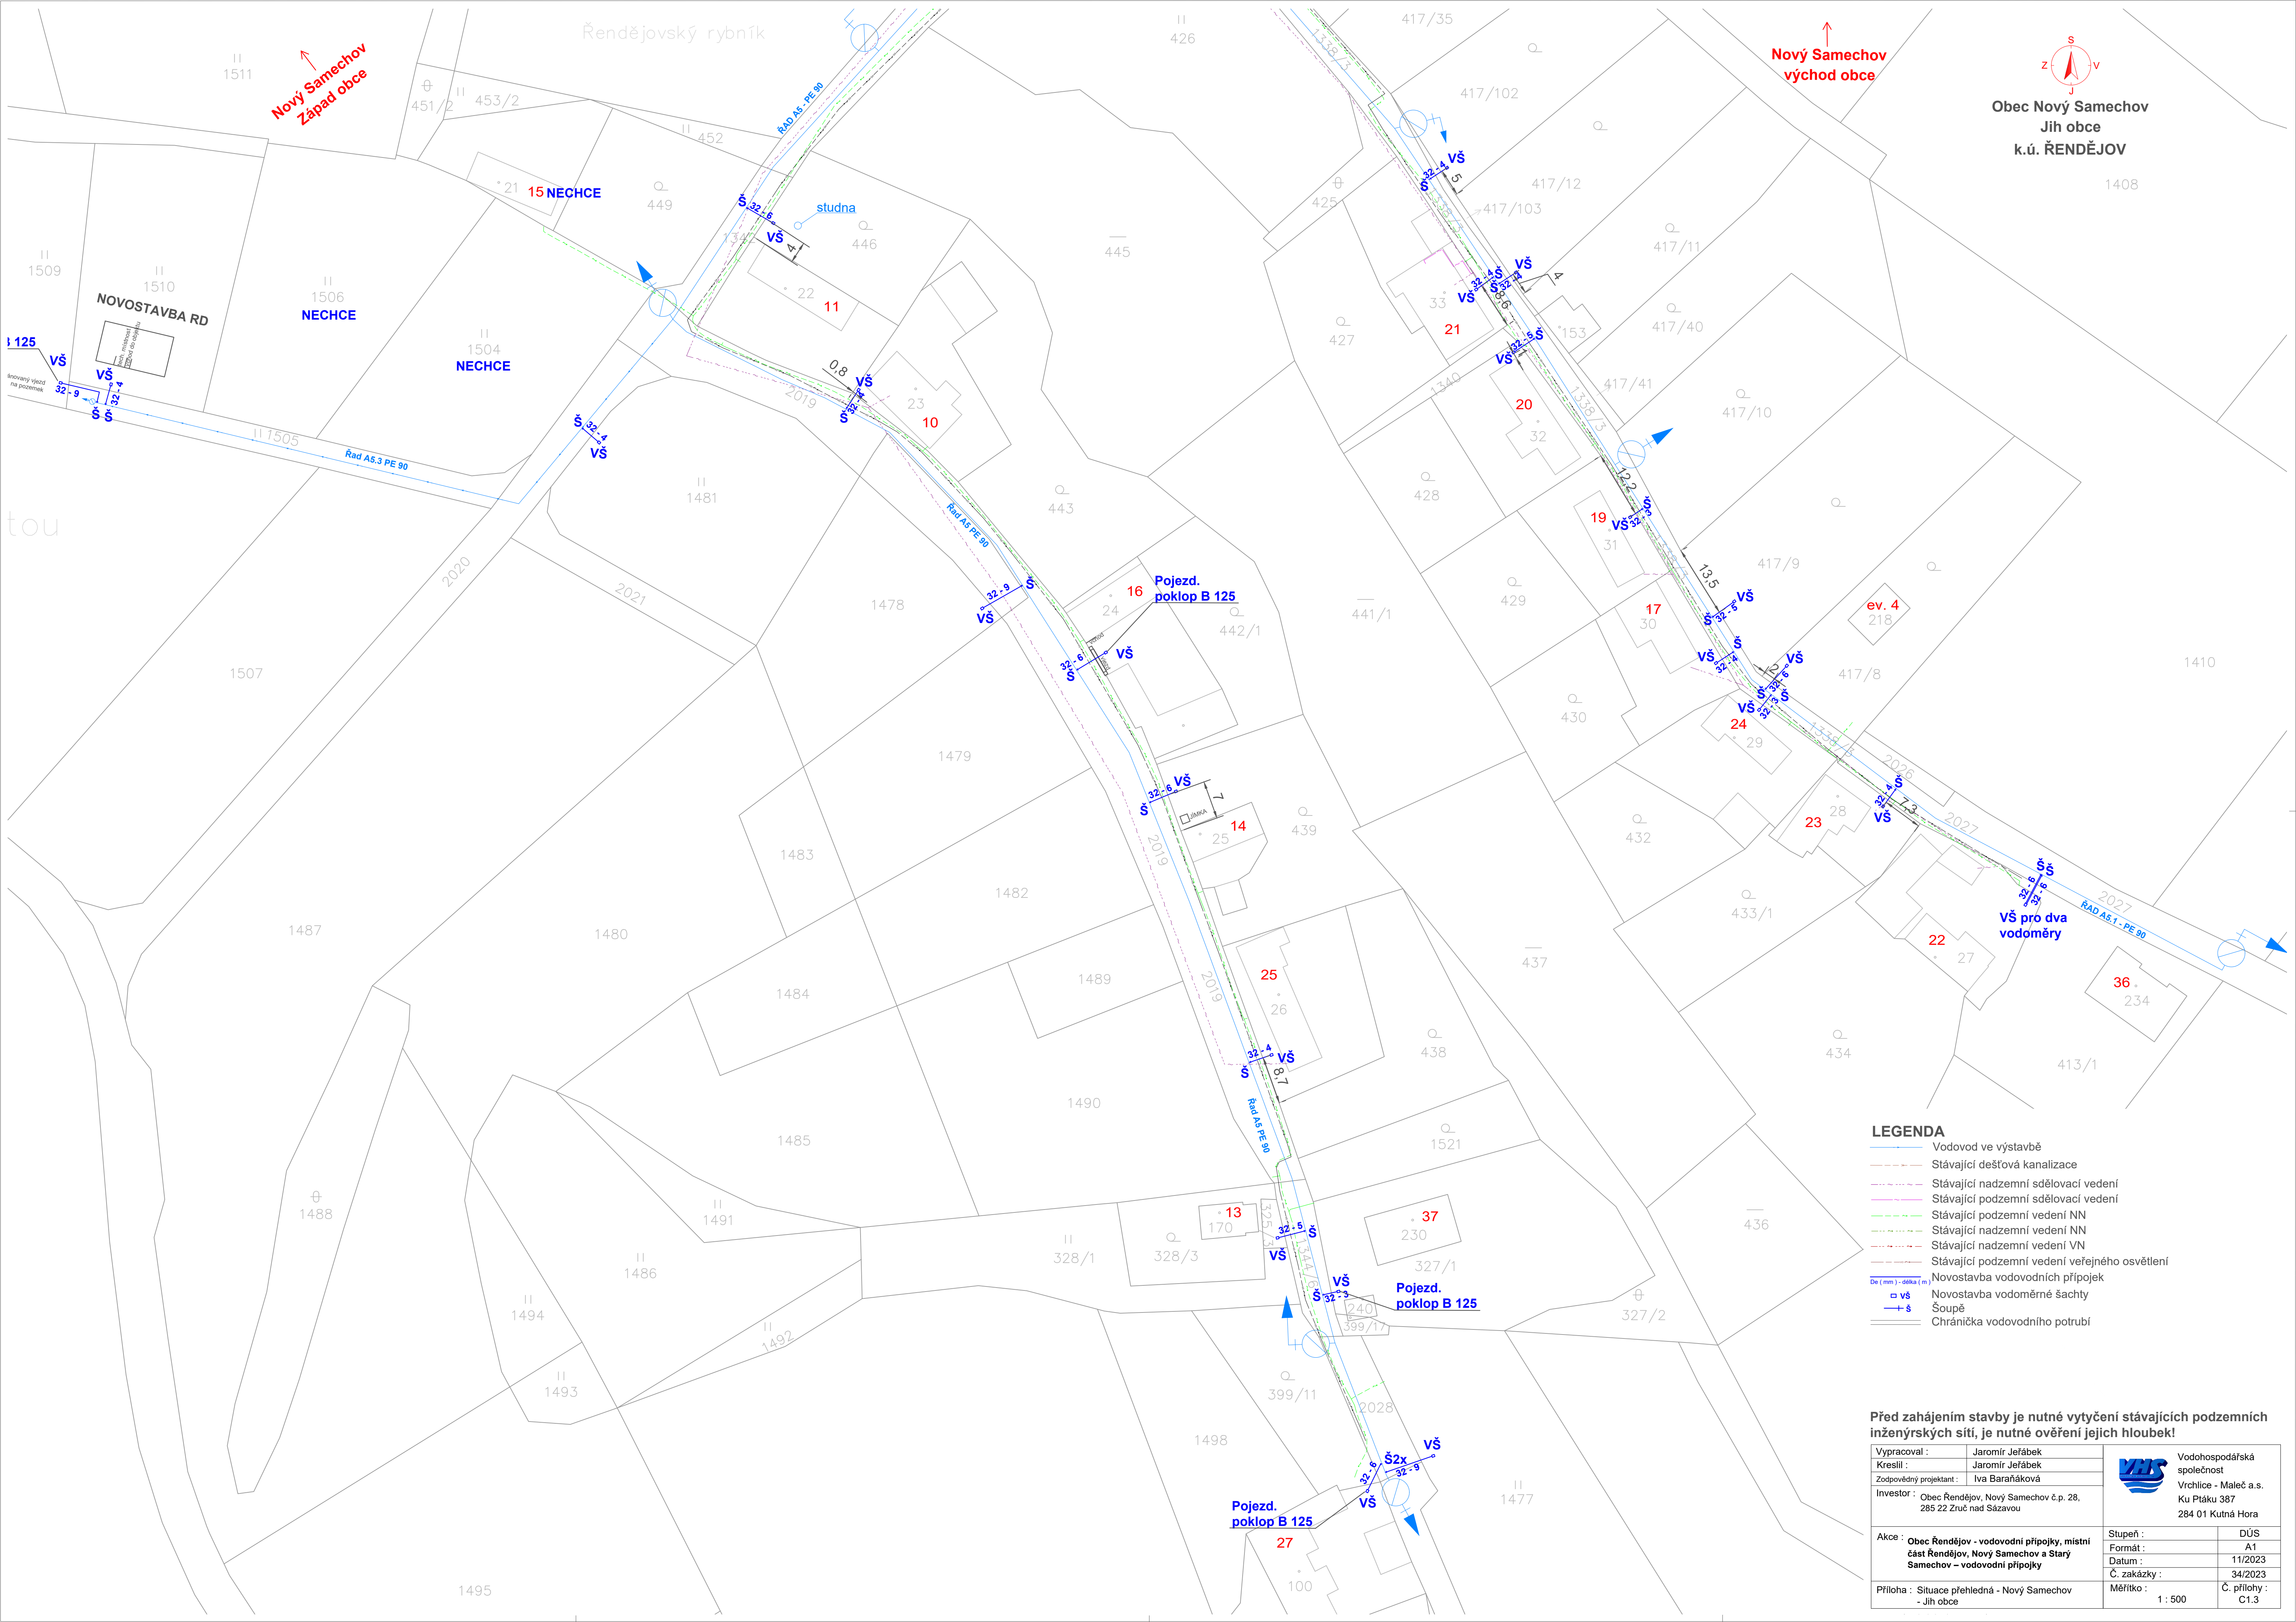


Obec Nový Samechov
Jih obce
k.ú. ŘENDĚJOV

**Nový Samechov
východ obce**

LEGENDA

- | | |
|---|---|
|  | Vodovod ve výstavbě |
|  | Stávající dešťová kanalizace |
|  | Stávající nadzemní sdělovací vedení |
|  | Stávající podzemní sdělovací vedení |
|  | Stávající podzemní vedení NN |
|  | Stávající nadzemní vedení VN |
|  | Stávající podzemní vedení veřejného osvětlení |
|  | Novostavba vodovodních přípojek |
|  | Novostavba vodoměrné šachty |
|  | Soupeř |
|  | Chráníčka vodovodního potrubí |

Před zahájením stavby je nutné vytyčení stávajících podzemních inženýrských sítí, je nutné ověření jejich hloubek!

Vypracoval :	Jaromír Jeřábek	 Vodohospodářská společnost Vrchlice - Maleč a.s. Ku Ptáku 387 284 01 Kutná Hora	
Kreslil :	Jaromír Jeřábek		
Zodpovědný projektant :	Iva Baraňáková		
Investor :	Obec Řendějov, Nový Samechov č.p. 28, 285 22 Zruč nad Sázavou		
Akce :	Obec Řendějov - vodovodní přípojky, místní část Řendějov, Nový Samechov a Starý Samechov - vodovodní přípojky	Stupeň : Formát : Datum : Č. zakázky :	DÚS A1 11/2023 34/2023
Příloha :	Situace přehledná - Nový Samechov - Jih obce	Měřítko : 1 : 500	Č. přílohy : C1.3