



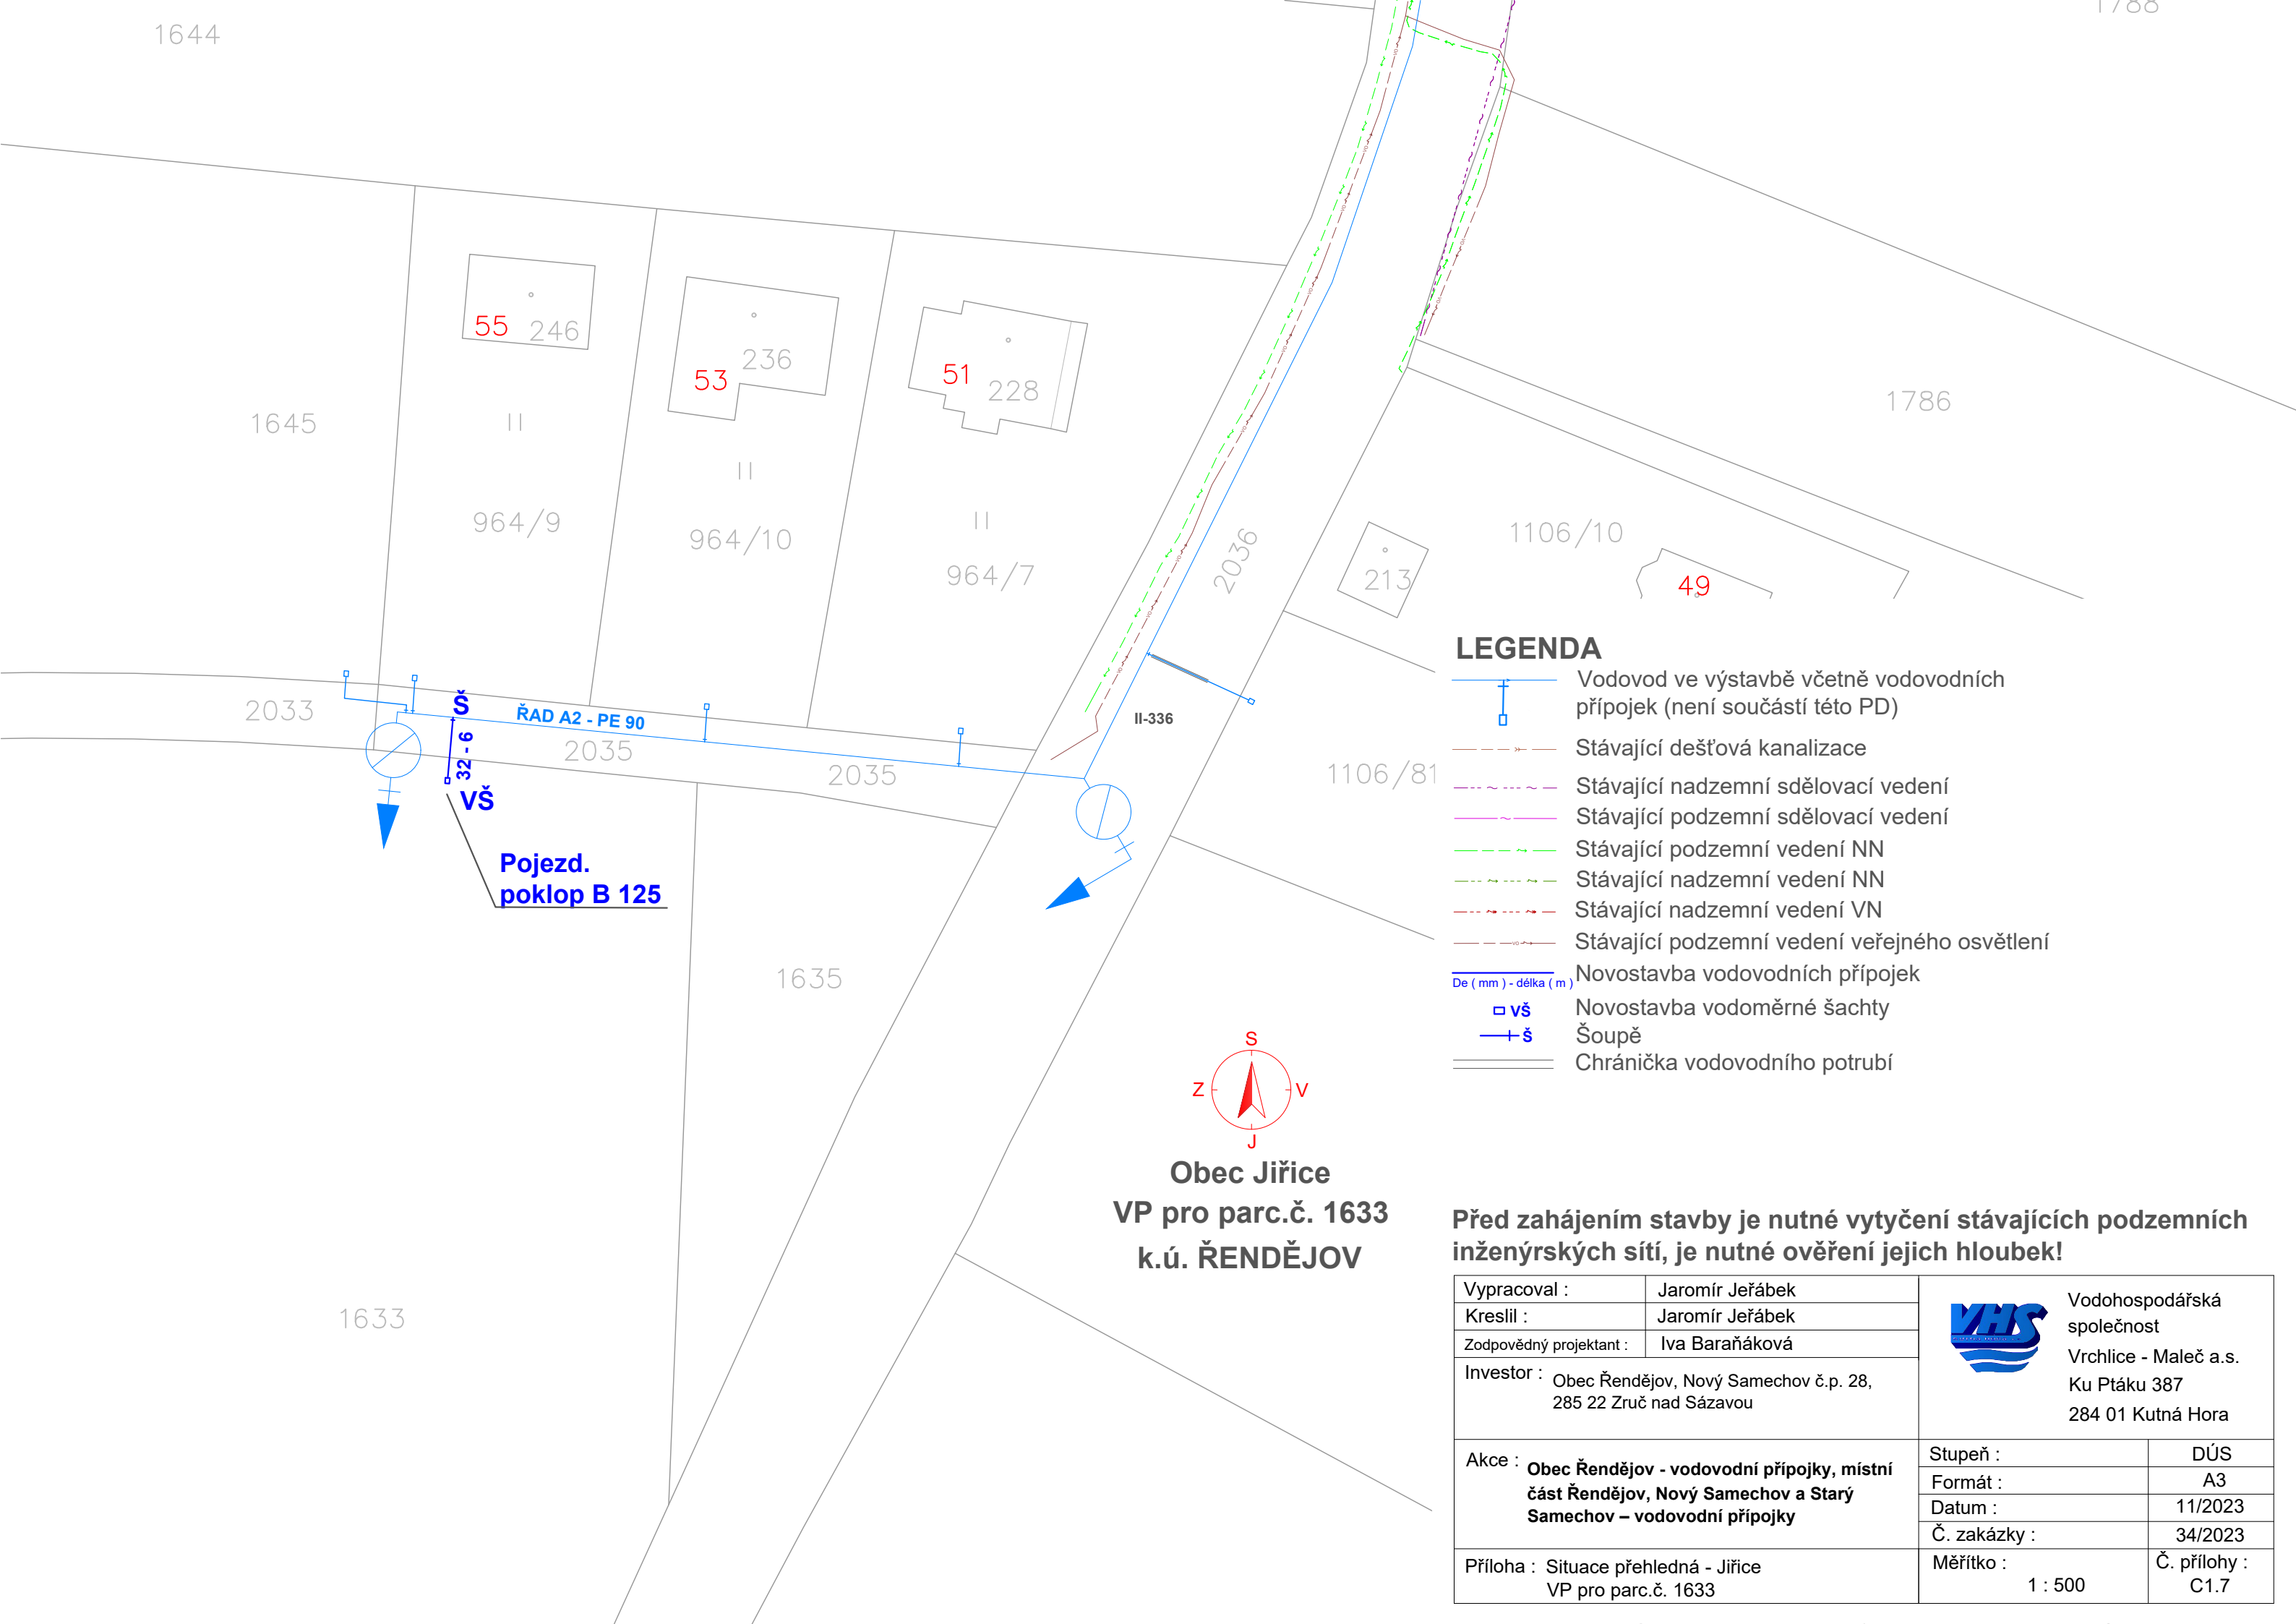

LEGENDA

- Vodovod ve výstavbě včetně vodovodních přípojek (není součástí této PD)
- Stávající dešťová kanalizace
- Stávající nadzemní sdělovací vedení
- Stávající podzemní sdělovací vedení
- Stávající podzemní vedení NN
- Stávající nadzemní vedení NN
- Stávající nadzemní vedení VN
- Stávající podzemní vedení veřejného osvětlení
- Novostavba vodovodních přípojek
- Novostavba vodoměrné šachty
- Šoupě
- Chránička vodovodního potrubí

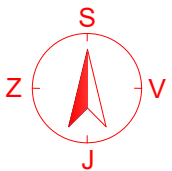

Obec Jiřice
VP pro parc.č. 1633
k.ú. ŘENDĚJOV

Před zahájením stavby je nutné vytyčení stávajících podzemních inženýrských sítí, je nutné ověření jejich hloubek!

Vypracoval :	Jaromír Jeřábek	 Vodohospodářská společnost Vrchlice - Maleč a.s. Ku Ptáku 387 284 01 Kutná Hora	
Kreslil :	Jaromír Jeřábek		
Zodpovědný projektant :	Iva Baraňáková		
Investor : Obec Řendějov, Nový Samechov č.p. 28, 285 22 Zruč nad Sázavou			
Akce : Obec Řendějov - vodovodní přípojky, místní část Řendějov, Nový Samechov a Starý Samechov – vodovodní přípojky		Stupeň :	DÚS
		Formát :	A3
		Datum :	11/2023
		Č. zakázky :	34/2023
		Měřítko : 1 : 500	Č. přílohy : C1.7
Příloha : Situace přehledná - Jiřice VP pro parc.č. 1633			