


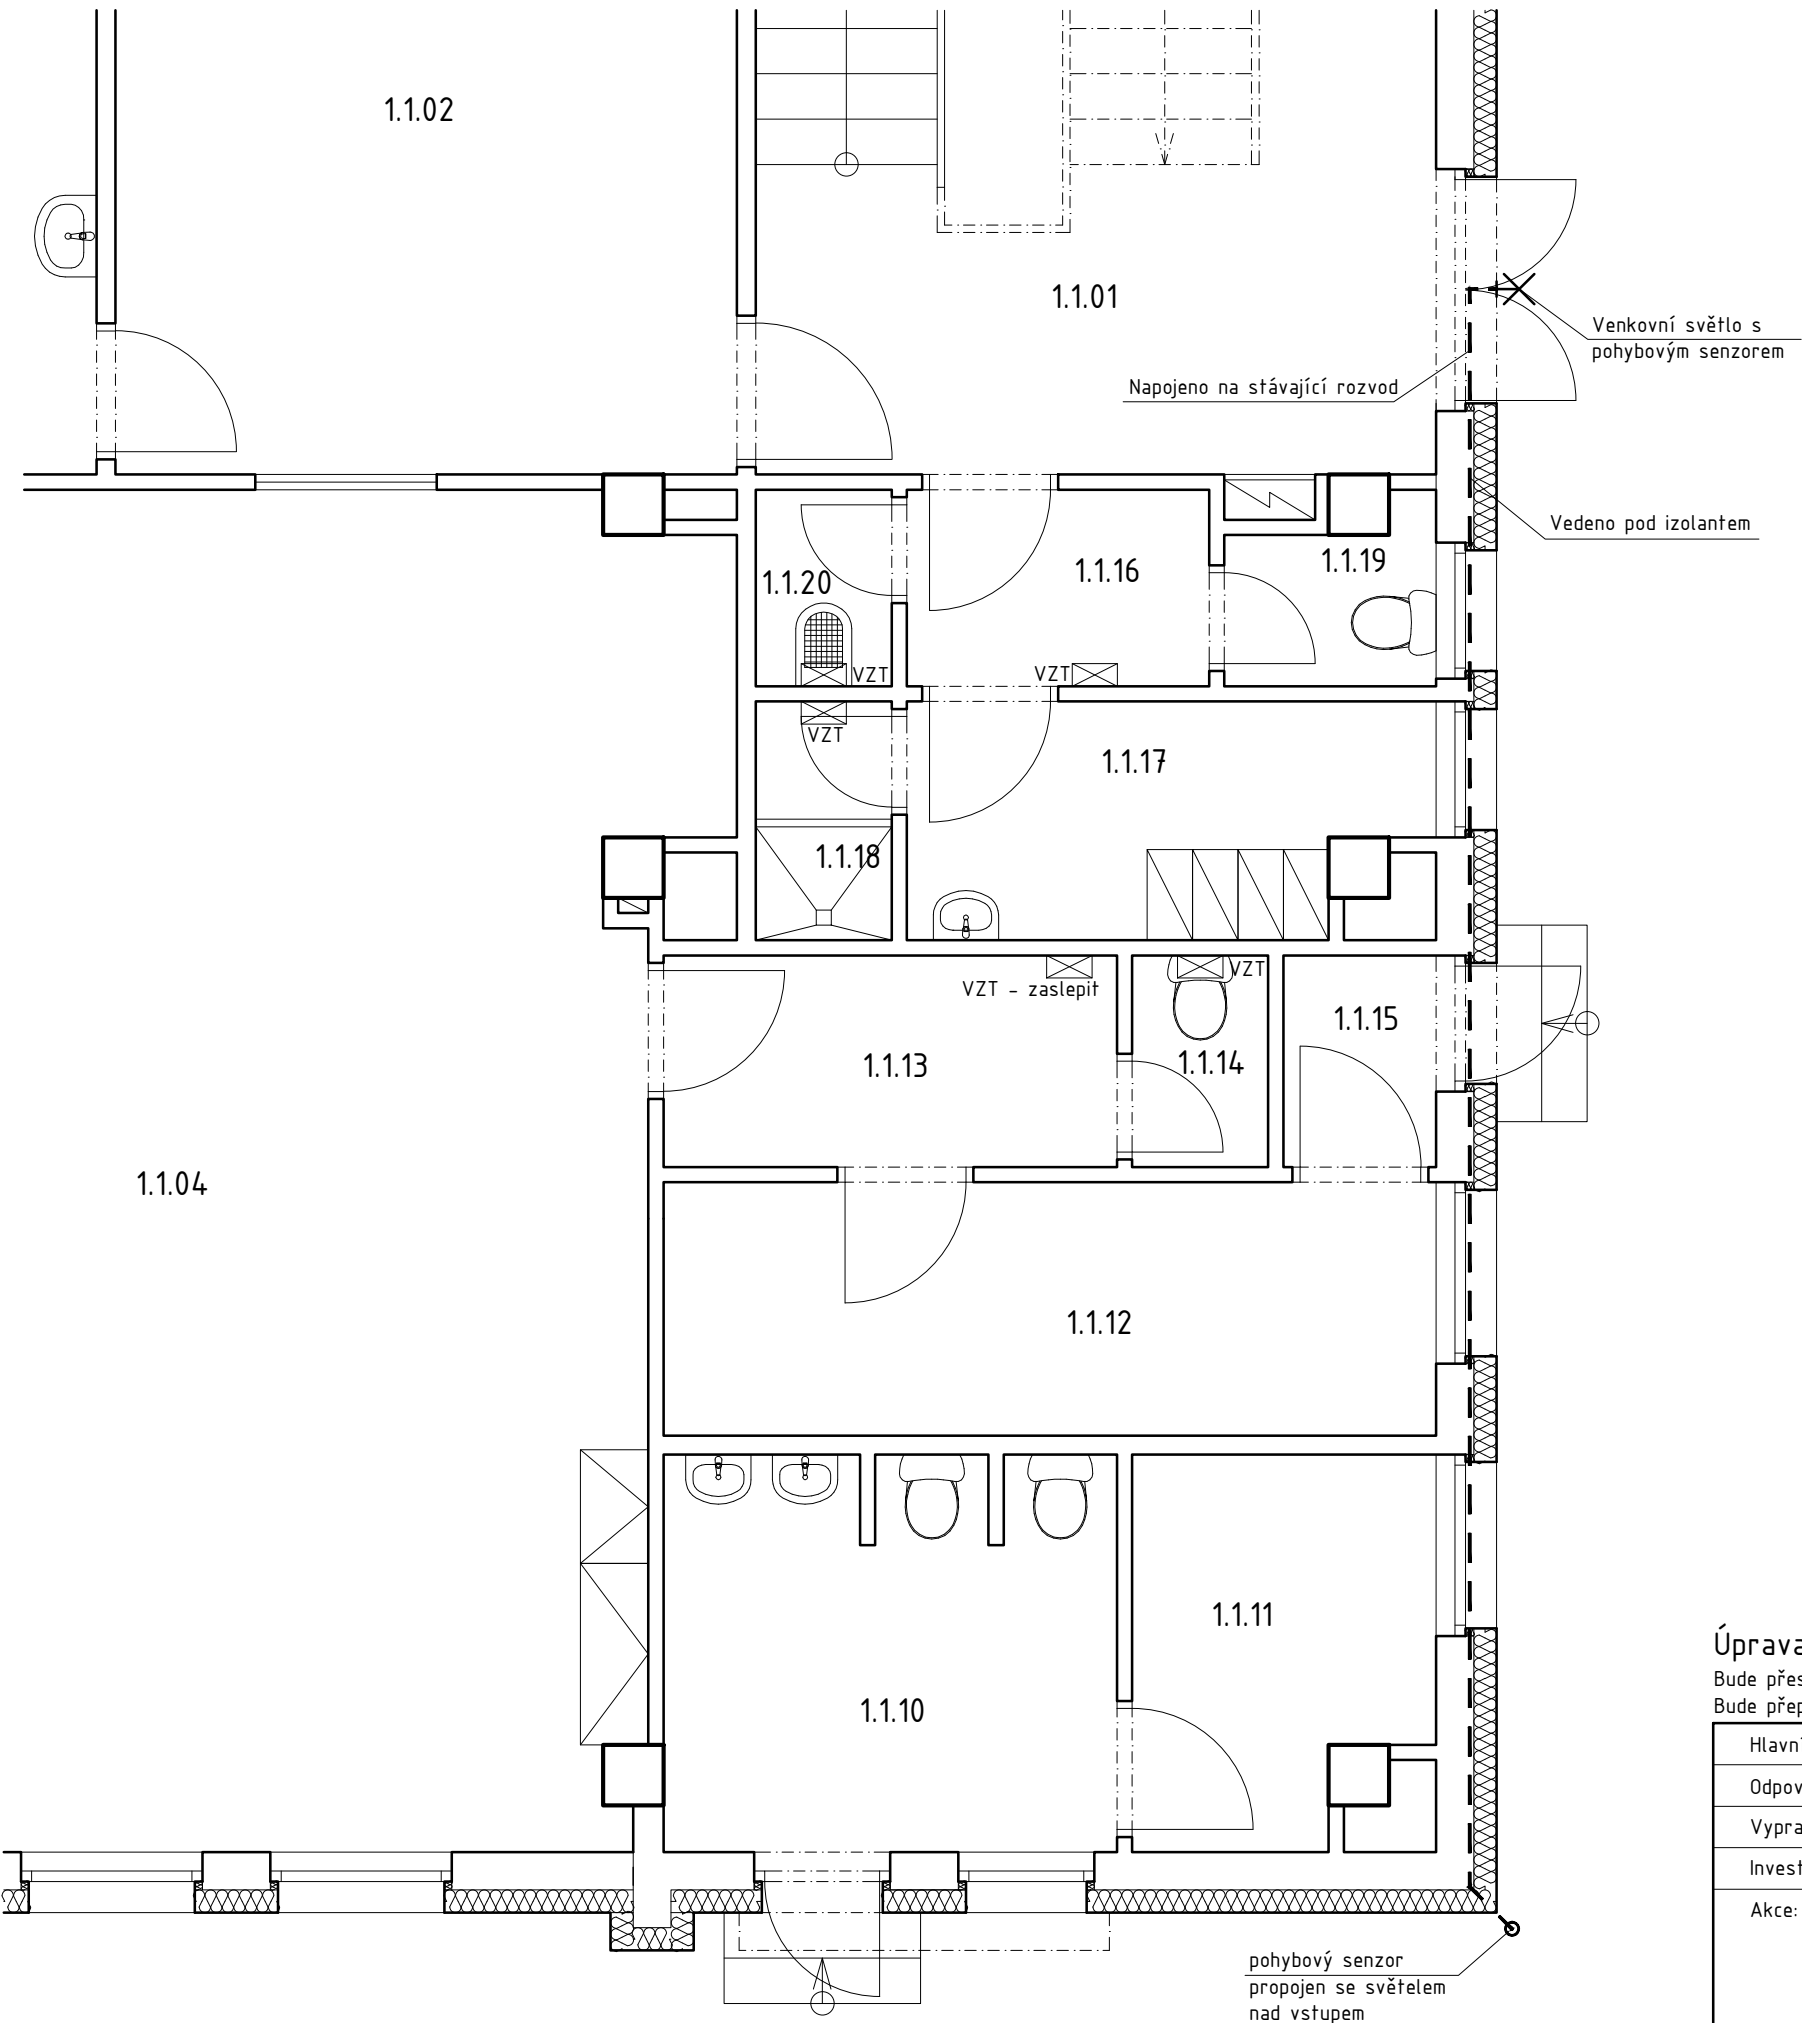

Úprava elektro pouze pro objekt SO 01.
Bude přesazeno tablo domácího telefonu, světla, čidla atd. s ohledem na provedení nového KZS.
Bude přepojeno napájení nadstřešního ventilátoru.

Hlavní projektant:	ing. Pavel Kodýtek	
Odpovědný projektant:	ing. Pavel Kodýtek	
Vypracoval:	ing. Pavel Kodýtek	
Investor:	Město Planá, Nám. Svobody 1, Planá 348 15	
Akce:		Datum: 10–2013
STAVEBNÍ ÚPRAVY OBVODOVÉHO PLÁŠTĚ		
OBJEKTU MŠ SMETANOVA, PLANÁ		
130902	stp. č. 1481, 1482, 1483 k. ú. Planá u Mar. Lázní, Plzeňský kraj	
Příloha:	SO 01 – PŮDORYS 1.NP – elektro	Stupeň PD: PROV. PROJEKT
		Měřítko: 1:50
		Označení přílohy: D.1.4.03b