



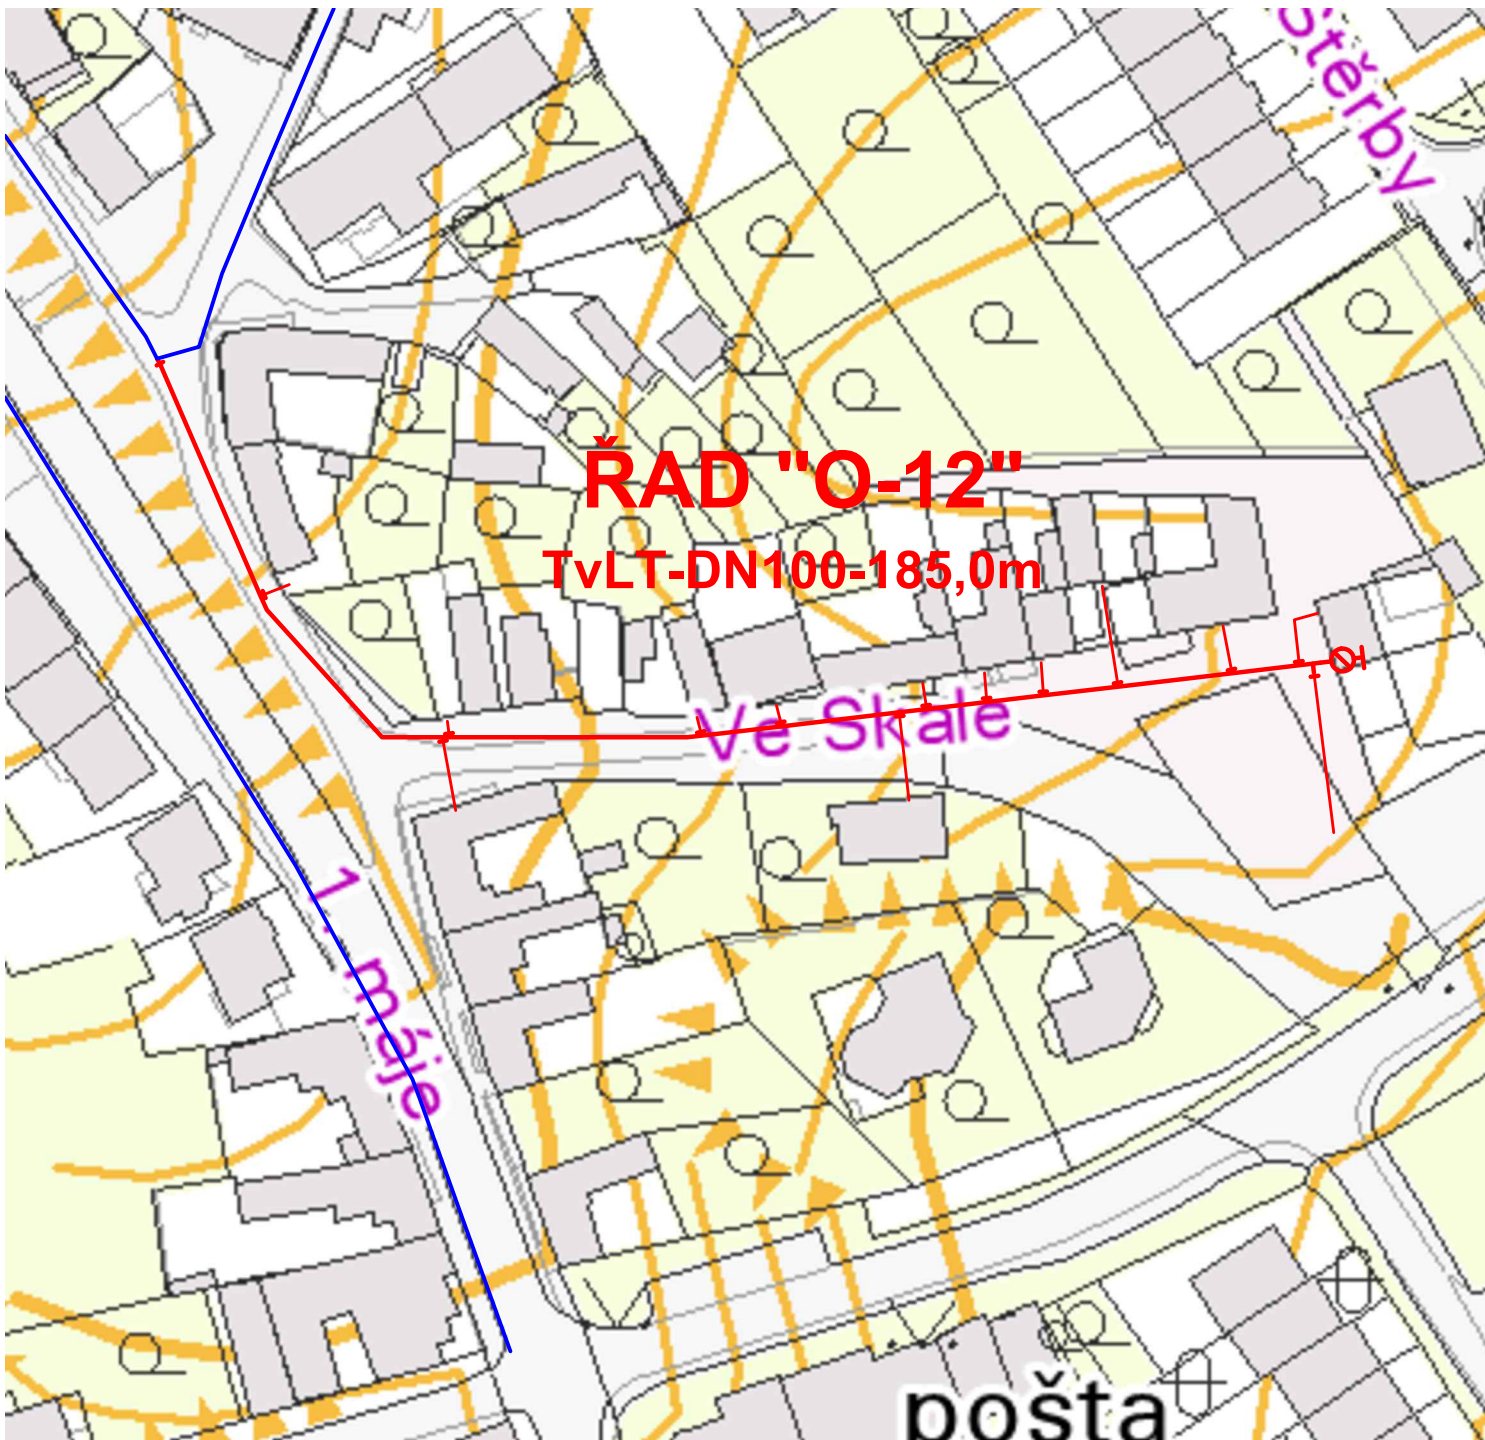

LEGENDA

- OPRAVOVANÝ VODOVODNÍ ŘAD
— VODOVODNÍ ŘADY

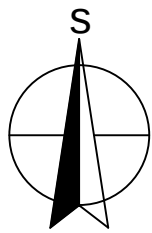

VYPRACOVAL:	ODP. PROJEKTANT:	HIP:	SOUBOR:	ZAKÁZKOVÉ ČÍSLO:	
ING. BOUCHAL	ING. BOUCHAL		C_prehledna_situace.dwg	2012046	
INVESTOR:	SLOVÁCKÉ VODÁRNY A KANALIZACE, a.s. ZA OLŠÁVKOU 290, 686 36 UHERSKÉ HRADIŠTĚ			DATUM: 10 / 2012	
ZAKÁZKA :	UHERSKÉ HRADIŠTĚ, ul. Ve Skále - rekonstrukce vodovodu			FORMÁT: A4	
PŘEHLEDNÁ SITUACE				STUPEŇ: DPS	MĚŘÍTKO: 1 : 1000
				Č.PŘÍLOHY: C.1	Č.KOPIE: