




Severočeská teplárenská, a.s.
 Teplárenská 2, 434 03 Most – Komořany, IČ 287 33 118
 www.setep.cz, info@setep.cz, tel.: +420 476 447 111



PROJEKTANT
 EO TECHNOLOGY s.r.o.
 Za Tratí 415, 196 00 Praha 9 – Třeboradice, IČ 090 93 524
 www.eotechnology.eu; info@eotechnology.eu

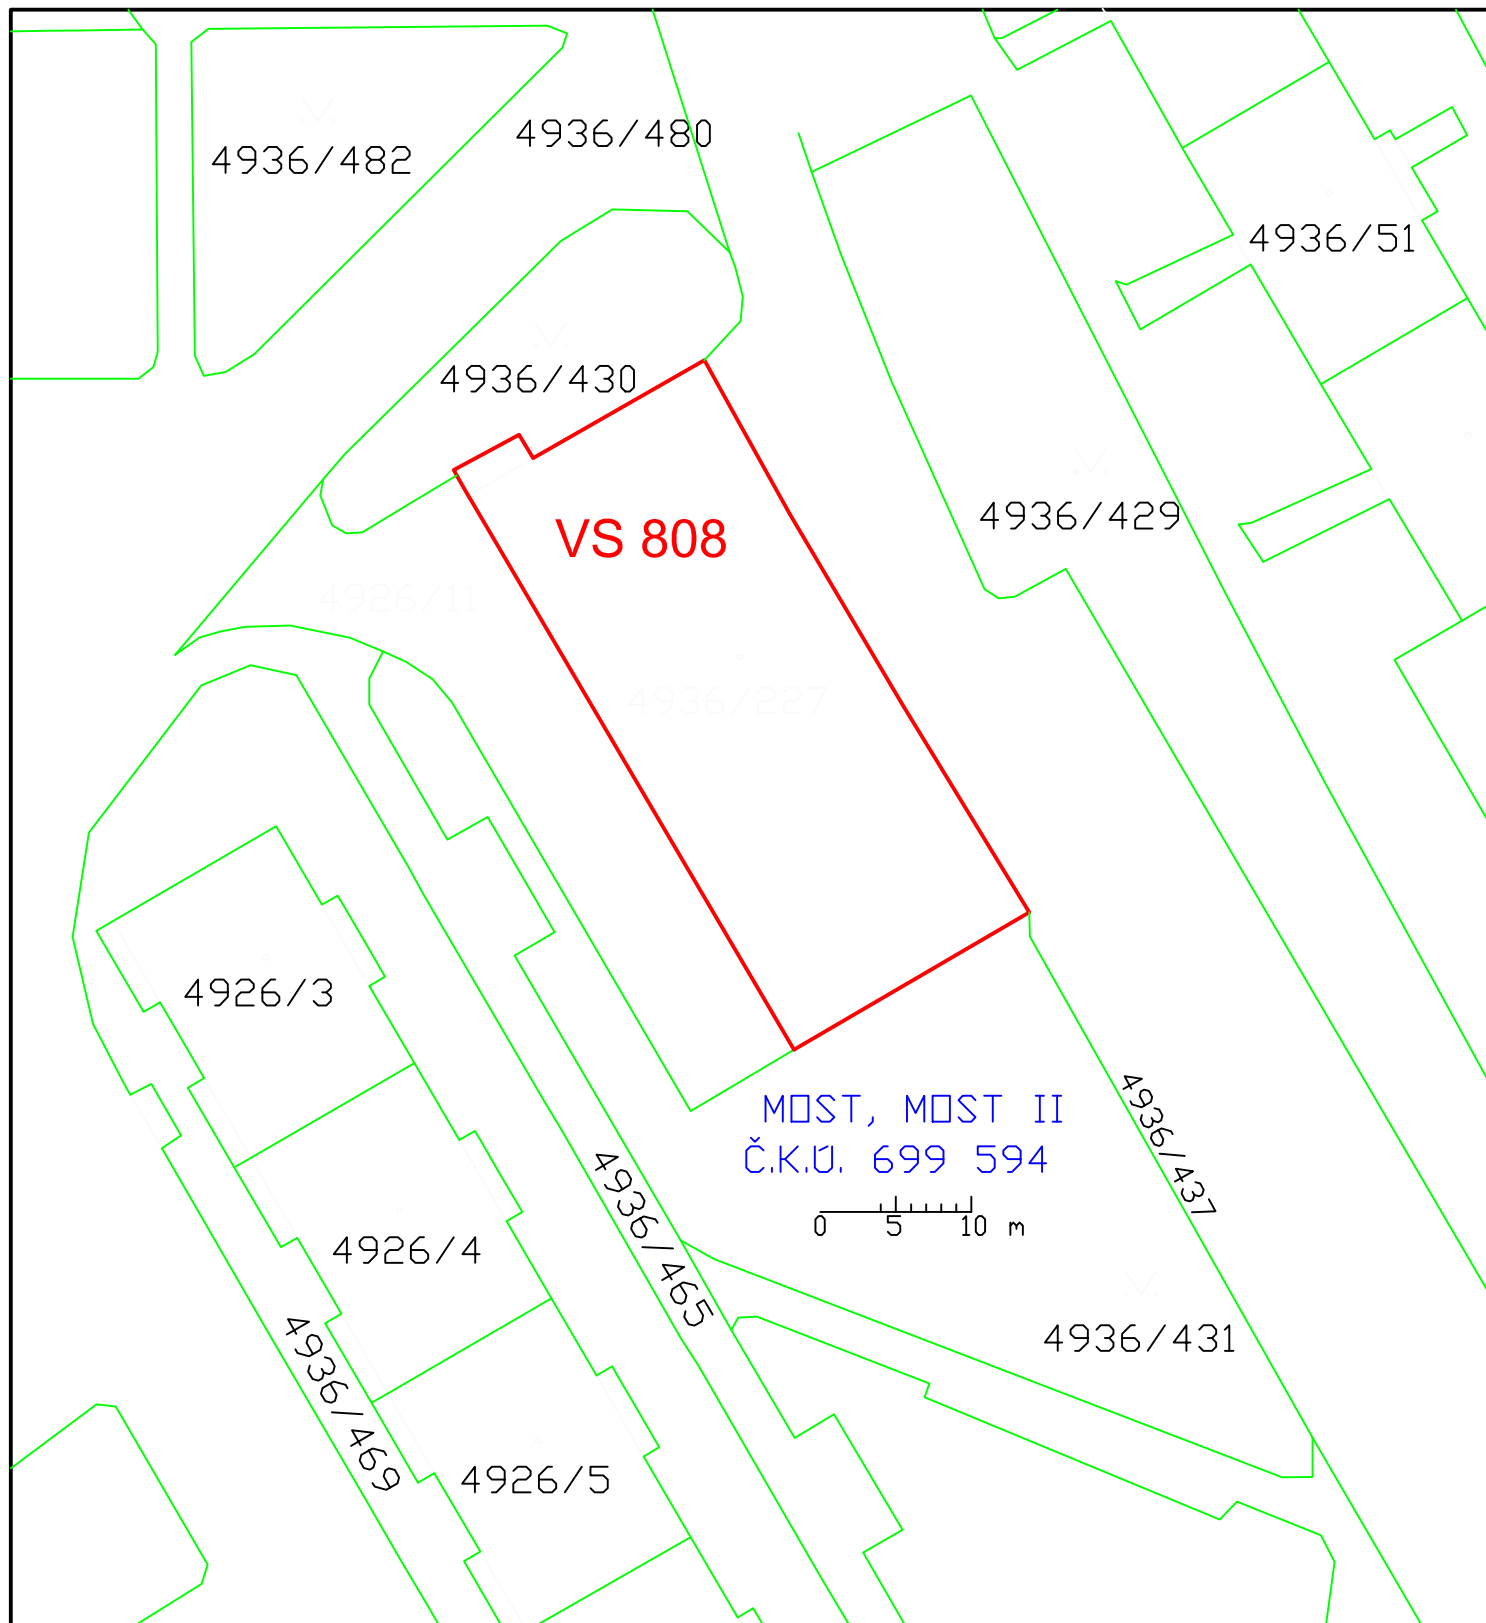

STAVBA
REKO VS 808 ÚT a TV

VYPRACOVAL ONDŘEJ SLÁČÍK
 KONTROLOVAL TOMÁŠ DANIČEK
 SCHVÁLIL JAKUB KUNČÍK

ČÁST C SITUACE
 NÁZEV VÝKRESU KOORDINAČNÍ SITUAČNÍ VÝKRES

DATUM 5/2022
 MĚŘÍTKO 1:500
 REVIZE PO
 ČÍSLO PARÉ
 ČÍSLO VÝKRESU C.2

STUPEŇ DOKUMENTACE PRO PROVEDENÍ STAVBY ZAKÁZKOVÉ ČÍSLO 22_0131