


PŮDORYS ROZVODU VODY 2.NP
RYCHNOVSKÁ 651
MĚŘÍTKO 1:50

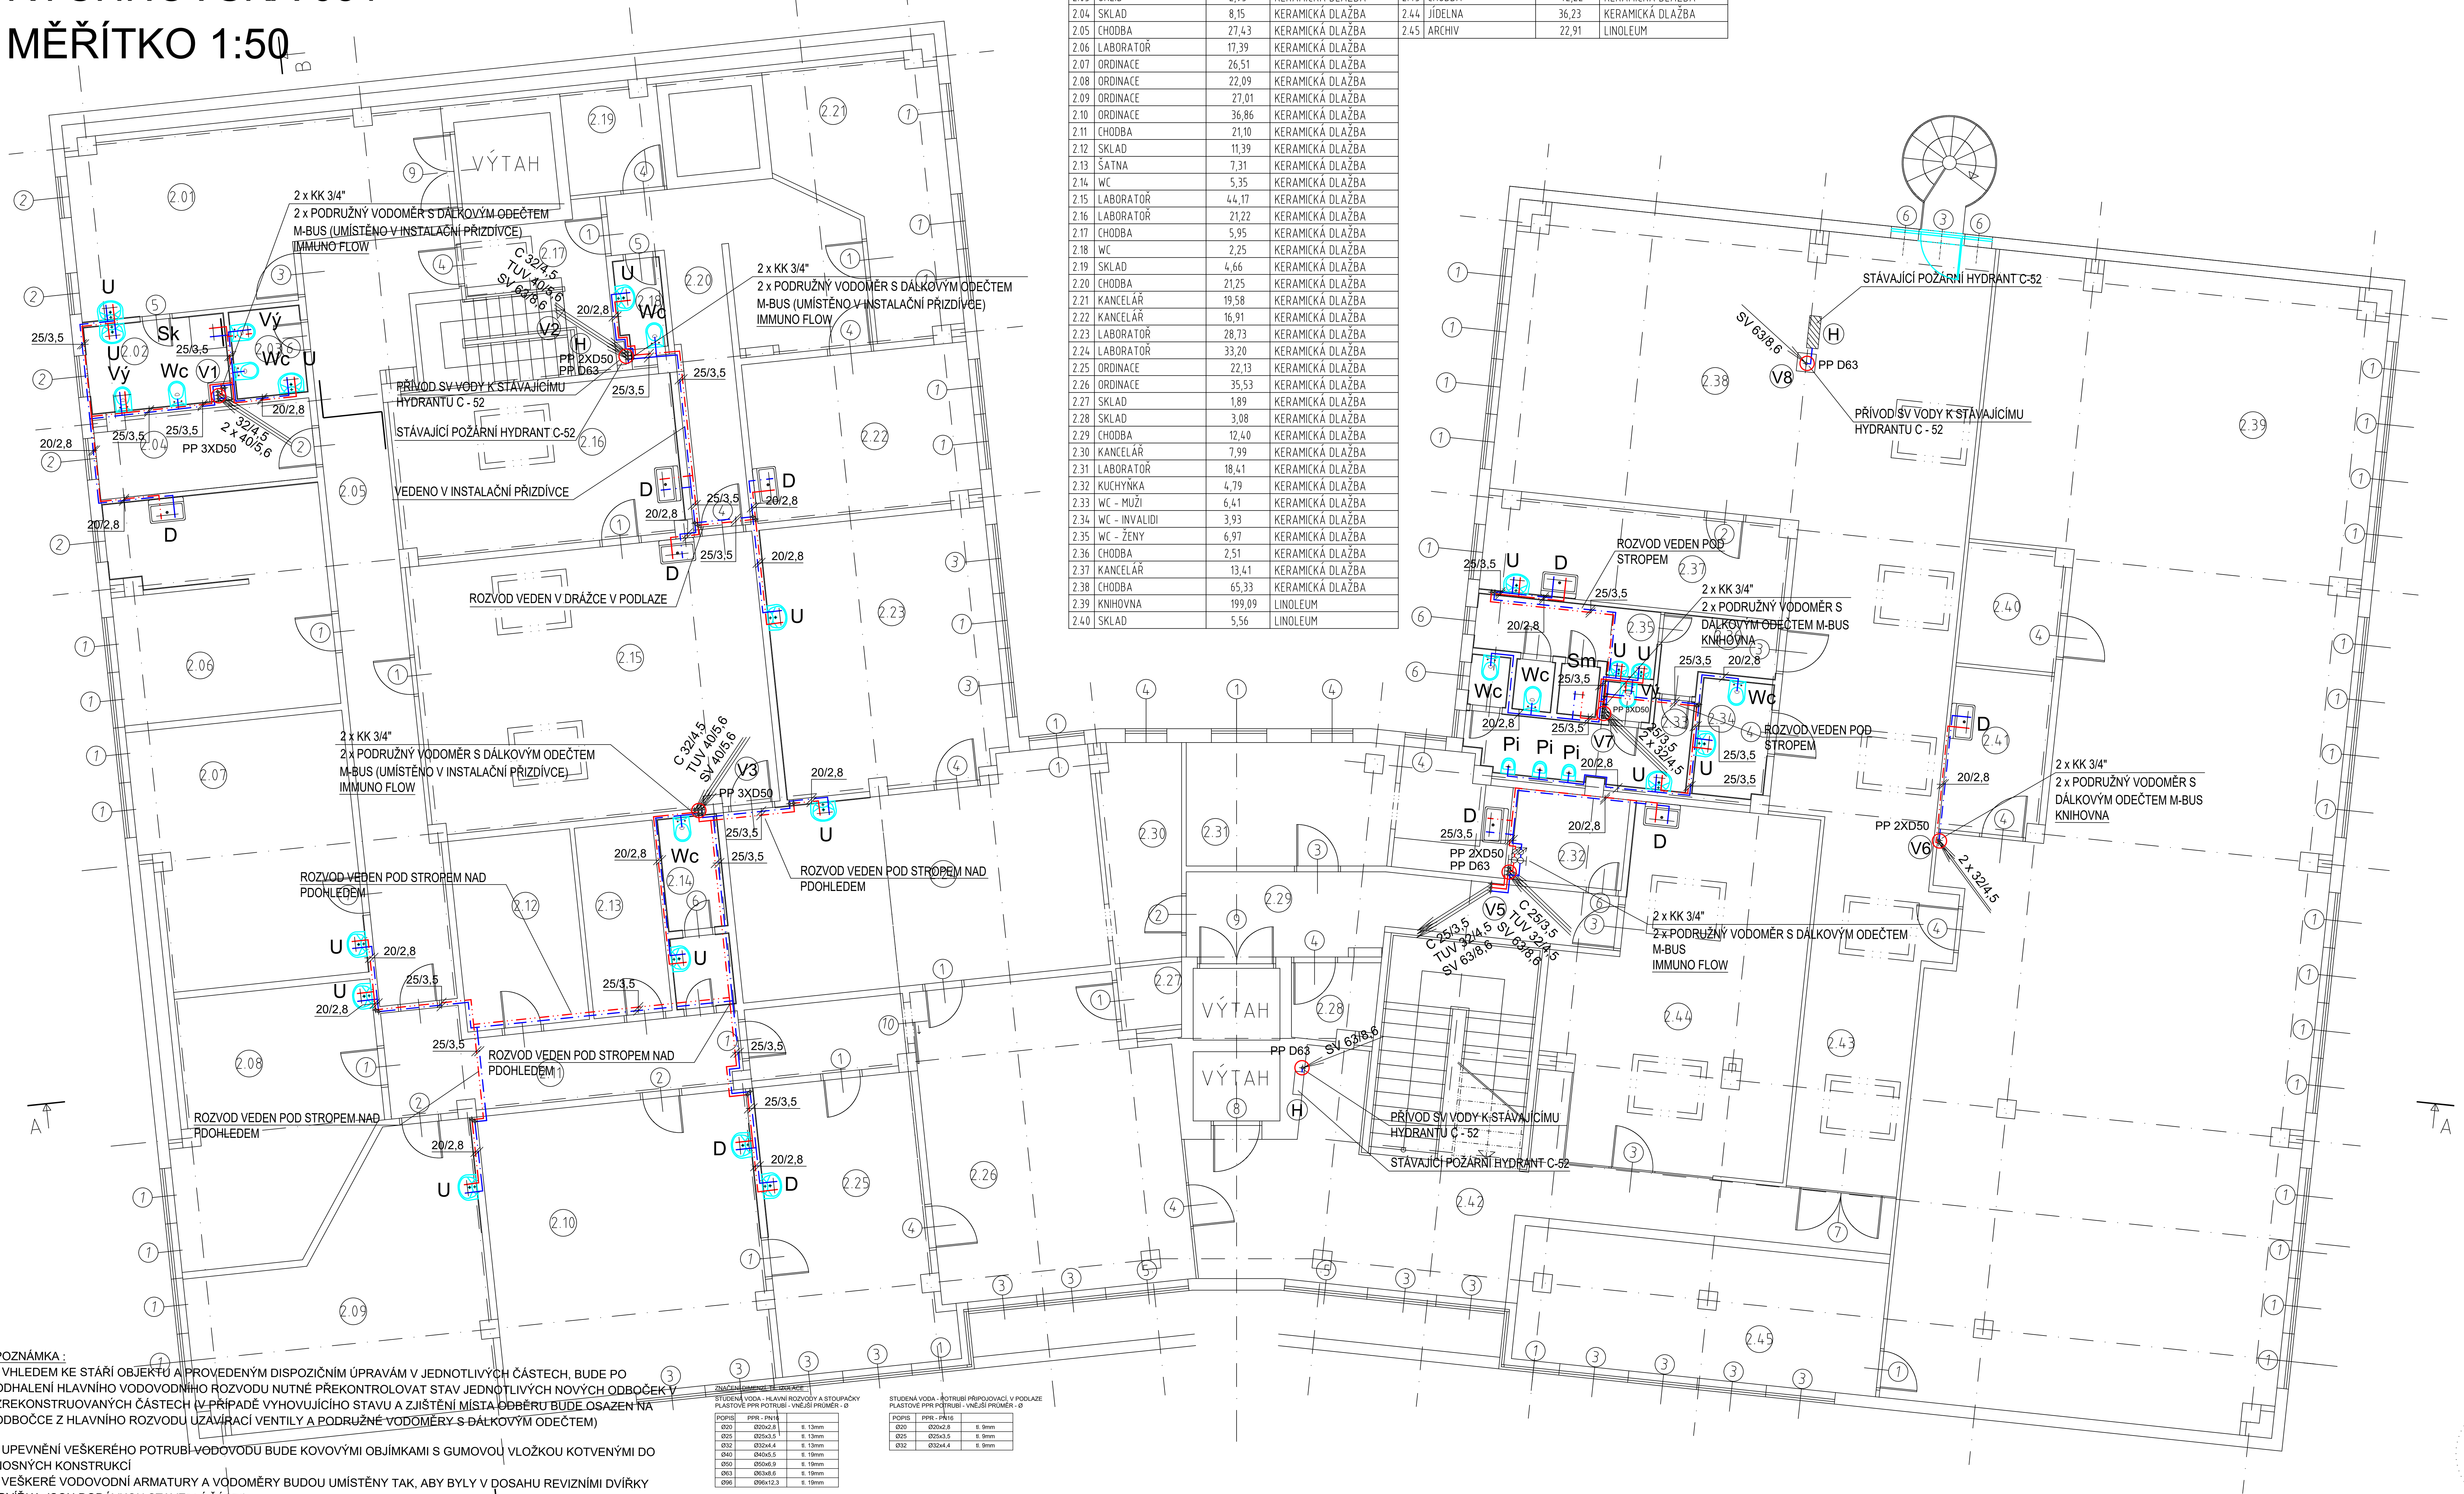

LEGENDA MÍSTNOSTÍ			
C. M.	NAZEV MÍSTNOSTI	PLOCHA m ²	DRUH PODLAHY
2.01	ŠATNA	27,14	KERAMICKÁ DLÁŽBA
2.02	UMÝVÁRNA	5,81	KERAMICKÁ DLÁŽBA
2.03	ÚKLID	2,95	KERAMICKÁ DLÁŽBA
2.04	SKLAD	8,15	KERAMICKÁ DLÁŽBA
2.05	CHODBA	27,43	KERAMICKÁ DLÁŽBA
2.06	LABORATOR	17,39	KERAMICKÁ DLÁŽBA
2.07	ORDINACE	26,51	KERAMICKÁ DLÁŽBA
2.08	ORDINACE	22,09	KERAMICKÁ DLÁŽBA
2.09	ORDINACE	27,01	KERAMICKÁ DLÁŽBA
2.10	ORDINACE	36,86	KERAMICKÁ DLÁŽBA
2.11	CHODBA	21,10	KERAMICKÁ DLÁŽBA
2.12	SKLAD	11,39	KERAMICKÁ DLÁŽBA
2.13	ŠATNA	7,31	KERAMICKÁ DLÁŽBA
2.14	WC	5,35	KERAMICKÁ DLÁŽBA
2.15	LABORATOR	44,17	KERAMICKÁ DLÁŽBA
2.16	LABORATOR	21,22	KERAMICKÁ DLÁŽBA
2.17	CHODBA	5,95	KERAMICKÁ DLÁŽBA
2.18	WC	2,25	KERAMICKÁ DLÁŽBA
2.19	SKLAD	4,66	KERAMICKÁ DLÁŽBA
2.20	CHODBA	21,25	KERAMICKÁ DLÁŽBA
2.21	KANCELÁŘ	19,58	KERAMICKÁ DLÁŽBA
2.22	KANCELÁŘ	16,91	KERAMICKÁ DLÁŽBA
2.23	LABORATOR	28,73	KERAMICKÁ DLÁŽBA
2.24	LABORATOR	33,20	KERAMICKÁ DLÁŽBA
2.25	ORDINACE	22,13	KERAMICKÁ DLÁŽBA
2.26	ORDINACE	35,53	KERAMICKÁ DLÁŽBA
2.27	SKLAD	1,89	KERAMICKÁ DLÁŽBA
2.28	SKLAD	3,08	KERAMICKÁ DLÁŽBA
2.29	CHODBA	12,40	KERAMICKÁ DLÁŽBA
2.30	KANCELÁŘ	7,99	KERAMICKÁ DLÁŽBA
2.31	LABORATOR	18,41	KERAMICKÁ DLÁŽBA
2.32	KUCHYŇKA	4,79	KERAMICKÁ DLÁŽBA
2.33	WC - MUŽI	6,41	KERAMICKÁ DLÁŽBA
2.34	WC - INVALIDI	3,93	KERAMICKÁ DLÁŽBA
2.35	WC - ŽENY	6,97	KERAMICKÁ DLÁŽBA
2.36	CHODBA	2,51	KERAMICKÁ DLÁŽBA
2.37	KANCELÁŘ	13,41	KERAMICKÁ DLÁŽBA
2.38	CHODBA	65,33	KERAMICKÁ DLÁŽBA
2.39	KNÍHOVNA	199,09	LINOLEUM
2.40	SKLAD	5,56	LINOLEUM
2.41	KUCHYŇE	7,58	LINOLEUM
2.42	CHODBA	36,52	KERAMICKÁ DLÁŽBA
2.43	CHODBA	42,22	KERAMICKÁ DLÁŽBA
2.44	JÍDELNA	36,23	KERAMICKÁ DLÁŽBA
2.45	ARCHIV	22,91	LINOLEUM

POZNÁMKA: V PŘÍPADĚ KE STÁRÍ OBJEKTU A PROVEDENÝM DISPOZIČNÍM ÚPRAVÁM V JEDNOTLIVÝCH ČÁSTECH, BUDE PO ODHALENÍ HLAVNÍHO VODOVODNÍHO ROZVODU NUTNÉ PŘEKONTROLOVAT STAV JEDNOTLIVÝCH NOVÝCH ODBOČEK V ZREKONSTRUOVANÝCH ČÁSTECH V PŘÍPADĚ VYHOVUJÍCÍHO STAVU A ZJIŠTĚNÍ MÍSTU ODBĚRU BUDE OSAZEN NA ODBOČCE Z HLAVNÍHO ROZVODU UZAVÍRAJÍCÍ VENTILY A PODRUŽNÉ VODOMĚRY S DÁLKOVÝM OČETEM) 3

- UPEVNĚNÍ VEŠKERÉHO POTRUBÍ VODOVODU BUDE KOVOVÝMI OBJÍMKAMI S GUMOVOU VLOŽKOU KOTVENÝMI DO NOSNÝCH KONSTRUKCÍ
- VEŠKERÉ VODOVODNÍ ARMATURY A VODOMĚRY BUDOU UMÍSTĚNY TAK, ABY BYLY V DOSAHU REVIZNÍMI DVÍŘKY (DVÍŘKA JSOU DODÁVKOU STAVEBNÍ ČÁSTI)
- MONTÁŽ VODOVODU JE NUTNO PROVÁDĚT S OHLEDEM NA ROZVODY OSTATNÍCH PROFESÍ
- PROSTUPY POTRUBÍ POŽÁRNĚ DĚLÍCIMI KONSTRUKCEMI BUDOU OPATŘENY POŽÁRNÍMI MANŽETAMI NEBO TMELEM
- MONTÁŽE JE NUTNO PROVÁDĚT DLE MONTÁŽNÍCH PŘEDPISŮ JEDNOTLIVÝCH VÝROBCŮ A MATERIÁLŮ, PROVÁDĚCÍCH PŘEDPISŮ, PLATNÝCH NOREM A VYHLÁŠEK
- ROZVODY VODY BUDOU OPATŘENY TEPELNOU NÁVLEKOVOU IZOLACÍ TL. min.13 mm
- ZAŘÍZOVACÍ PŘEDMĚTY:
- UMÍSTĚNÍ VÝVODŮ PRO ZAŘÍZOVACÍ PŘEDMĚTY JE NUTNO PŘÍSPŮSOVAT JEDNOTLIVÝM TYPŮM TĚCHTO ZAŘ. PŘEDMĚTŮ A JEJICH SKUTEČNÝM UMÍSTĚNÍM V NÁJEMNÍCH JEDNOTKÁCH

POPIS	PPR - PN16	
Ø20	Ø20x2,8	tl. 13mm
Ø25	Ø25x3,5	tl. 13mm
Ø32	Ø32x4,4	tl. 13mm
Ø40	Ø40x5,5	tl. 15mm
Ø50	Ø50x6,9	tl. 19mm
Ø63	Ø63x8,6	tl. 19mm
Ø95	Ø96x12,3	tl. 19mm

POPIŠ	PPR - PN16	
Ø20	Ø20x2,8	d. 9mm
Ø25	Ø25x3,5	d. 9mm
Ø32	Ø32x4,4	d. 9mm

POPIS	PPR-GFR - PN20	
Ø20	Ø20x3,4	tl. 40mm
Ø25	Ø25x4,2	tl. 30mm
Ø32	Ø32x5,4	tl. 40mm
Ø40	Ø40x6,7	tl. 50mm
Ø50	Ø50x8,3	tl. 30mm
Ø63	Ø63x10,5	tl. 40mm

POPIS	PPR - PN20	
Ø20	Ø20x3,4	tl. 19mm
Ø25	Ø25x4,2	tl. 19mm
Ø32	Ø32x5,4	tl. 19mm

PP 2xD50
PP D63