


Vypracoval JIŘÍ KALIBERA		Kontroloval		Schválil ING. JAN MIXA	
Zak. č. ICE: ICE1/ZE03465/TD/EL/rev03.2013					
Měřítko	Datum 12/2011	Typ výkresu	Soubor ZE03465-TD		
Název části FZÚ AV ČR, v.v.i. Na Slovance 1999/2, Praha 8					
Název AKUMULÁTOROVNA ELEKTROINSTALACE				Číslo TPo	
				SO, DPS F-SO 01.02-EL	
		Arch. č. ZE03465-TD		List	Index

Vypracoval JIŘÍ KALIBERA		Kontroloval		Schválil ING. JAN MIXA	
Zak. č. ICE: ICE1/ZE03465/TD/EL/rev03.2013					
Měřítko	Datum 12/2011	Typ výkresu	Soubor ZE03465-TD		
Název části FZÚ AV ČR, v.v.i. Na Slovance 1999/2, Praha 8					
Název AKUMULÁTOROVNA ELEKTROINSTALACE				Číslo TPo	
				SO, DPS F-SO 01.02-EL	
		Arch. č. ZE03465-TD		List	Index

Vypracoval JIŘÍ KALIBERA		Kontroloval		Schválil ING. JAN MIXA	
Zak. č. ICE: ICE1/ZE03465/TD/EL/rev03.2013					
Měřítko	Datum 12/2011	Typ výkresu	Soubor ZE03465-TD		
Název části FZÚ AV ČR, v.v.i. Na Slovance 1999/2, Praha 8					
Název AKUMULÁTOROVNA ELEKTROINSTALACE				Číslo TPo	
				SO, DPS F-SO 01.02-EL	
		Arch. č. ZE03465-TD		List	Index

Vypracoval JIŘÍ KALIBERA		Kontroloval		Schválil ING. JAN MIXA	
Zak. č. ICE: ICE1/ZE03465/TD/EL/rev03.2013					
Měřítko	Datum 12/2011	Typ výkresu	Soubor ZE03465-TD		
Název části FZÚ AV ČR, v.v.i. Na Slovance 1999/2, Praha 8					
Název AKUMULÁTOROVNA ELEKTROINSTALACE				Číslo TPo	
				SO, DPS F-SO 01.02-EL	
		Arch. č. ZE03465-TD		List	Index

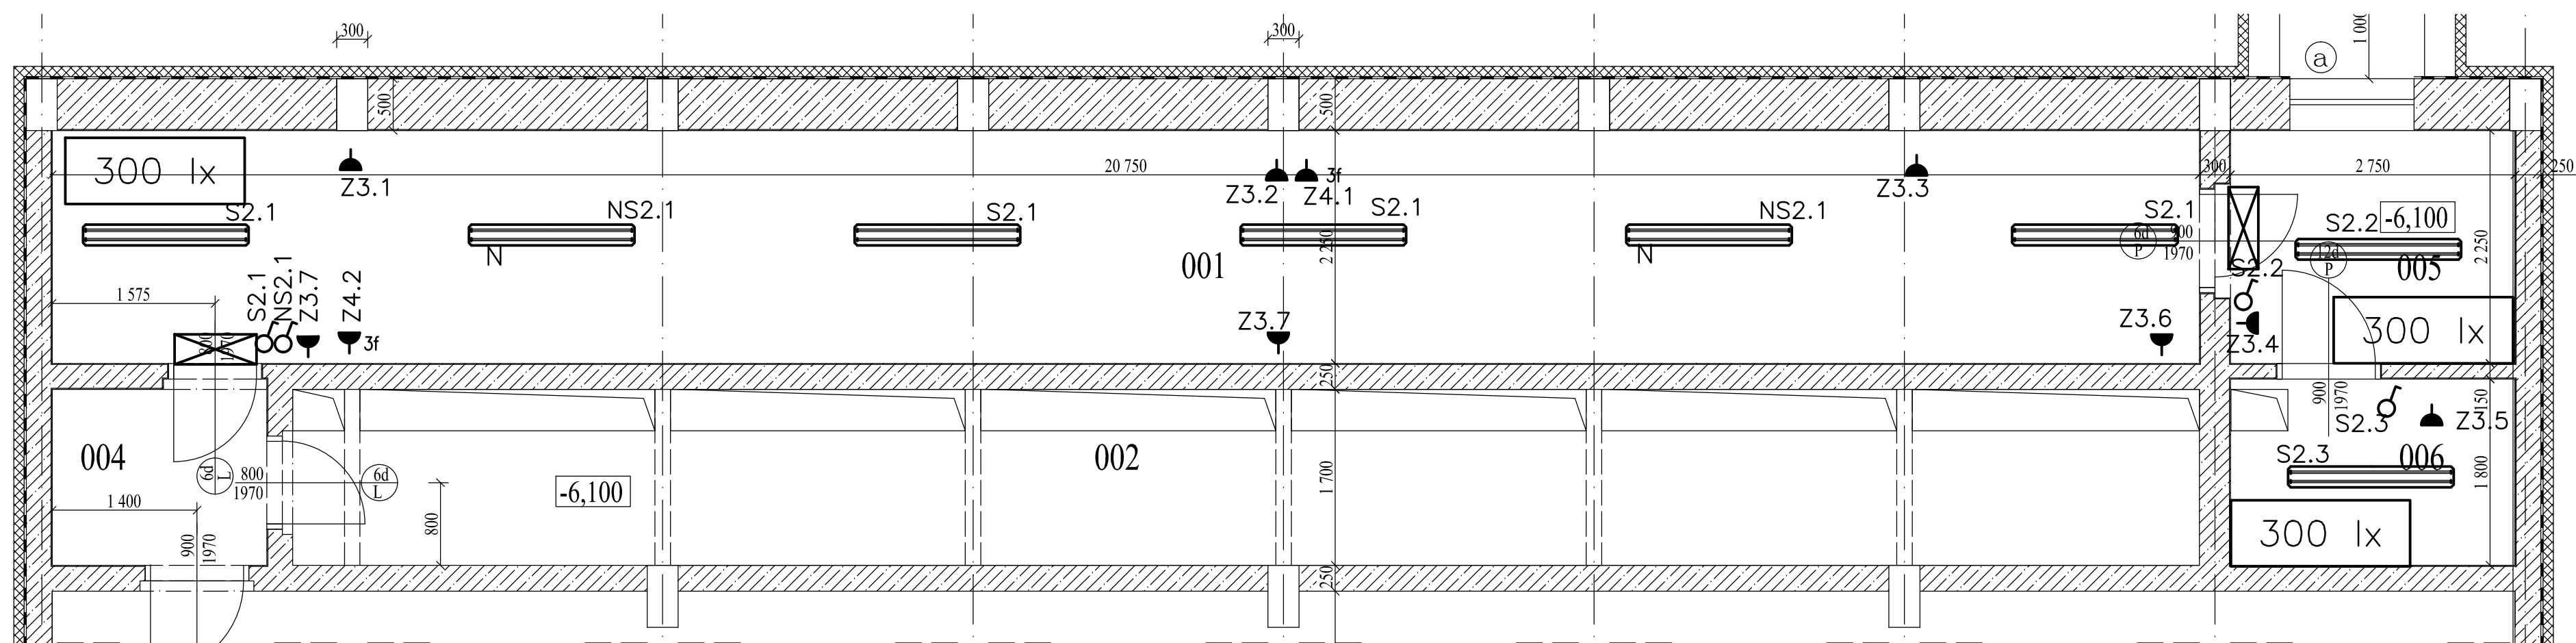

LEGENDA:

- – ROZVADĚČ PŘÍSTROJOVÝ
- ♂ – SPÍNAČ JEDNOPOLVÝ
- ⌘ – PŘEPÍNAČ SÉRIOVÝ
- ▼ – ZÁSUVKA 230V–PRŮMYSLOVÁ
- 3▼ – ZÁSUVKA 400V–PRŮMYSLOVÁ
- – ZÁŘIVKOVÉ SVÍTIDLO PRŮMYSLOVÉ PŘISAZENÉ NA STROP
- N — – ZÁŘIVKOVÉ SVÍTIDLO PRŮMYSLOVÉ–S VLASTNÍM ZDROJEM
- ⊠ – SVÍTIDLO NOUZOVÉ S PIKTOGRAMEM

Vypracoval JIŘÍ KALIBERA		Kontroloval		Schválil ING. JAN MIXA	
Zak. č. ICE: ICE1/ZE03465/TD/EL/rev3.13					
Měřítko 1:50	Datum 12/2011	Typ výkresu	Soubor ZE03465-TD-V103.dwg		
Název části FZÚ AV ČR, v.v.i. Na Slovance 1999/2, Praha 8					
Název AKUMULÁTOROVNA ELEKTROINSTALACE - 2.PP				Číslo TPO	
				SO, DPS SO 01.02- EL	
		Arch. č. ZE03465-TD-V101		List	Index