

Vypracoval Petra Černá		Kontroloval		Schválil Petra Černá	
Zak. č. ICE: ICE1/ZE03465/TD/EL/rev03.2013					
Měřítko	Datum 12/2011	Typ výkresu	Soubor ZE03465-TD-V111.dwg		
Název části FZÚ AV ČR, v.v.i. Na Slovance 1999/2, Praha 8					
Název AKUMULÁTOROVNA-STAVEBNÍ ČÁST				Číslo TPo	
				SO, DPS SO 01.01.-ST	
		Arch. č. ZE03465-TD		List	Index

Vypracoval Petra Černá		Kontroloval		Schválil Petra Černá	
Zak. č. ICE: ICE1/ZE03465/TD/EL/rev03.2013					
Měřítko	Datum 12/2011	Typ výkresu	Soubor ZE03465-TD-V111.dwg		
Název části FZÚ AV ČR, v.v.i. Na Slovance 1999/2, Praha 8					
Název AKUMULÁTOROVNA-STAVEBNÍ ČÁST				Číslo TPo	
				SO, DPS SO 01.01.-ST	
		Arch. č. ZE03465-TD		List	Index

Vypracoval Petra Černá		Kontroloval		Schválil Petra Černá	
Zak. č. ICE: ICE1/ZE03465/TD/EL/rev03.2013					
Měřítko	Datum 12/2011	Typ výkresu	Soubor ZE03465-TD-V111.dwg		
Název části FZÚ AV ČR, v.v.i. Na Slovance 1999/2, Praha 8					
Název AKUMULÁTOROVNA-STAVEBNÍ ČÁST				Číslo TPo	
				SO, DPS SO 01.01.-ST	
		Arch. č. ZE03465-TD		List	Index

FYZIKÁLNÍ ÚSTAV "ČÁST A3"

Koordinální situace , M 1:500



Vypracoval: Petra Černá		Kontroloval:		Schválil: Petra Černá	
Zak. č. IČE: ICE17ZE03465/TD/EL/rev03.2013					
Měřítko: 1:500	Datum: 12/2011	Typ výkresu:		Soubor: ZE03465-TD-V102.dwg	
Název části: FZÚ AV ČR, v.v.i. Na Slovance 1999/2, Praha 8					
Název: AKUMULÁTOROVNA-KOORDINAČNÍ SITUACE				Číslo TP: SO, DPS SO 01.01.-ST	
		Arch. č. ZE03465-TD-V101		List	Index

FYZIKÁLNÍ ÚSTAV "ČÁST B"

Půdorys 2.P.P. , M 1:50


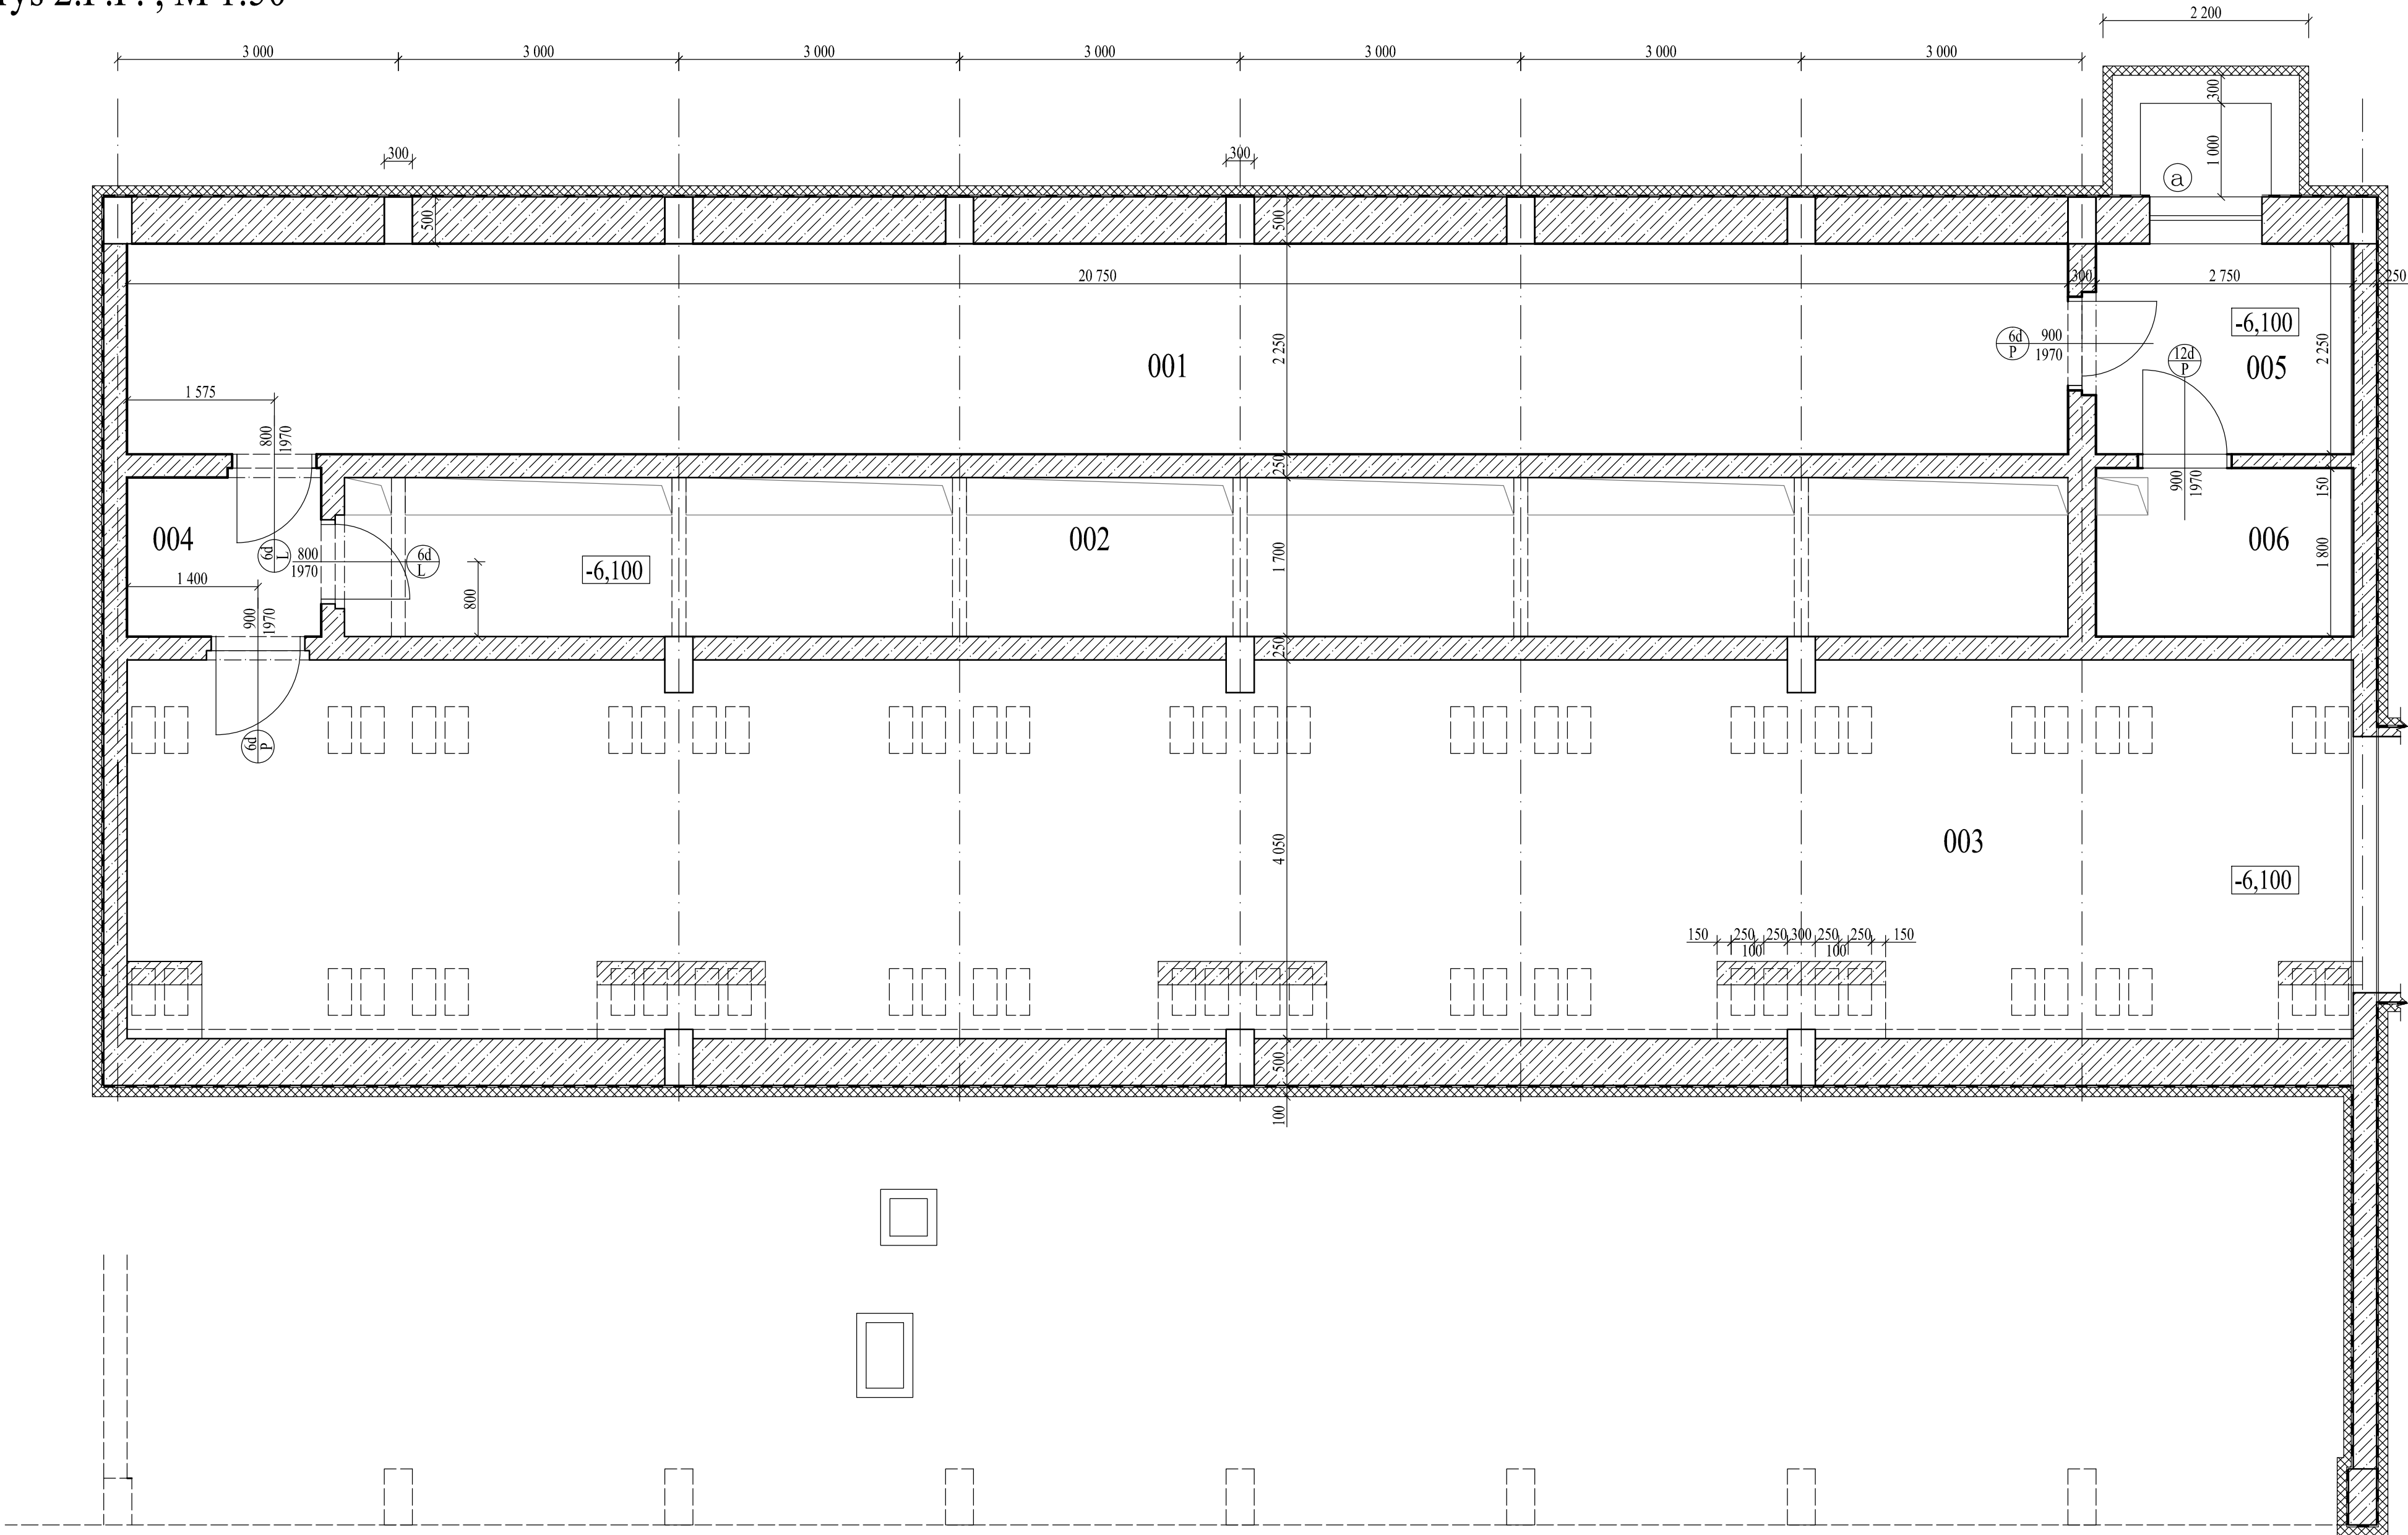


Schéma rozdělení částí objektu

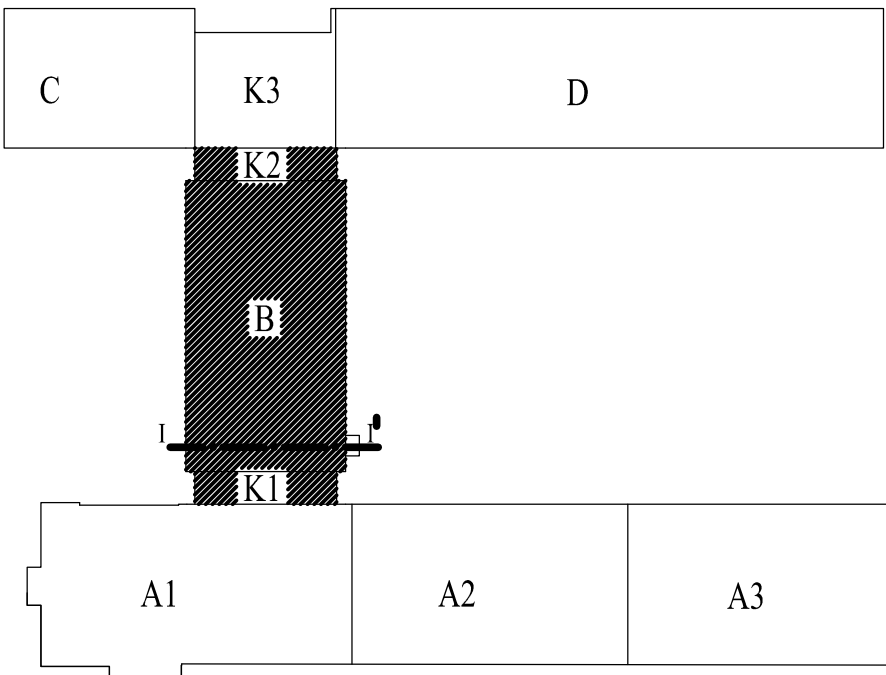

LEGENDA MÍSTNOSTÍ

Č.m.	Účel místnosti	Plocha	Podlaha	Ozn.	Úpr.povrchů stěn
001	Sklad	46,69	Betonová mazanina	S1	
002	Kabel prostor pod rozvodnou NN	31,32	Betonová mazanina	S2	
003	Kabelový kanál	96,05	Betonová mazanina	S2	
004	Chodba	3,63	Betonová mazanina	S2	
005	Sklad	6,19	Betonová mazanina	S2	
006	Strojovna vzduchotechniky	4,95	Betonová mazanina	S2	

POZNÁMKY


a Označení okna

LEGENDA HMOT

- Obvodové nosné zdivo
- Bourací práce
- Nově navržené omítky zdiva

Vypracoval Petra Černá	Kontroloval	Schválil Petra Černá
Zak. č. ICE: ICE1/ZE03465/TD/EL/rev03.2013		
Měřítko 1:50	Datum 12/2011	Typ výkresu Soubor: ZE03465-TD-V113.dwg
Název části: FZÚ AV ČR, v.v.i. Na Slovance 1999/2, Praha 8		
Název AKUMULÁTOROVNA-PŮDORYS 2.PP		Číslo TPo SO, OPS SO 01.01.-ST
 Energo	Arch. č. ZE03465-TD-V102	List Index

Příčný řez I-I', M 1:50

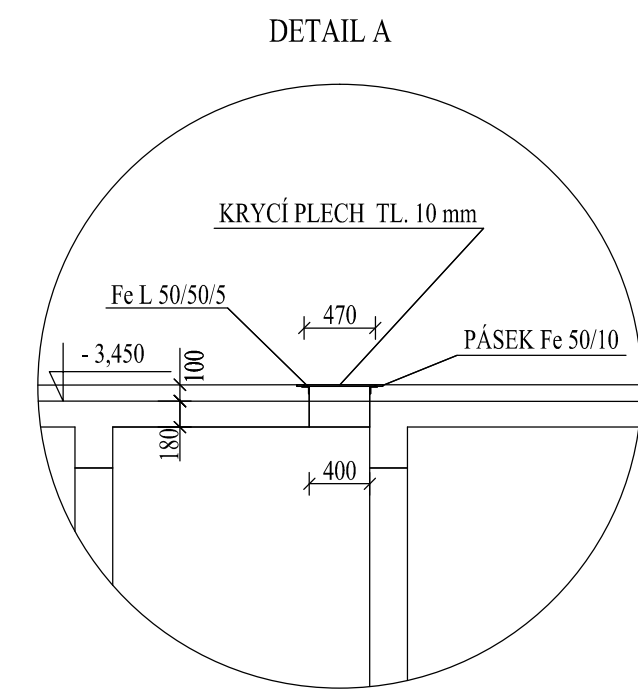

Vypracoval Petra Černá		Kontroloval		Schválil Petra Černá	
Zak. č. ICE: IEE/ZE03465/TD/EL/rev03.2013					
Měřítko	1,50	Datum	12/2011	Typ výkresu	Soubor ZE03465-TD-V06.dwg
Název části FZÚ AV ČR, v.v.i. Na Slovance 1999/2, Praha 8					
Název				Číslo TP	
AKUMULÁTOROVNA-PŘÍČNÝ ŘEZ I-I				SO, DPS SO 01.01.-ST	
		Arch. č.		ZE03465-TD-V103	
				List	Index