


Vypracoval: R.Moses		Projektant: Rudolf Moses		ing.Rudolf Moses	
Kraj: Plzeňský		Obec/Městský úřad: Chodová Planá		Zárečná 1521	
Pověřený úřad: Tachov		Stavební úřad: Planá		347 01 Tachov	
Objednatel: Městys Chodová Planá		Investor, stavebník: Městys Chodová Planá		IČO: 11366478	
Akce, stavba:		Chodová Planá – ulice Výškovská		tel,fax 374 722 651	
		oprava chodníku na ppč. 3479/2		Datum: 09/2013	
Příloha: Situace návrhová				Stupeň dokum.: 4xA4	
				Číslo zakázky:	
				Měřítko: 1:500	
				Číslo výkresu: B.2	

Před zahájením prací vytýčit veškerá podzemní vedení!

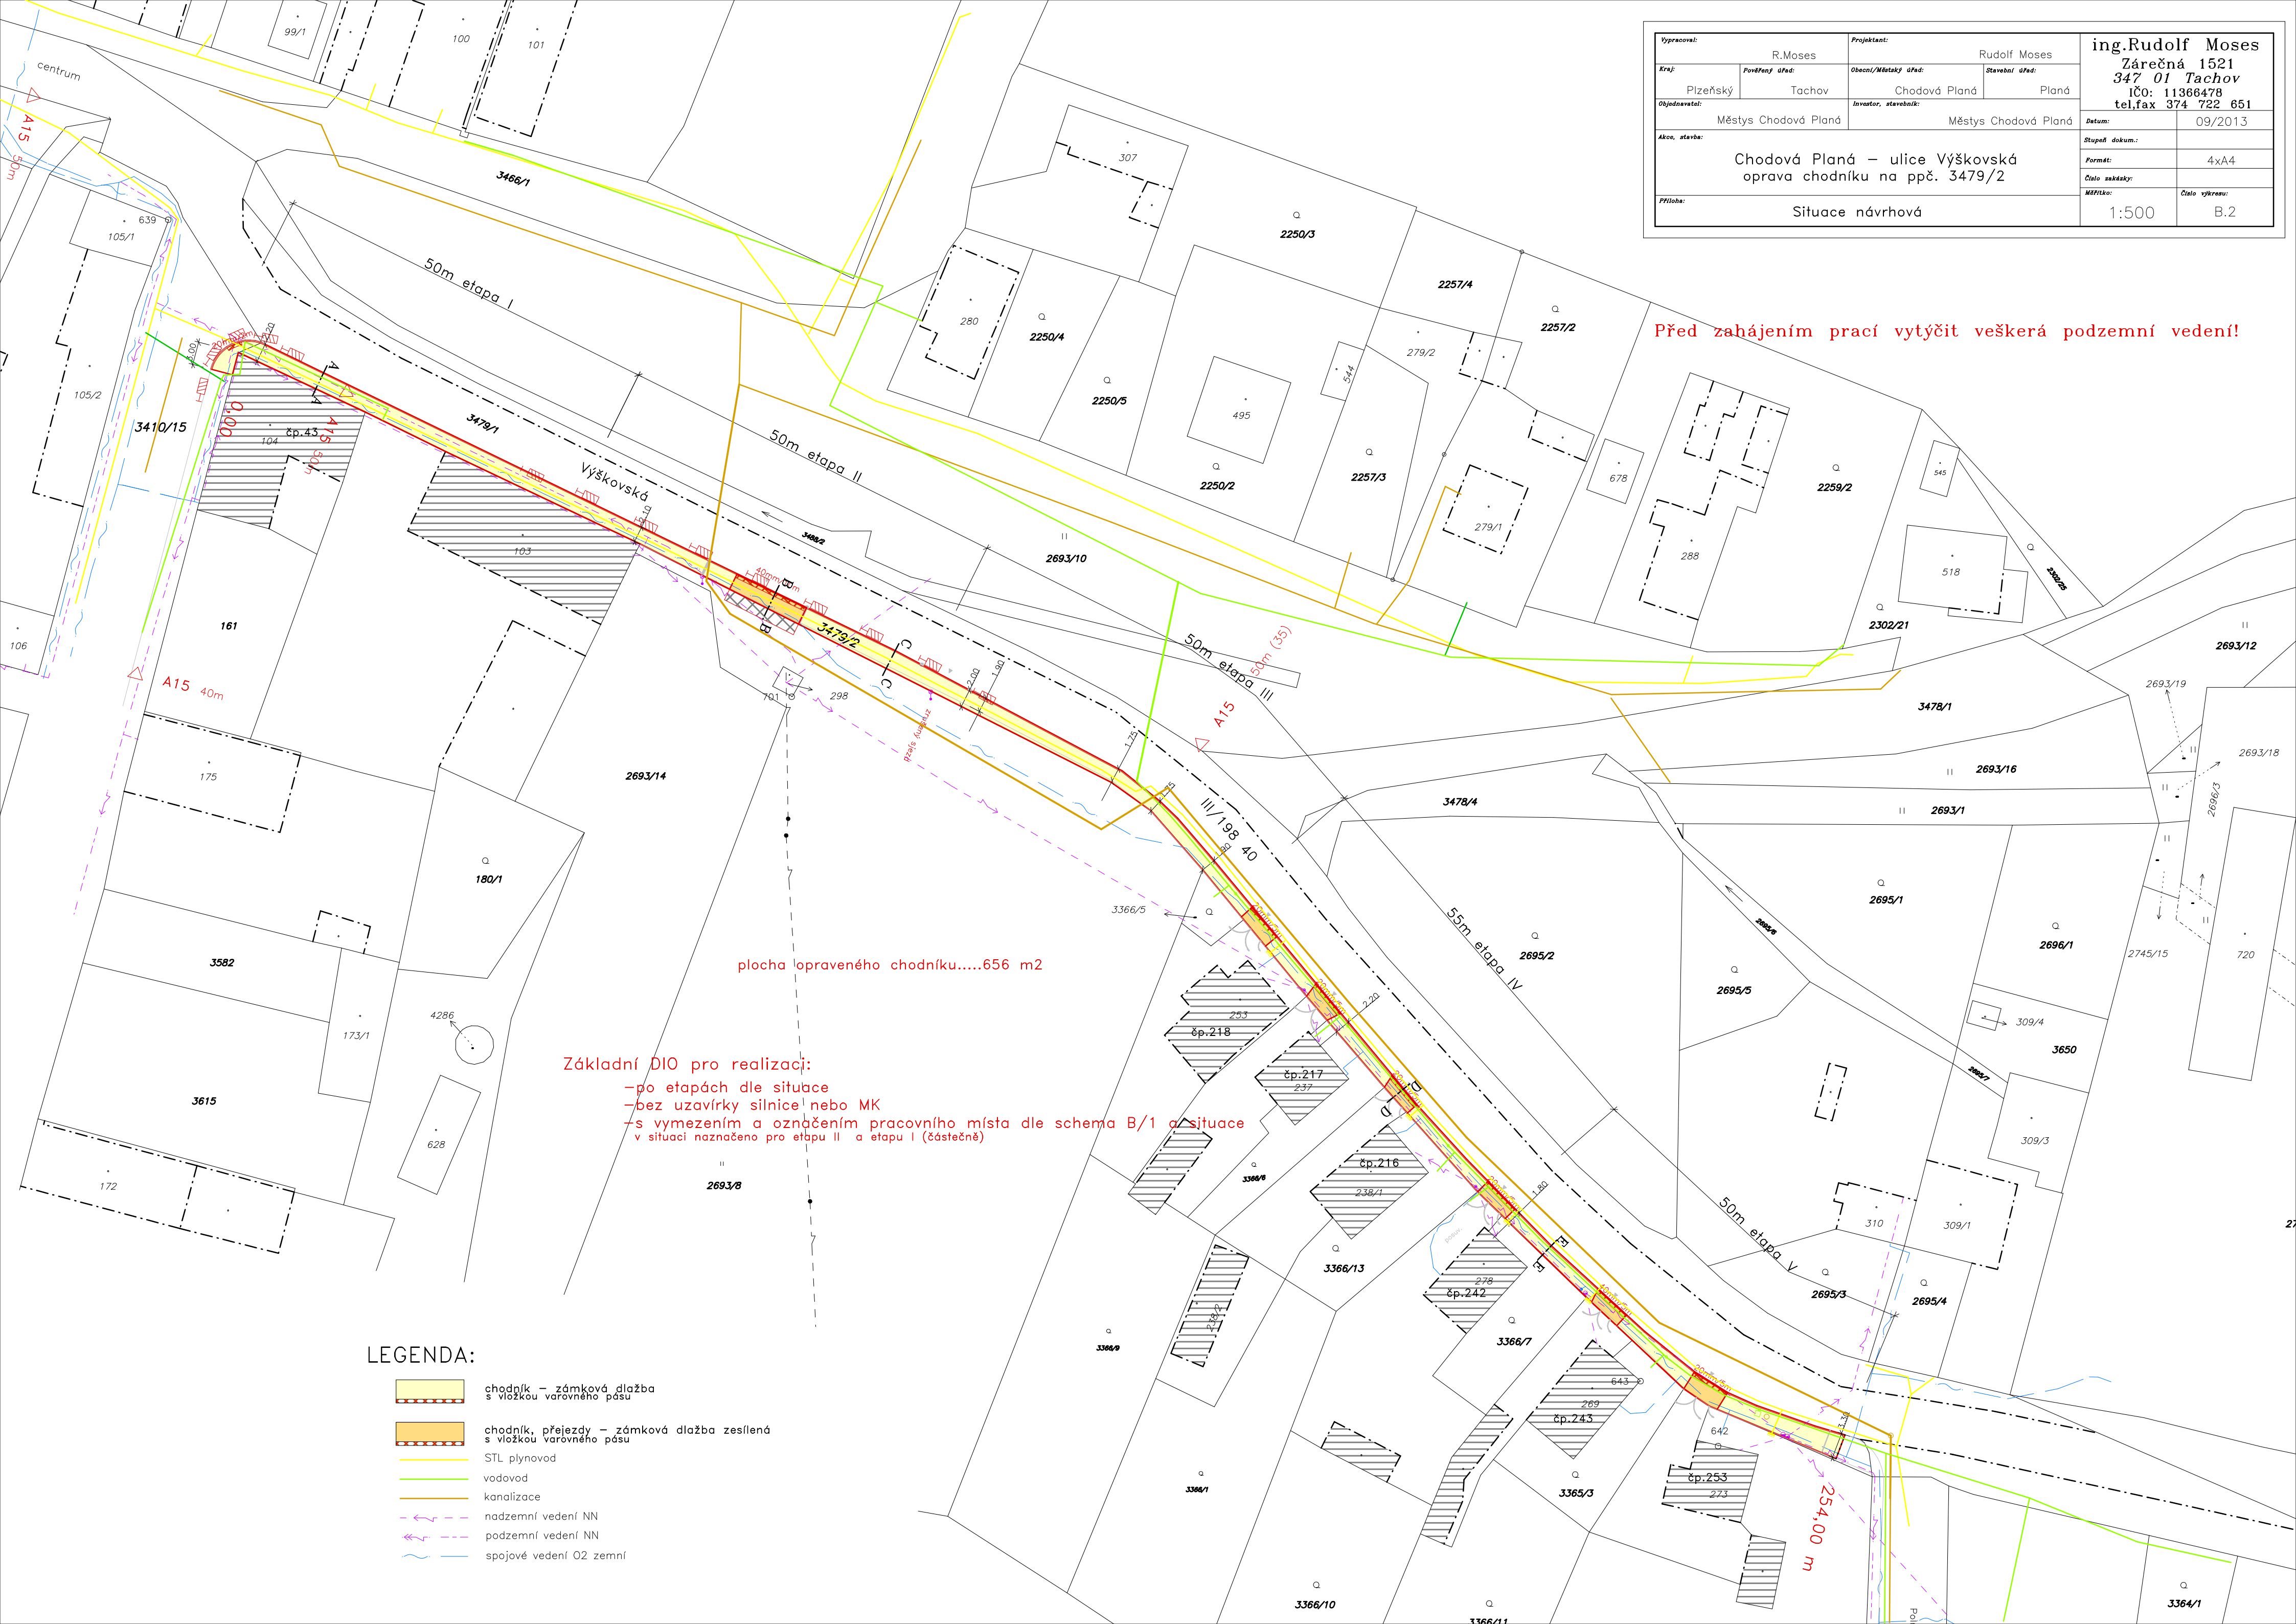

Základní DIO pro realizaci:

- po etapách dle situace
- bez uzavírky silnice nebo MK
- s vymezením a označením pracovního místa dle schema B/1 a situace
- v situaci naznačeno pro etapu II a etapu I (částečně)

LEGENDA:

- chodník – zámková dlažba s vložkou vodorovného pásu
- chodník, přechody – zámková dlažba zesílená s vložkou vodorovného pásu
- STL plynovod
- vodovod
- kanalizace
- nadzemní vedení NN
- podzemní vedení NN
- spojové vedení O2 zemní