
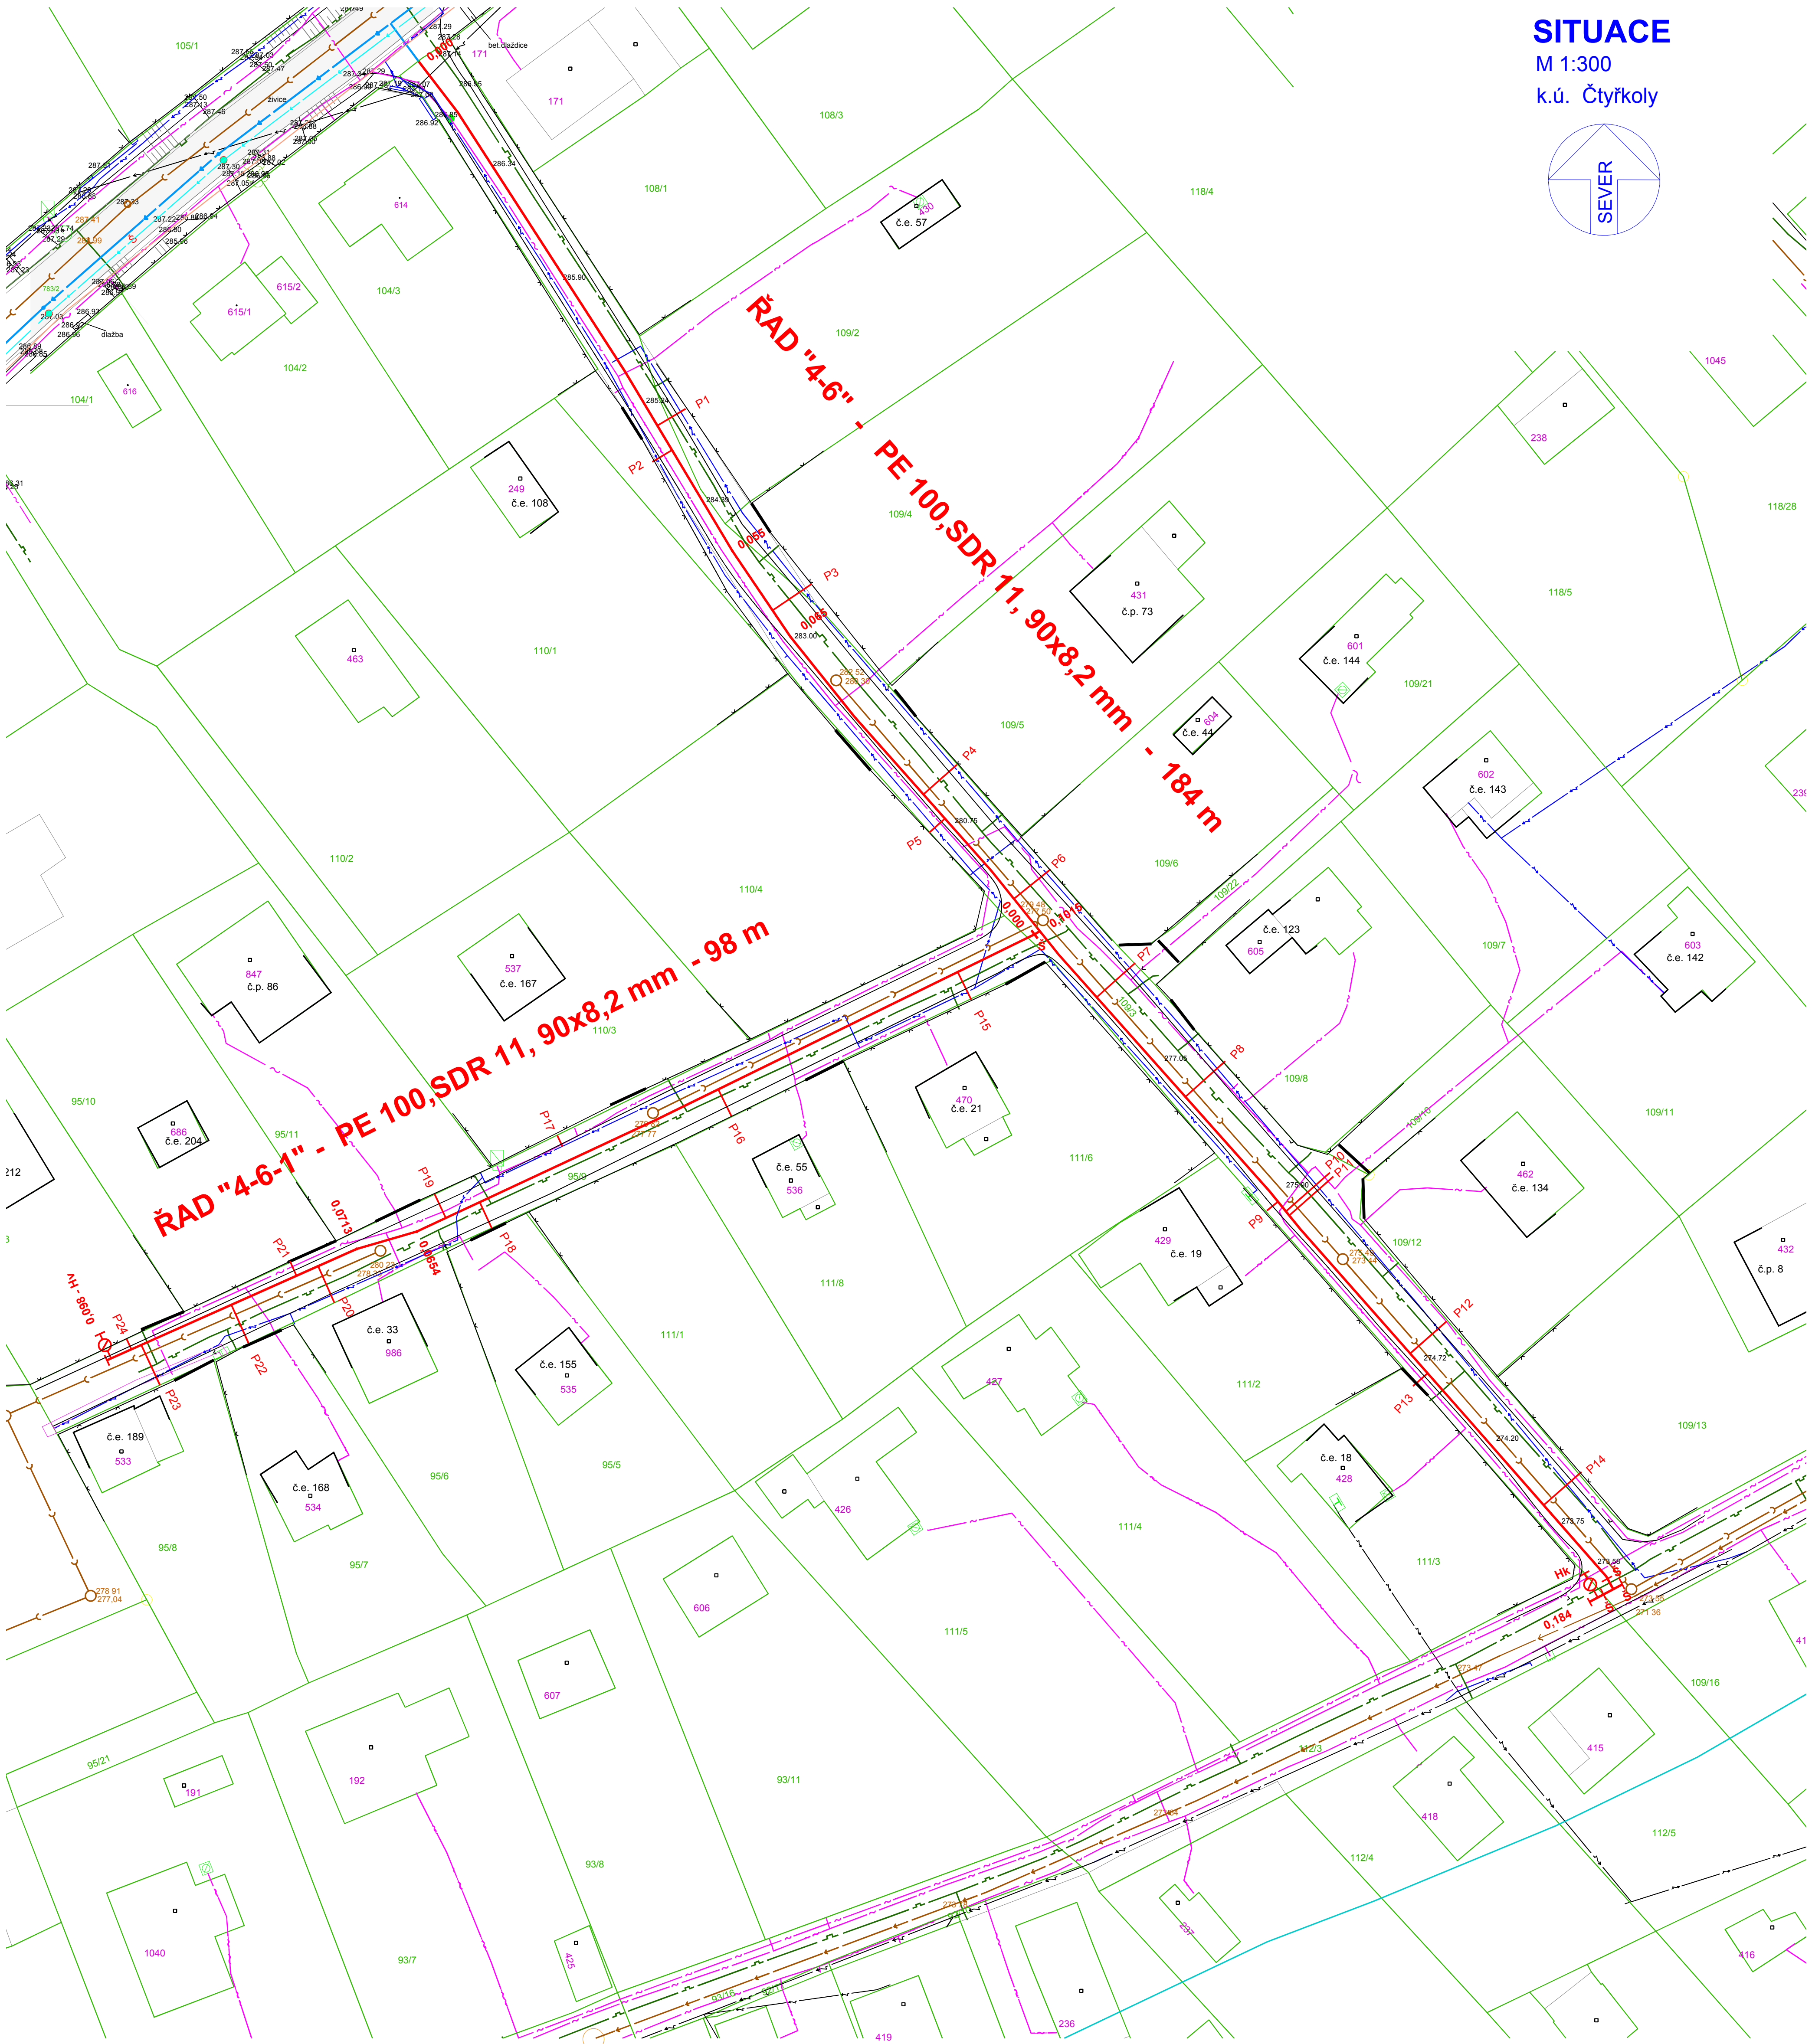


SITUACE
M 1:300
k.ú. Čtyřkoly

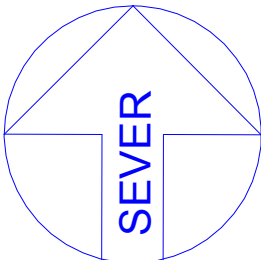

ÚČELOVÁ MAPA M 1:300
SOUŘADNICOVÝ SYSTÉM: S-JTSK
VÝŠKOPISNÝ SYSTÉM: B.p.v.

- LEGENDA:**
- NAVRHOVANÉ SÍTĚ:
- VODOVOD
 - VODOVODNÍ PŘÍPOJKY
- STÁVAJÍCÍ SÍTĚ:
- VODOVOD
 - VODOVODNÍ PŘÍVADĚČ
 - SPLAŠKOVÁ KANALIZACE
 - SPLAŠKOVÁ KANALIZACE - VÝTLAK
 - PLYNOVOD
 - SDĚLOVACÍ KABEL CETIN
 - KABEL NN
 - NADZEMNÍ VEDENÍ NN

PŘED ZAHÁJENÍM STAVBY VYTYČIT PODZEMNÍ INŽENÝRSKÉ SÍTĚ

ODPOV. PROJEKTANT: ING. DATEL	VYPRACOVAL: ING. DATEL	SPOLUPRÁCE:	PROJEKTOVÁ KANCELÁŘ Ing. Petr Dátel Tyršova 1902 256 01 Benešov
MÍSTO: ČTYŘKOLY	KRAJ: STŘEDOČESKÝ	OBCENÍ (MĚSTSKÝ) ÚŘAD: ČTYŘKOLY	FORMÁT: 9 x A4
INVESTOR: OBEC ČTYŘKOLY	STUPĚŇ: DSP		ZAK.Č. 23-2017
STAVBA: VODOVOD ČTYŘKOLY - ŘADY "4-6" a "4-6-1"	DATUM: 12/2017		MĚŘÍTKO: 1 : 300
OBSAH: KOORDINAČNÍ SITUACE	Č.PRÍLOHY: C.1.		