


PŮDORYS 1. NP M 1 : 75

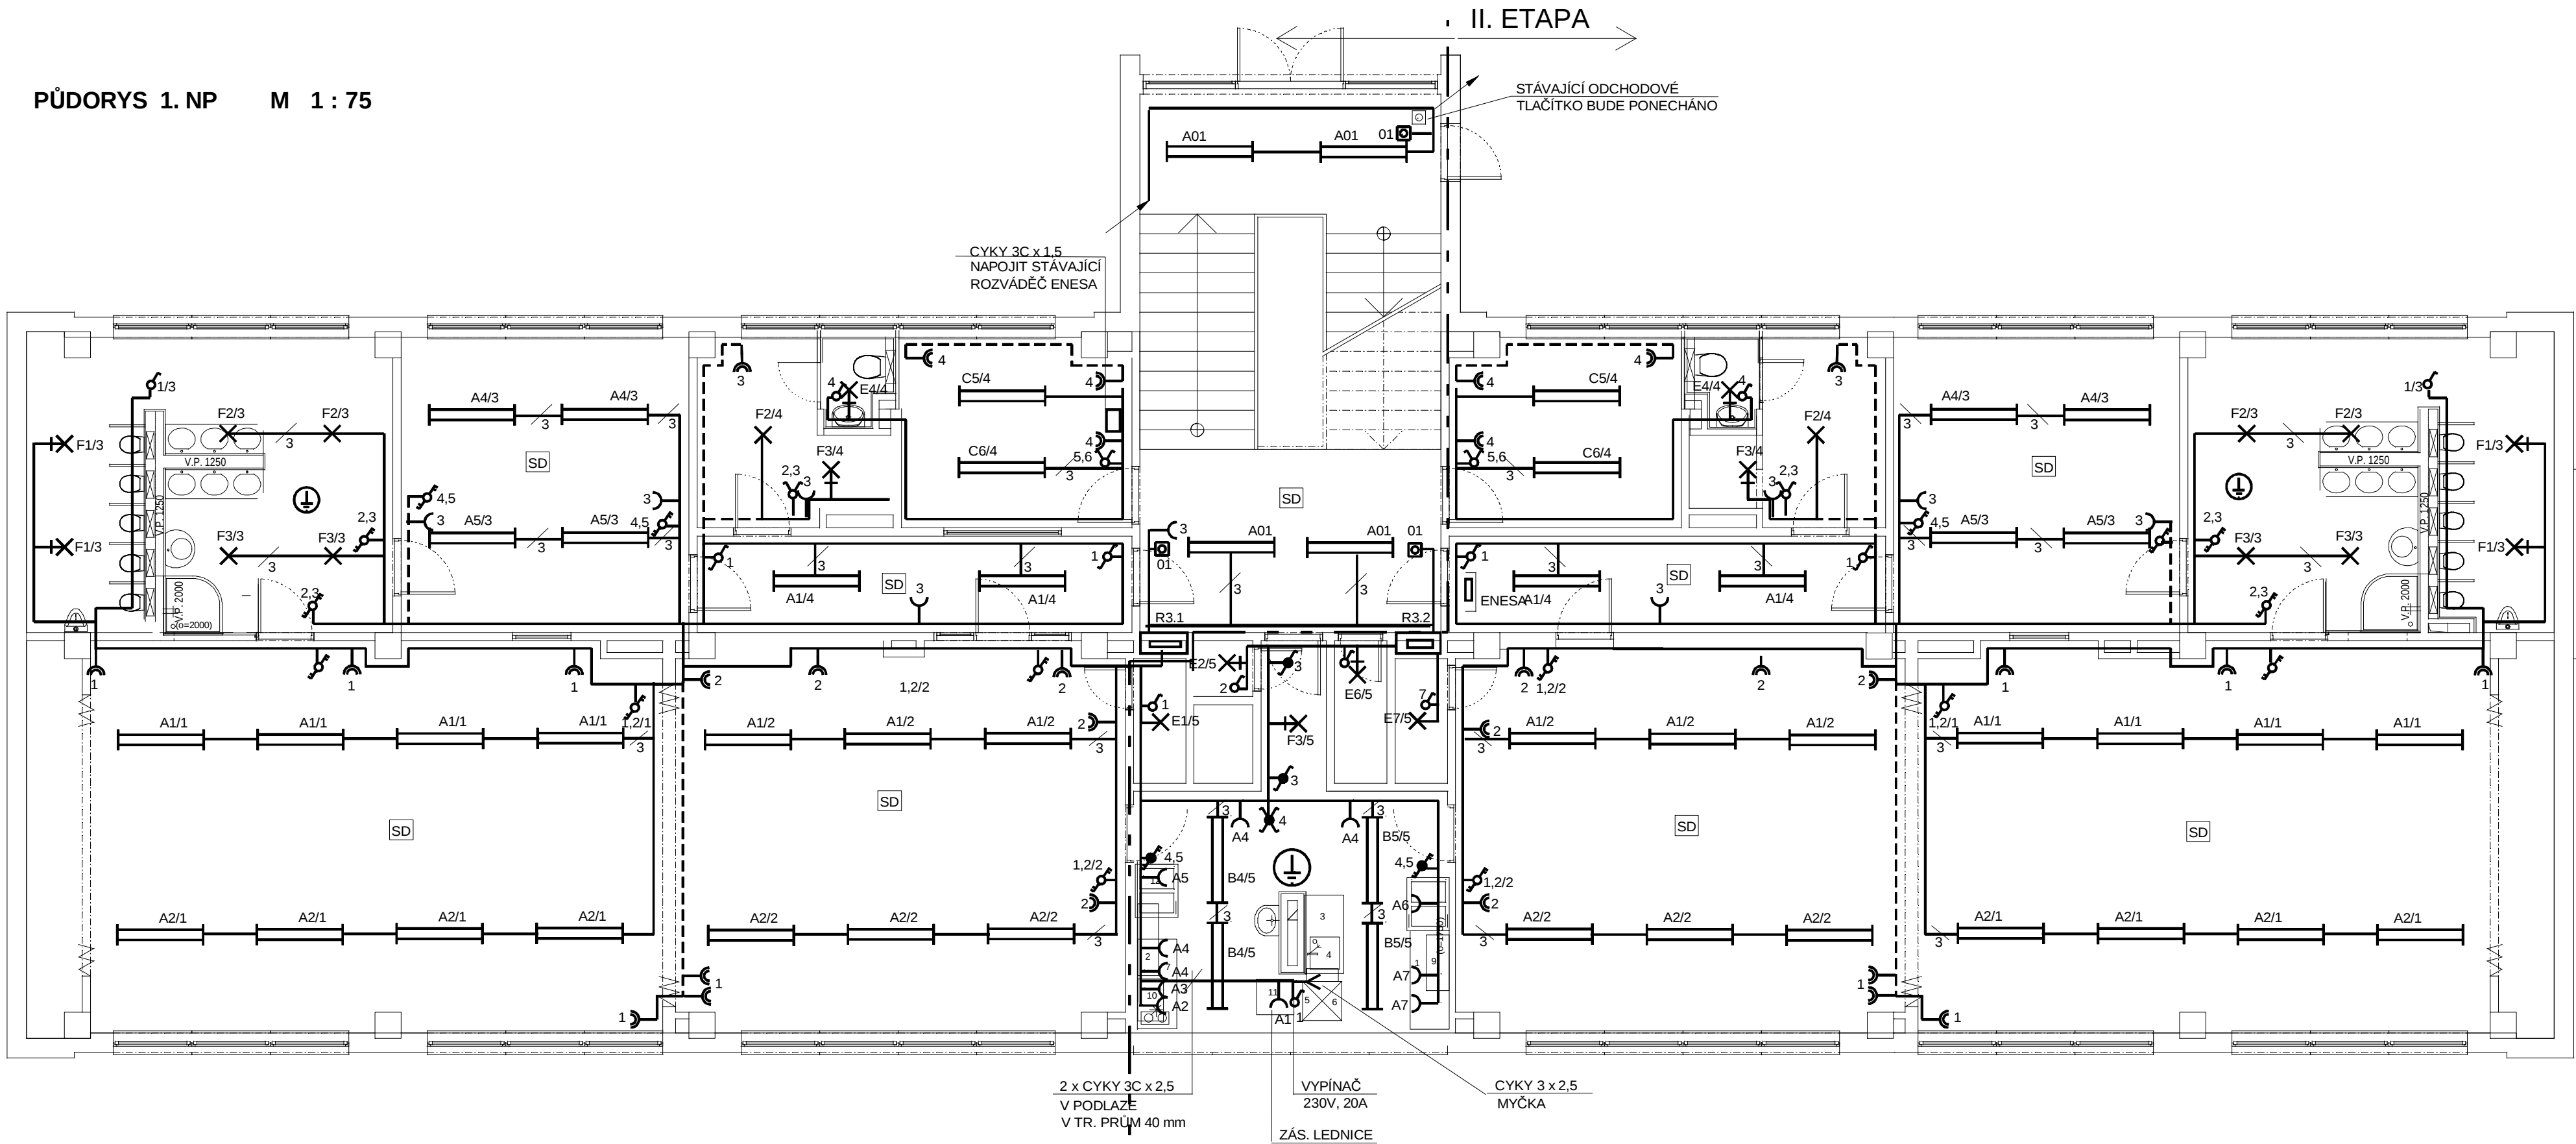

LEGENDA

Napěťová soustava 3 PEN stř. 50 Hz, 400 V/TN-C-S
Ochrana před nebezpečným dotykem :
samočinným odpojením od zdroje
pospojováním
chráničem
Instalovaný příkon Pi = 48 kW
Soudobý příkon Ps = 32 kW
Prostředí dle ČSN 332000-5-51 :
vnitřní prostory-normální (AA5,AB5,AC1,AD1,AE1,AF1)
venkovní prostory - zvláště nebezpečné (AA8,AB8.AC1,AD2)
hrubá příprava - zvláště nebezpečné do výše obkladu (AA5,AB5,AC1,AD3)
v koupelnách a umývárkách jsou zóny dle ČSN 332000-7-701

V koupelnách umývárkách, hrubé přípravy a přípravné jídel
bude provedeno ochranné pospojování
kovových neživých částí vodičem CYA 4 .
V objektu bude provedeno hlavní a místní pospojování
kovových neživých částí vodičem CYA 6 a CYA 4.
Přípojnice hlavního pospojování je umístěna v rozváděči RH

Bude provedeno pospojování vzduchotechnických potrubí
vodičem CYA 4

Rozvody provedeny kabely uloženými pod omítkou
a v elektroinstalačních trubkách a lištách
světelné CYKY 2-7x1,5
zásuvkové CYKY 3Cx2,5
sporák, 3 fáz. zásuvky CYKY 5Cx2,5

- Spínač řazení 01
- Spínač řazení 05
- Spínač řazení 06
- Spínač řazení 07
- Spínač řazení 52
- Spínač řazení 01 (IP 44)
- Spínač řazení 05 (IP 44)
- Spínač řazení 06 (IP 44)
- Spínač řazení 07 (IP 44)
- Spínač řazení 52 (IP 44)
- Ovladač zapínací řazení 1/0
- Ovladač zapínací s orientační doutnavkou řazení 1/0 So
- Zásuvka jednoduchá
- Dvojjzásuvka
- Zásuvka jednoduchá (IP 44)
- Zásuvka průmyslová 400 V / 32 A
- Zásuvka nástěnná (IP 44)
- Pohybový spínač dosah 6m
- Ochranné pospojování vodičem CYA4

UPOZORNĚNÍ:

VÝVODY V UMÝVÁRNÁCH MUSÍ BÝT UMÍSTĚNY MIMO ZÓNU 2 DLE ČSN 33 2000-7-701 ed.2.

LEGENDA SVÍTIDEL

- A Zářivkové svítidlo přisazené 2 x 28W, mléčný kryt EP, (2x28W/840), IP40
- B Zářivkové svítidlo průmyslové 2 x 28W, EP (2x28W/840), IP54
- C Zářivkové svítidlo přisazené 2 x 28W, optická mřížka BAP, EP (2x28W/840), IP20
- D Zářivkové svítidlo průmyslové 2 x 14W, EP (2x14W/840), IP54
- E Žárovkové svítidlo přisazené, montura polykarbonát, 1 x E27, (1xLED 15W), IP43
- F Žárovkové svítidlo přisazené, montura polykarbonát, 2 x E27, (2xLED 15W), IP43
- G Žárovkové svítidlo přisazené, průmyslové, 1 x E27, ochranný koš (1xLED 15W), IP54

projektoval	kreslil	odp.projektant	ved.projektant	ING. FRIEDL - PROJKA	
ing. FRIEDL		ing. FRIEDL			
		IČO: 43811027		Gregorova 2424 397 01 Písek	
St.Ú PÍSEK		MJ (Ob.ú.) PÍSEK		tel.: 777 295 295	
investor : ZÁKLADNÍ ŠKOLA JANA HUSA A MATEŘSKÁ ŠKOLA PÍSEK, HUSOVO NÁM. 725 HUSOVO NÁM. 725/5, 397 01 PÍSEK				datum 12/2020	form.: 4x A4
REKONSTRUKCE STÁVAJÍCÍCH INSTALACÍ A SOC. ZAŘÍZENÍ 13. MŠ - 2. ETAPA D.1.4 TPS - SILNOPROUDÁ ELEKTROTECHNIKA				účel: DPS	
				měřítko: 1 : 75	
				zak. číslo: 68-2020	
obsah výkresu PŮDORYS 1. NP				číslo výkř.:	číslo paré:
				D.1.4.2	