




ŘEZ 1-1

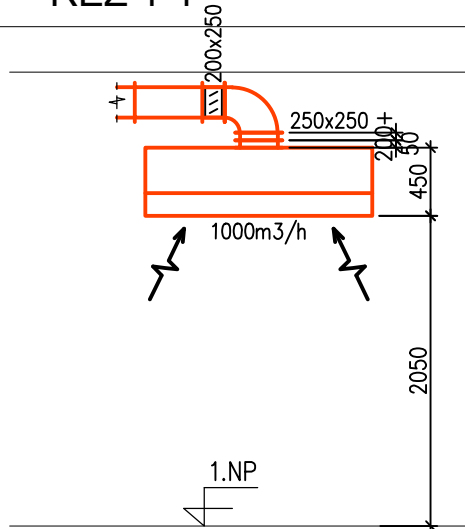


ŘEZ 2-2

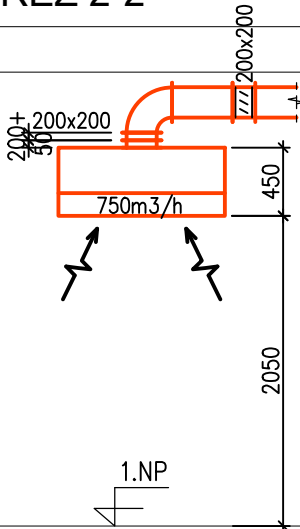


ŘEZ 3-3

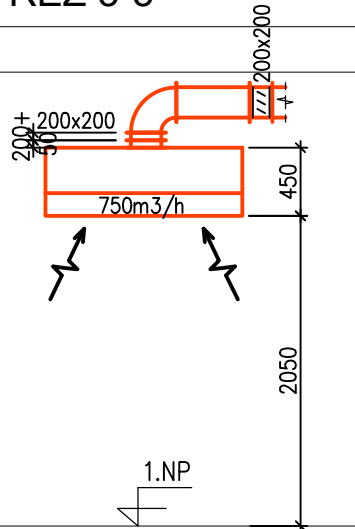

ŘEZ 4-4

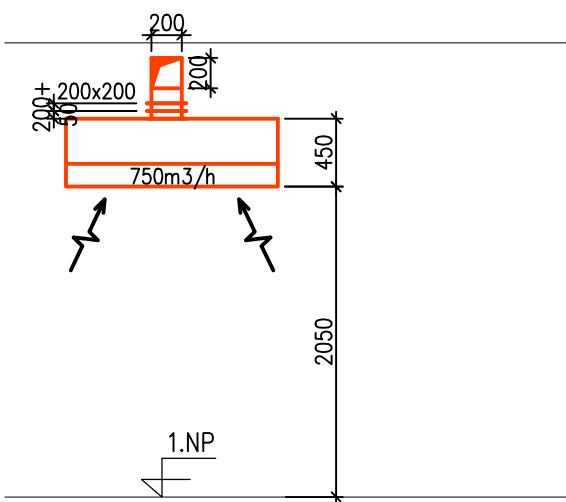

ŘEZ 5-5

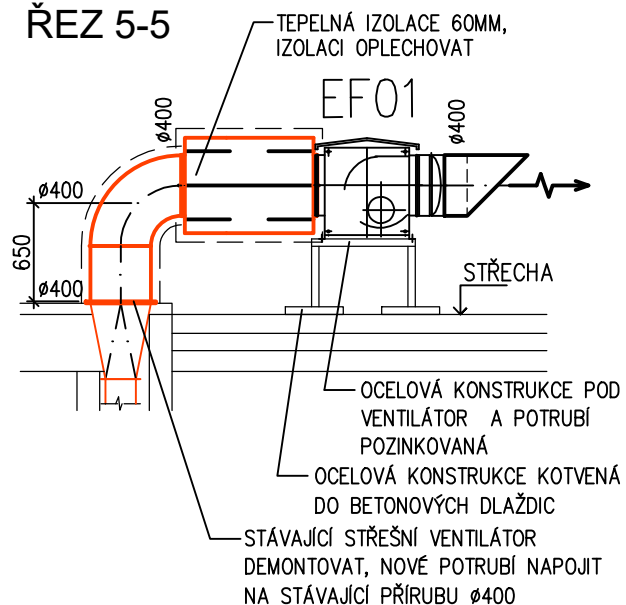


LEGENDA



KRUHOVÉ POZINKOVANÉ VINUTÉ POTRUBÍ SPIRO



 VZDUCHOTECHNICKÉ POTRUBÍ ČTYŘHRANNÉ Z POZINKOVANÉHO PLECHU



TEPELNÁ IZOLACE

EF01

ZVUKOVĚ IZOLOVANÉ RADIÁLNÍ POTRUBNÍ VENTILÁTORY

CVAB/4-4000/400N, 2500M³/H, 330Pa, 0,6kW, 2,3A, 230V

Vypracoval: Ing. Michal Albrecht	Odpovědný projektant: Ing. Michal Albrecht	Vedoucí projektant:	Ing. Michal Albrecht Projektová kancelář TZB Neklanova 375, 397 01 Písek Tel. : 777 580 081 E-MAIL: albrecht.tzb@seznam.cz IČO: 86910876	
SÚ: Písek				
Investor: Základní škola Jana Husa a Mateřská škola Písek, Husovo nám. 725 Husovo nám. 725/5, 397 01 Písek				
Akce: REKONSTRUKCE STÁVAJÍCÍCH INSTALACÍ A SOC. ZAŘÍZENÍ 13. MŠ – 2. etapa, kuchyně D.1.4. TPS - Vzduchotechnika			Datum: 12/2020	Měřítko: 1:50
Obsah: ŘEZY			Zakázkové číslo: 011v/21	Stupeň PD: DPS
			Paré č.	Formát: 1xA4
			Č. výkresu	04