


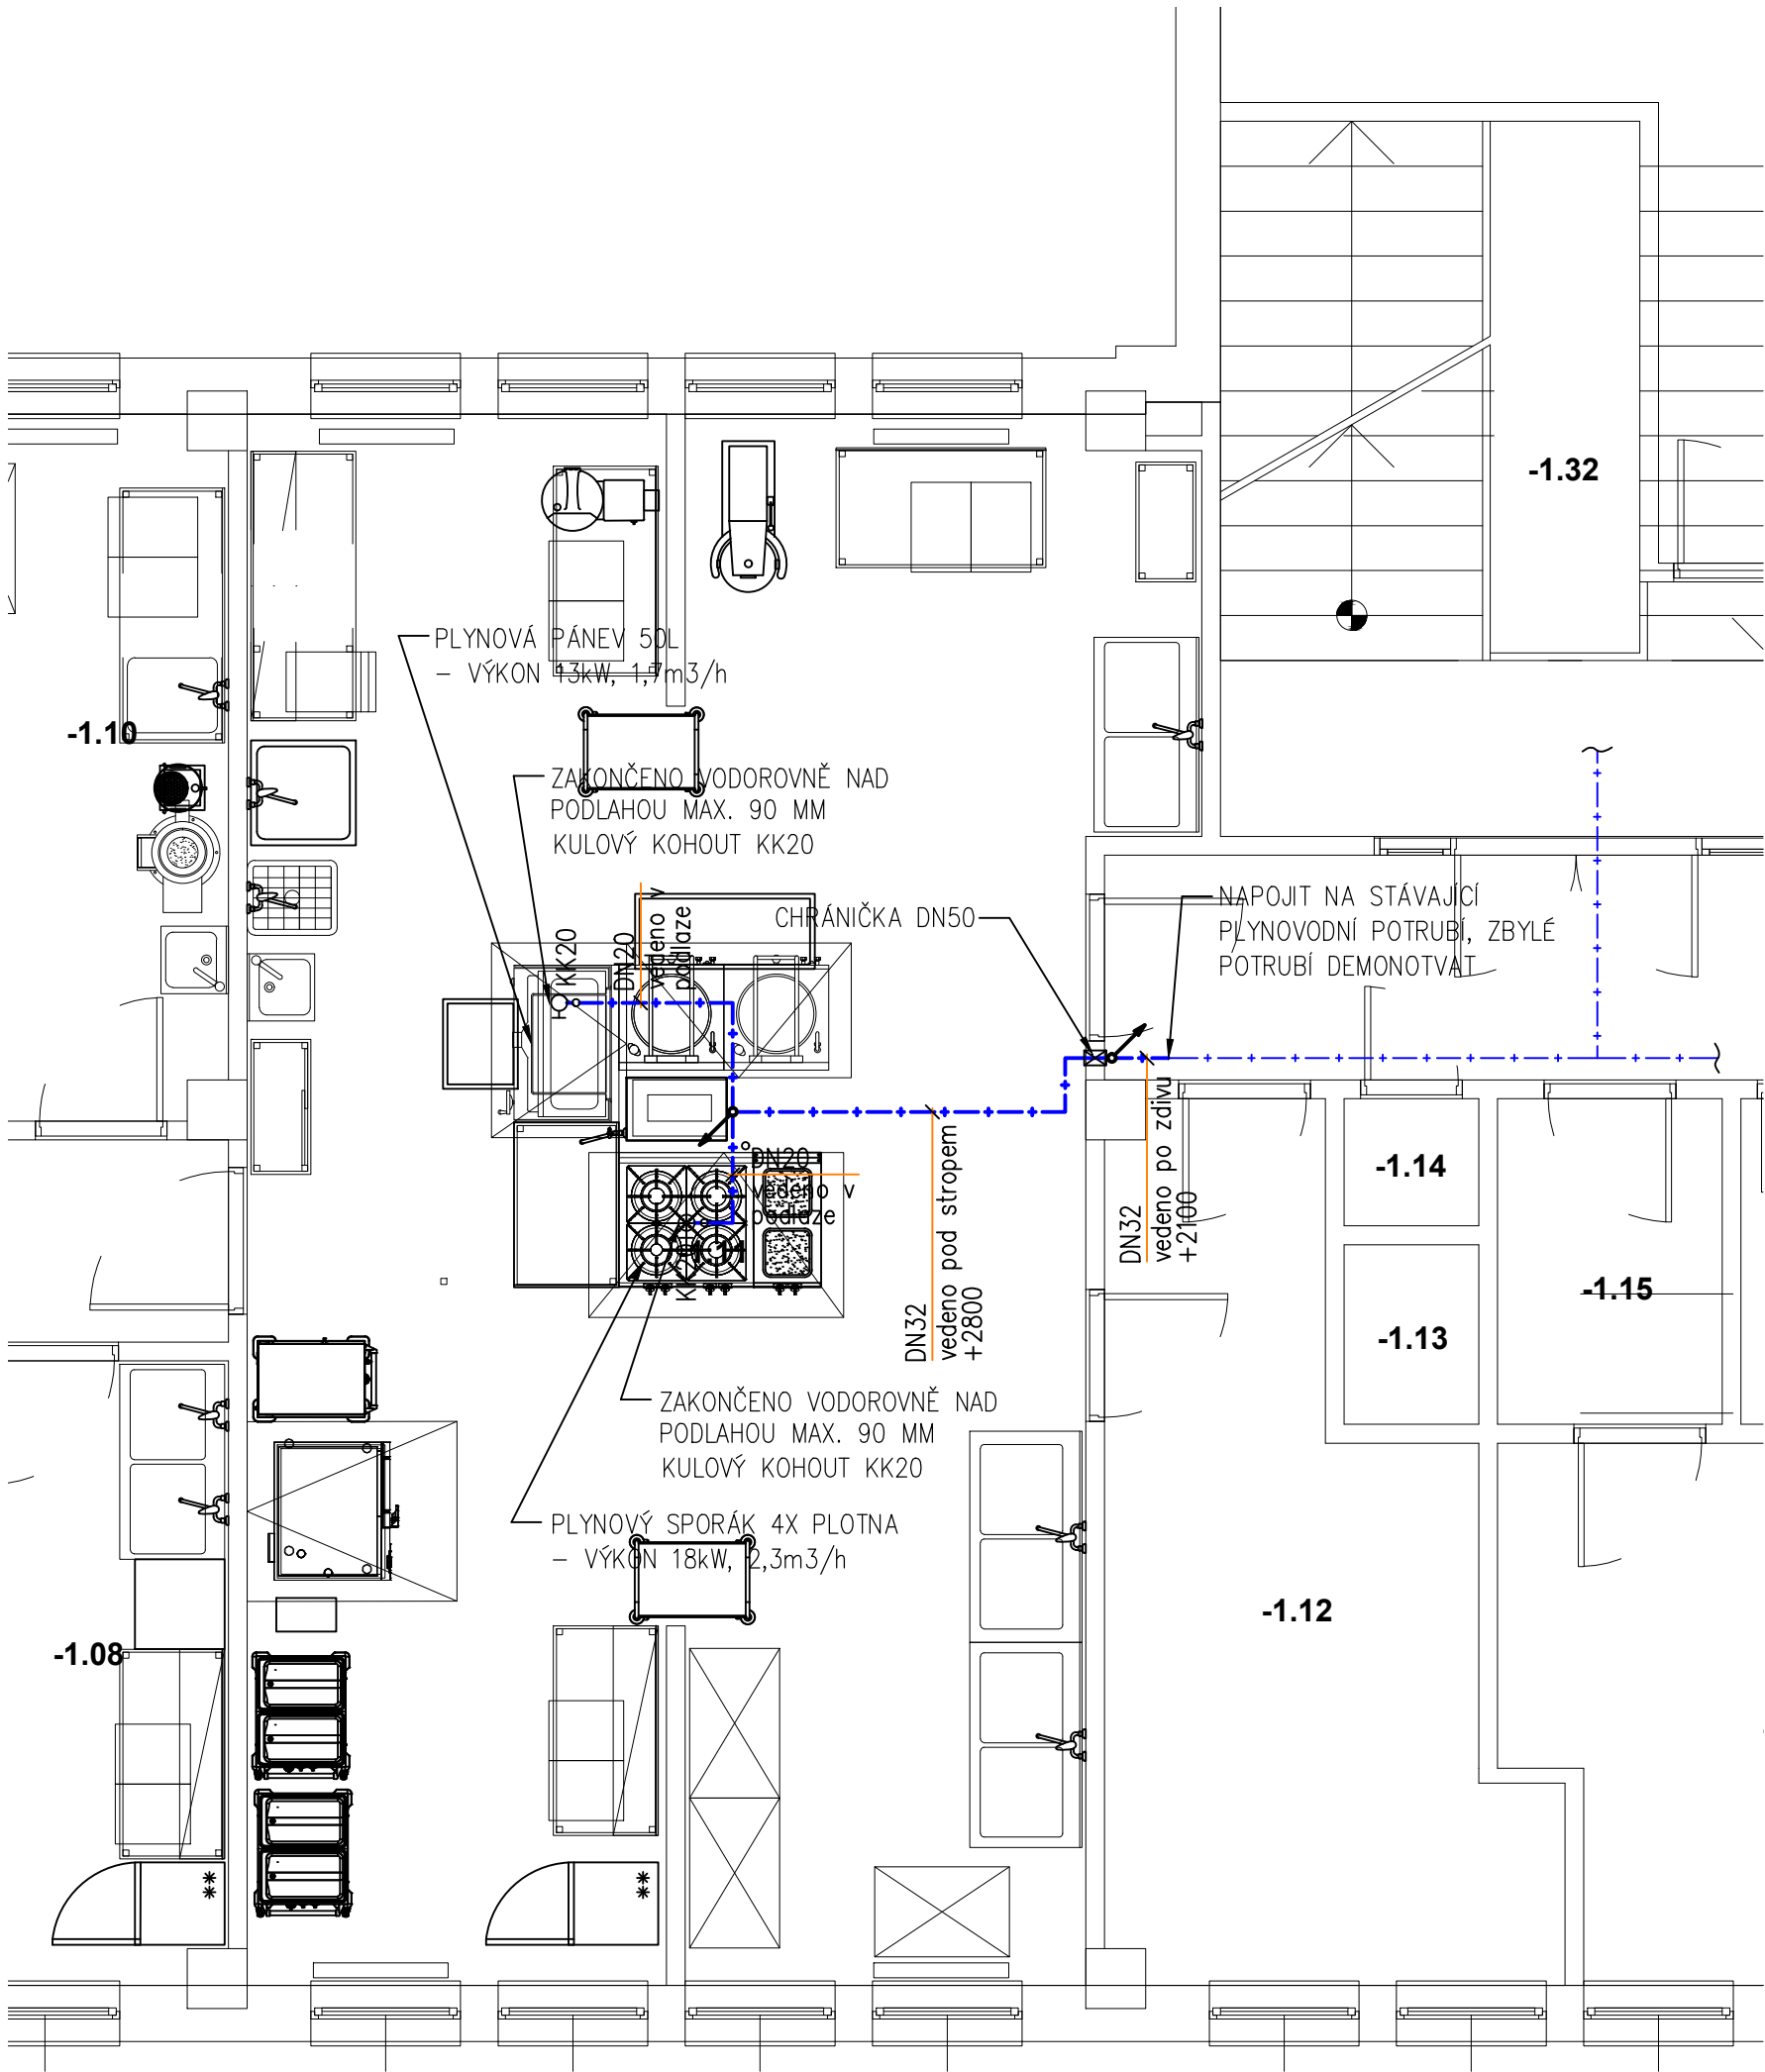

LEGENDA MÍSTNOSTÍ 1.PP

ODKAZ	ÚČEL
-1.01	RAMPA
-1.02	PŘÍJEM ZÁSOB
-1.03	SKLAD OBALŮ
-1.04	SKLAD CHLAZENÝCH POTRAVIN
-1.05	SKLAD SUCHÝCH POTRAVIN
-1.06	SKLAD CHLADNÝ
-1.07	SKLAD
-1.08	SKLAD
-1.09	CHODBA
-1.10	HRUBÁ PŘÍPRAVNA
-1.11	KUCHYNĚ
-1.12	EXPEDICE JÍDEL
-1.13	VÝTAH
-1.14	SKLAD ČISTÍCÍCH PROSTŘEDKŮ
-1.15	PŘEDSÍŇ
-1.16	ÚKLIDOVÁ KOMORA

LEGENDA

- +

+

+

+
- NOVÝ NTL ROZVOD PLYNU OCEL. TRUB. BEZEŠVÁ
- KK25
- KULOVÝ KOHOUT DN 25
-
- CHRÁNIČKA DN 50

Vypracoval: Ing. Jana Albrechtová		Odpovědný projektant: Ing. Michal Albrecht	Vedoucí projektant:	Ing. Michal Albrecht Projektová kancelář TZB Neklanova 375, 397 01 Písek Tel. : 777 580 081 E-MAIL: albrecht.tzb@seznam.cz IČO: 86910876			
SÚ: Písek							
Investor: Základní škola Jana Husa a Mateřská škola Písek, Husovo nám. 725 Husovo nám. 725/5, 397 01 Písek							
Akce: REKONSTRUKCE STÁVAJÍCÍCH INSTALACÍ A SOC. ZAŘÍZENÍ 13. MŠ – 2. etapa, kuchyně D.1.4. TPS - Zdravotně technické instalace D.1.4. TPS - Plynová zařízení				Datum: 12/2020		Měřítko: 1:50	
				Zakázkové číslo: 011z/21		Stupeň PD: DPS	
				Paré č.		Formát: 2xA4	
						Č. výkresu 05	
Obsah: PŮDORYS 1PP - PLYNOVOD							