


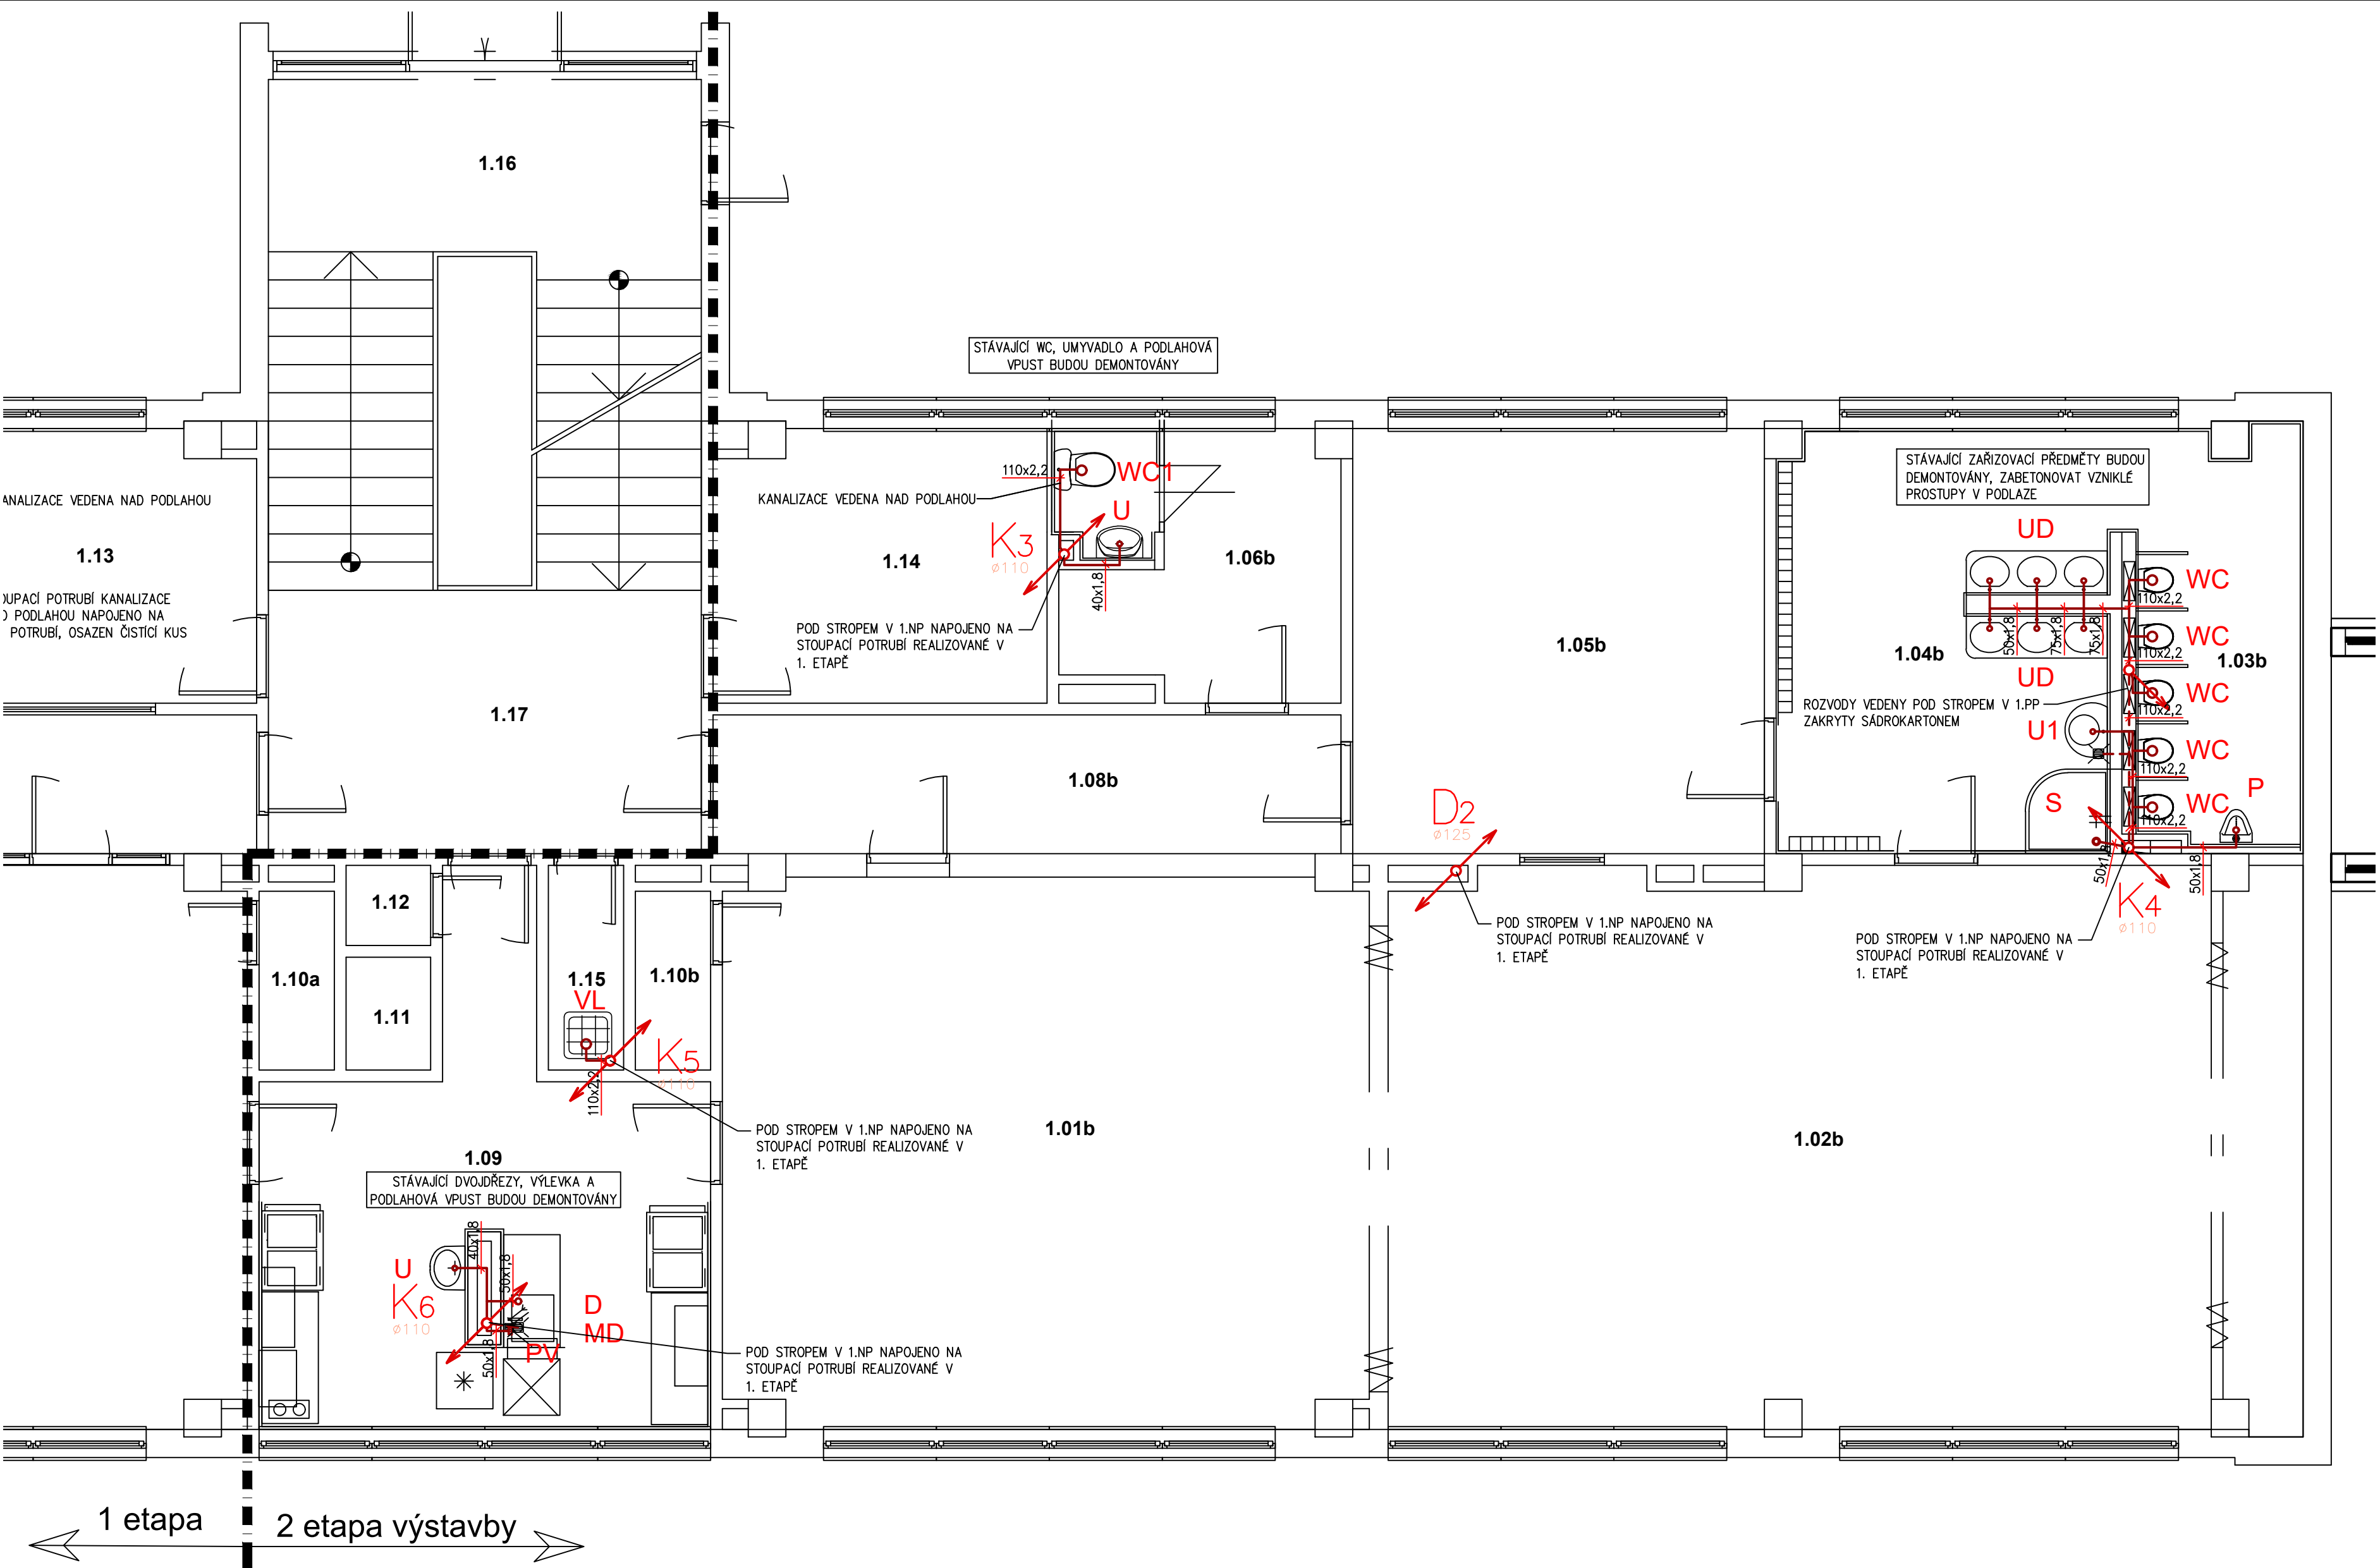

LEGENDA MÍSTNOSTÍ 1.NP

ODKAZ	OČEL
1.01a	PRACOVNA
1.02a	HERNA – UČEBNA
1.03a	WC DĚTI
1.04a	UMÝVÁRNA DĚTI
1.05a	ŠATNA DĚTI
1.06a	ŠATNA PERSONÁLU
1.07a	WC PERSONÁLU
1.08a	CHODBA
1.09	PŘÍPRAVNA JÍDEL
1.10a	SKLAD HRAČEK
1.11	VÝTAH
1.12	SKLAD
1.13	SKLAD
1.14	DENNÍ MÍST. ZAM.
1.15	ÚKLID. KOMORA
1.16	SCHODIŠTĚ
1.17	CHODBA

LEGENDA

— PŘIPOJOVACÍ POTRUBÍ — HT–Systém (PPs)
- - - PŘIPOJOVACÍ POTRUBÍ POD STROPEM — HT–Systém (PPs)

OZ.ZP	POPIS	PŘIPOJENÍ - KANALIZACE
UD	UMYVADLO DESKOVÉ ROZMĚR 1530X470MM 3 MYČÍ MÍSTA	3X ZÁPACHOVÁ UZÁVĚRKA UMYVADLOVÁ DN 40
U	UMYVADLO DITURVITOVÉ 600MM	ZÁPACHOVÁ UZÁVĚRKA UMYVADLOVÁ DN 40
U1	UMYVADLO MARMORIT 600MM	ZÁPACHOVÁ UZÁVĚRKA UMYVADLOVÁ DN 40
WC1	KLOZET ZÁVĚSNÝ DITURVITOVÝ VČ. SEDÁTKA	VODOROVNÝ ODPAD DN 100, SAMONOSNÝ MONTÁŽNÍ PRVEK PRO ZÁVĚSNÝ KLOZET
WC	KLOZET ZÁVĚSNÝ DITURVITOVÝ DĚTSKÝ, VČ. SEDÁTKA	VODOROVNÝ ODPAD DN 100, SAMONOSNÝ MONTÁŽNÍ PRVEK PRO ZÁVĚSNÝ KLOZET
P	PISOÁR, OSAZEN 300MM NAD PODLAHOU	PISOÁROVÁ ZÁPACHOVÁ UZÁVĚRKA DN 50
S	KERAMICKÁ SPRCHOVÁ VANIČKA ČTVRTKRUHOVÁ 900X900X110CM, PLASTOVÁ ZÁSTĚNA, DOZDIT SOKL	SPRCHOVÁ ZÁPACHOVÁ UZÁVĚRKA DN 50
VL	VÝLEVKA STOJATÁ DITURVITOVÁ S MŘÍŽKOU A SPLACHOVACÍ NÁDRŽKOU	VODOROVNÝ ODPAD DN 100
PV	PODLAHOVÁ VPUSŤ PLASTOVÁ S NEREZOVOU MŘÍŽKOU	SUHCÁ ZÁPACHOVÁ UZÁVĚRKA DN 50, SPODNÍ NAPOJENÍ
D	DŘEZ VELKOKUCHYŇSKÝ DODÁVKOU GASTRO	ZÁPACHOVÁ UZÁVĚRKA DN 50
MN	MYČKA NÁDOBÍ DODÁVKOU GASTRO	ZÁPACHOVÁ UZÁVĚRKA DN 50, 150MM NAD PODLAHOU

DEMONTÁŽE ZAŘÍZOVACÍCH PŘED.

UMYVADLO	7 KS
WC DĚTSKÉ	5 KS
WC	1 KS
SPRCHA	2 KS
PODLAHOVÁ VPUSŤ	1 KS
PISOÁR	1 KS
DŘEZ KUCHYŇSKÝ	1 KS
VÝLEVKA	1 KS

POZNÁMKA

– JMENOVITÁ SVĚTLOST (DN) KANALIZAČNÍCH POTRUBÍ NESMÍ BÝT VE SMĚRU TOKU ZMENŠOVÁNA
– PŘIPOJOVACÍ POTRUBÍ BUDE VEDENO V MINIMÁLNÍM SKLONU 3%
– ROZVODY POTRUBÍ PŘED MONTÁŽÍ NUTNO KOORDINOVAT S OSTATNÍMI PROFESEMI
– PŘED ZAHÁJENÍM MONTÁŽE JE TŘEBA PROVĚŘIT PROVEDITELNOST ŘEŠENÍ A V PŘÍPADĚ KOLIZÍ ŘEŠIT TOTO NEPRODLENĚ S GP ZA ÚČASTI VŠECH PROFESÍ
– MONTÁŽ POTRUBÍ VČETNĚ ULOŽENÍ DLE MONTÁŽNÍHO PŘEDPISU DODAVATELE POTRUBÍ
– UCHYCENÍ POTRUBÍ BUDE REALIZOVÁNO DLE PŘEDPISŮ VÝROBCE POTRUBÍ A IZOLACE

Vypracoval: Ing. Jana Albrechtová		Odpovědný projektant: Ing. Michal Albrecht	Vedoucí projektant:	Ing. Michal Albrecht Projektová kancelář TZB Neklanova 375, 397 01 Písek Tel. : 777 580 081 E-MAIL: albrecht.tzb@seznam.cz IČO: 86910876	
SÚ: Písek					
Investor: Základní škola Jana Husa a Mateřská škola Písek, Husovo nám. 725 Husovo nám. 725/5, 397 01 Písek					
Akce:				Datum: 12/2020	Měřítko: 1:50
REKONSTRUKCE STÁVAJÍCÍCH INSTALACÍ A SOC. ZAŘÍZENÍ 13. MŠ – 2. etapa D.1.4. TPS - Zdravotně technické instalace				Zakázkové číslo: 011z/21	Stupeň PD: DPS
				Paré č.	Formát: 8xA4
				Č. výkresu	
Obsah:					
PŮDORYS 1NP - KANALIZACE					02