


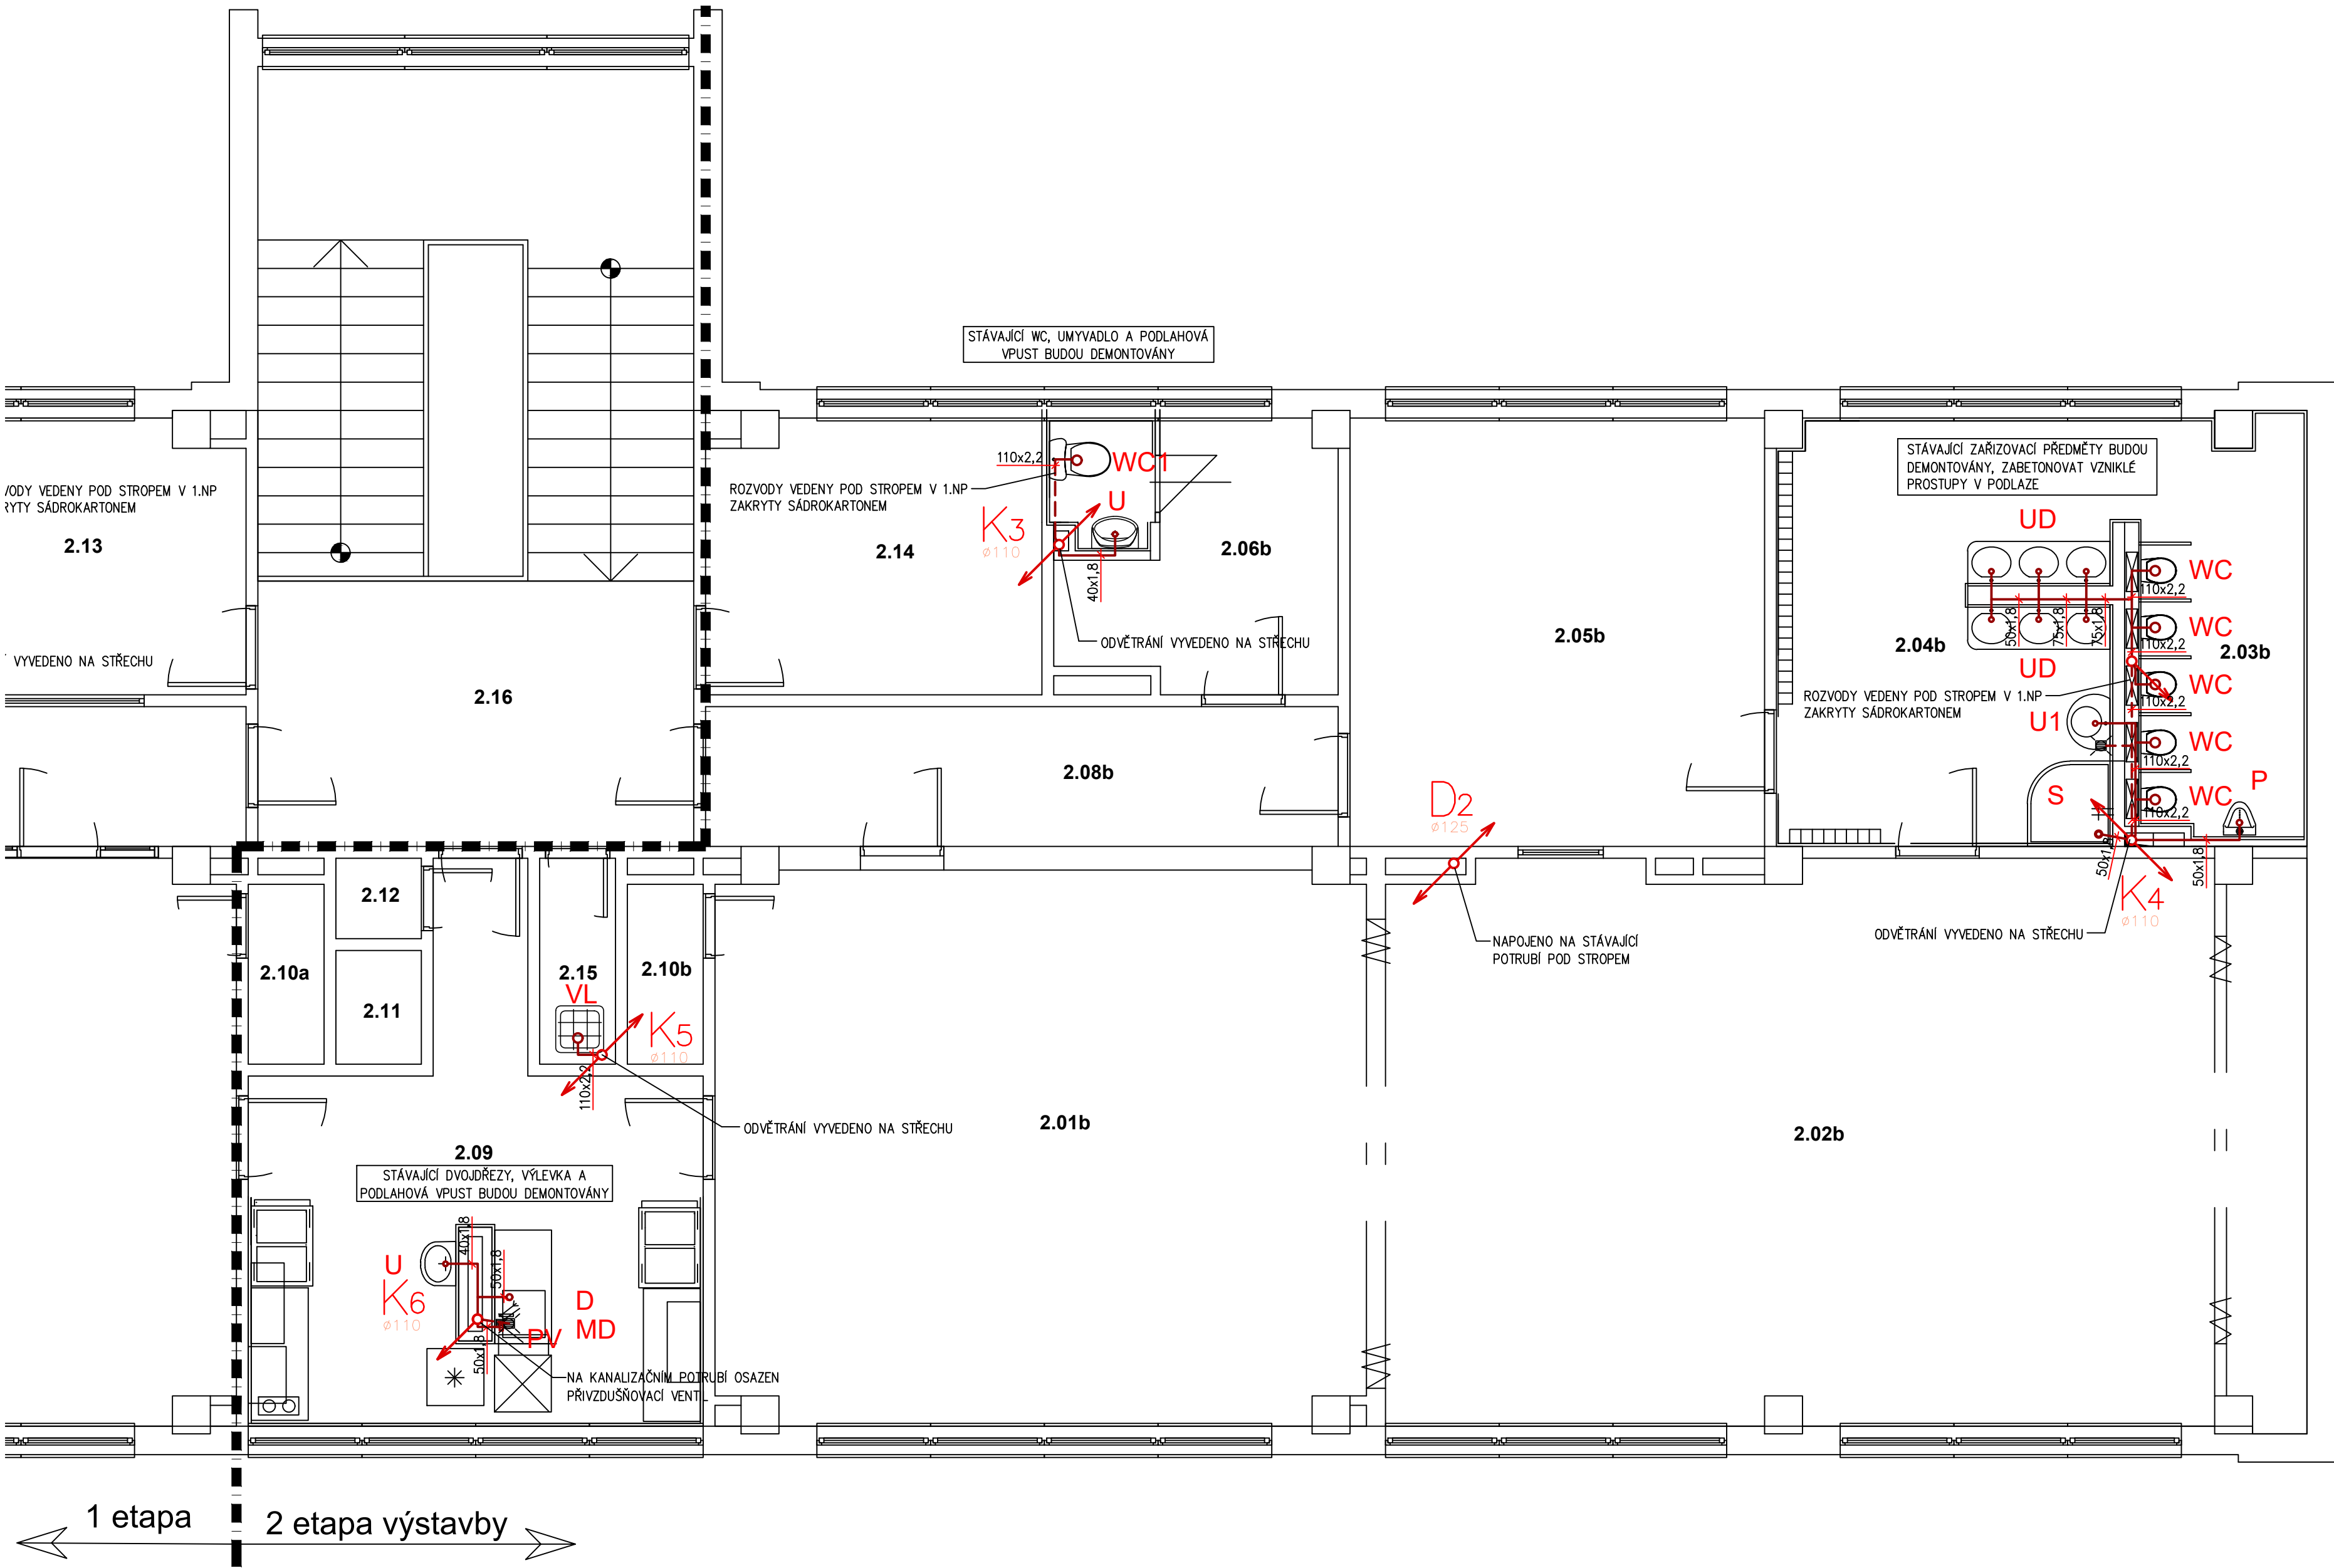

LEGENDA MÍSTNOSTÍ 2.NP

ODKAZ	ÚČEL
2.01a	PRACOVNA
2.02a	HERNA – UČEBNA
2.03a	WC DĚTÍ
2.04a	UMÝVÁRNA DĚTÍ
2.05a	ŠATNA DĚTÍ
2.06a	ŠATNA PERSONÁLU
2.07a	WC PERSONÁLU
2.08a	CHODBA
2.09	PŘÍPRAVNA JÍDEL
2.10a	SKLAD HRAČEK
2.11	VÝTAH
2.12	SKLAD
2.13	SKLAD
2.14	DENNÍ MÍST. ZAM.
2.15	ÚKLID. KOMORA
2.16	SCHODIŠTĚ
2.17	CHODBA

LEGENDA

OZ.ZP	POPIS	PŘIPOJENÍ - KANALIZACE
UD	UMYVADLO DESKOVÉ ROZMĚR 1530X470MM 3 MYCÍ MÍSTA	3X ZÁPACHOVÁ UZÁVĚRKA UMYVADLOVÁ DN 40
U	UMYVADLO DITURVITOVÉ 600MM	ZÁPACHOVÁ UZÁVĚRKA UMYVADLOVÁ DN 40
U1	UMYVADLO MARMORIT 600MM	ZÁPACHOVÁ UZÁVĚRKA UMYVADLOVÁ DN 40
WC1	KLOZET ZÁVĚSNÝ DITURVITOVÝ VČ. SEDÁTKA	VODOROVNÝ ODPAD DN 100, SAMONOSNÝ MONTÁŽNÍ PRVEK PRO ZÁVĚSNÝ KLOZET
WC	KLOZET ZÁVĚSNÝ DITURVITOVÝ DĚTSKÝ, VČ. SEDÁTKA	VODOROVNÝ ODPAD DN 100, SAMONOSNÝ MONTÁŽNÍ PRVEK PRO ZÁVĚSNÝ KLOZET
P	PISOÁR, OSAZEN 300MM NAD PODLAHOU	PISOÁROVÁ ZÁPACHOVÁ UZÁVĚRKA DN 50
S	KERAMICKÁ SPRCHOVÁ VANIČKA ČTVRTKRUHOVÁ 900X900X110CM, PLASTOVÁ ZASTĚNA, DOZDÍT SOKL	SPRCHOVÁ ZÁPACHOVÁ UZÁVĚRKA DN 50
VL	VÝLEVKA STOJATÁ DITURVITOVÁ S MŘÍŽKOU A SPLACHOVACÍ NÁDRŽKOU	VODOROVNÝ ODPAD DN 100
PV	PODLAHOVÁ VPUSŤ PLASTOVÁ S NEREZOVOU MŘÍŽKOU	SUHCÁ ZÁPACHOVÁ UZÁVĚRKA DN 50, SPODNÍ NÁPOJENÍ
D	DŘEZ VELKOKUCHYŇSKÝ DODÁVKOU GASTRO	ZÁPACHOVÁ UZÁVĚRKA DN 50
MN	MYČKA NÁDOBÍ DODÁVKOU GASTRO	ZÁPACHOVÁ UZÁVĚRKA DN 50, 150MM NAD PODLAHOU

DEMONTÁŽE ZAŘIZOVACÍCH PŘED.

UMYVADLO	7 KS
WC DĚTSKÉ	5 KS
WC	1 KS
SPRCHA	2 KS
PODLAHOVÁ VPUSŤ	1 KS
PISOÁR	1 KS
DŘEZ KUCHYŇSKÝ	1 KS
VÝLEVKA	1 KS

POZNÁMKA

- JMENOVITÁ SVĚTLOST (DN) KANALIZAČNÍCH POTRUBÍ NESMÍ BÝT VE SMĚRU TOKU ZMENŠOVÁNA
- PŘIPOJOVACÍ POTRUBÍ BUDE VEDENO V MINIMÁLNÍM SKLONU 3%
- ROZVODY POTRUBÍ PŘED MONTÁŽÍ NUTNO KOORDINOVAT S OSTATNÍMI PROFESEMI
- PŘED ZAHÁJENÍM MONTÁŽE JE TŘEBA PROVĚRIT PROVEDITELNOST ŘEŠENÍ A V PŘÍPADĚ KOLIZÍ ŘEŠIT TOTO NEPRODLENĚ S GP ZA ÚČASTI VŠECH PROFESÍ
- MONTÁŽ POTRUBÍ VČETNĚ ULOŽENÍ DLE MONTÁŽNÍHO PŘEDPISU DODAVATELE POTRUBÍ
- UCHYCENÍ POTRUBÍ BUDE REALIZOVÁNO DLE PŘEDPISŮ VÝROBCE POTRUBÍ A IZOLACE

Vypracoval: Ing. Jana Albrechtová		Odpovědný projektant: Ing. Michal Albrecht		Vedoucí projektant:	
SÚ: Písek		Ing. Michal Albrecht Projektová kancelář TZB Neklanova 375, 397 01 Písek Tel. : 777 580 081 E-MAIL: albrecht.tzb@seznam.cz IČO: 86910876			
Investor: Základní škola Jana Husa a Mateřská škola Písek, Husovo nám. 725 Husovo nám. 725/5, 397 01 Písek					
Akce:					
REKONSTRUKCE STÁVAJÍCÍCH INSTALACÍ A SOC. ZAŘÍZENÍ 13. MŠ – 2. etapa D.1.4. TPS - Zdravotně technické instalace					
Obsah:					
PŮDORYS 2NP - KANALIZACE					
Datum: 12/2020				Měřítko: 1:50	
Zakázkové číslo: 011z/21				Stupeň PD: DPS	
Paré č.				Formát: 8x4	
				Č. výkresu 03	