


PŮDORYS 2.N.P. 1:100

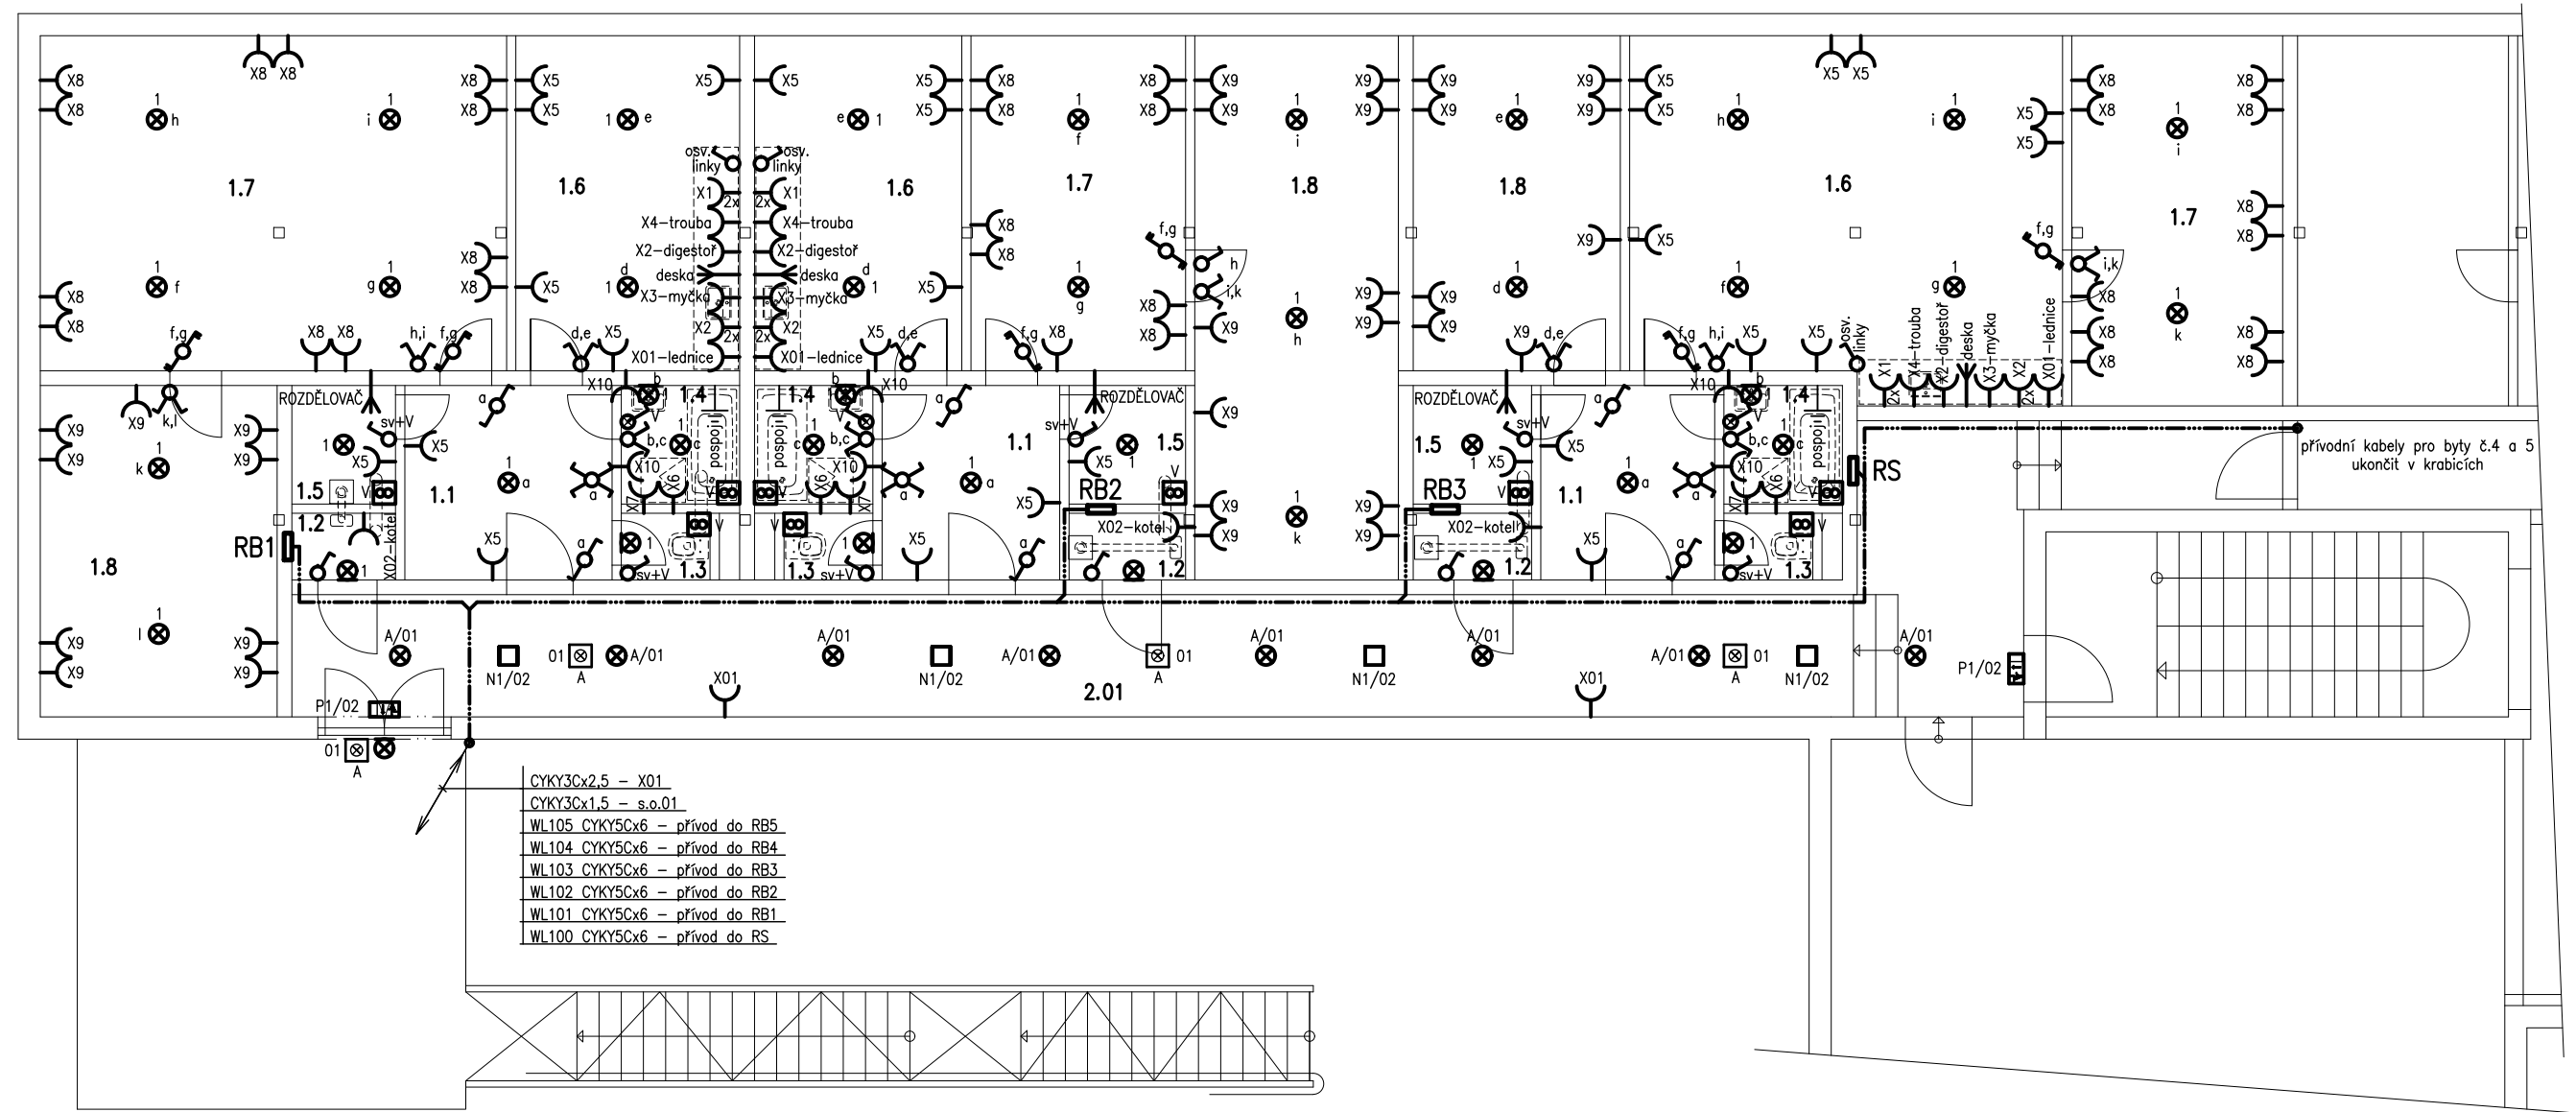

- CYKY3Cx2,5 - X01
- CYKY3Cx1,5 - s.o.01
- WL105 CYKY5Cx6 - přívod do RB5
- WL104 CYKY5Cx6 - přívod do RB4
- WL103 CYKY5Cx6 - přívod do RB3
- WL102 CYKY5Cx6 - přívod do RB2
- WL101 CYKY5Cx6 - přívod do RB1
- WL100 CYKY5Cx6 - přívod do RS

LEGENDA MÍSTNOSTÍ 1.np

ČÍSLO MÍSTNOSTI	ÚČEL MÍSTNOSTI	VÝŠKA SVÍTIDEL	REF. ČÍSLO	E _m	UGR _L	R _a	VNĚJŠÍ VLVIVY ČSN332000-5-51	POZNÁMKA
0.1	KOLÁRNA	3,0m	5.3.1	200	25	60	NORMÁLNÍ	

POZNÁMKA JE NA VÝKRESE č.3
LEGENDY JSOU NA VÝKRESE č.8

LEGENDA MÍSTNOSTÍ 2.np

ČÍSLO MÍSTNOSTI	ÚČEL MÍSTNOSTI	VÝŠKA SVÍTIDEL	ČSN 734301/Z1-tab.B1			VNĚJŠÍ VLVIVY ČSN332000-5-51	POZNÁMKA
			E _m	UGR _L	R _a		
2.01	SPOLEČNÁ CHODBA	2,0-2,7m	100	25	60	NORMÁLNÍ	
BYT č.1, 2, 3							
1.1	CHODBA	2,0-2,7m	100	25	60	NORMÁLNÍ	
1.2	KOTELNA	2,0-2,7m	200	22	80	"	
1.3	WC	2,0-2,7m	200	22	80	"	
1.4	KOUPELNA	2,0-2,7m	200	22	80	"	ČSN332000-7-701
1.5	ŠATNA	2,0-2,7m	100	22	80	"	
1.6	KUCHYŇĚ + JÍDELNA	2,0-2,7m	300/100	22	90/80	"	300lx-na lince
1.7	OBÝVACÍ POKOJ	2,0-2,7m	50	22	80	"	
1.8	POKOJ	2,0-2,7m	50	22	80	"	

ELPRO < SPOL. S R.O.		Nádražní 841 696 81 BZENEC tel: 518 384 660
Vypracoval: Varsamis Pavel Obec: Nová Lhota		Kraj: Jihomoravský
Investor: Obec Nová Lhota, č.p. 355, 696 74 Nová Lhota		
Stavba: Stavební úpravy půdních prostor stavby ZŠ a MŠ v Nové Lhotě pro změnu užívání na byty-východní pavilon SO 01 - byty V1, V2, V3 (nad ZŠ) D1.4.3 ELEKTROINSTALACE		Počet A4: 2
		Datum: 04/2024
		Stupeň: DPS
		Zak. čís.: 24-03-09
		Arch. čís.: 409-004
Obsah: PŮDORYS 2.N.P.		Měřítko: 1:100
		4.